



widok ścianki A-A 1-50

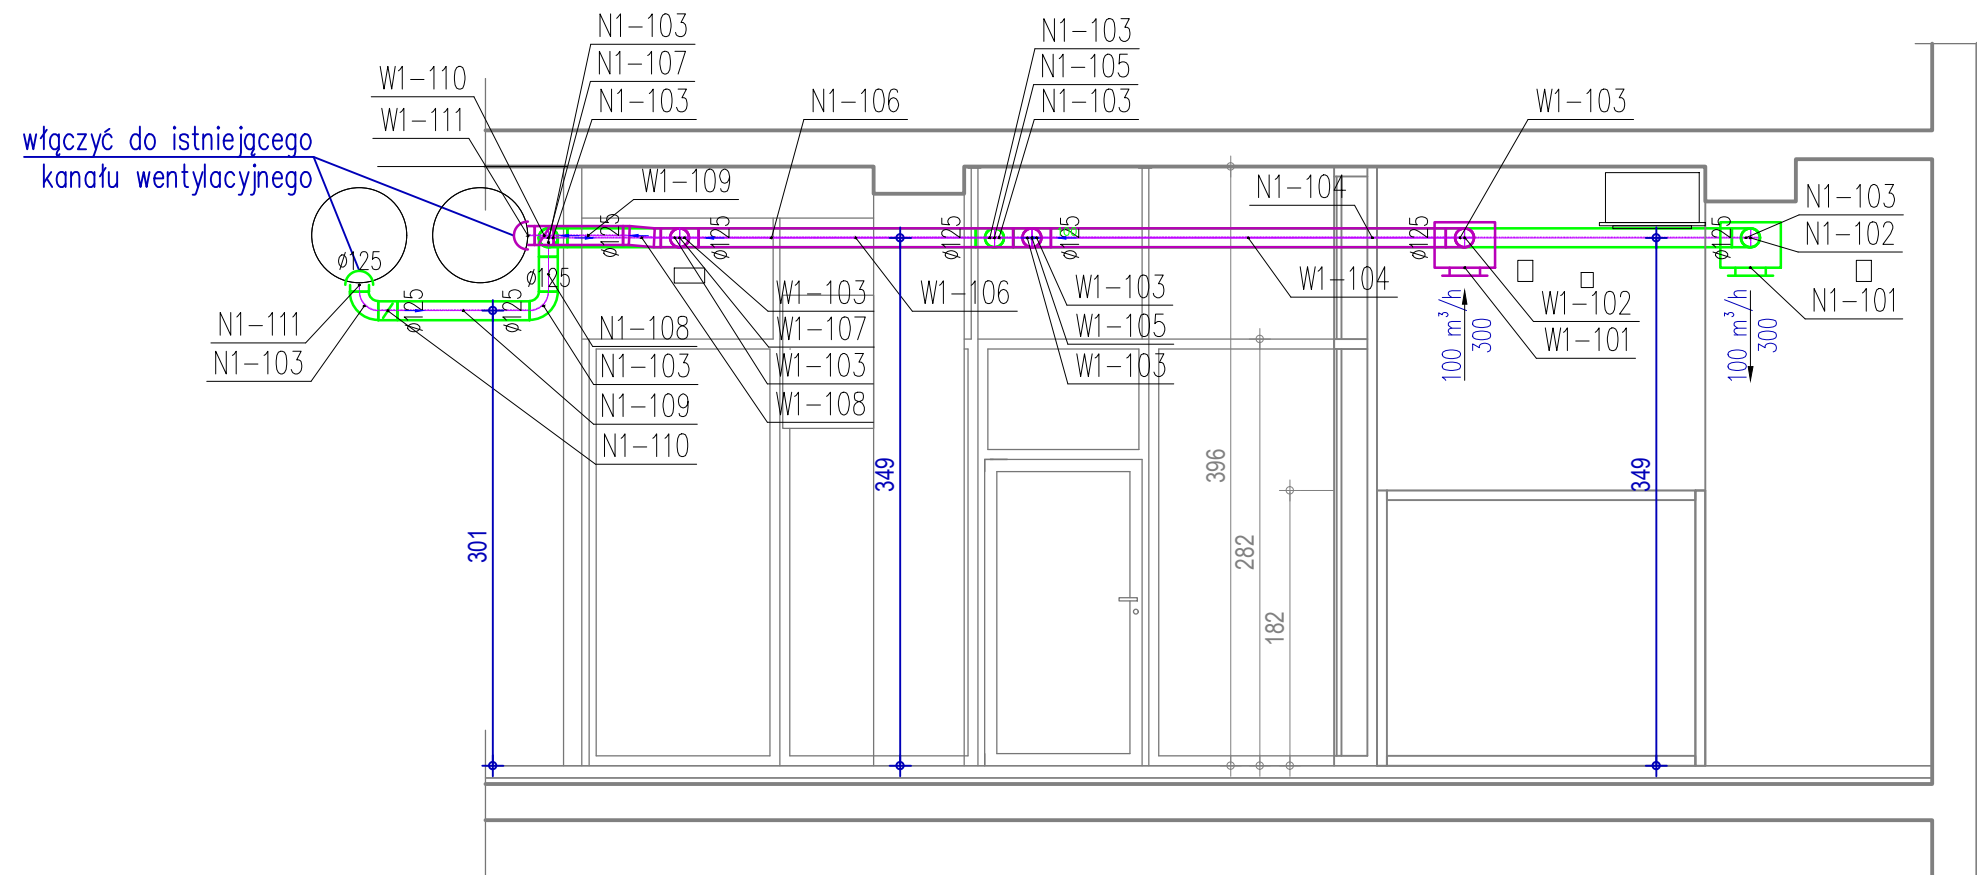

widok ścianki C-C 1-50

OZNACZENIA:

- kanal wentylacyjny wywiewny
- kanal wentylacyjny nawiewny

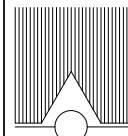					
FIRMA PROJEKTOWA KWOLEK & JANUSZKIEWICZ S.C.					
WROCLAW, PL. KOŚCIUSZKI 22/13 Tel/Fax: (0-71)34-170-05 NIP: 897-16-12-879					
obiekt	BUDYNEK C13 Politechniki Wrocławskiej Wrocław, Wybrzeże St. Wyspiańskiego 23-25				stadium PW
projektant	specjalność IS	imię, nazwisko mgr inż. Elżbieta Bester	nr uprawnień 116/79/WBPP	podpis	data 27.12. 2025
sprawdzający	IS	mgr inż. Mirosław Obal	97/97/UW		skala 1:50
temat	Wydzielenie pomieszczenia na IP na potrzeby Uniwersytetu III Wieku				nr rysunku PW-IS-002
tytuł rysunku	PW-IS-002 Instalacja wentylacji mechanicznej - przekroje				