


PODDASZE

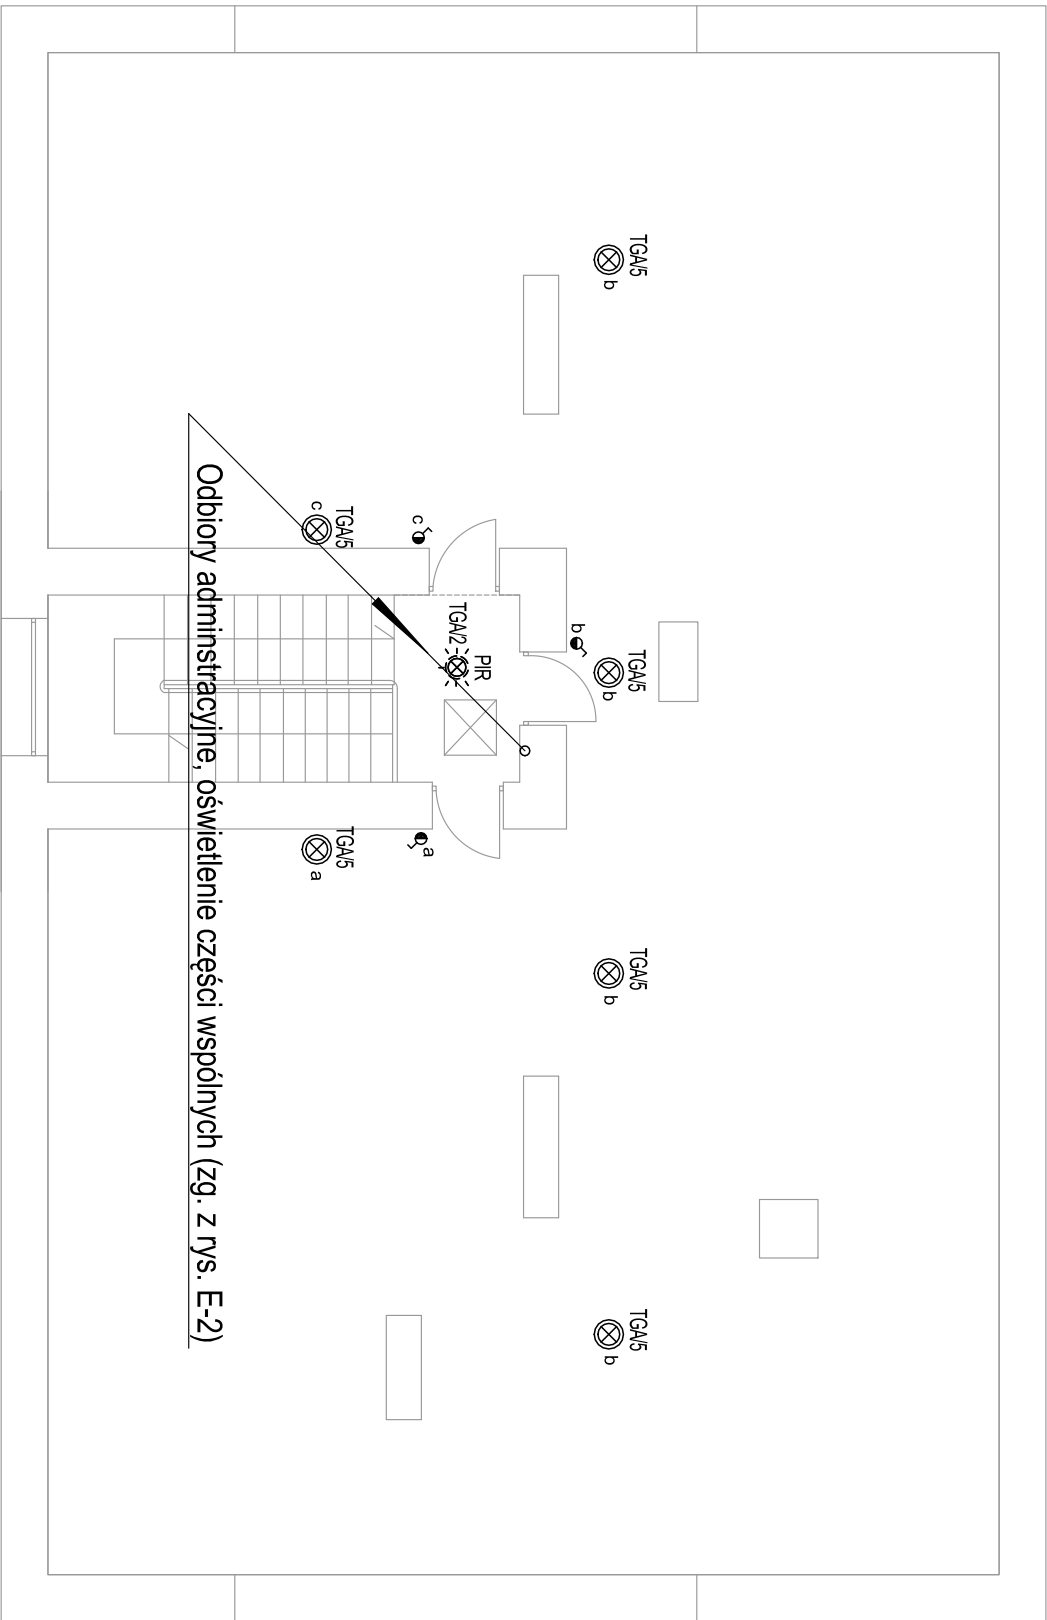

OZNACZENIE ODBIORÓW INSTALACJI OŚWIETLENIOWEJ

oznaczenie tablicy  
numer obwodu

Nazwa inwestycji		PROJEKT BUDOWLANY	
przebudowy instalacji elektrycznej części wspólnych w budynku przy ul. Skwer Kard. St. Wyszyńskiego 7 w Warszawie			
Inwestor		MIASTO STOLECZNE WARSZAWA	
		Plac Bankowy 3/5, 00-950	
		ZAKŁAD GOSPODAROWANIA NIERUCHOMOŚCIAMI	
		W DZIELNICY WOLA M.ST. WARSZAWY	
		ul. Bema 70, 01-225 Warszawa	
Generalny Projektant			
STUDIO BUDOWLANE „UNITY” S.C.			
ul. Kędzierskiego 2/66, 01-493 Warszawa			
Projektant:	Wiesław Jędrzejewski	nr uprawnień Wia 590/94	24
		specjalność: instl.	
Sprawdzający:	Sławomir Iwanowski	nr uprawnień MAZ/02222/PWBE/18	1406
		specjalność: instl.	
Asystent:	Damian Skwarnicki		
	Karol Gocel		
Tytuł rysunku:			
RZUT PODDASZA			
- INSTALACJE ELEKTRYCZNE			
Data: 10 październik 2019r.	skala 1:100	Rys. nr: E-9	Str: