


Legenda:

- Arkusze mapy zasadniczej
- Arkusze mapy do celów projektowych
- Arkusze projektu zagospodarowania terenu
- Proj. sieć kanalizacji sanitarnej
- Obszar aktualizacji treści mapy zasadniczej

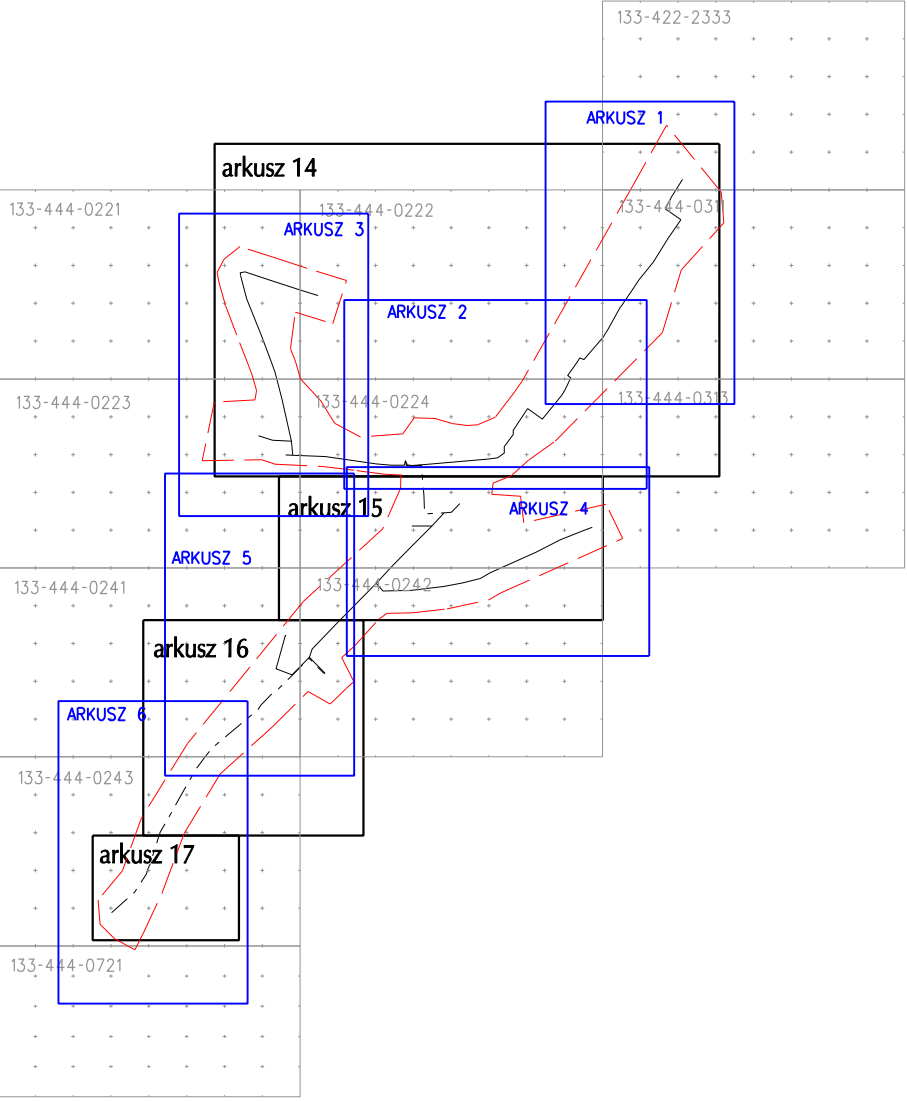

TECHUNION Sp. z o.o. 40-833 Katowice, ul. Duleby 5 tel.: 32 201 54 40 fax: 32 201 54 41 E-mail: biuro@techunion.pl		Nazwa i adres obiektu budowlanego: Budowa sieci kanalizacji sanitarnej grawitacyjno-tłocznej wraz z przykanalikami w Stąporkowie przy ulicach: 1-go Maja, Górniczej, Koneckiej, Górnej, Kościuszki, Prusa, Wspólnej, Lipowej, Cutów, Spacerowej, Niekańskiej, Odlewniczej, Nieborowskiej, Piaskowej, Miłej i Piłsudskiego wraz z pompowniami ścieków	
Inwestor GMINA STĄPORKÓW ul. Piłsudskiego 132A 26-220 Stąporków		Nr projektu 81/CT/10-PB	
Stadium Projekt budowlany		Tytuł rysunku ORIENTACJA ARKUSZY MAPY	
Skala 1:10000		Nr rysunku 81/CT/10-PB 01-00	
Data Październik 2012		Podpis 	
Opr.		mgr inż. Rafał Górny	