

Mapa do celów projektowych

skala: 1:500  
POŁOŻENIE OBSZARU AKTUALIZACJI:  
województwo: świętokrzyskie  
powiat: konecki  
gmina: Stąporków  
identyfikator jednostki ewidencyjnej: 260508\_4  
identyfikator miejscowości ewidencyjnej: 514100002  
nazwa placu obrotu ewidencyjnego: 0002  
miejscowość: Stąporków  
działka Nr: 2974/17, 2974/18, 2974/20  
arkusz mapy

NAZWA WYKONAWCY PRACY GEODEZYJNEJ:  
BIURO GEODEZJI  
mgr inż. Anna Fidos  
Sierosze 200, Konaryga 41  
NIP 681964954 Regon 389547400  
756 197 638

Identyfikator zgłoszenia pracy geodezyjnej: GN.6640.1459.2024

Kierownik prac geodezyjnych: mgr inż. Anna Fidos, uprawnienia nr 20191

Obszar, który był przedmiotem aktualizacji ozn. kolorem różowym.

Mapa wykonana w układzie:  
1. współrzędnych krzywizni 48

Zakreślono obszar, na którym wykonano aktualizację i na obszarze obrotu  
aktualizacja ma być wykonana do czasu ukończenia  
podziału, o którego istnieniu nie uzyskano informacji.


Na mapie do celów projektowych dla prawniczej dankei  
nie stwierdzono błędów związanych ze słabością gruntu.

data wykonania mapy: 04.10.2024r.

wykonano:

GEODETA UPRAWNIENY  
mgr inż. Anna Fidos  
Nr upr. 23191, 756 197 638

ORIENTACJA

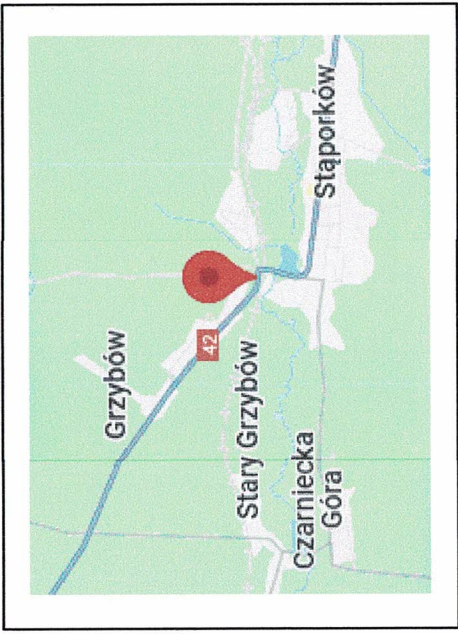

Pozwalam, że niniejszy dokument został opracowany w wyniku prac geodezyjnych i kartograficznych, których rezultaty zawiera opłat techniczny powyższe zweryfikowany. Jednocześnie informuję, że niniejszy dokument jest zgodny z aktualnym stanem faktycznym i odpowiada rzeczywistości.	
Identyfikator zgłoszenia prac geodezyjnych	GN.6640.1459.2024
Organ władzy geodezyjnej, który otrzymał	Sierosze Konecki
Wykonano prac geodezyjnych	BIURO GEODEZJI mgr inż. Anna Fidos
Nr oraz data sporządzenia dokumentu zawierającego wynik powyższej weryfikacji	Nr GN.6640.1459.2024.1 z dnia 2024-10-15
Imię i nazwisko oraz nr uprawnień zawodowych kierownika prac	Anna Fidos Nr uprawnień 23191

LEGENDA:

- Isnienie sieci uzbrojenia terenu
- istniejące przewody sieci wodociągowej - (w 160, wOA 200, wOA) i przyłącza wodociągowe (w 40, wB)
  - istniejące kable energetyczne (ziemny) - (eVeAn)
  - istniejące kable telekomunikacyjne (ziemny) - (t-tA)
  - istniejące gazociąg ścisnienia - (g 160PE)
  - przebieg trasy kanalizacji sanitarnej - opinia ZUDP nr U-417/2012 z dnia 25.10.2012 wg. odrębnego zakresu opracowania.

Projektowane sieci uzbrojenia terenu

- proj. studnia kanałowa (rozprężna) DN1000.
- proj. studnia kanałowa DN1000.
- proj. kanał sanitarny (grawitacyjny) Ø 200 PVC-U, kl. min. SN8 o długości L = 330,8[m]
- proj. kanał sanitarny (tłoczny) Ø 90 PE, min. SDR17 o długości L = 17-11[m]
- proj. rura ochronna, stalowa DN300[mm] o dł. L = 8,6[m]

Jednostka projektowa:	Zakład Usługowo - Projektowy, Paweł Kusztal Czarniecka Góra 66/5, 26 - 220 Stąporków, e-mail: pawelk75@wp.pl, tel. 469 - 394 - 911
Investor:	Gmina Stąporków ul. Piłsudskiego 132A, 26 - 220 Stąporków
Nazwa obiektu budowlanego	Budowa sieci kanalizacji sanitarnej grawitacyjno - tłocznej (dotyczy bud. XXV) w miejscowości Stąporków, w granicach miejscowości Stąporków, Gmina, Konarska, Prusa, Wodna, Lipowa, Głowa, Stąporkowa, Niekarskiej, Odlewniczej, Nieborowskiej, Piasekowej, (innych) Piłsudskiego wraz z pompownią Szałkowską (dot. obiektu bud. IV), zjazdami do pompowni i instalacjami sanitarnymi, w tym: - instalacja w drodze dojazdowej nr ewid. 2794/17, 2794/18, 2794/20.
Opis/lokalizacja	Opis ewidencyjny: 002 Stąporków, Nr. proj.: 61CT1048K3
Adres:	Działki nr ewid. 2794/17, 2794/18, 2794/20, Nr. rys.: KZU-1011-KZU-102
Tytuł rys.:	Projekt zagospodarowania terenu (aktualizacja) kasy przydrożnej
Autorzy opr.:	Imię i nazwisko: Nr uprawnień: bud. Podpis:
Projektant:	Paweł Kusztal SWK/0170/POOS/09
Skala:	1:500
Data sporządzenia:	XI.2024. r.
Nr rys.:	P - 1
Strona:	