


MAPA DO CELÓW PROJEKTOWYCH  
Sektory mapy: 6.202.20.04.2.2; 6.203.20.24.4.4; 6.202.20.05.1.1; 6.203.20.25.3.1; 6.203.20.24.4.2  
Układ współrzędnych 2000s6, poziom odniesienia PL-EVRF2007-NH.  
Na opracowanym obszarze nie zbadano zasięgu ani rodzaju służebności gruntowych.  
Nie wyklucza się istnienia urządzeń podziemnych, dla których brak danych w PODGIK w Tucholi.  
Granice naniesiono na podstawie danych z EGIS.  
Mapa aktualna na dzień 25.03.2025 r.  
GK.6640.2088.2024  
SKALA 1:500

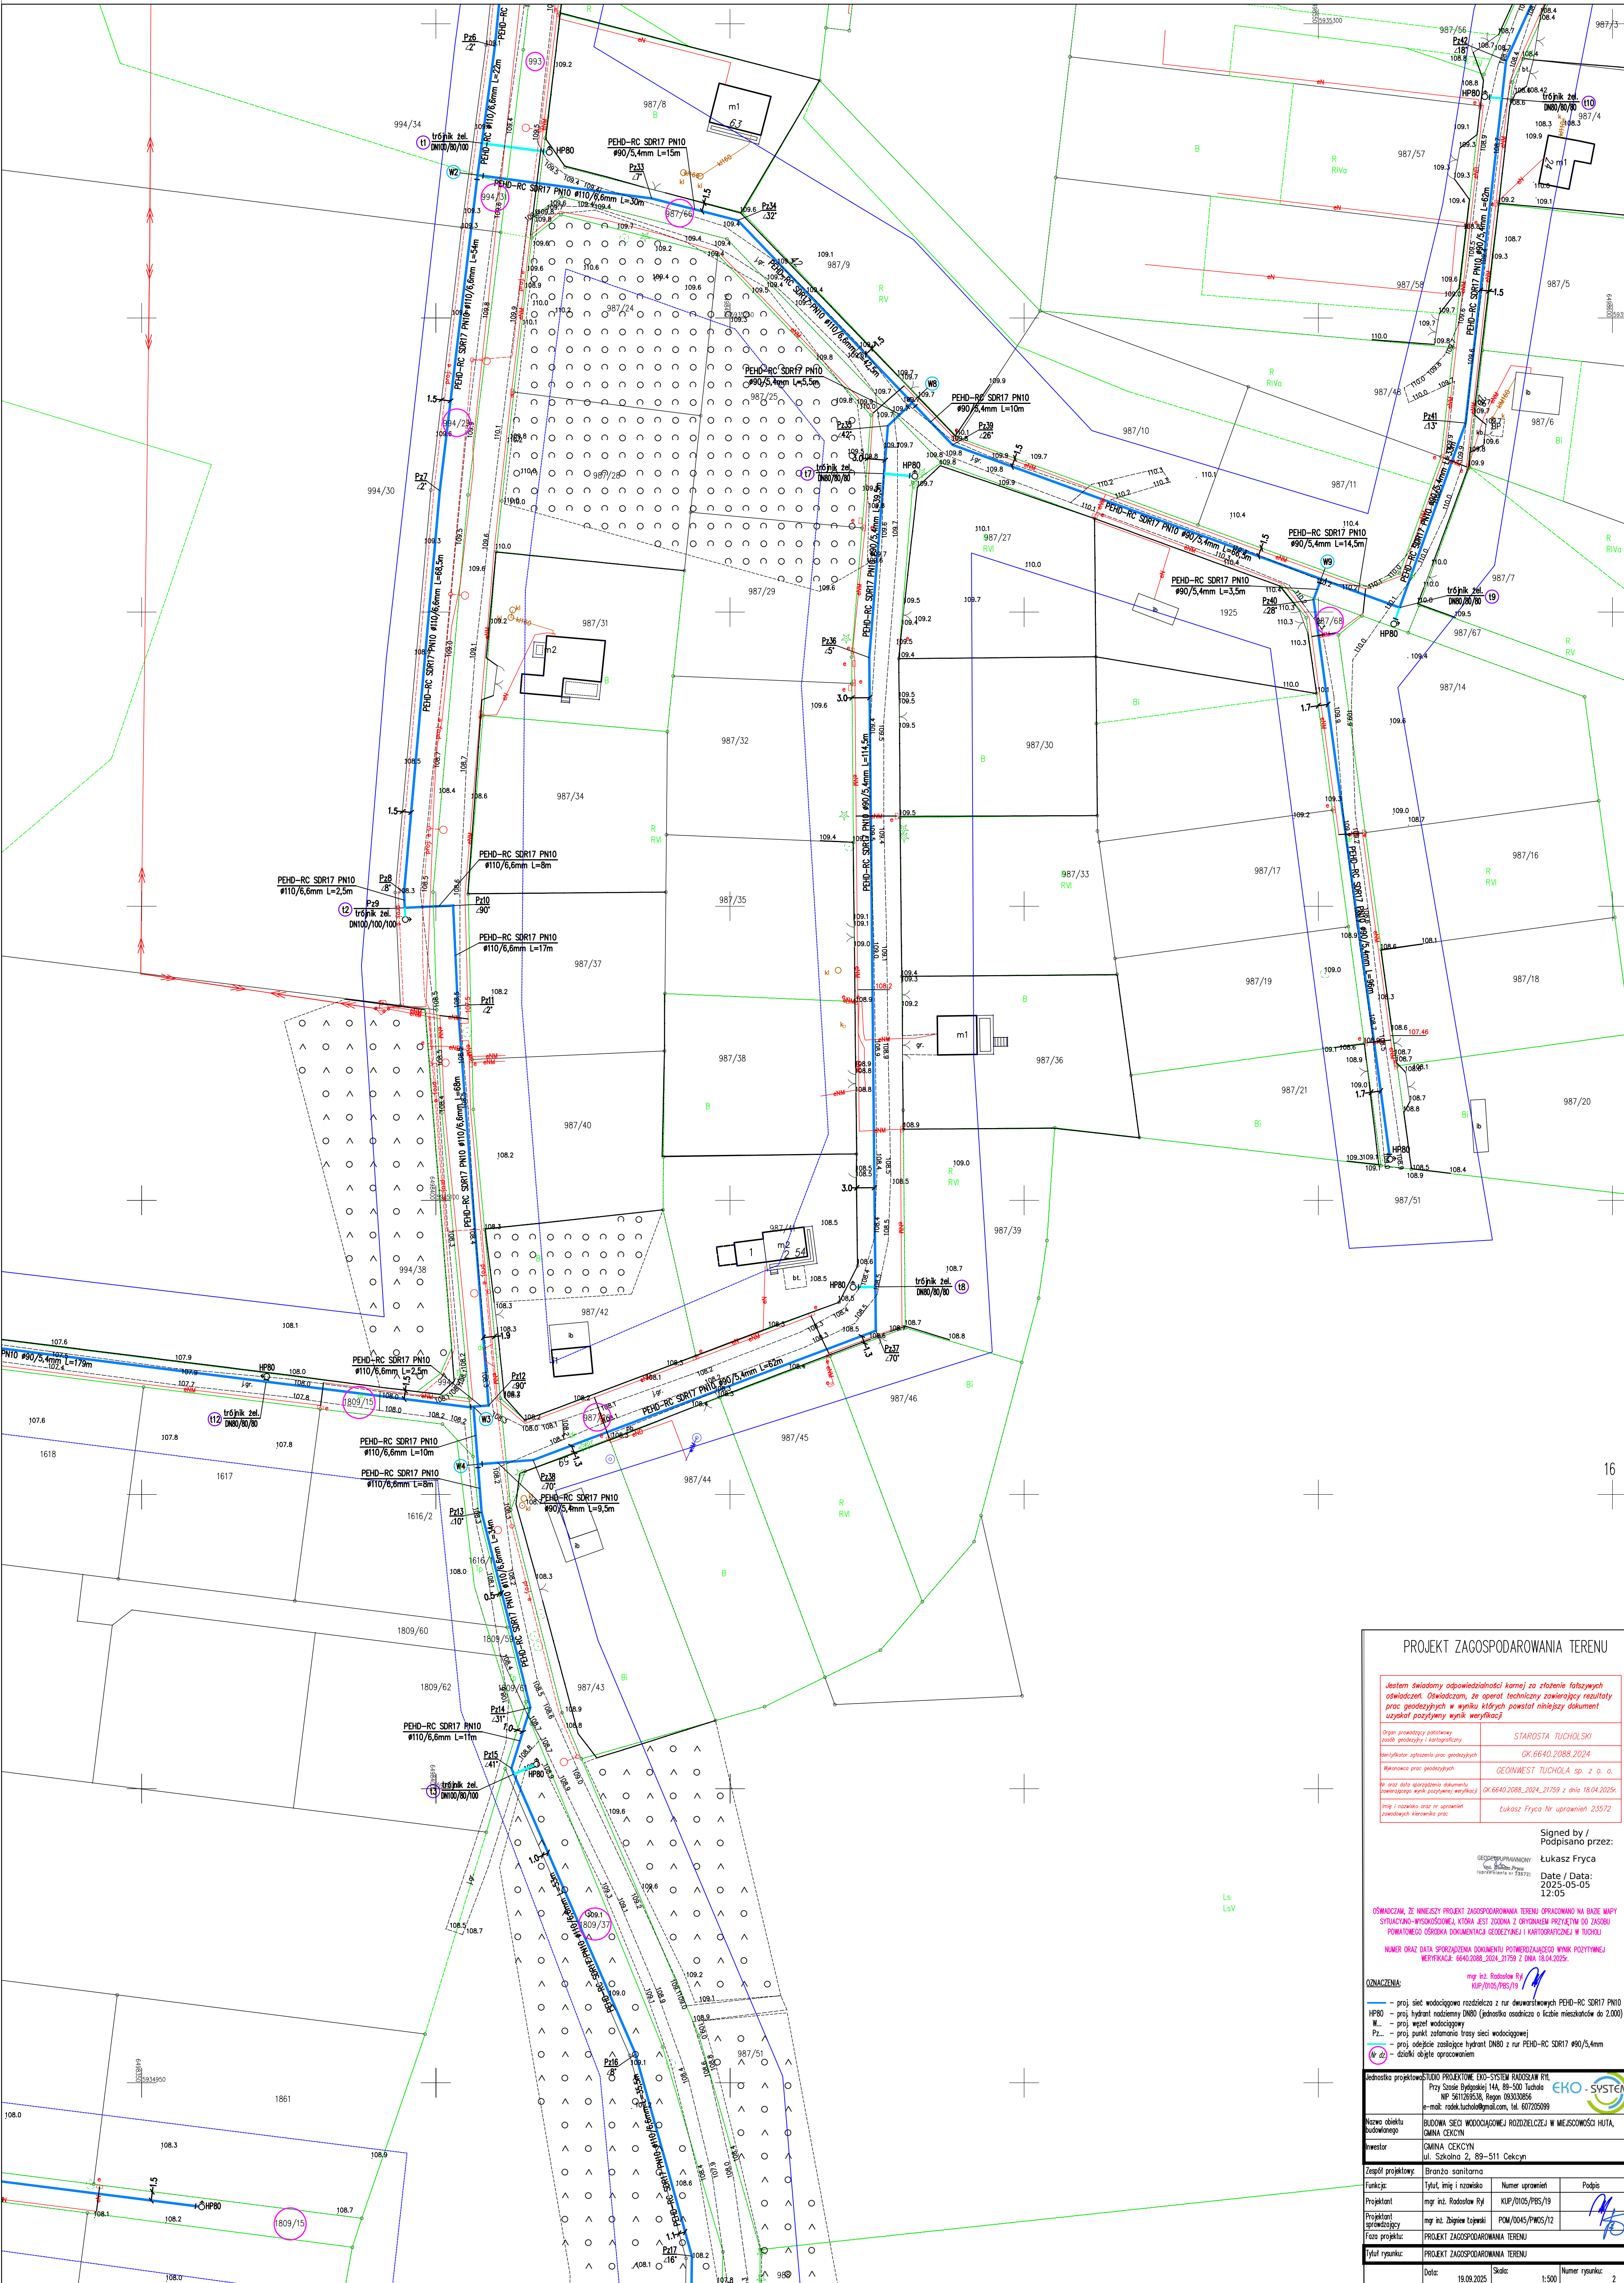

# PROJEKT ZAGOSPODAROWANIA TERENU

Jestem świadomy odpowiedzialności karnej za złożenie fałszywych oświadczeń. Oświadczam, że opierałem techniczny załącznik projektu na danych geodezyjnych w wyniku których powstał niniejszy dokument i uzyskałem pozytywny wynik weryfikacji.

Oprac. projektowy: planistyczny	STAROSTA TUCHOLSKI
Wykonanie: geodezyjne i kartograficzne	
Weryfikacja: geodezyjna	GK.6640.2088.2024
Weryfikacja: geodezyjna	GEONWEST TUCHOLA sp. z o.o.
Wzrost danych: sporządzone dokumenty	GK.6640.2088.2024_21759 z dnia 18.04.2025r.
Wzrost danych: sporządzone dokumenty	Lukasz Fryca Nr uprawnień 23572

Signed by /

Podpisano przez:

Lukasz Fryca

Date / Data:

2025-05-05

OŚWIADCZAM, ŻE NINIEJSZY PROJEKT ZAGOSPODAROWANIA TERENU OPACZANO NA PODLE MAPY SYTUACYJNO-PROJEKTOWĄ, WSKAZAŁAM, ŻE OPRACOWAŁAM PRZEKAZANE DO ZAGOSPODAROWANIA DOKUMENTY GEODEZYJNE I KARTOGRAFICZNE W TUCHOLI.

NAMER DZIAŁ DZIAŁU SPÓRZĄDZONA DOKUMENTY POTWIERDZAJĄCY WYNIK POZYTYWNEJ WERYFIKACJI: 6640.2088.2024\_21759 z dnia 18.04.2025r.

mgr inż. Robert Rył

KUP/0105/PBS/19

— proj. sieć wodociągowa rozdzielcza z rur dwudziurkowych PEHD-RC SDR17 PN10

HP80 — proj. hydrant nadziemny DN80 (jednostka ewidencyjna i liczba mieszkańców do 2.000)

W... — proj. węzeł wodociągowy

Pz... — proj. punkt załamania trasy sieci wodociągowej

W... — proj. odcinek zasobnyce hydrant DN80 z rur PEHD-RC SDR17 #90/5,4mm

W... — działki objęte opracowaniem

Jednostka projektowa: PROJEKTOWO EKO-SYSTEM RAJOSZAW RYL

Przy Ścieżce Rybackiej 14A, 89-500 Tuchola

NIP: 581295330, Regon: 143300055

e-mail: robert.ryl@eko-system.com, tel. 80 720 05 99

Nazwa obiektu budowlanego: BUDOWA SIĘCI WODOCIĄGOWEJ ROZDZIELCZEJ W MIEJSCOWOŚCI HUTA, GMINA CIEKOCIN

inwestor: GMINA CIEKOCIN

ul. Szkolna 2, 89-511 Ciekocin

Zespół projektowy: Branża sanitarna

Funkcja: Tytuł, imię i nazwisko

Numer uprawnień

Podpis

Projektant: mgr inż. Robert Rył

KUP/0105/PBS/19

Projektant sprawdzający: mgr inż. Dariusz Łopatecki

POM/0045/PWS/12

Faza projektu: PROJEKT ZAGOSPODAROWANIA TERENU

Tytuł rysunku: PROJEKT ZAGOSPODAROWANIA TERENU

Data: 19.09.2025

Skala: 1:500

Numer rysunku: 2