



MAPA DO CELÓW PROJEKTOWYCH
Sekcje mapy: 6.202.20.04.2.2; 6.203.20.24.4.4; 6.202.20.05.1.1; 6.203.20.25.3.3
Układ współrzędnych 2000s6, poziom odniesienia PL-EVRF2007-NH.
Na opracowanym obszarze nie zbadano zasięgu ani rodzaju służebności gruntowych.
Nie wyklucza się istnienia urządzeń podziemnych, dla których brak danych w PODGIK w Tucholi.
Granice naniesiono na podstawie danych z EGB.
Mapa aktualna na dzień 25.03.2025 r.
GK.6640.2088.2024
SKALA 1:500

SCHEMAT ŁĄCZENIA ARKUSZY MAP

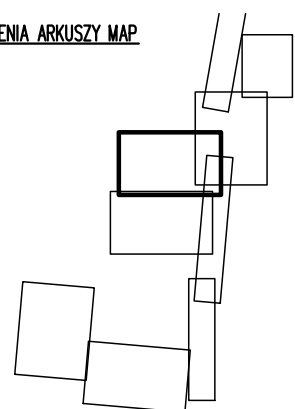

Województwo: kujawsko-pomorskie
Powiat: tucholski
Jednostka ewidencyjna: Ciekocin 041601_2
Obręb: Ciekocin 0002
Arkusz: 4

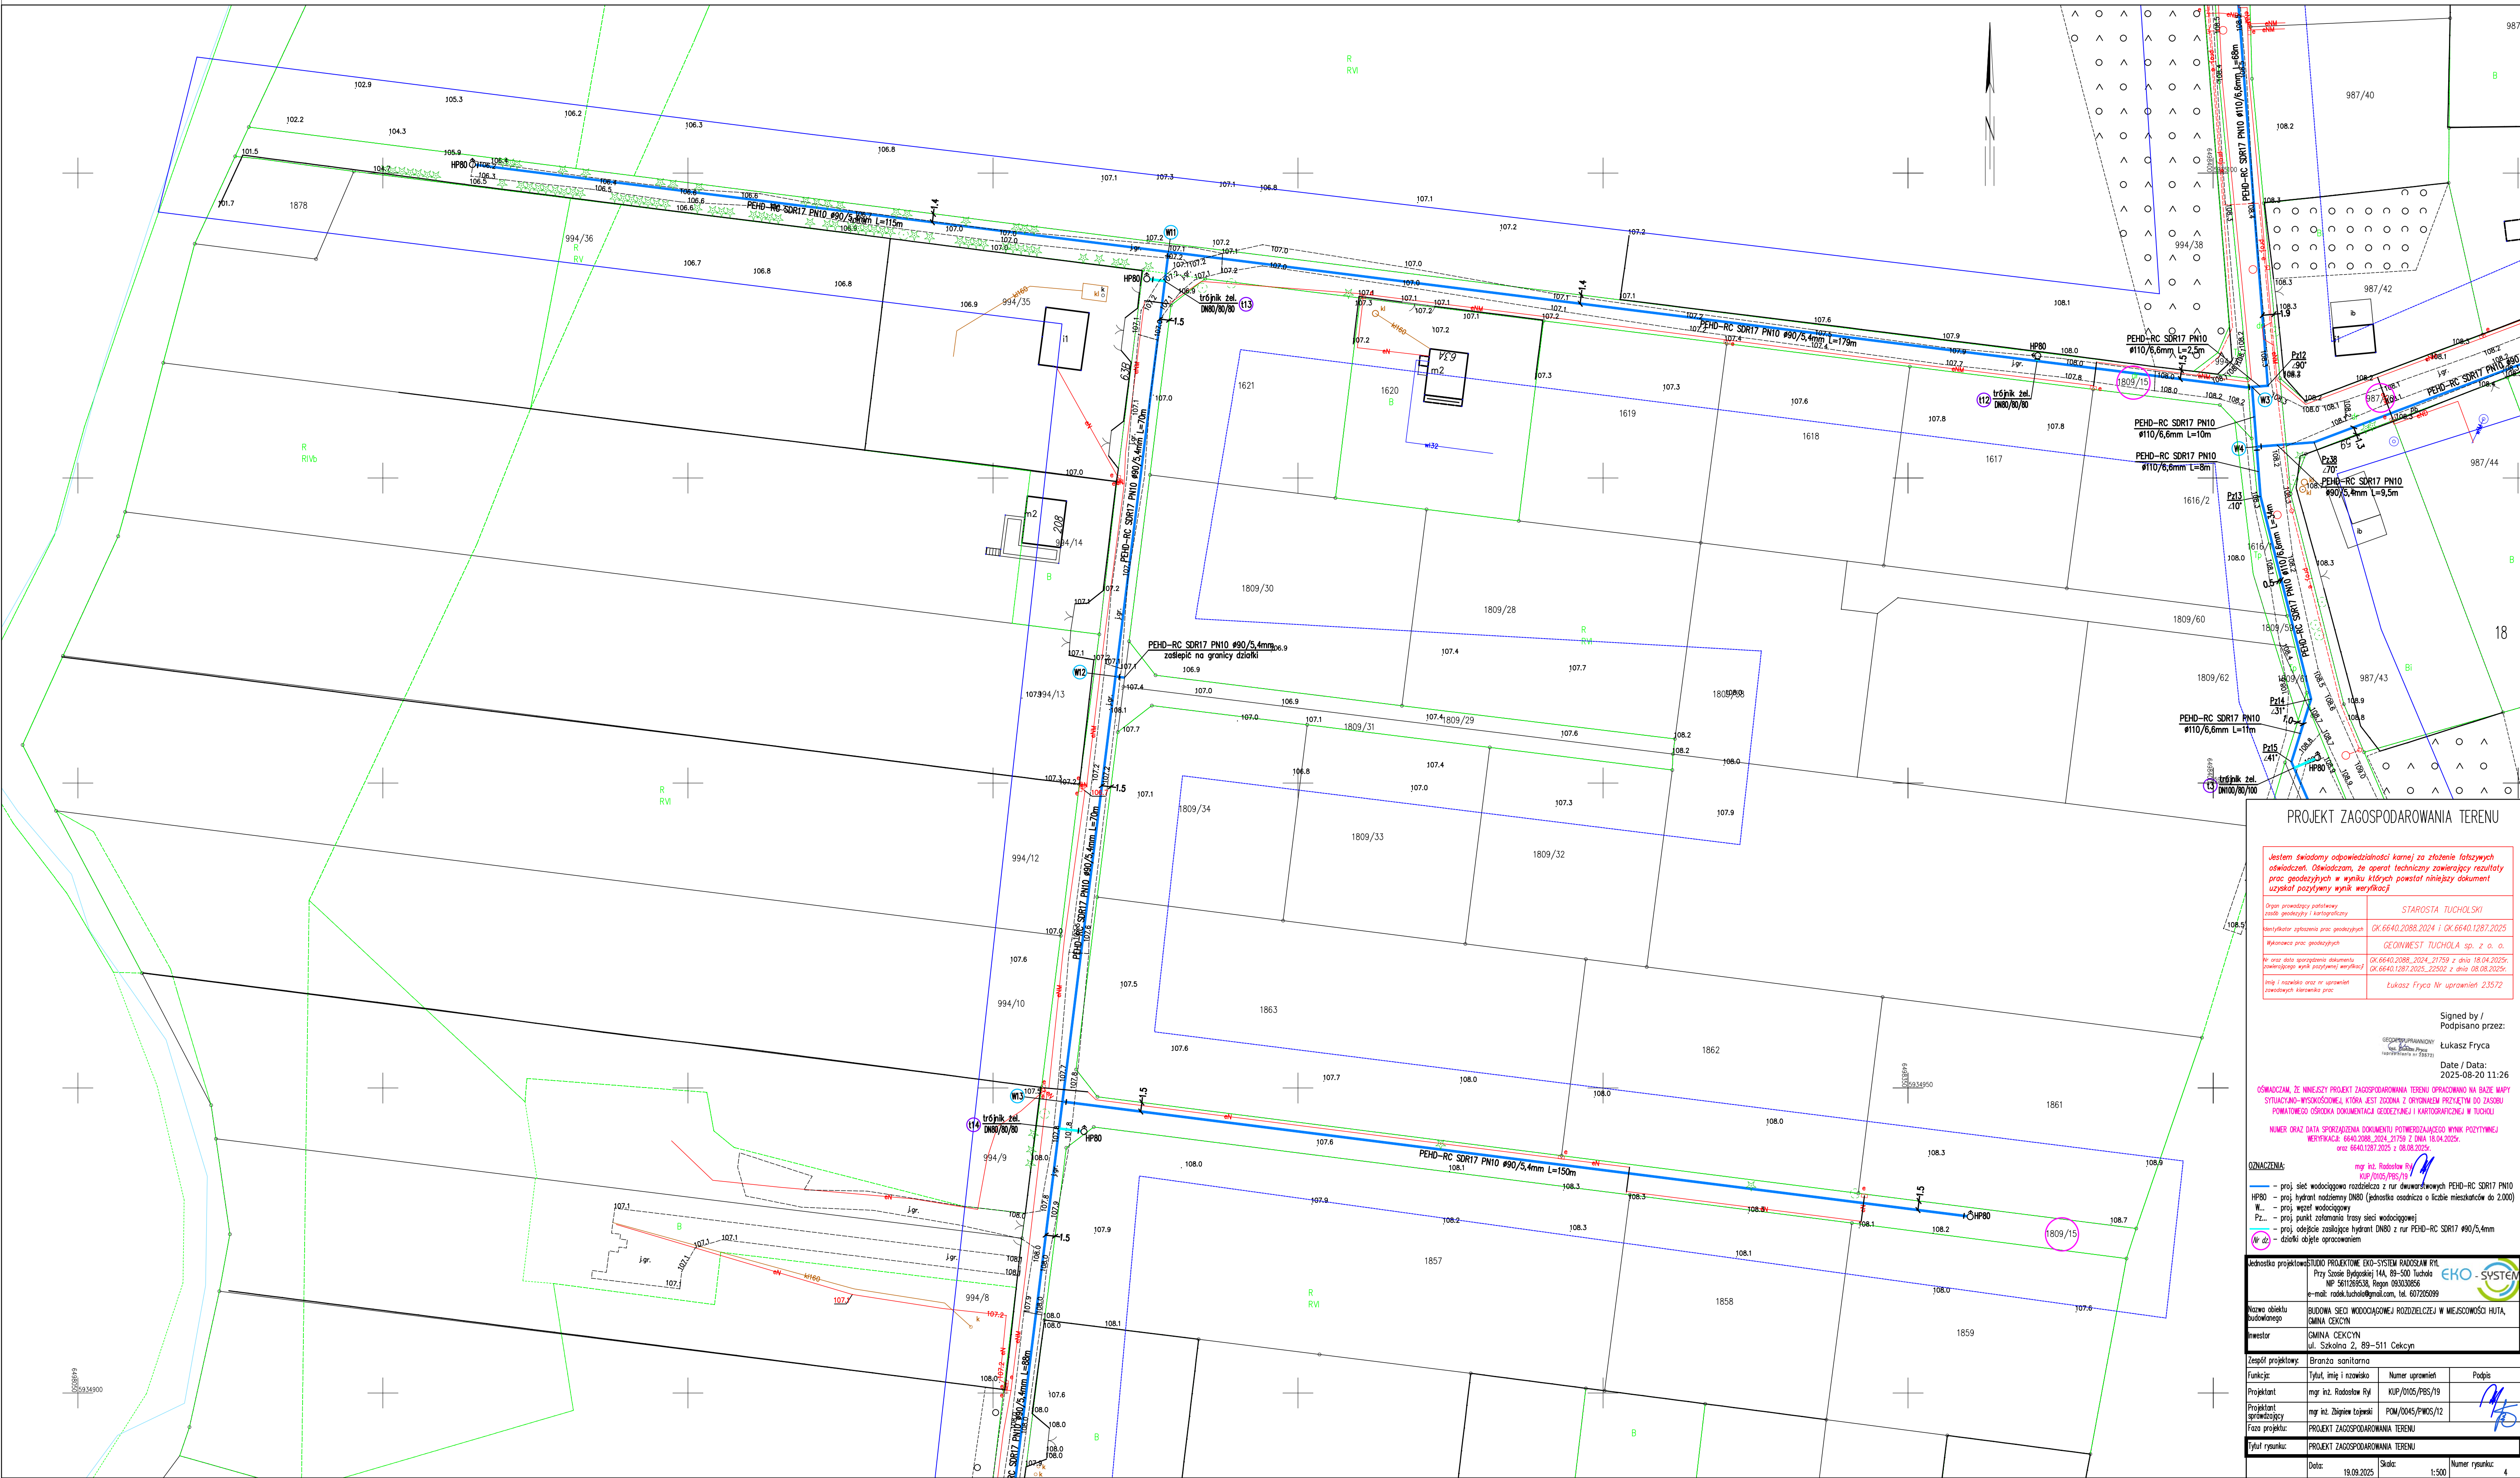

PROJEKT ZAGOSPODAROWANIA TERENU

Jestem świadomy odpowiedzialności karnej za złożenie fałszywych oświadczeń. Oświadczam, że opierał techniczny zawierający rezultaty prac geodetycznych w wyniku których powstał niniejszy dokument uzyskał pozytywny wynik weryfikacji

Starosta Tucholski
GK.6640.2088.2024 i GK.6640.1287.2025
Geonwest Tuchola sp. z o.o.
GK.6640.2088.2024, 21759 z dnia 18.04.2025r.
GK.6640.1287.2025, 22502 z dnia 08.08.2025r.
Łukasz Fryca Nr uprawnień 23572

Signed by /
Podpisano przez:

Łukasz Fryca

Date / Data:

2025-08-20 11:26

OŚWIADAM, ŻE NINIEJSZY PROJEKT ZAGOSPODAROWANIA TERENU OPACZOWANO NA BAZIE MAPY SYTUACyjNO-WYSOKOŚCIOWEJ, KTÓRA JEST ZŁOŻONA Z ORYGINALNYCH PRZETWÓR DO ZASERU POWIATOWEGO ŚRODKA DOKUMENTACJI GEODEZYJNEJ I KARTOGRAFICZNEJ W TUCHOLI

NUMER ORAZ DATA SPRAWOZDANIA DOKUMENTU POTWIERDZAJĄCEGO WYNIK POZYTYWNEJ WERYFIKACJI: 6640.2088.2024, 21759 z dnia 18.04.2025r. oraz 6640.1287.2025 z dnia 08.08.2025r.

OZNACZENIA:

- proj. sieć wodociągowa rozdzielcza z rur dwuwarsztowych PEHD-RC SDR17 PN10
- HP80 — proj. hydrant nadziemny DN80 (jednostka oszacowania liczby mieszkańców do 2000)
- W — proj. węzeł wodociągowy
- Pz. — proj. punkt załamania trasy sieci wodociągowej
- proj. odcinek zasiliący hydrant DN80 z rur PEHD-RC SDR17 #90/5,4mm
- (w d) — działki objęte opracowaniem

Jednostka projektowa: BUDOWA SIĘCI WODOCIAŁOWEJ ROZDZIELCZEJ W MIEJSZOŚCI HUTA, GMINA CIEKOCIN

Nazwa obiektu: BUDOWA SIĘCI WODOCIAŁOWEJ ROZDZIELCZEJ W MIEJSZOŚCI HUTA, GMINA CIEKOCIN

Investor: GMINA CIEKOCIN, ul. Szkolna 2, 89-511 Ciekocin

Zespół projektowy: Branża sanitarna			
Funkcja:	Tytuł, imię i nazwisko	Numer uprawnień	Podpis
Projektant:	mgr inż. Radosław Rył	KUP/0005/PWS/19	
Projektant sprawdzający:	mgr inż. Dariusz Łopatek	POM/0005/PWS/12	
Faza projektu: PROJEKT ZAGOSPODAROWANIA TERENU			
Tytuł rysunku: PROJEKT ZAGOSPODAROWANIA TERENU			
Date:	19.09.2025	Skala:	1:500
Numer rysunku:		4	