


MAPA DO CELÓW PROJEKTOWYCH
Sekcje mapy: 6.202.20.04.4.4; 6.202.20.05.3.3; 6.202.20.05.3.1; 6.202.20.04.4.2
Układ współrzędnych 2000s6, poziom odniesienia PL-EVRF2007-NH.
Na opracowanym obszarze nie zbadano zasięgu ani rodzaju służebności gruntowych.
Nie wyklucza się istnienia urządzeń podziemnych, dla których brak danych w PODGIK w Tucholi.
Granice naniesiono na podstawie danych z EGiB.
Mapa aktualna na dzień 25.03.2025 r.
GK.6640.2088.2024
SKALA 1:500

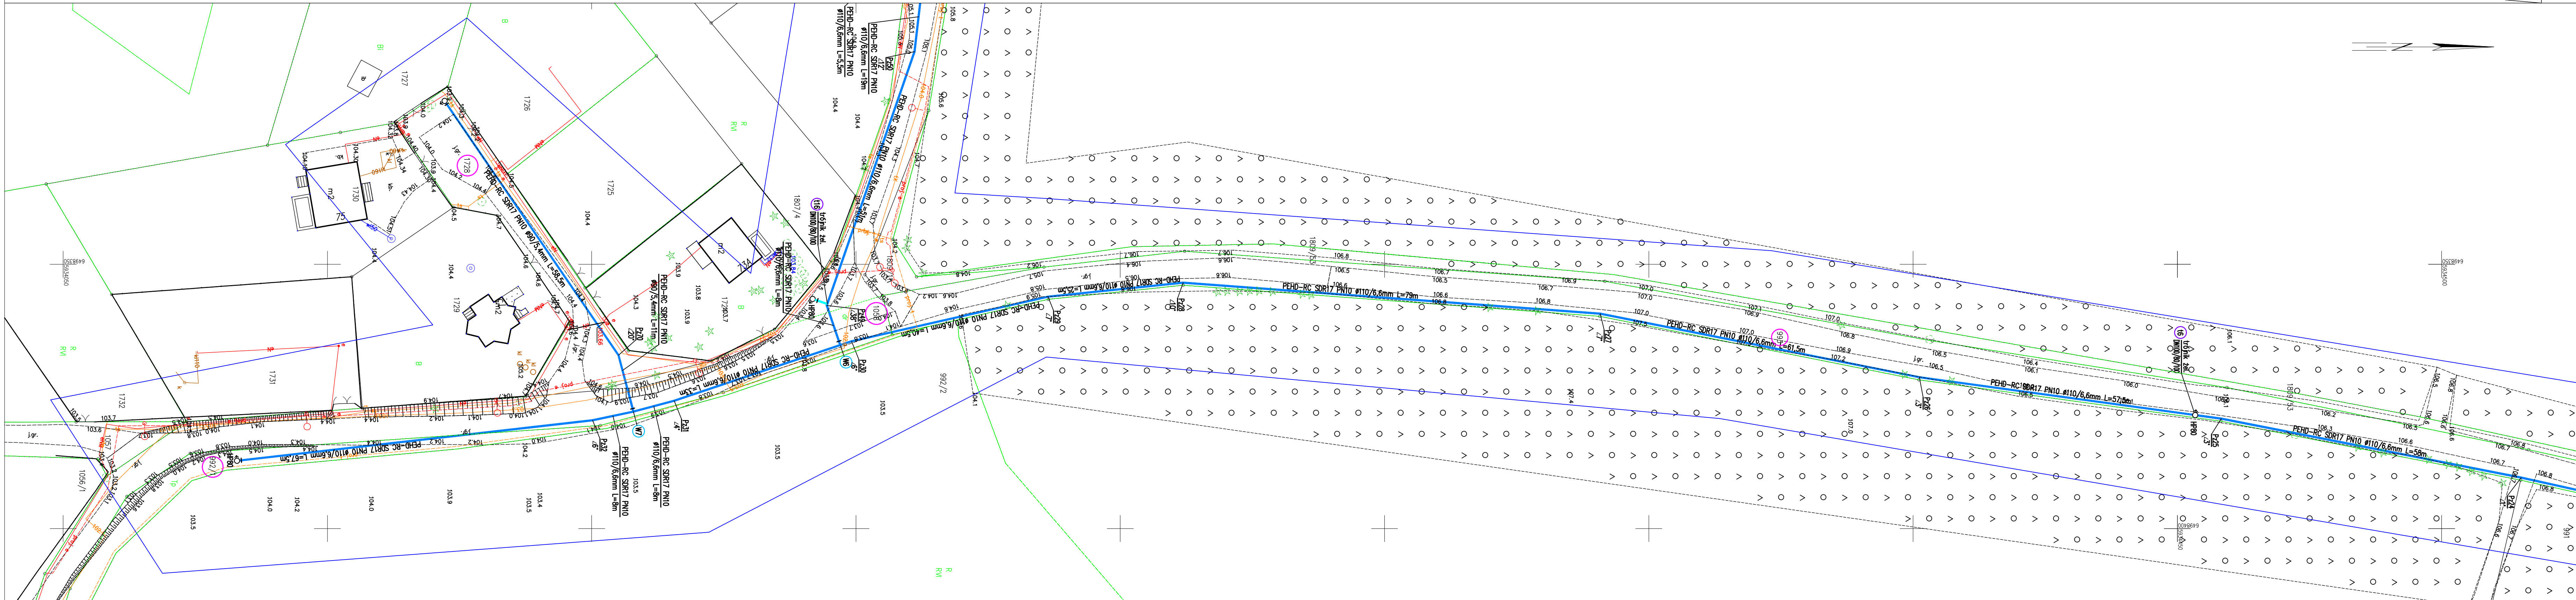

PROJEKT ZAGOSPODAROWANIA TERENU

Jestem świadomy odpowiedzialności karnej za złożenie fałszywych oświadczeń. Oświadczam, że operat techniczny zawierający rezultaty prac geodezyjnych w wyniku których powstał niniejszy dokument uzyskał pozytywny wynik weryfikacji

Organ prowadzący państwowy zasób geodezyjny i kartograficzny	STAROSTA TUCHOLSKI
Identyfikator zgłoszenia prac geodezyjnych	GK.6640.1287.2025
Wykonawca prac geodezyjnych	GEOINWEST TUCHOLA sp. z o. o.
Nr oraz data sporządzenia dokumentu zawierającego wynik pozytywnej weryfikacji	GK.6640.1287.2025_22502 z dnia 08.08.2025r.
Imię i nazwisko oraz nr uprawnień zawodowych kierownika prac	Łukasz Fryca Nr uprawnień 23572

Signed by /
Podpisano przez:

Łukasz Fryca

Date / Data:
2025-08-20 11:27

OŚWIADZAM, ŻE NINIEJSZY PROJEKT ZAGOSPODAROWANIA TERENU OPACOWANO NA BAZIE MAPY SYTUACYJNO-WYSOKOŚCIOWEJ, KTÓRA JEST ZGODNA Z ORYGINAŁEM PRZYJĘTYM DO ZASOBU POWATOWEGO OSŁOŻKA DOKUMENTACJĄ GEODEZYJNĄ I KARTOGRAFICZNĄ W TUCHOLI

NUMER ORAZ DATA SPORĄDZENIA DOKUMENTU POTWIERDZAJĄCEGO WYNIK POZYTYWNEJ WERYFIKACJI: 6640.1287.2025_22502 z dnia 08.08.2025r.

OZNACZENIA:

- proj. sieć wodociągowa rozdzielcza z rur dwuwarstwowych PEHD-RC SDR17 PN10
- HP80 — proj. hydrant nadoziemny DN80 (jednostka osadnicza o liczbie mieszkańców do 2.000)
- W... — proj. węzeł wodociągowy
- Pz... — proj. punkt załamania trasy sieci wodociągowej
- proj. odcinek zasilałace hydrant DN80 z rur PEHD-RC SDR17 #90/5,4mm
- (Nr dz) — działka objęta opracowaniem

Jednostka projektowa	STUDIO PROJEKTOWE EKO-SYSTEM RADOSŁAW RYL	EKO-SYSTEM	
Nazwa obiektu budowlanego	BUDOWA SIECI WODOCIĄGOWEJ ROZDZIELCZEJ W MIEJSCOWOŚCI HUTA, GMINA CEKCYN		
Investor	GMINA CEKCYN		
Żeśół projektowy:	Branża sanitarna		
Funkcja:	Tytuł, imię i nazwisko	Numer uprawnień	Podpis
Projektant	mgr inż. Radosław Ryl	KUP/0105/PBS/19	
Projektant sprawdzający	mgr inż. Zbigniew Łopewski	POM/0045/PWOS/12	
Faza projektu:	PROJEKT ZAGOSPODAROWANIA TERENU		
Tytuł rysunku:	PROJEKT ZAGOSPODAROWANIA TERENU		
Data:	19.09.2025	Skala:	1:500
Numer rysunku:	7		