



MAPA DO CELÓW PROJEKTOWYCH
Seksje mapy: 6.202.20.04.4.3; 6.202.20.04.4.1; 6.202.20.04.2.3
Układ współrzędnych 2000s6, poziom odniesienia PL-EVRF2007-NH.
Na opracowanym obszarze nie zbadano zasięgu ani rodzaju służebności gruntowych.
Nie wyklucza się istnienia urządzeń podziemnych, dla których brak danych w PODGK w Tucholi.
Granice naniesiono na podstawie danych z EGIB.
Mapa aktualna na dzień 25.03.2025 r.
GK.6640.2088.2024
SKALA 1:500

SCHEMAT ŁĄCZONA ARKUSZY MAP

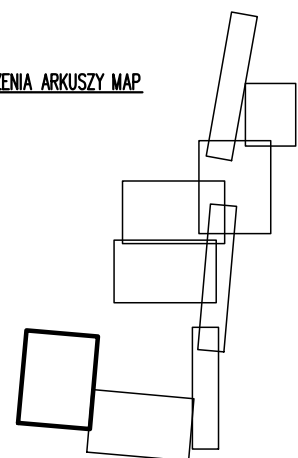

Województwo: kujawsko-pomorskie
Powiat: tucholski
Jednostka ewidencyjna: Ciekryn 041601_2
Obręb: Ciekryn 0002
Arkusze: 9

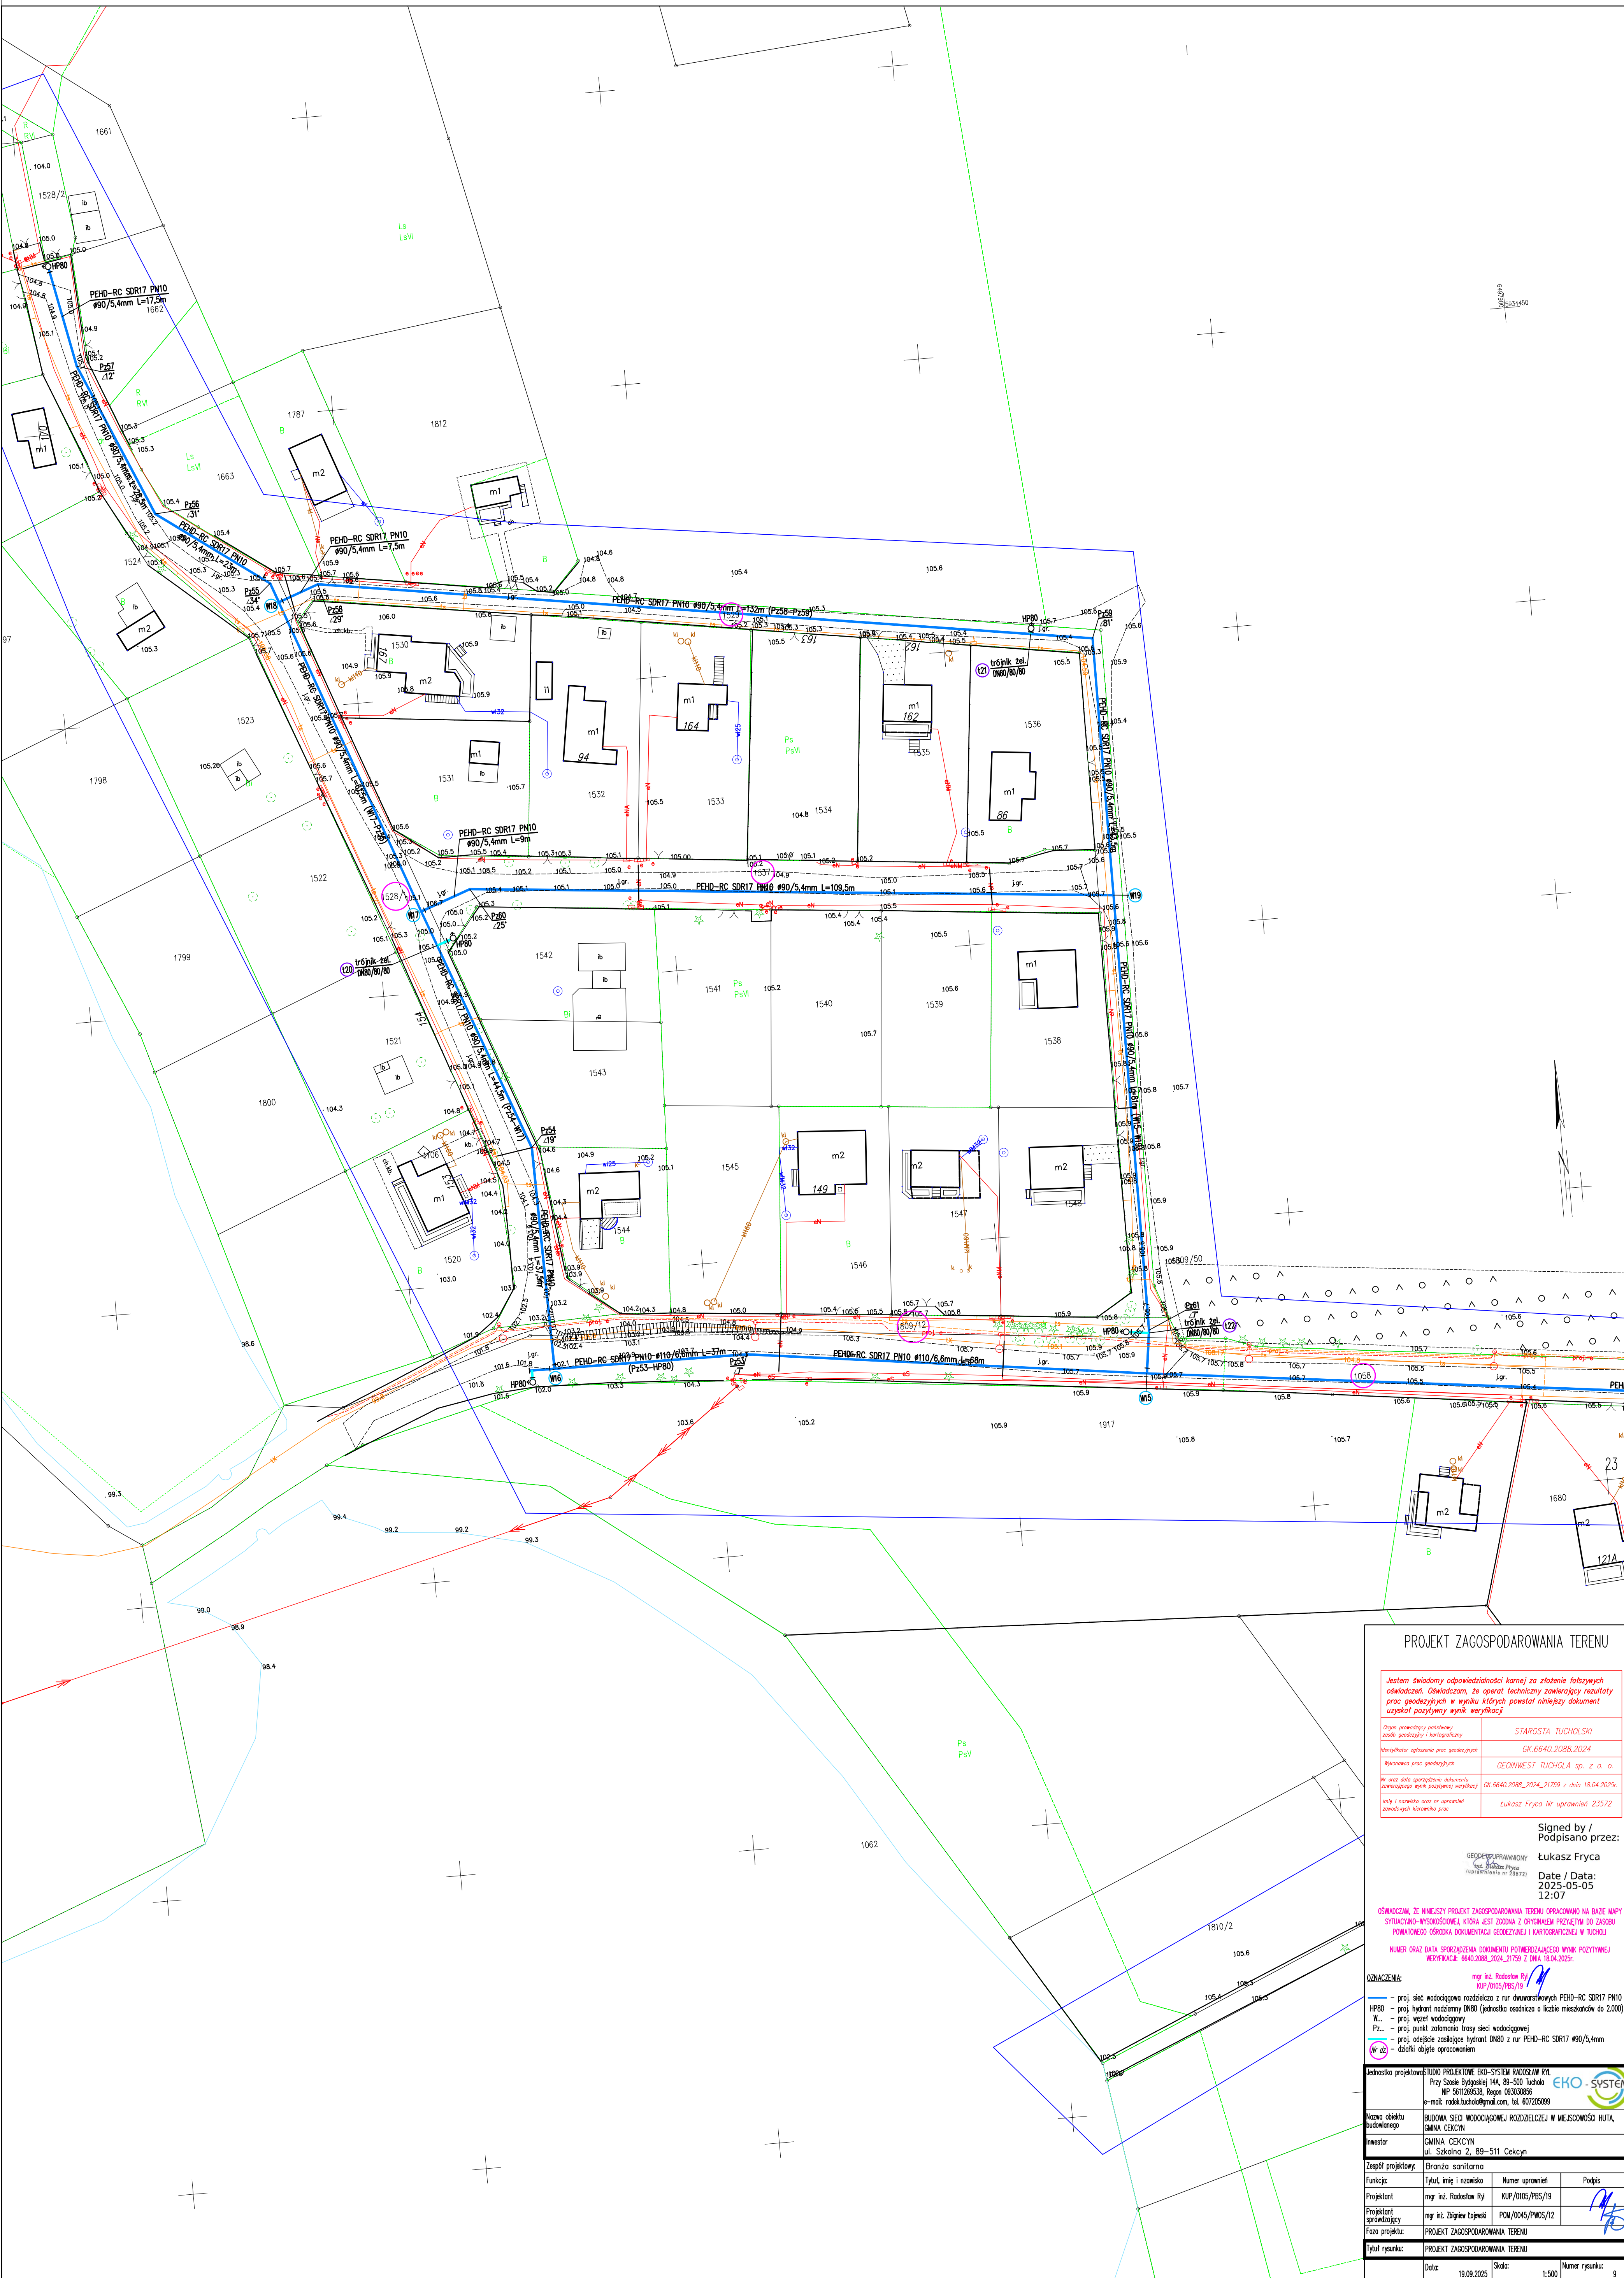

PROJEKT ZAGOSPODAROWANIA TERENU

Jestem świadomy odpowiedzialności karnej za złożenie fałszywych oświadczeń. Oświadczam, że opierałem techniczny załącznik projektu prac geodezyjnych w wyniku których powstał niniejszy dokument użyciu pozytywny wynik weryfikacji

Opis prowadzący planimetryczny zbadanie geodezyjne i kartograficzne	STAROSTA TUCHOLSKI
Weryfikacja załącznika prac geodezyjnych	GK.6640.2088.2024
Weryfikacja prac geodezyjnych	GEONWEST TUCHOLA sp. z o. o.
Wzrost daty sporządzenia dokumentu zawierającego wyniki pozytywnej weryfikacji	GK.6640.2088.2024_21759 z dnia 18.04.2025r.
Imię i nazwisko oraz nr uprawnień zawodowych inżyniera projektu	Łukasz Fryca Nr uprawnień 23572

Signed by /
Podpisano przez:
Łukasz Fryca
Date / Data:
2025-05-05
12:07

OŚWIADCZENIE ŻE NINIEJSZY PROJEKT ZAGOSPODAROWANIA TERENU OPACOWANO NA BAZIE MAPY SYTUACYJNO-WYSOKOŚCIOWEJ, KTÓRA JEST ZŁOŻONA Z ORYGINAŁU PRZEJĘTĄ DO ZASOBU POWATOWEGO USŁOJKA DOKUMENTACJI GEODEZYJNEJ I KARTOGRAFICZNEJ W TUCHOLI

NUMER ORAZ DATA SPORZĄDZENIA DOKUMENTU POTWIERDZAJĄCO WYNIK POZYTYWNEJ WERYFIKACJI: 6640.2088.2024_21759 z dnia 18.04.2025r.

OPISOWANIE:
mgr int. Radosław Rył
KUP/10105/PBS/19
HP80 – proj. sieć wodociągowa rozdzielcza z rur dewastacyjnych PEHD-RC SDR17 PN10
W... – proj. punkt rozdzielczy DN80 (jednostka rozdzielcza o liczbie mieszkań do 2000)
W... – proj. węzeł wodociągowy
Pz... – proj. punkt załamania trasy sieci wodociągowej
proj. odcinek zasobny hydrant DN80 z rur PEHD-RC SDR17 #90/5,4mm
dzięki objęte opracowaniem

Jednostka projektująca: PROJEKTOWE EKO-SYSTEM RADOŚĆ RYL
Przy Ścieżce Rybackiej 14A, 89-500 Tuchola
NIP 581205330, Regon 16330056
e-mail: radoslaw.tucholski@eko-system.pl, tel. 602050999

Nazwa obiektu budowlanego: BUDOWA SIĘCI WODOCIĄGOWEJ ROZDZIELCZEJ W MIEJSCOWOŚCI HUTA, GMINA CIEKRYN

Inwestor: GMINA CIEKRYN
ul. Szkolna 2, 89-511 Ciekryn

Zespół projektowy: Branża sanitarna

Funkcja:	Imię i nazwisko	Numer uprawnień	Podpis
Projektant:	mgr int. Radosław Rył	KUP/10105/PBS/19	
Projektant sprawdzający:	mgr int. Dariusz Łopatek	POM/10045/PW05/12	

Faza projektu: PROJEKT ZAGOSPODAROWANIA TERENU

Tytuł rysunku: PROJEKT ZAGOSPODAROWANIA TERENU

Data:	19.09.2025	Skala:	1:500	Numer rysunku:	9
-------	------------	--------	-------	----------------	---