



Rzut parteru

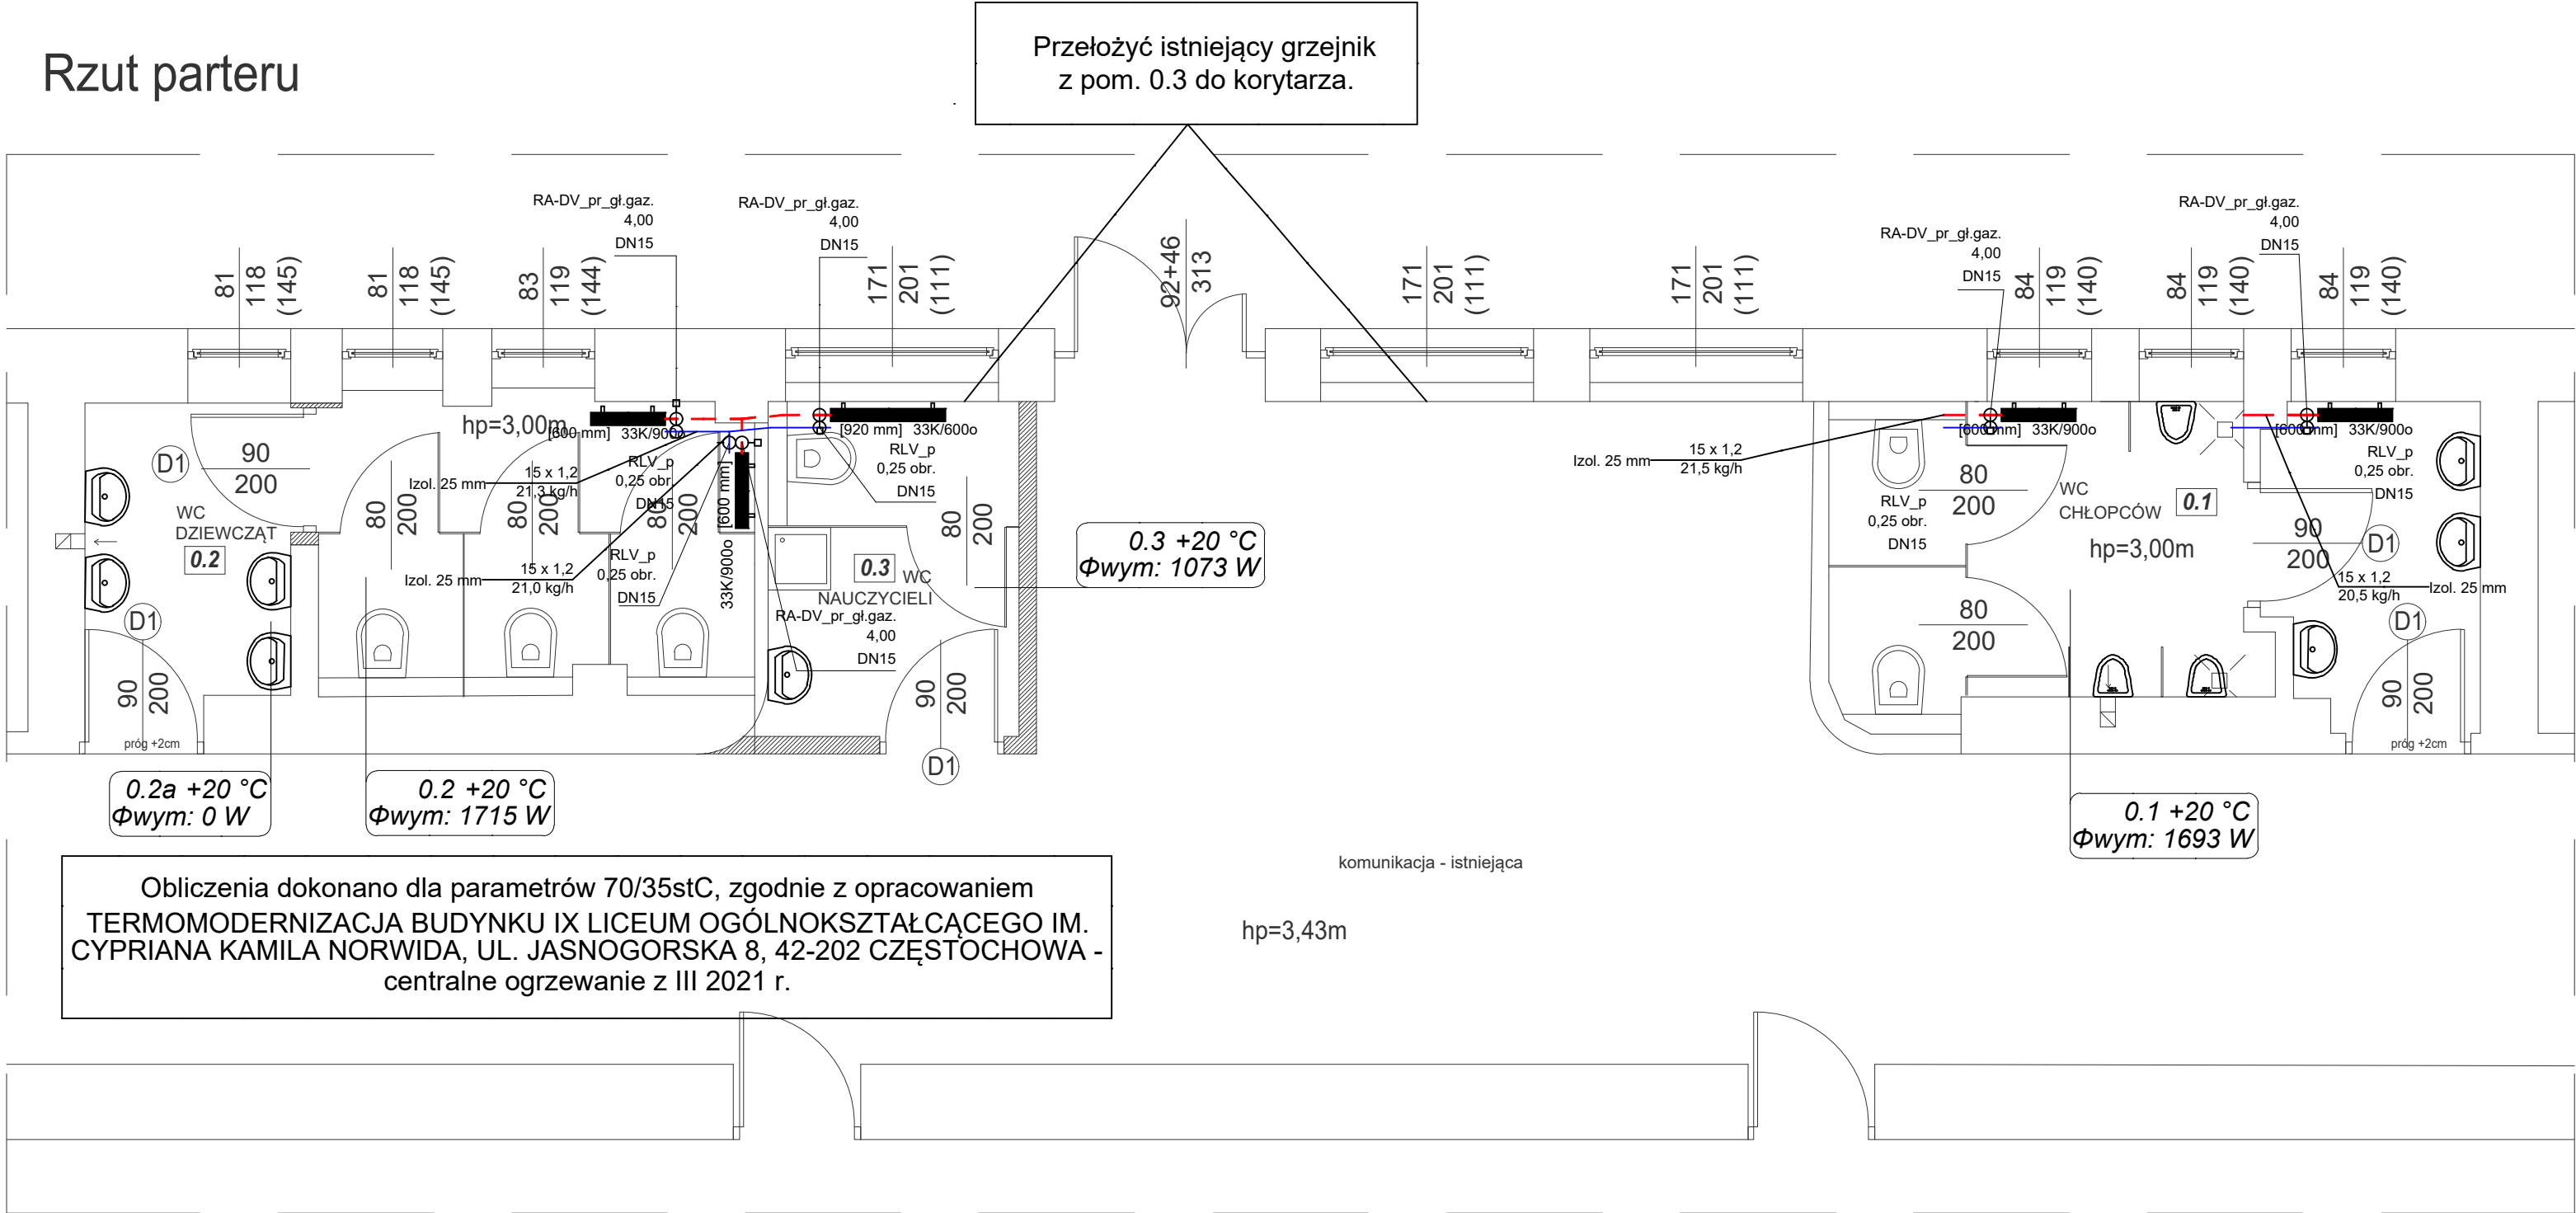

Obliczenia dokonano dla parametrów 70/35stC, zgodnie z opracowaniem  
TERMOMODERNIZACJA BUDYNKU IX LICEUM OGÓLNOKSZTAŁCĄCEGO IM.  
CYPRIANA KAMILA NORWIDA, UL. JASNOGORSKA 8, 42-202 CZĘSTOCHOWA -  
centralne ogrzewanie z III 2021 r.

hp=3,43m

ZESTAWIENIE POWIERZCHNI		
L.P.	Rodzaj pomieszczenia	Pow.
0.1	WC Chłopców	12,61m <sup>2</sup>
0.2	WC Dziewcząt	12,24m <sup>2</sup>
0.3	WC Nauczycieli	5,44m <sup>2</sup>
ŁĄCZNIE:		30,29m <sup>2</sup>

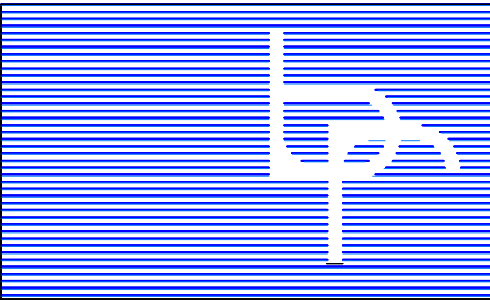

W.P.B.M.R. "BUDOREMONT", 42-200 CZESTOCHOWA  
Ul. Garwolińska 5, tel. 602-388-860  
e-mail: budoremont@gmail.com  
NIP 573-020-46-86 Pracownia projektowa e-mail: ppbr@wp.pl

Uwaga:

Wszystkie wymiary należy sprawdzić z wymiarami na budowie.

PRZEDMIOT OPRAWOZANIA  
Przebudowa sanitariatów w obiektach oświatowych - IX L.O. im. C.K. Norwida

ADRES  
42-217 Częstochowa, ul. Jasnogórska 8  
działka nr ewid. 44 obręb 107

INWESTOR  
Gmina Miasto Częstochowa  
42-217 Częstochowa, ul. Śląska 11/13

PROJEKTANT  
mgr inż. Adrian Zasada  
upr.nr SLK/9790/PWBS/21

podpis

SPRAWDZAJĄCY  
mgr inż. Seweryn Urbański  
upr.nr SLK/1079/POOS/11

podpis

TYTUŁ RYSUNKU

Centralne ogrzewanie - parter

DATA  
Listopad 2025

NR RYSUNKU

SKALA  
1:50

S11