



Rzut I piętra

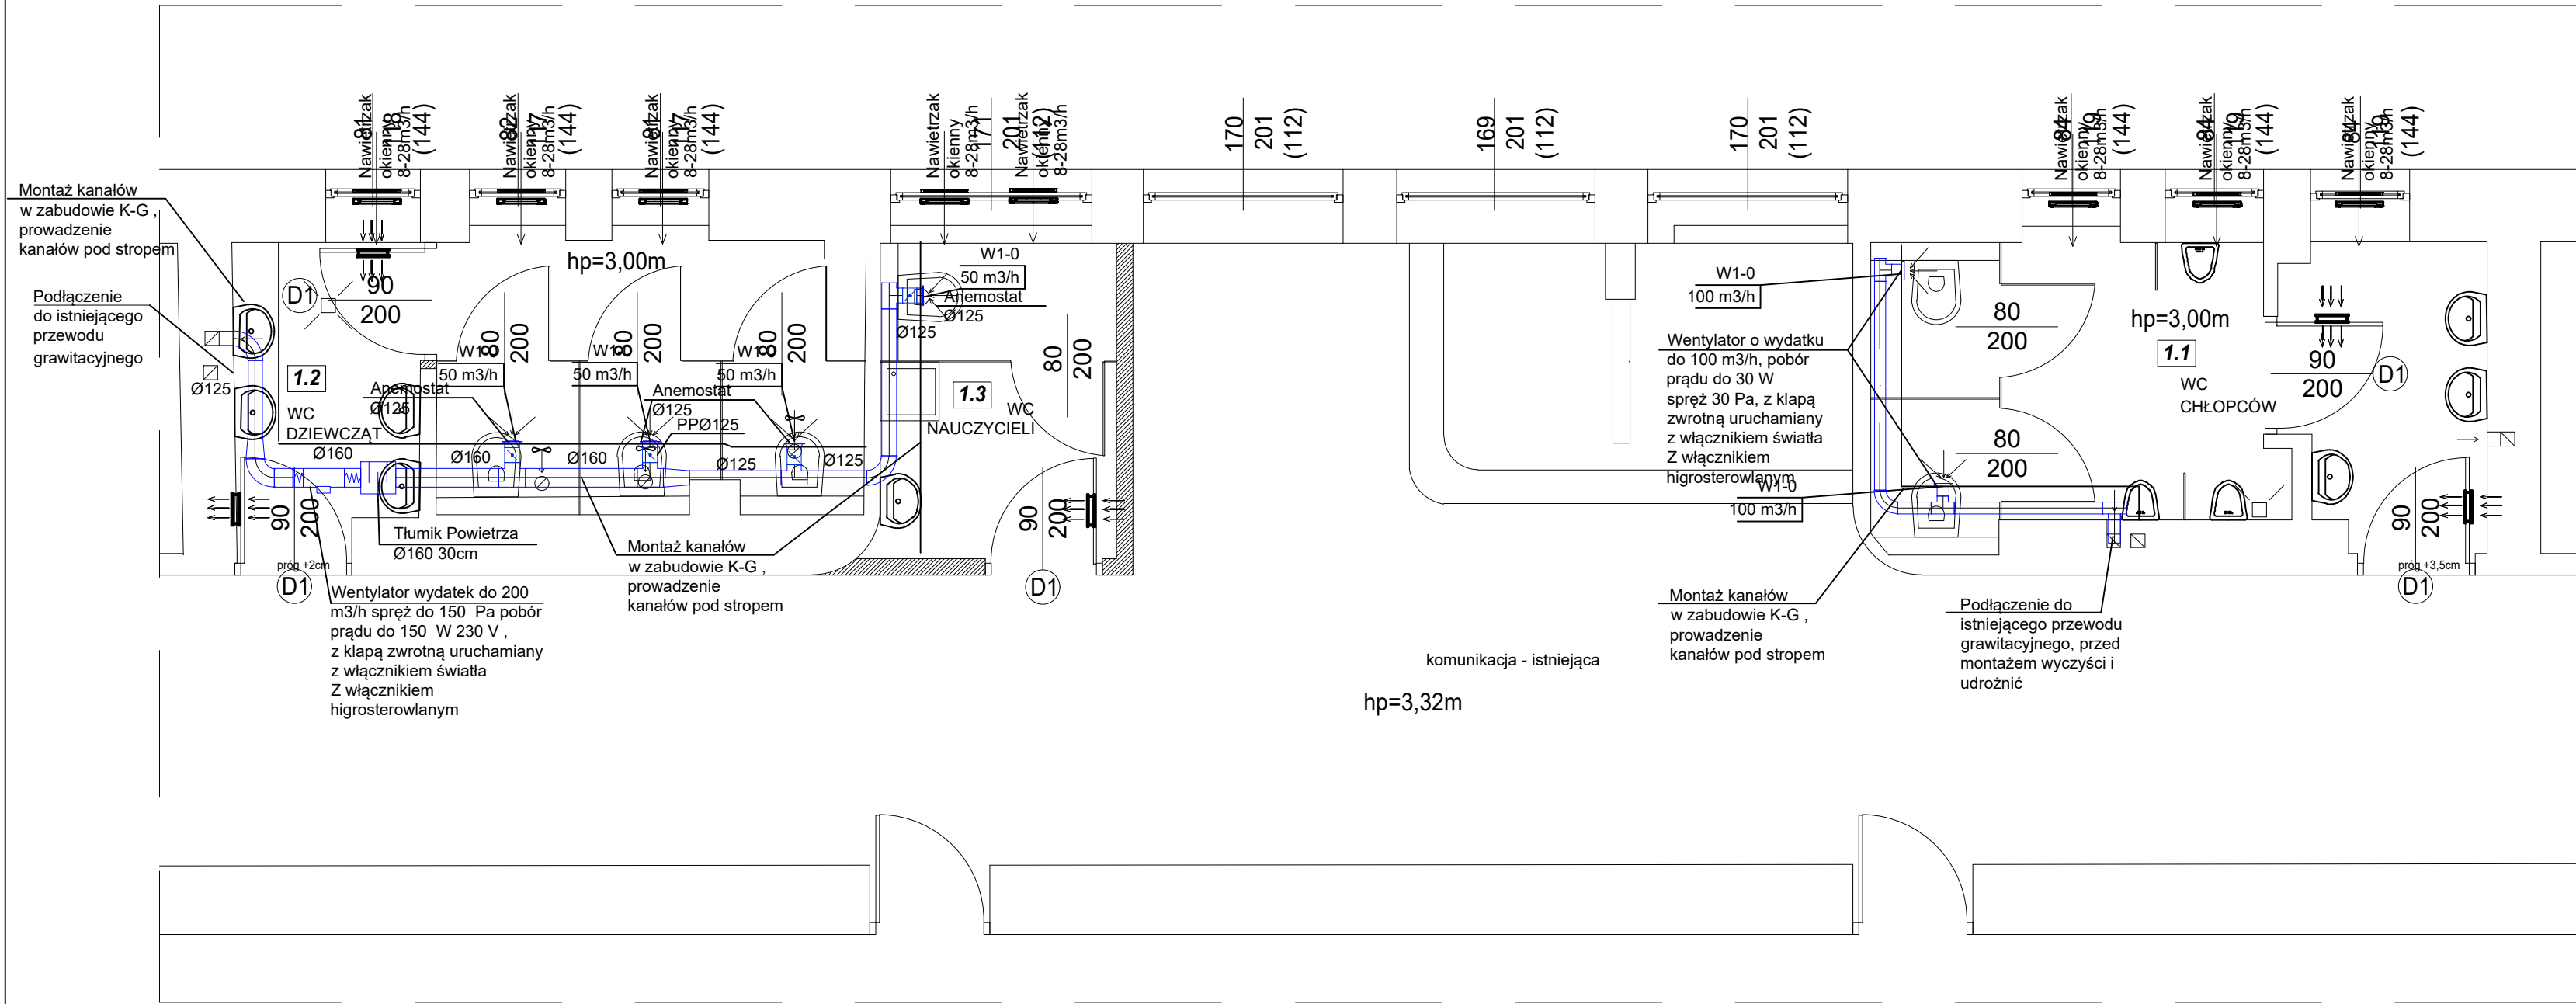

ZESTAWIENIE POWIERZCHNI		
L.P.	Rodzaj pomieszczenia	Pow.
1.1	WC Chłopców	12,62m ²
1.2	WC Dziewcząt	12,85m ²
1.3	WC Nauczycieli	5,45m ²
ŁĄCZNIE:		30,92m ²

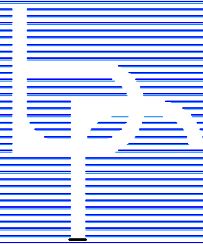

W.P.B.M.R. "BUDOREMONT", 42-200 CZESTOCHOWA
Ul. Garwolińska 5, tel. 602-388-860
e-mail: budoremont@gmail.com
NIP 573-020-46-86 Pracownia projektowa e-mail: ppbr@wp.pl

Uwaga:

Wszystkie wymiary należy sprawdzić z wymiarami na budowie.

PRZEDMIOT OPRACOWANIA
Przebudowa sanitariatów w obiektach oświatowych - IX L.O. im. C.K. Norwida

ADRES
42-217 Częstochowa, ul. Jasnogórska 8
działka nr ewid. 44 obręb 107

INWESTOR
Gmina Miasto Częstochowa
42-217 Częstochowa, ul. Śląska 11/13

PROJEKTANT
mgr inż. Adrian Zasada
upr.nr SLK/9790/PWBS/21

podpis

SPRAWDZAJĄCY
mgr inż. Seweryn Urbański
upr.nr SLK/1079/POOS/11

podpis

TYTUŁ RYSUNKU

Wentylacja - I piętro

DATA Listopad 2025	NR RYSUNKU S15
SKALA 1:50	