



Rzut II piętra

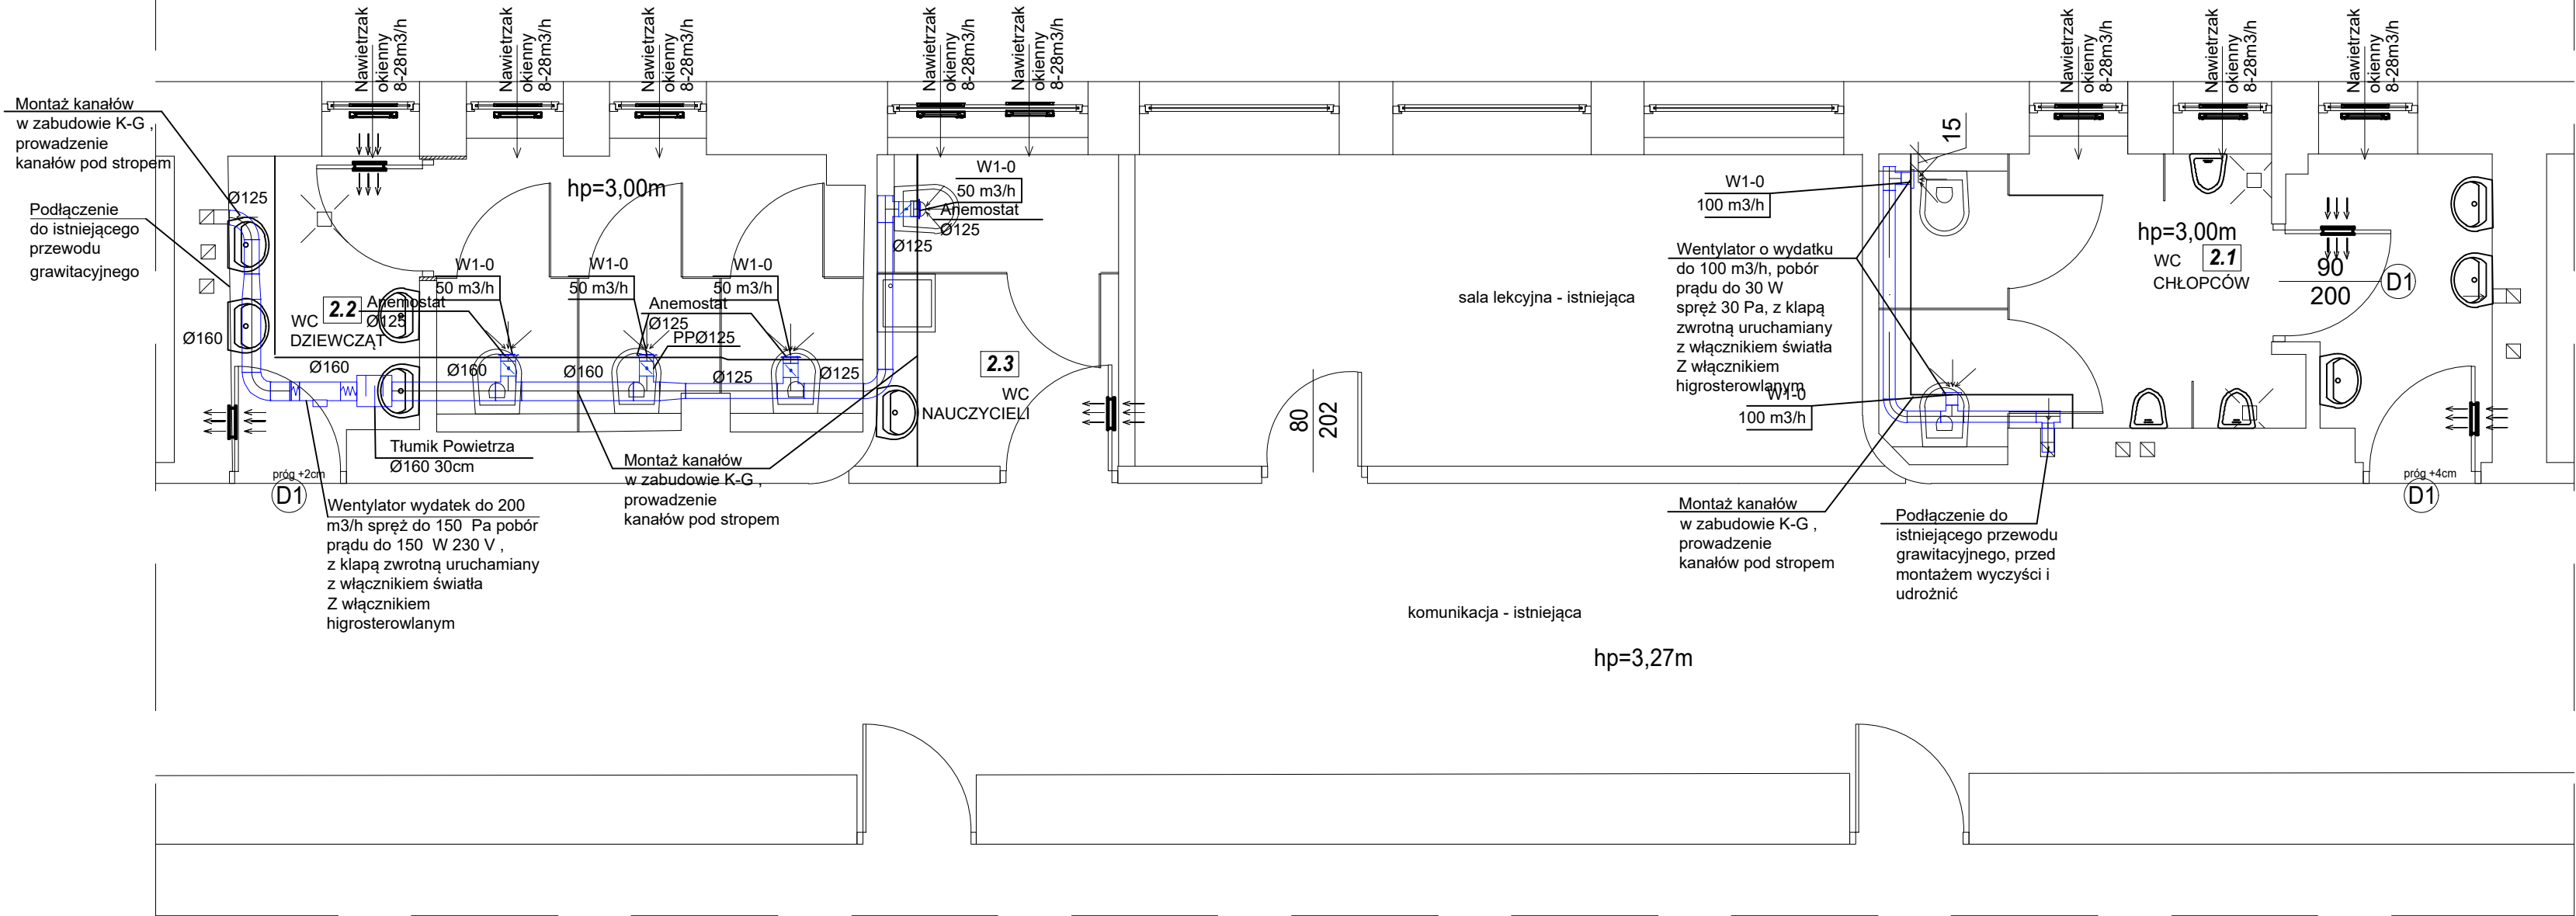

ZESTAWIENIE POWIERZCHNI		
L.P.	Rodzaj pomieszczenia	Pow.
2.1	WC Chłopców	12,45m²
2.2	WC Dziewcząt	12,33m²
2.3	WC Nauczycieli	5,53m²
ŁĄCZNIE:		30,31m²

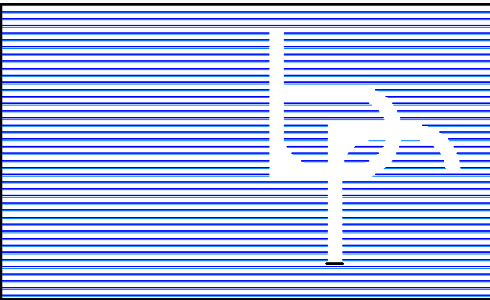

W.P.B.M.R. "BUDOREMONT", 42-200 CZESTOCHOWA
Ul. Garwolińska 5, tel. 602-388-860
e-mail: budoremont@gmail.com
NIP 573-020-46-86 Pracownia projektowa e-mail: ppbr@wp.pl

Uwaga:

Wszystkie wymiary należy sprawdzić z wymiarami na budowie.

PRZEDMIOT OPRACOWANIA
Przebudowa sanitariatów w obiektach oświatowych - IX L.O. im. C.K. Norwida

ADRES
42-217 Częstochowa, ul. Jasnogórska 8
działka nr ewid. 44 obręb 107

INWESTOR
Gmina Miasto Częstochowa
42-217 Częstochowa, ul. Śląska 11/13

PROJEKTANT
mgr inż. Adrian Zasada
upr.nr SLK/9790/PWBS/21

podpis

SPRAWDZAJĄCY
mgr inż. Seweryn Urbański
upr.nr SLK/1079/POOS/11

podpis

TYTUŁ RYSUNKU

Wentylacja - II piętro

DATA Listopad 2025	NR RYSUNKU S16
SKALA 1:50	