

LPD A1

LPD A1


LPD A1

LPD A3

LPD A3

LPD A3

KORYTO KABLOWE DLA INSTALACJI ELEKTRYCZNYCH I TELETECHNICZNYCH

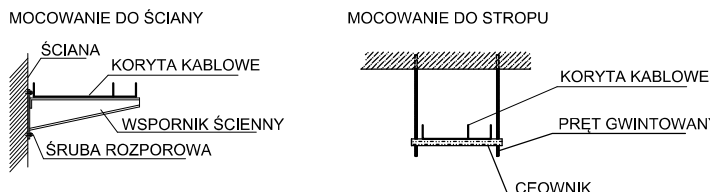

SYMBOLY GRAFICZNE

- PUNKT PEL-AN: gniazda RJ45 kat.5A montowane we wspólnej ramie z gniazdem elektrycznym wysokość montażu 0,3m, gdzie x=liczba gniazd
- PUNKT PEL-ORL: gniazda RJ45 kat.5A montowane we wspólnej ramie z gniazdem elektrycznym wysokość montażu 0,3m, gdzie x=liczba gniazd
- PUNKT WIFI-TV: gniazda RJ45 kat.5A na potrzeby punktów dostępowych montowane na ścianie własnym, gdzie x=liczba gniazd
- PUNKT CCTV: gniazda RJ45 kat.5A na potrzeby punktów dostępowych montowane na ścianie własnym, gdzie x=liczba gniazd
- szafa RACK: gabinet i wyposażenie według widoku: szafa
- adres portu logicznego: adres portu logicznego
- główny: główny punkt dystrybucyjny: sz - numer panelu, ty - numer portu na panelu
- rozdzelnica elektryczna zasilania dyktowanego: rozdzelnica elektryczna zasilania dyktowanego
- gniazdo jednofazowe 230V dla zasilania dyktowanego: gniazdo jednofazowe 230V dla zasilania dyktowanego
- gniazdo jednofazowe 230V dla zasilania dyktowanego: gniazdo jednofazowe 230V dla zasilania dyktowanego
- numeracja obwodów elektrycznych: numeracja obwodów elektrycznych
- główny: główny punkt dystrybucyjny: sz - numer panelu, ty - numer portu na panelu
- przejście podłogowe przez ścianę lub strop: przejście podłogowe przez ścianę lub strop
- koryta kablowe dla instalacji elektrycznych: koryta kablowe dla instalacji elektrycznych
- koryta kablowe dla instalacji elektrycznych: koryta kablowe dla instalacji elektrycznych
- przewód strukturalny: przewód strukturalny
- kanal elektrotechniczny przy ścianie lub posadzce instalacyjny: kanal elektrotechniczny przy ścianie lub posadzce instalacyjny
- podłoga: podłoga

NS SYSTEM I PROJEKT

NS SYSTEM I PROJEKT
ul. Wolności 26
42-500 Będzin
ADRES INWESTYCJI:
Szpital Specjalistyczny
ul. Marii Skłodowskiej - Curie 10
41-800 Zabrze

FAZA PROJEKTU:
PROJEKT TECHNICZNO-WYKONAWCZY

TYP INSTALACJI:
OKABLOWANIE STRUKTURALNE - (OS)

OPRACOWAŁ:
INŻ. ŁUKASZ KOZIEŁ

PROJEKTOWAŁ:
MGR INŻ. KRYSZTOF SOKOTA
MAP/0265/PWOT/13

SPRAWDZIŁ:
MGR INŻ. WITOLD PIERZ
SLK/0984/PWOT/05

TYTUŁ RYSUNKU:
OKABLOWANIE STRUKTURALNE
BUDYNEK A - piętro I

DATA:
08.2024

SKALA:
1:100

NR RYSUNKU:
A-OS-203