


LEGENDA

- KS 3 Pion instalacji kanalizacji sanitarnej z rur PVC przebieg przez posadzkę
- KS 3 Pion instalacji kanalizacji sanitarnej z rur PVC przebieg przez strop
- KS 3 Pion instalacji kanalizacji sanitarnej z rur PVC przebieg przez posadzkę i strop
- KD 1 Pion instalacji kanalizacji deszczowej podcienieniowej z rur PE-HD
- hp DN32 Przewody instalacji p.poz. - hydrantowej z rur stalowych ocynkowanych
- ks-g 0110 PVC Przewody odprowadzające kanalizację sanitarną z rur PVC
- HP25 Hydrant wewnętrzny podłogowy z miejscem na głaznice prostopadłą i wągiem podcienieniowym DN25 30mb, 795/1025/170szer./wys./gł. - Gaśnica prostopadła
- Podgrzewany wpust dachowy
- Wylewka kanalizacyjna Ø110/Ø160

UWAGA:

- Przed przystąpieniem do robót instalacyjnych wszystkie wymiary, trasy, poziomy prowadzenia instalacji należy sprawdzić na budowie.
- Przed montażem ustalić na zasadzie kolejności wykonawczych prac montażowych wszystkich instalacji.
- Wszystkie wysokości prowadzenia instalacji mierzone od poz. 0.00 = 262.36 m n.p.m.
- Instalacje na sali widowiskowej montować do konstrukcji stalowej (dźwigary dachowe), zabrania się montażu do blachy trapezowej

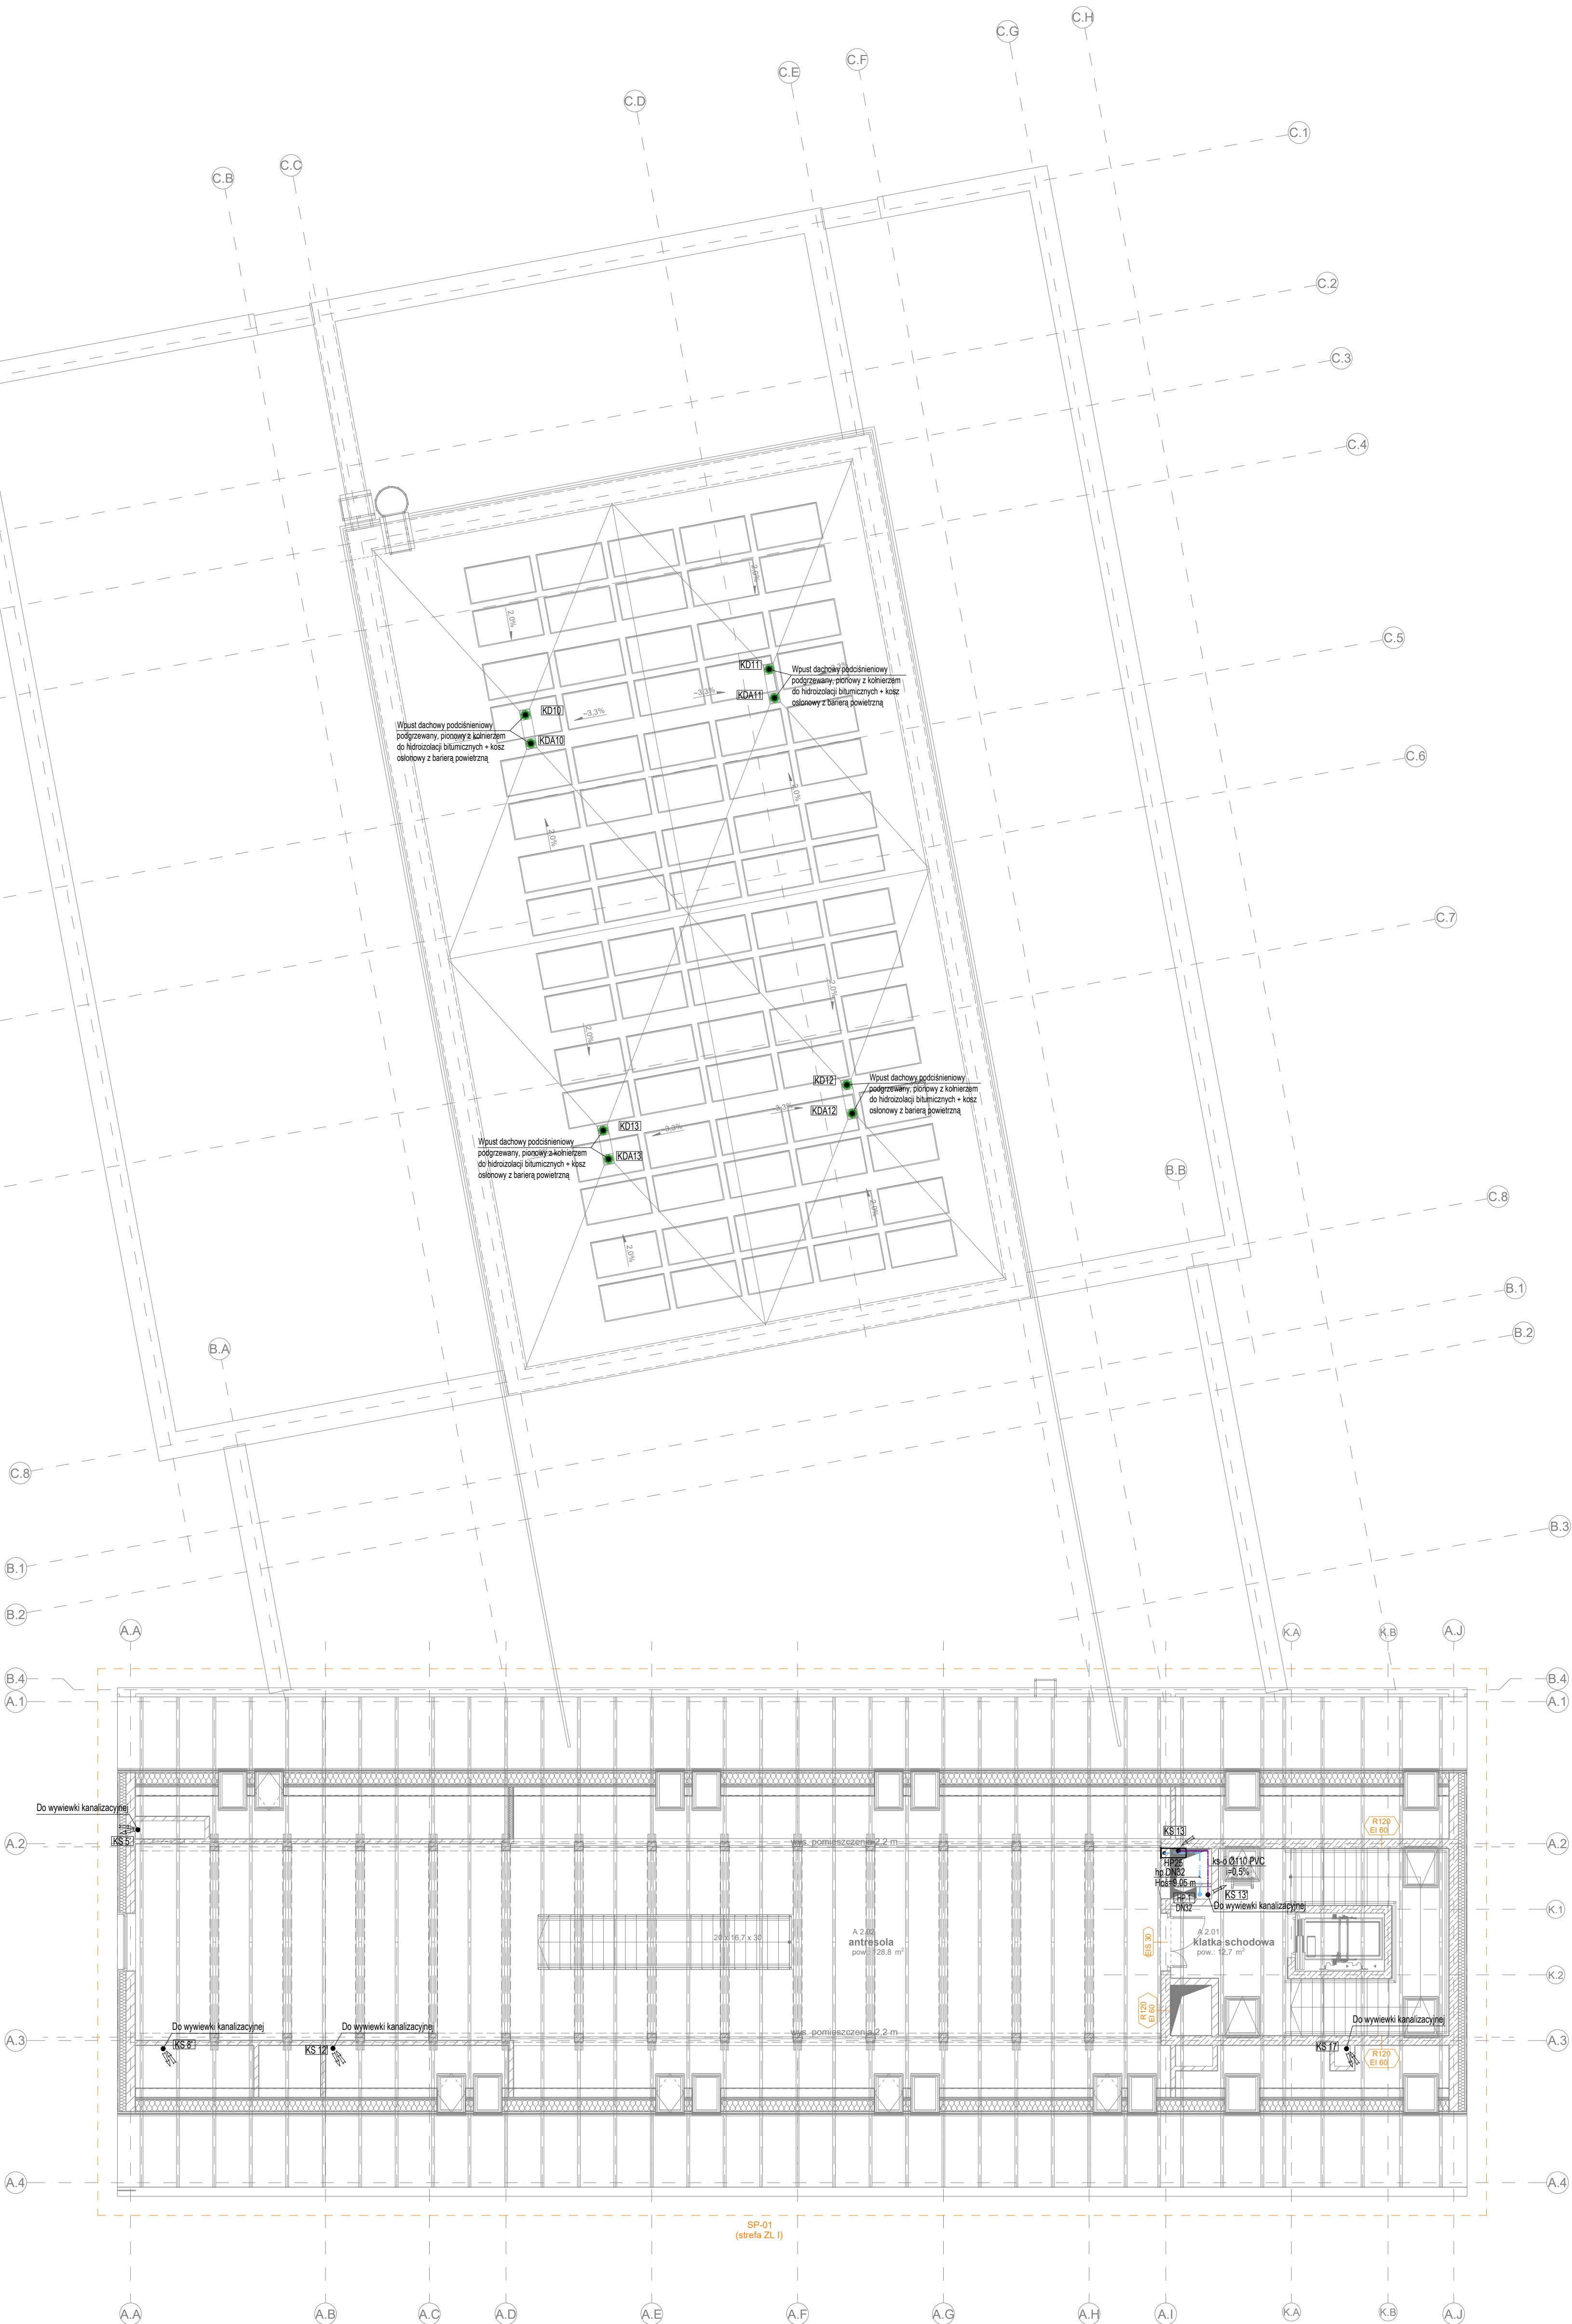

Projekt jest w rozumieniu Ustawy o prawie autorskim i prawach pokrewnych utworem architektoniczno-urbanistycznym i jest chroniony prawem autorskim.			
	jednostka projektowa: S.T. ARCHITEKCI Sp. z o.o. ul. Gen. M. Langiewicza 18 (II piętro) 35-021 Rzeszów tel. 17 882 51 65, 500 650 022, 501 305 898		
	temat / nazwa: BUDOWA CENTRUM KULTURY WRAZ Z NIEZBEDNĄ INFRASTRUKTURĄ TECHNICZNĄ, URZĄDZENIAMI BUDOWLANymi I MURAMI OPOKROWYMI NA ODCALCE O NUMERZE EWIDENCYJNYM 3158/4 W DYNOWIE		
Investor:	dane inwestora: GMINA MIEJSKA DYNÓW adres: 36-065 DYNÓW, ul. RYNEK 2		
adres inwestycji:	jednostka ewidencyjna: 181601_1, DYNÓW MIASTO obsz. ewidencyjny: nr 0001, DYNÓW numery działek ewidencyjnych: DZIAŁKA NR EWID.: 3158/4		
faza projektu:	PT/PW	data: wrzesień 2025 r.	
nazwa rysunku: RZUT ANTRESOLI INSTALACJA WOD-KAN		skala: 1:100	nr rys.: WK-05
		numer projektu: STA-CK-INT-2025	
imię i nazwisko:	nr uprawnień:		podpis:
branża SANITARNIA			
projektant:			
mgr inż. Tomasz TOTOS	PDK0208/POOS/18		
sprawdzający:			
mgr inż. Grzegorz RECHTOŃ	PDK0071PWOS/04		