


RZUT BUDYNKU TECHNOLOGICZNEGO
INSTALACJA OGRZEWANIA
I WENTYLACJI
skala 1:100

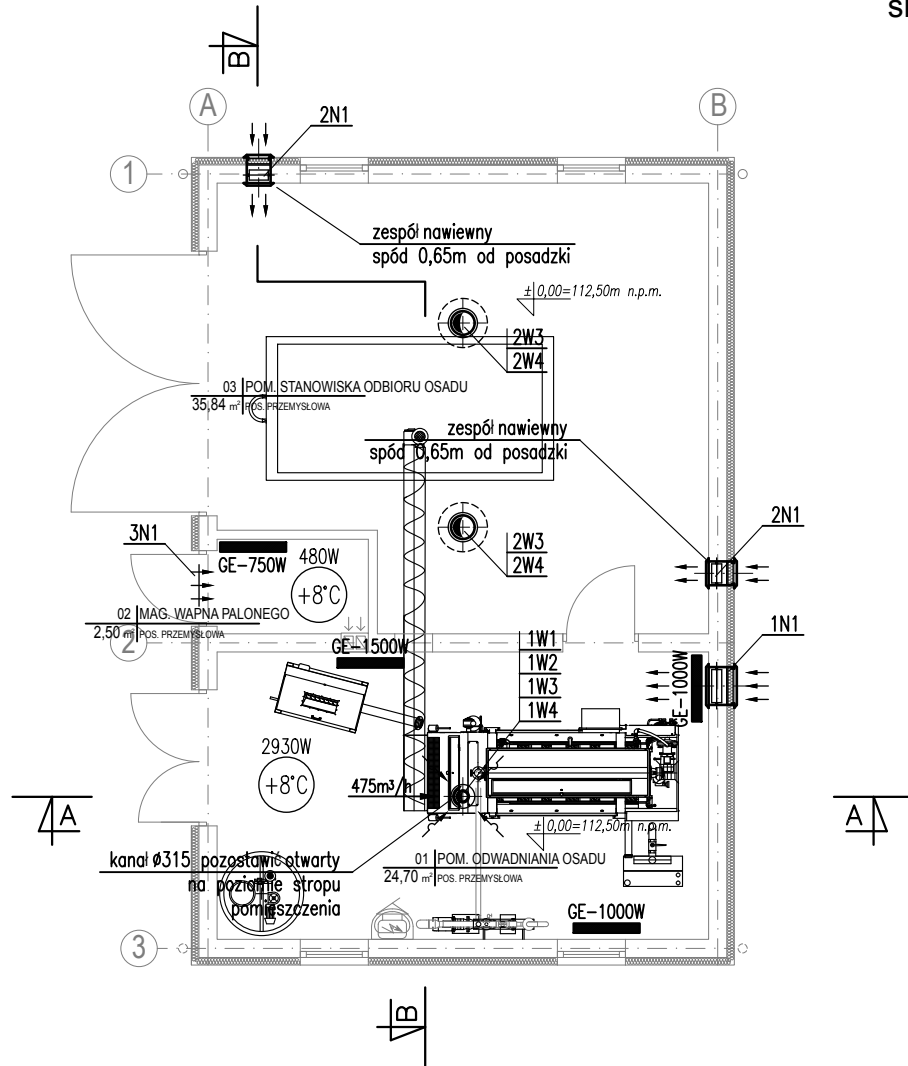

OBJAŚNIENIA:

GE-2000W

projektowane grzejniki elektryczne
konwektorowe, typu naściennego, bryzgoszczelne

		BIONOR Sp. z o.o. ul. Jana Karńskiego 1, 25-214 Kielce tel./fax 41 348 33 03; 607 069 858 www.bionor.pl; bionor@bionor.pl			
Obiekt:	Mechaniczno - biologiczna oczyszczalnia ścieków w m. Dziekanowice				
Zamierzenie budowlane:	Rozbudowa oczyszczalni ścieków w miejscowości Dziekanowice na działce nr ewid. 37/13 obręb geodezyjny 0002 Dziekanowice				
Adres obiektu:	MSC.DZIEKANOWICE, GM. LUBOWO, POW. GNIĘZIŃSKI, WOJ. WIELKOPOLSKIE		Investor:	GMINA LUBOWO 62-260 LUBOWO 1	
Opracowanie:	PROJEKT BUDOWLANY		Stadium:	PROJEKT TECHNICZNY	
Branża:	SANITARNA			Data:	Skala: Nr rys.:
Nazwa rysunku:	RZUT BUDYNKU TECHNOLOGICZNEGO INSTALACJA OGRZEWANIA I WENTYLACJI			08.2024r.	1:100 S/8
	Imię i nazwisko		Numer uprawnień, specjalność:		Podpis:
Projektował:	mgr inż. Marcin Gruchała		SWK/0234/PWBS/17		
Sprawił:	mgr inż. Tomasz Religa		PDK/0009/POOS/07		