


RZUT PIĘTRA

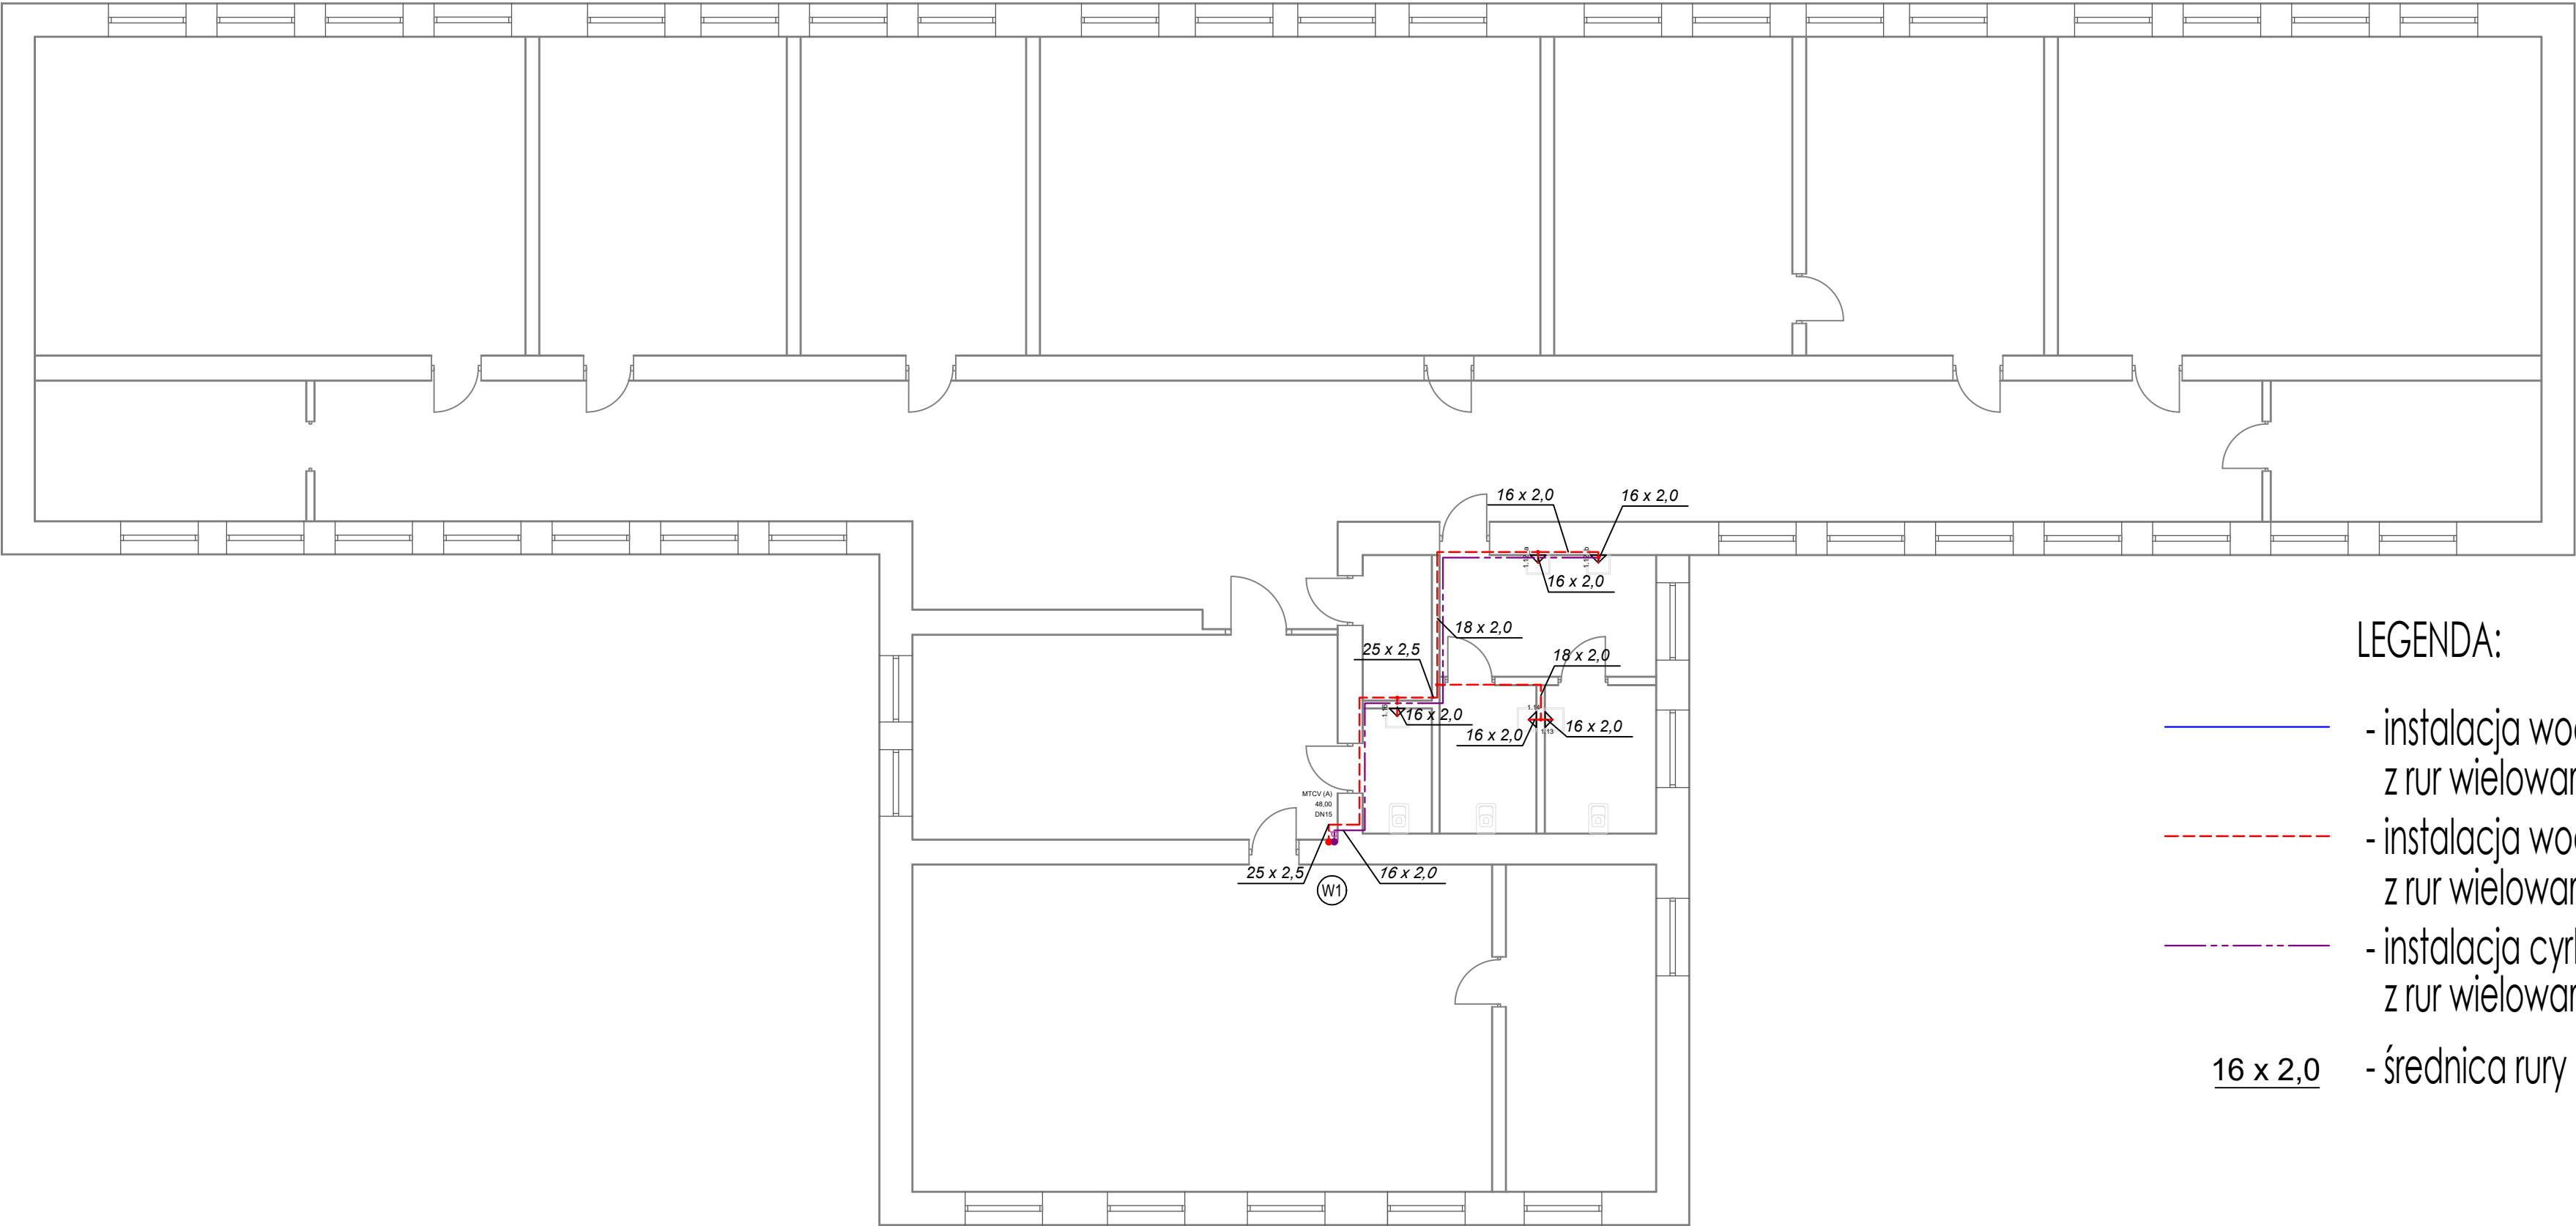

LEGENDA:

- - instalacja wody zimnej
z rur wielowarstwowych PE/RT/AL
- - - - instalacja wody ciepłej
z rur wielowarstwowych PE/RT/AL
- - - - instalacja cyrkulacji
z rur wielowarstwowych PE/RT/AL
- 16 x 2,0 - średnica rury

Rodzaj opracowania:	PROJEKT WYKONAWCZY		
Nazwa zamierzenia budowlanego:	"Modernizacja energetyczna budynku po byłej SP w Psarach"		SKALA 1:100
Adres:	Działka nr 581 , Obręb 0011 Psary Kolonia, Gmina Secemin, powiat włoszczowski, województwo świętokrzyskie		
Projektował:	mgr inż. Marta DOMAGAŁA	UPR. BUD. SWK/0037/P005/10	Nr rysunku S3
TYTUŁ RYS.	RZUT I PIĘTRA – INSTALACJA WODY		
Data opracowania:	wrzesień 2025 r.		