


RZUT PIĘTRA

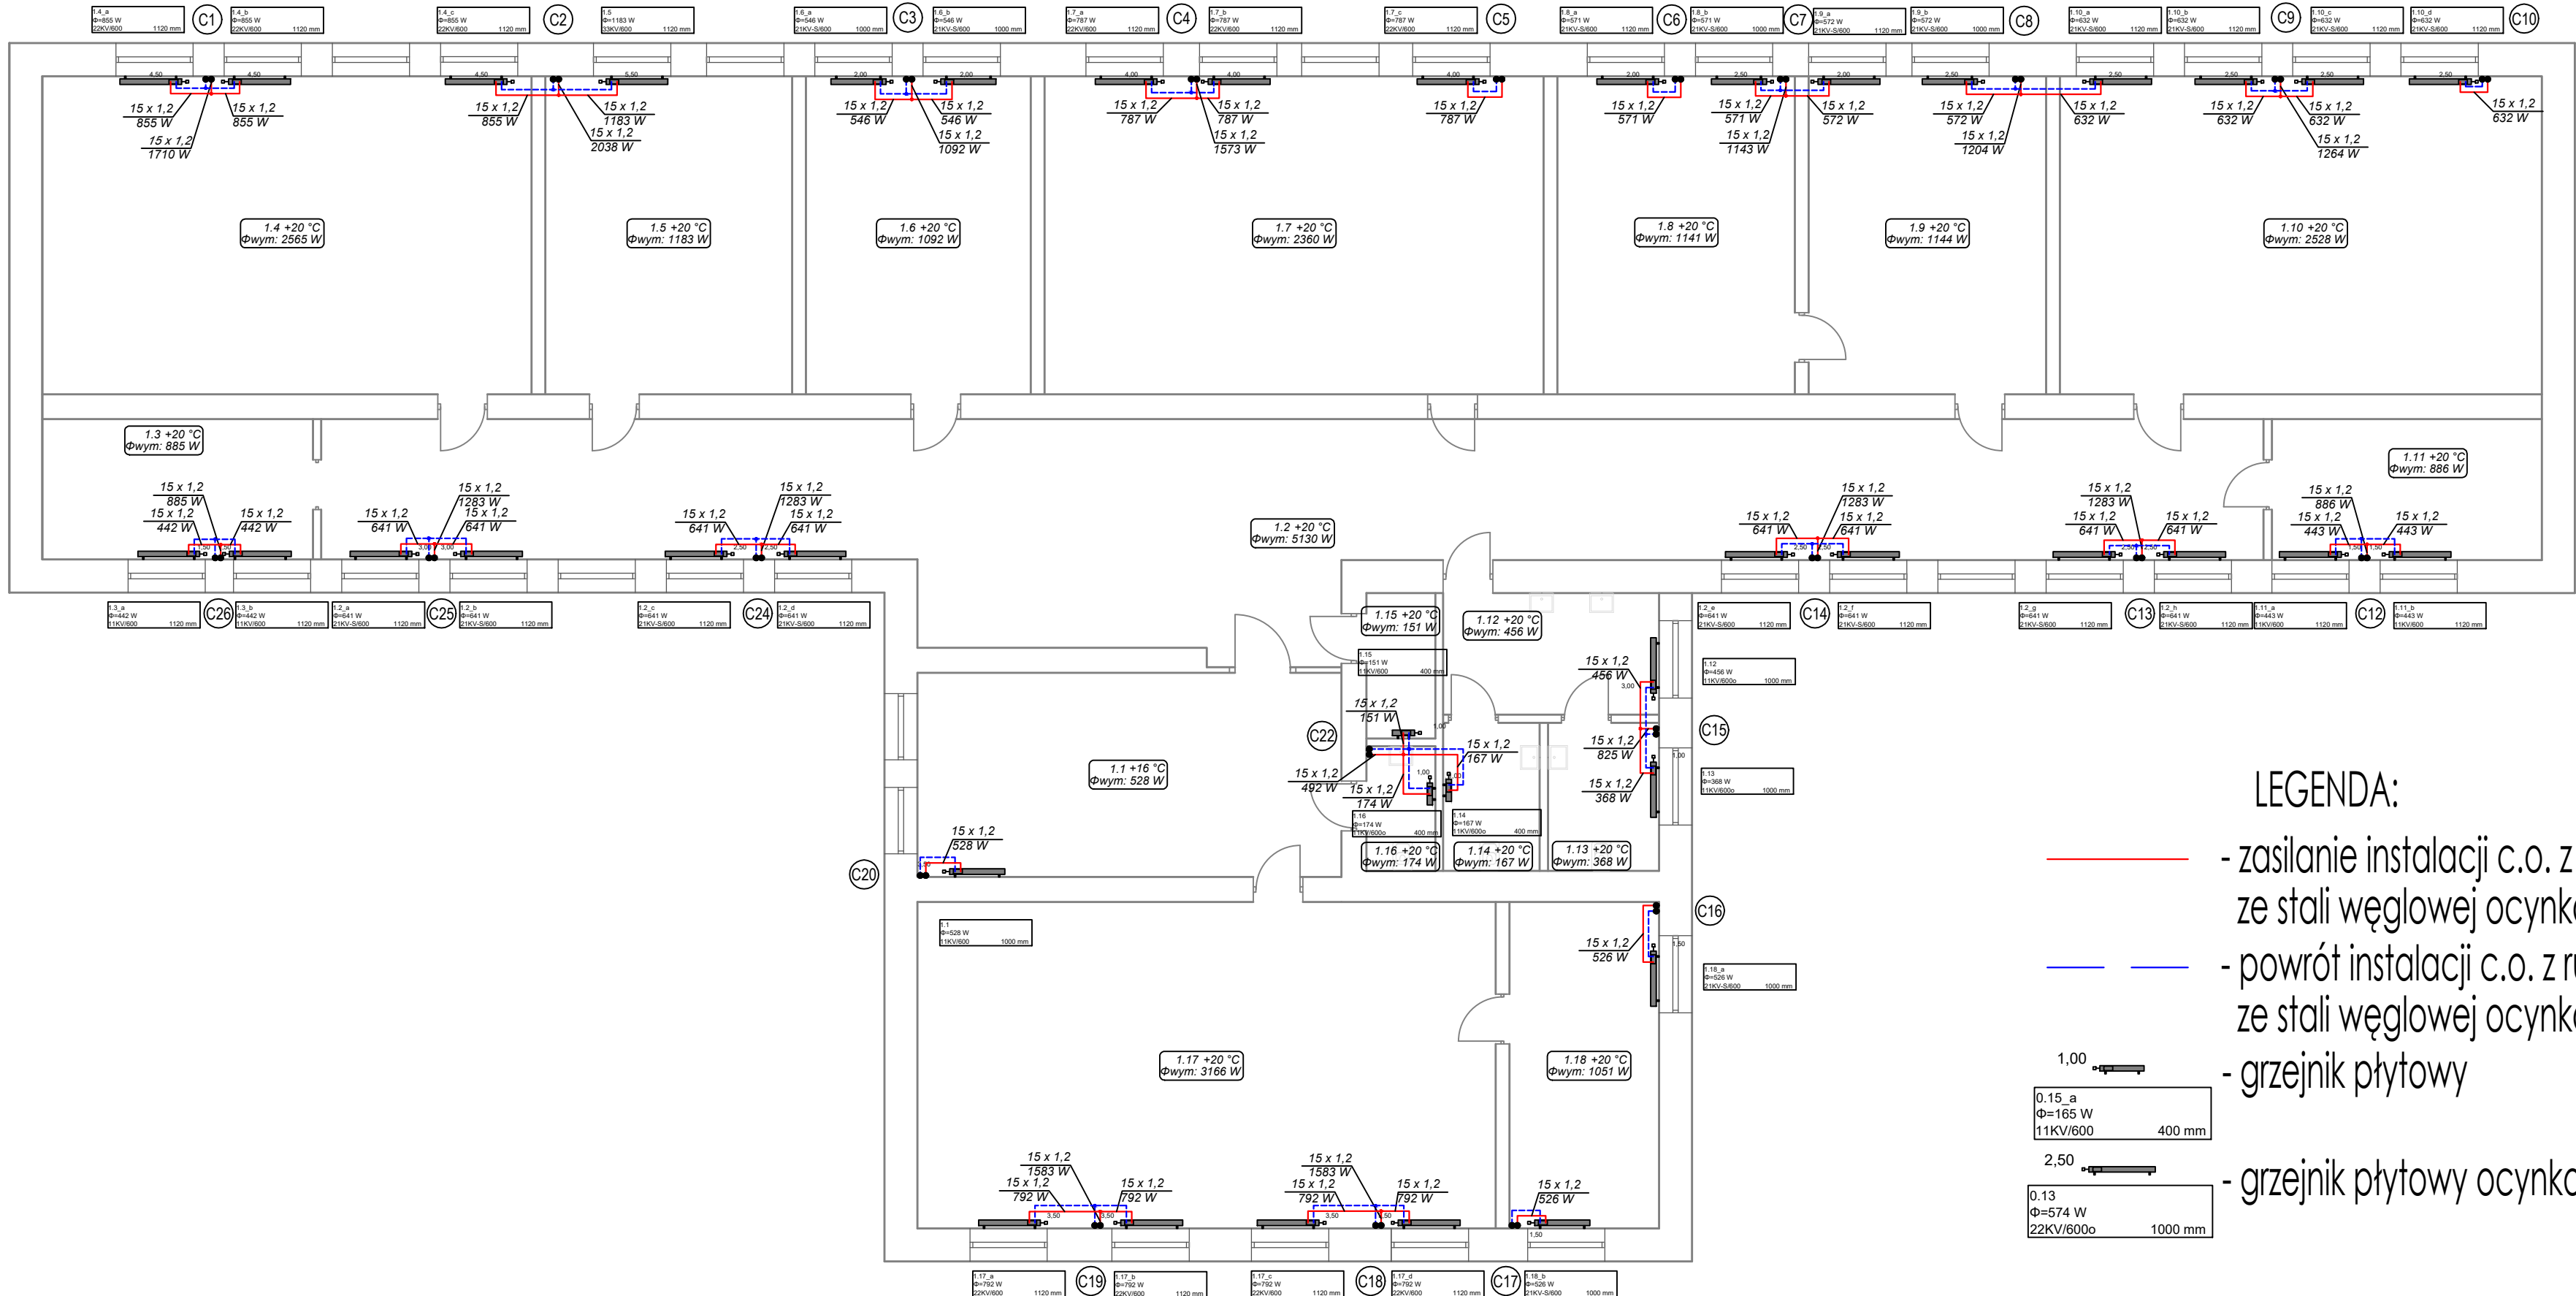

LEGENDA:

- zasilanie instalacji c.o. z rur stalowych ze stali węglowej ocynkowanej
- powrót instalacji c.o. z rur stalowych ze stali węglowej ocynkowanej
- grzejnik płytowy
- grzejnik płytowy ocynkowany

Rodzaj opracowania:	PROJEKT WYKONAWCZY		
Nazwa zamierzenia budowlanego:	"Modernizacja energetyczna budynku po byłej SP w Psarach"		SKALA 1:100
Adres:	Działka nr 581 , Obręb 0011 Psary Kolonia, Gmina Secemin, powiat włoszczowski, województwo świętokrzyskie		
Projektował:	mgr inż. Marta DOMAGAŁA	UPR. BUD. SWK/0037/P00S/10	Nr rysunku S6
TYTUŁ RYS.	RZUT I PIĘTRA – INSTALACJA OGRZEWANIA		
Data opracowania:	wrzesień 2025 r.		