


PROFIL PODŁUŻNY  
KANALIZACJI DESZCZOWEJ  
Skala 1:100/250

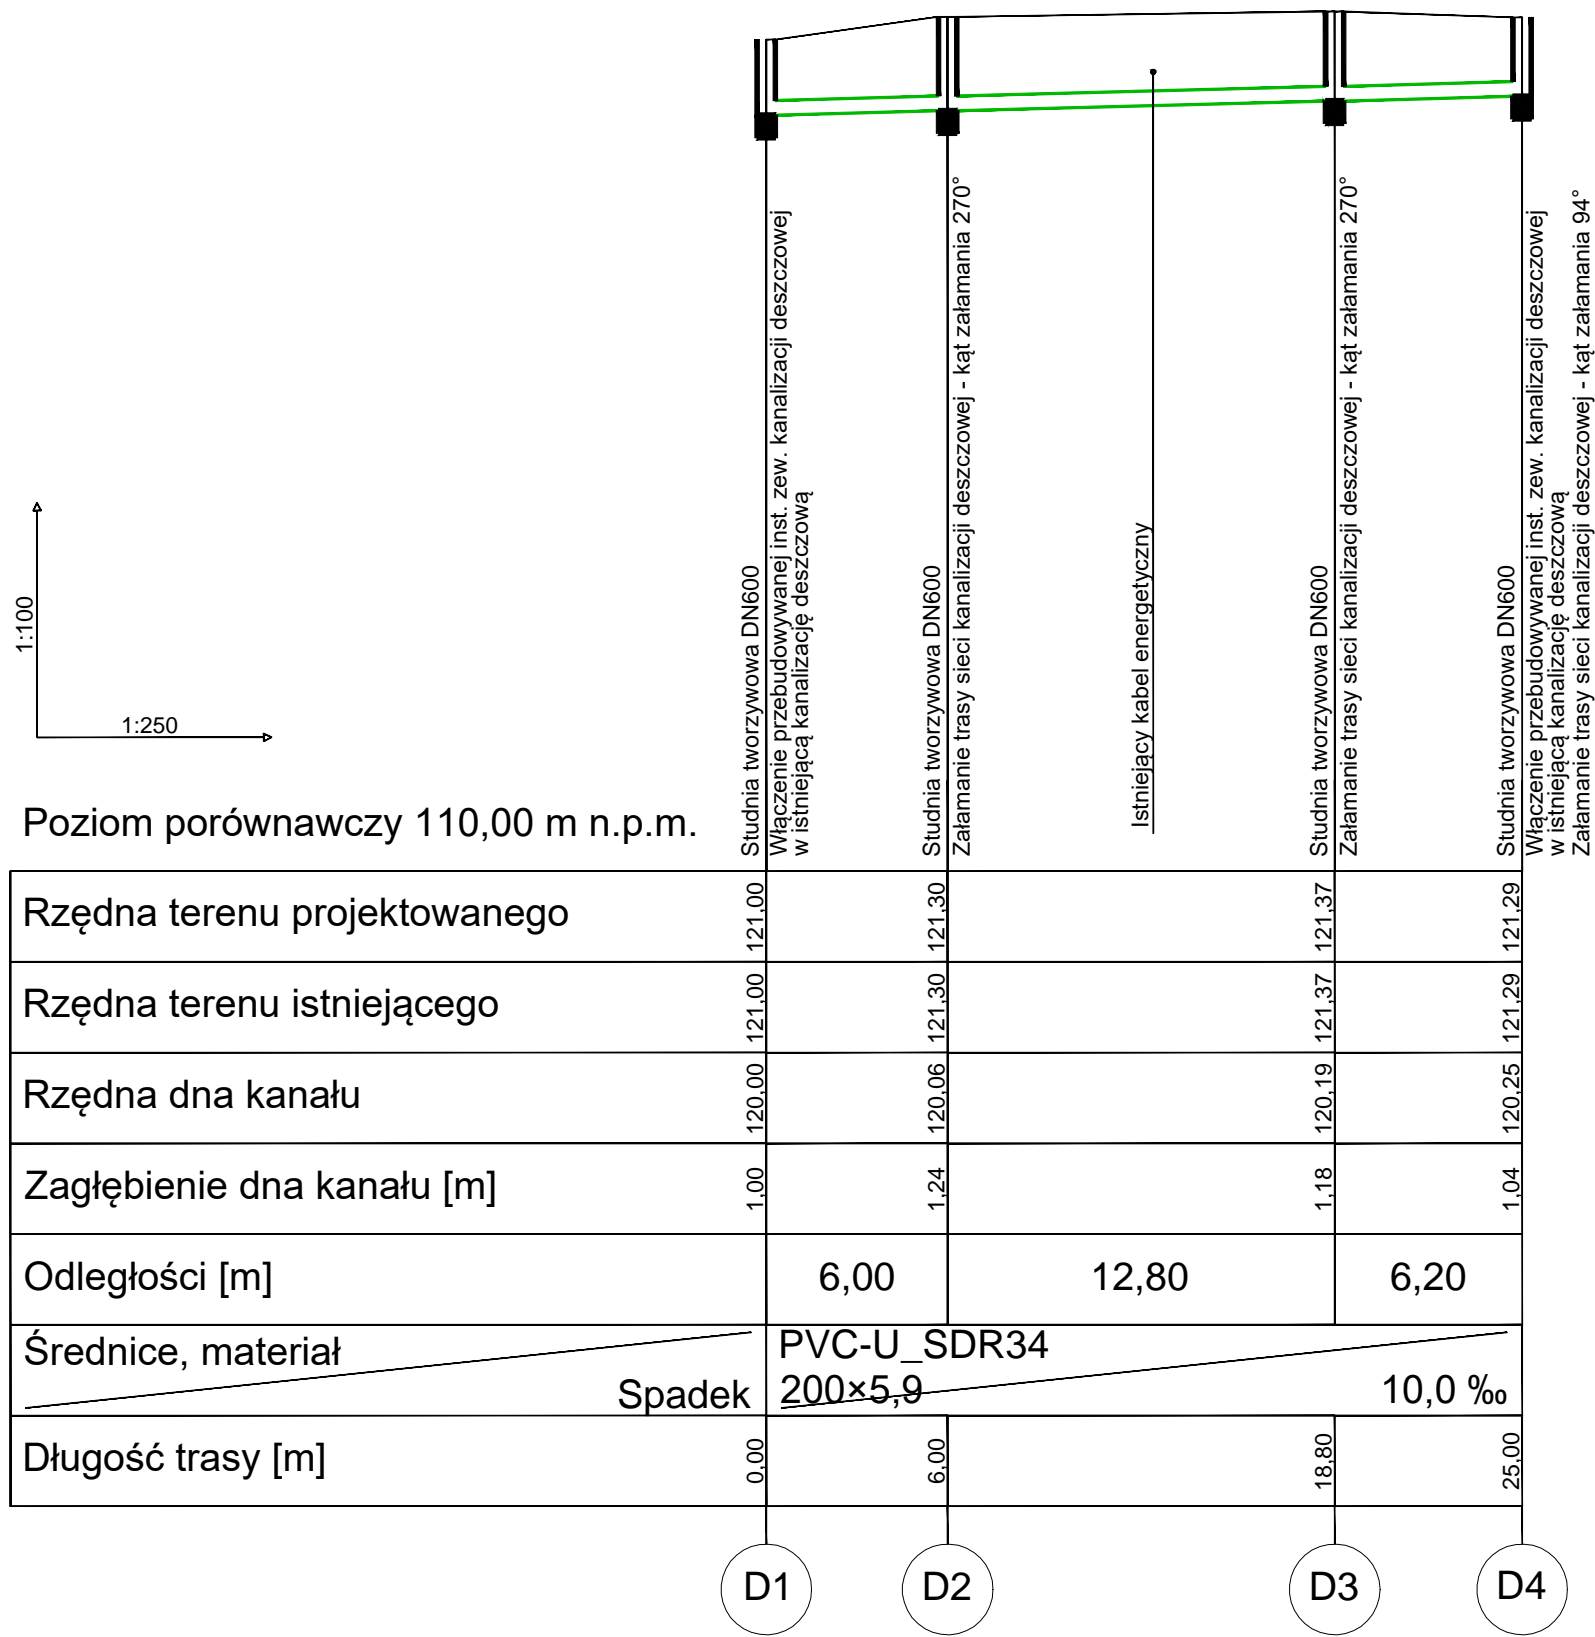

- UWAGI:
1. W przypadku układania przewodu w gruntach spoistych lub zawierających kamienie i gruz - należy wykonać podsypkę piaskową o gr. 20 cm,
  2. W miejscach kolizji z istniejącym uzbrojeniem terenu prowadzić wykopy ręcznie,
  3. W przypadku natrafienia na niezidentyfikowane uzbrojenie podziemne wezwać nadzór autorski,
  4. W przypadku kolizji z istniejącym uzbrojeniem, co do których brak danych dotyczących rzędnych posadowienia, ustalić je w czasie robót na podstawie odkrywk.
  5. Posadowienie studni kanalizacyjnych zgodnie z wytycznymi producenta.
  6. W przypadku stwierdzenia wysokiego poziomu wód gruntowych należy zastosować płyty dociążające studnie.
  7. Włazy studni kanalizacyjnych zlokalizowanych w drogach i placach manewrowych, należy zlicować z rzędnymi projektowanymi dróg i placów. Studnie zlokalizowane poza nawierzchniami betonowymi należy wynieść na wysokość ok. 15 cm powyżej rzędnej terenu otaczającego.
  8. Zastosować włazy studni dostosowane do ruchu pojazdów ciężarowych.
  9. Włączenie rur kanalizacyjnych do studni wykonać jako szczelne.
  10. Roboty budowlano-instalacyjne muszą być prowadzone z równoległą koordynacją międzybranżową. Przed przystąpieniem do robót wykonawca powinien zapoznać się z całością dokumentacji branżowej.
  11. Roboty budowlano-montażowe wykonywać zgodnie z obowiązującymi przepisami prawa oraz normami.
  12. Przebudowę kanalizacji deszczowej wykonać zgodnie z wytycznymi Zielonogórskich Wodociągów i Kanalizacji zawartymi w piśmie nr TR.63.4.93.2025.MI z dnia 26.06.2025r.

PROJEKT PRZEBUDOWY WRAZ Z ROZBUDOWĄ ISTNIEJĄCEGO BUDYNKU IZBY WYTRZEŻWIEŃ W ZIELONEJ GÓRZE ZIELONA GÓRA, DZ. NR 404/4 INWESTOR: IZBA WYTRZEŻWIEŃ W ZIELONEJ GÓRZE		
SKALA 1:100/250	TYTUŁ RYSUNKU PROFIL PODŁUŻNY KANALIZACJI DESZCZOWEJ BRANŻA SANITARNA	
PROJEKTANT b. sanitarna	mgr inż. Kamila Włodarczyk upr. bud. LBS/0037/POOS/10	PODPIS 
DATA 16-09-2025	JEDNOSTKA PROJEKTOWA ARCHEMIS SP. Z O.O. 65-267 ZIELONA GÓRA; UL. GAJOWA 31	Rys. S2