


Z ISTNIEJĄCEJ SIECI
WODOCIĄGOWEJ

PROJEKTOWANY
ZESTAW
WODOMIERNICZOWY

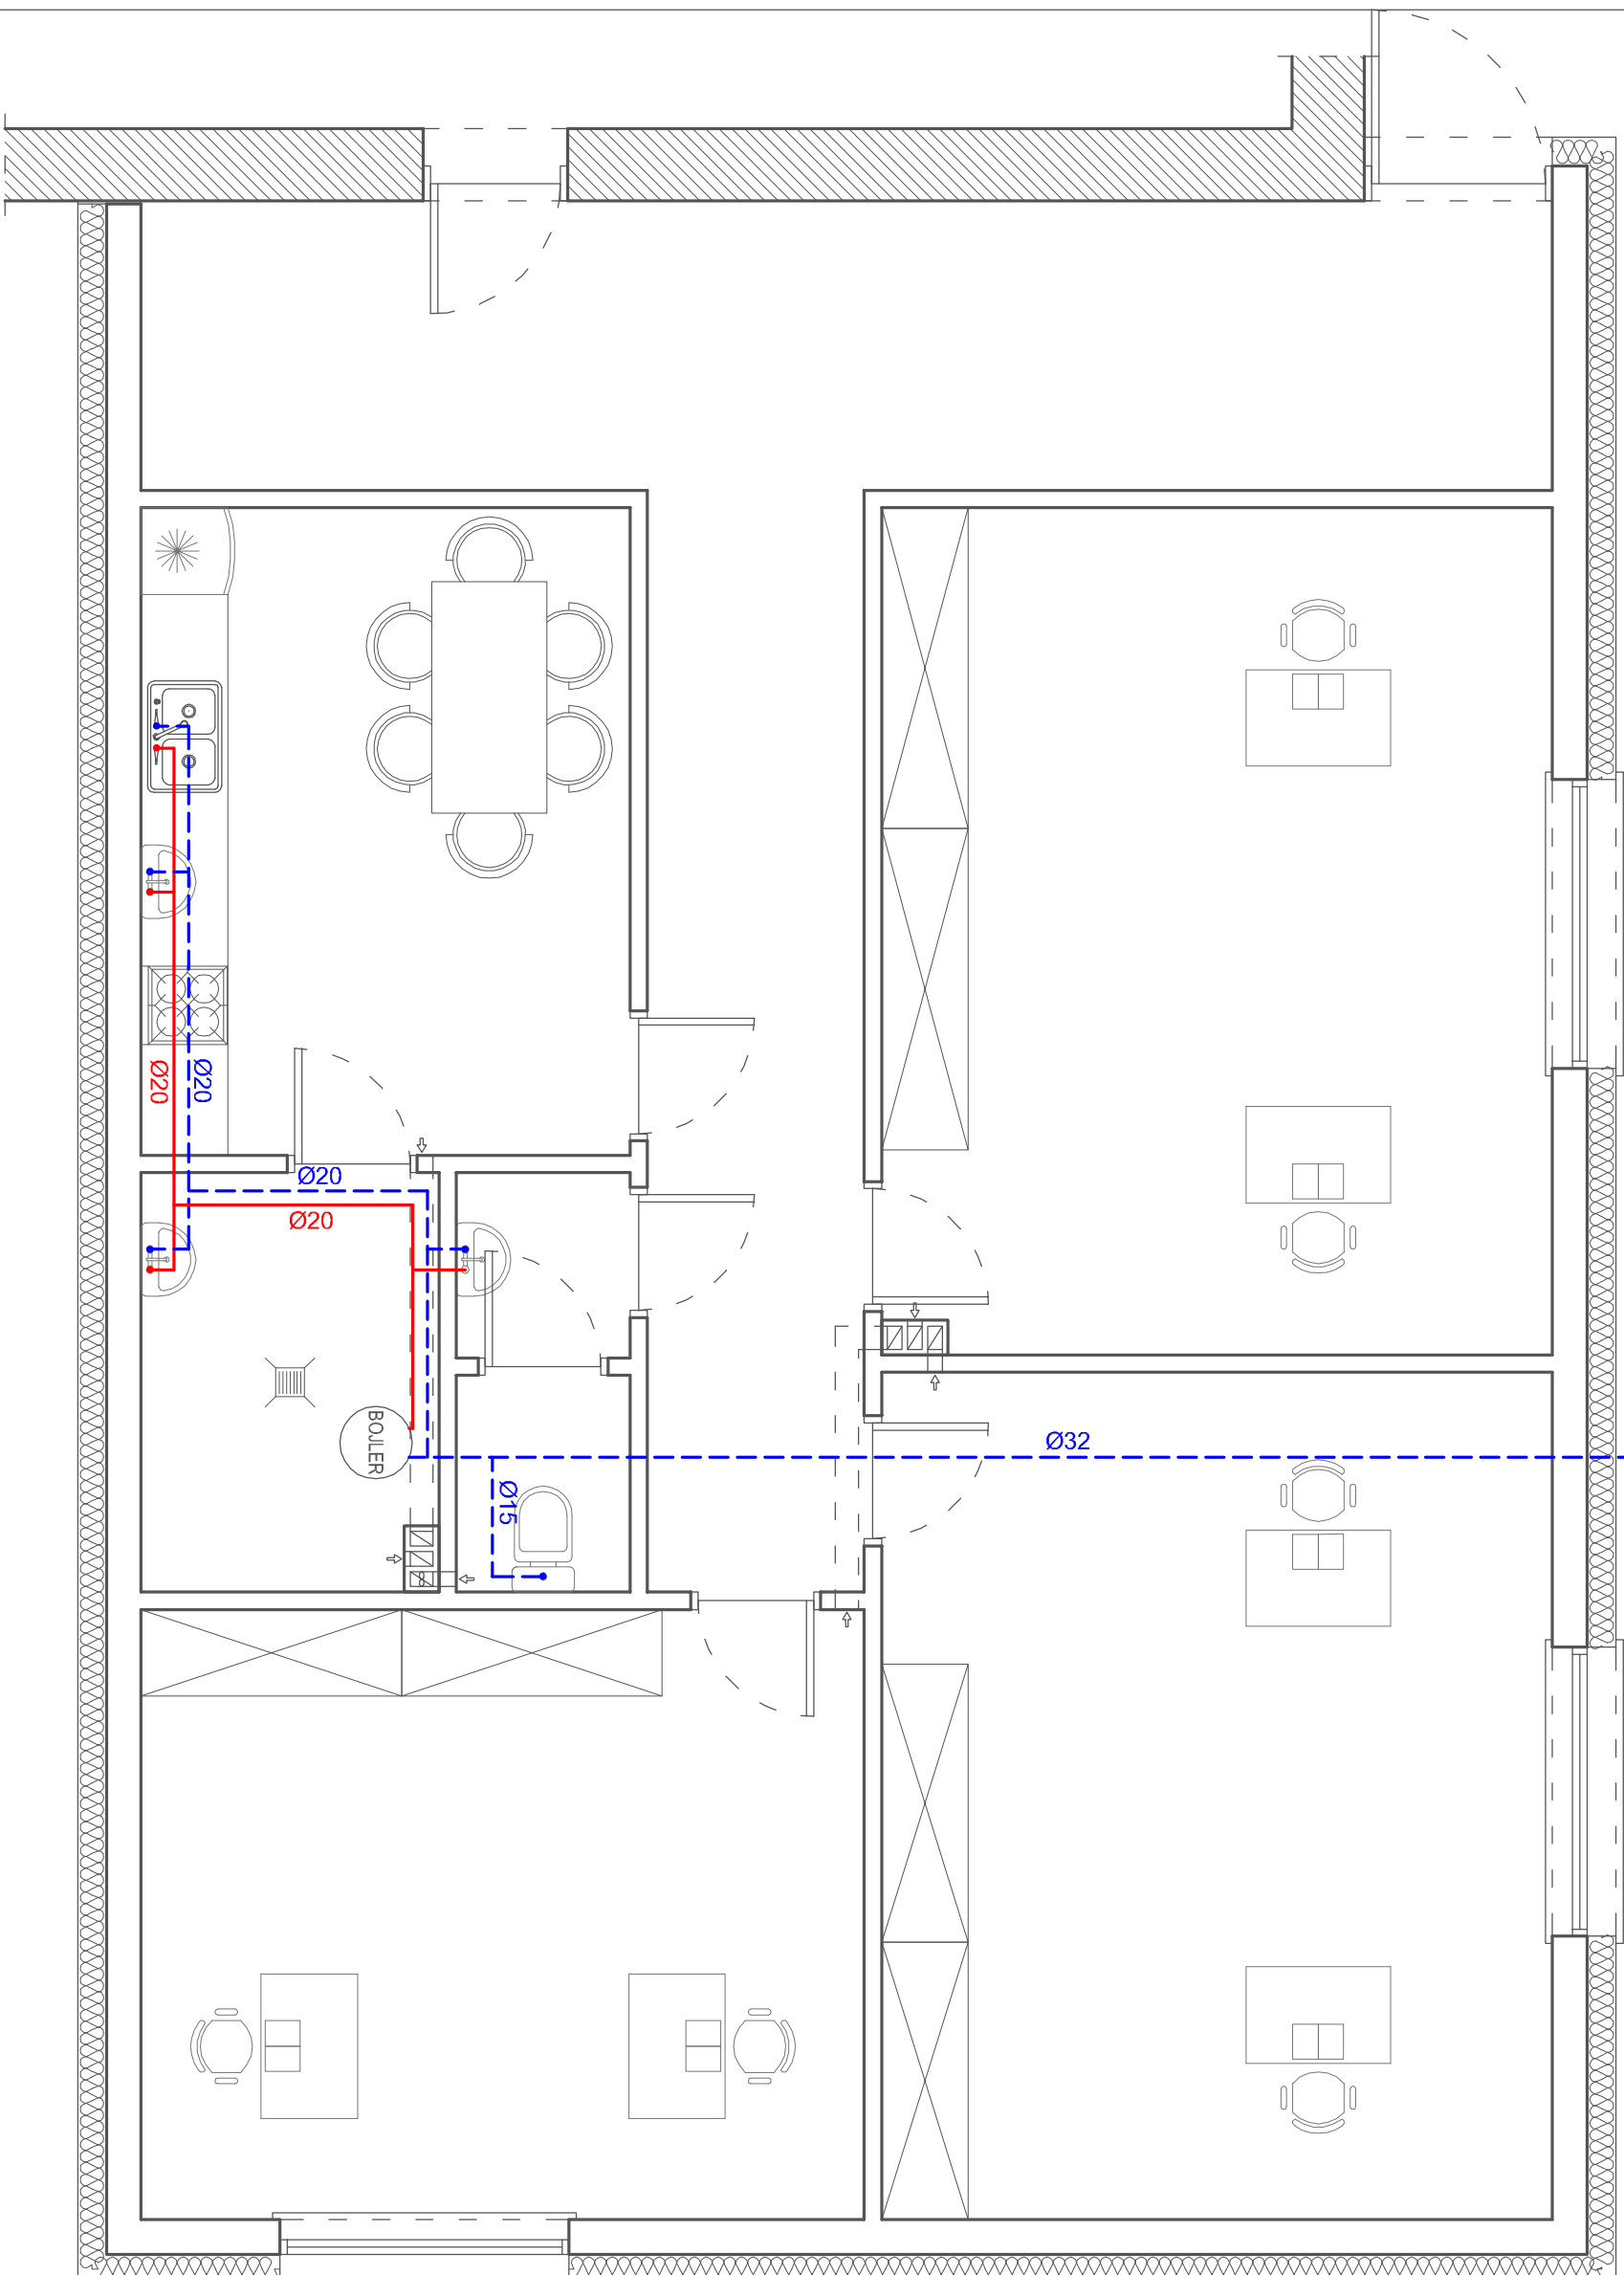

RZUT PARTERU - INSTALACJA WODNA 1:50



PROJEKT PRZEBUDOWY WRAZ Z ROZBUDOWĄ ISTNIEJĄCEGO
BUDYNKU IZBY WYTRZEŻWIEN W ZIELONEJ GÓRZE
DZ. NR 404/4; OBR.: 0044 ZIELONA GÓRA-MIASTO
INWESTOR: IZBA WYTRZEŻWIEN W ZIELONEJ GÓRZE

SKALA 1:100	TYTUŁ RYSUNKU RZUT PARTERU INSTALACJA WODNA	
PROJEKTANT DATA 02-09-2024	tech. bud. Adam Libera upr. budowlane nr 247/82/26 JEDNOSTKA PROJEKTOWA ARCHEMIS SP. Z O.O. 65-267 ZIELONA GÓRA; UL. GAJOWA 31	PODPIS Rys. nr W1