


# RZUT PARTERU - INSTALACJA KANALIZACYJNA 1:50

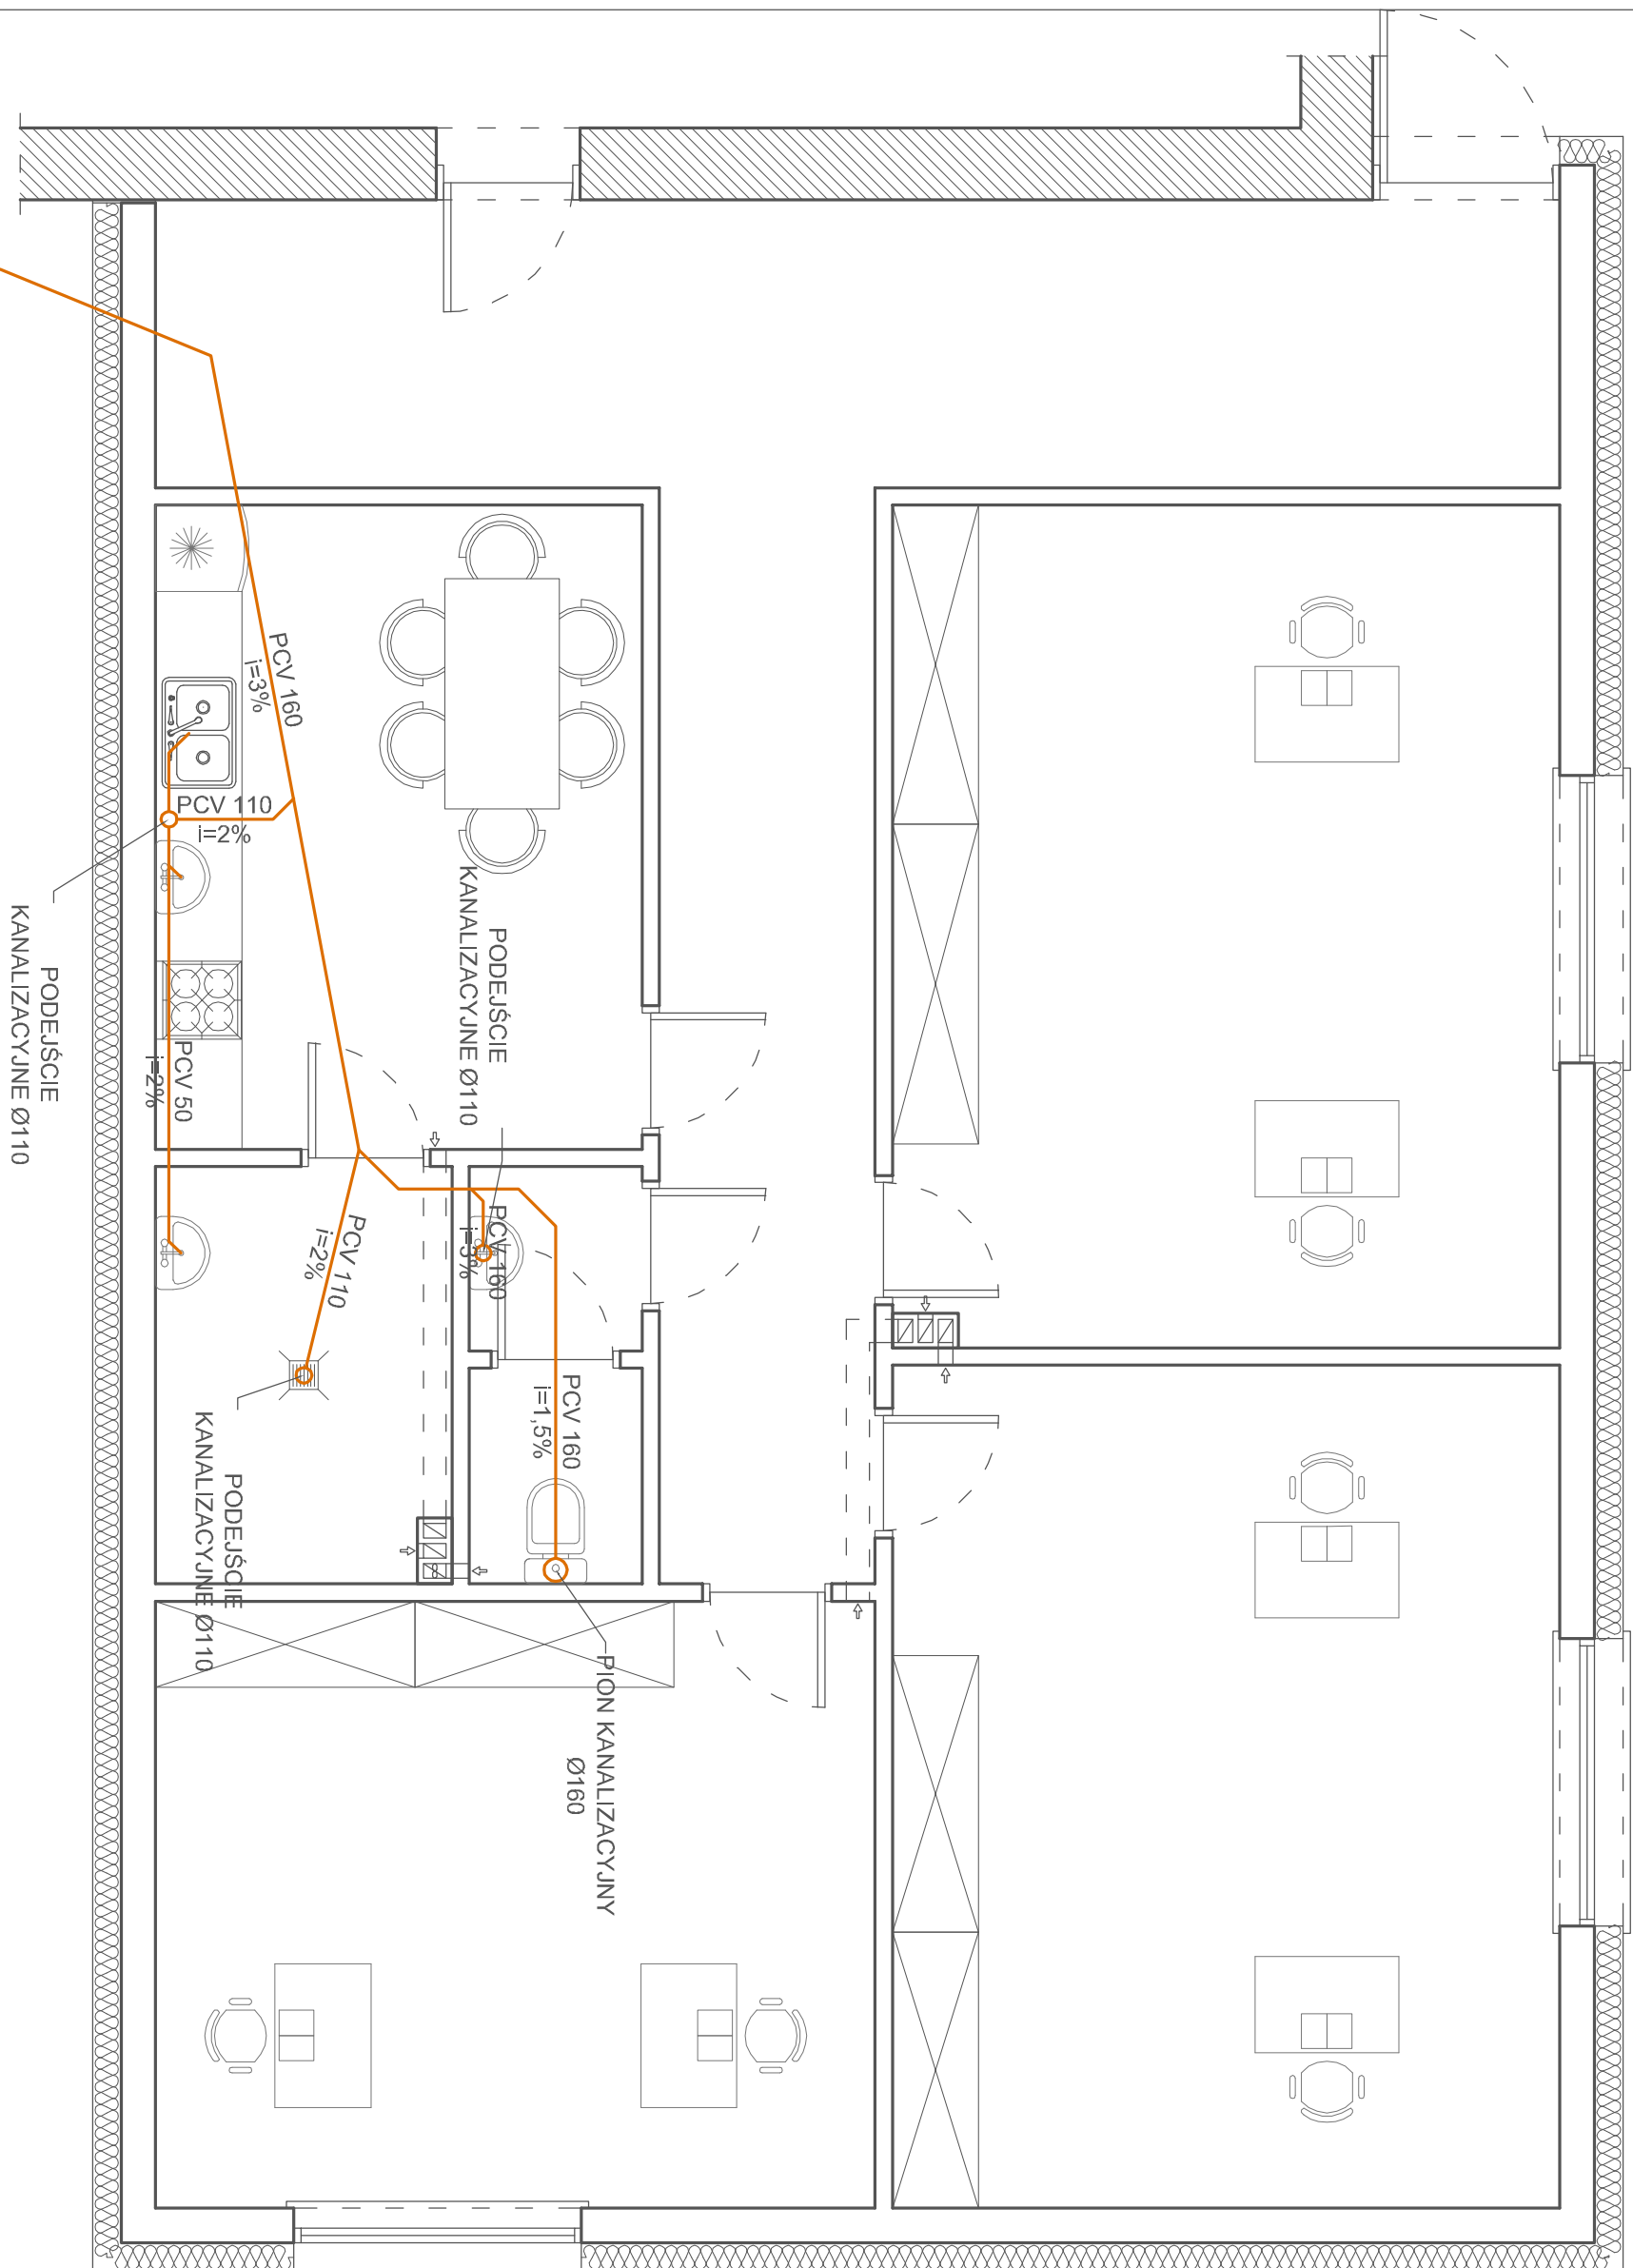

DO ISTNIEJĄCEJ WEWNĘTRZNEJ  
INSTALACJI KANALIZACYJNEJ

PROJEKT PRZEBUDOWY WRAZ Z ROZBUDOWĄ ISTNIEJĄCEGO BUDYNKU IZBY WYTRZEŻWIEN W ZIELONEJ GÓRZE DZ. NR 404/4; OBR.: 0044 ZIELONA GÓRA-MIASTO INWESTOR: IZBA WYTRZEŻWIEN W ZIELONEJ GÓRZE			
SKALA 1:100	TYTUŁ RYSUNKU RZUT PARTERU	INSTALACJA KANALIZACYJNA	
PROJEKTANT	tech. bud. Adam Libera upr. budowlane nr 247/82/26	PODPIS	
DATA 02-09-2024	JEDNOSTKA PROJEKTOWA ARCHEMIS SP. Z O.O. 65-267 ZIELONA GÓRA; UL. GAJOWA 31	Rys. nr K1	