

1.1 06 PROFIL INSTAL. ZEWN. KANALIZACJI SANITARNEJ

Proj. przyłącze sanitarne	poza zakresem opracowania
---------------------------	---------------------------

dziatka
nr ewid 523/4


droga gmina


Grunt rodzimy - nie stosować z grupy 4, 5, 6 EN 1046:2001 - gr. zmienna
Opisyłka górną zagęszczoną do 90% - gr. 35 cm (nad nią nie zagęszczać)-grunt rodzimy gr. 1, 2, 3.)
Opisyłka zasadnicza płaskowa zagęszczoną do 98% - gr. 7 cm
Podsyłka płaskowa zagęszczana do 98% Proctora- gr. min. 10 cm
Wyrowywane i oczyszczane cmo podłoża

Proj. instalacja kanalizacji sanitarnej
zakresem opracowania

nr ewid 523/6
dziatka

własność Inwestora

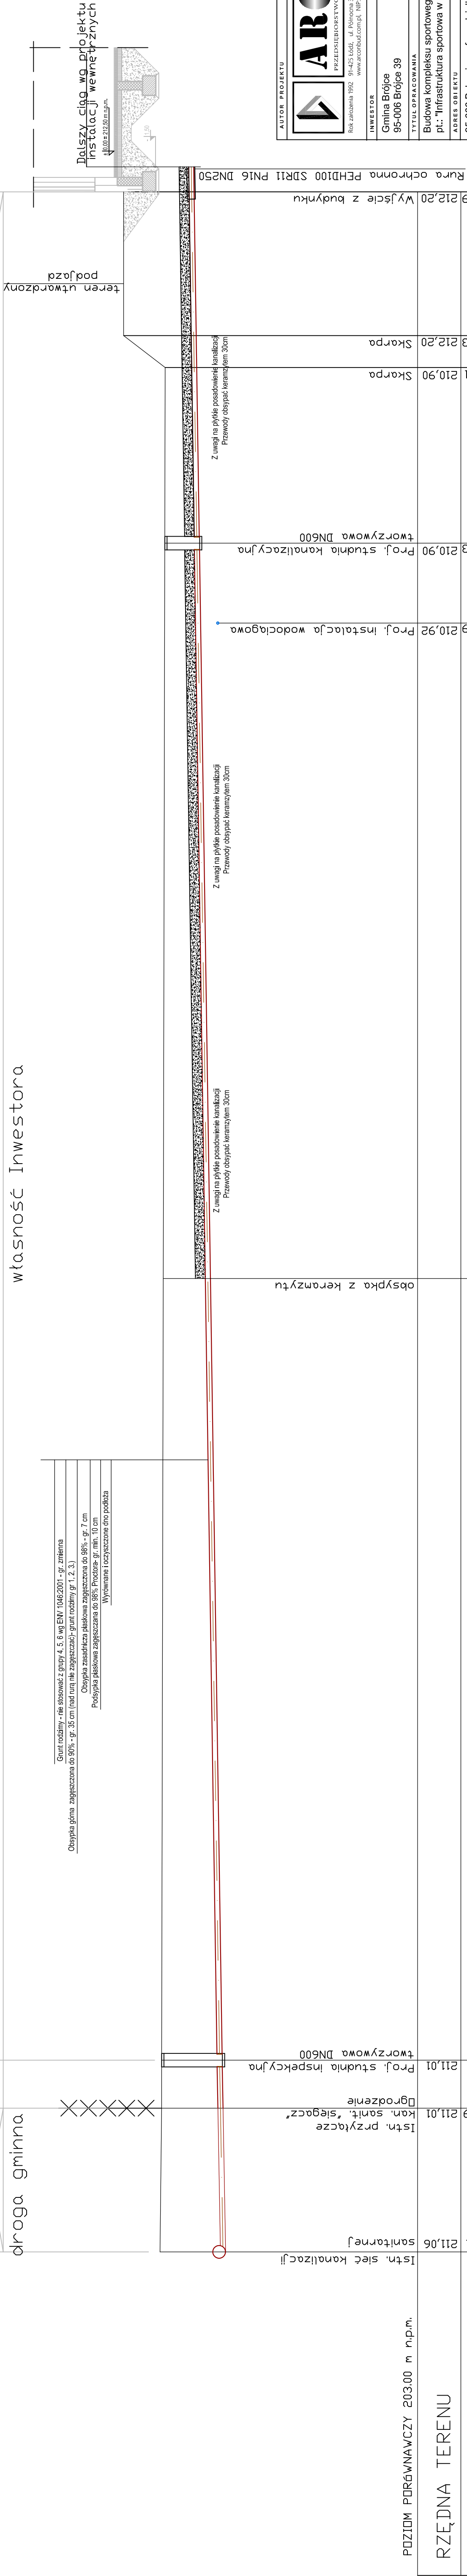

AUTOR PROJEKTU	 ARC CON BUD PRZEDSIĘBIORSTWO PROJEKTOWO - WYKONAWCZE ul. Polna 30, 43-100 Żytno, 43-100 Żytno woj. łódzkie, NIP: 764-00-73-10, REGON: 147059355	Roz. założenia 1992, ul. Polna 30, 43-100 Żytno, 43-100 Żytno woj. łódzkie, NIP: 764-00-73-10, REGON: 147059355	
		INWESTOR Gmina Brojce 95-006 Brojce 39	
TYTUŁ OPRAWIANIA Budowa kompleksu sportowego typu orlik w ramach inwestycji p.l.: "Infrastruktura sportowa w gminie Brojce"			
ADRES OBIEKTU 95-006 Bukowiec - frag. działki nr 523/6 - obręb 0002 Bukowiec		TOM 1.1 Projekt zagospodarowania terenu budowy budynku zaplecza boisk sportowych	
PROJEKTOWAL mgr inż. Marcin Mikołajczyk LOD/1269/POOS/09	SPECJALIZACJA INSTALACJO ARCHYTEKTONICZNA	PODPISEK SPECJALIZACJA INSTALACJO ARCHYTEKTONICZNA	SKALA 1:1000
SPRZĄDZIŁ mgr inż. Joanna Mikołajczyk LOD/1269/POOS/09	SPECJALIZACJA INSTALACYJNA	PODPISEK INSTALACYJNA	DATA 02.05.2025
NAZWA RYSUNKU PROFIL INSTALACJI ZEWNĘTRZNEJ KANALIZACJI SANITARNEJ		TOM 1.1	NR RYSUNKU 1.1_06
FAZA PROJEKTU PROJEKT BUDOWLANY / TECHNICZNY		ZLECENIE 1/P/02/2025	1.1 IS