



2.1_04 RZUT DACHU

SKALA 1:100

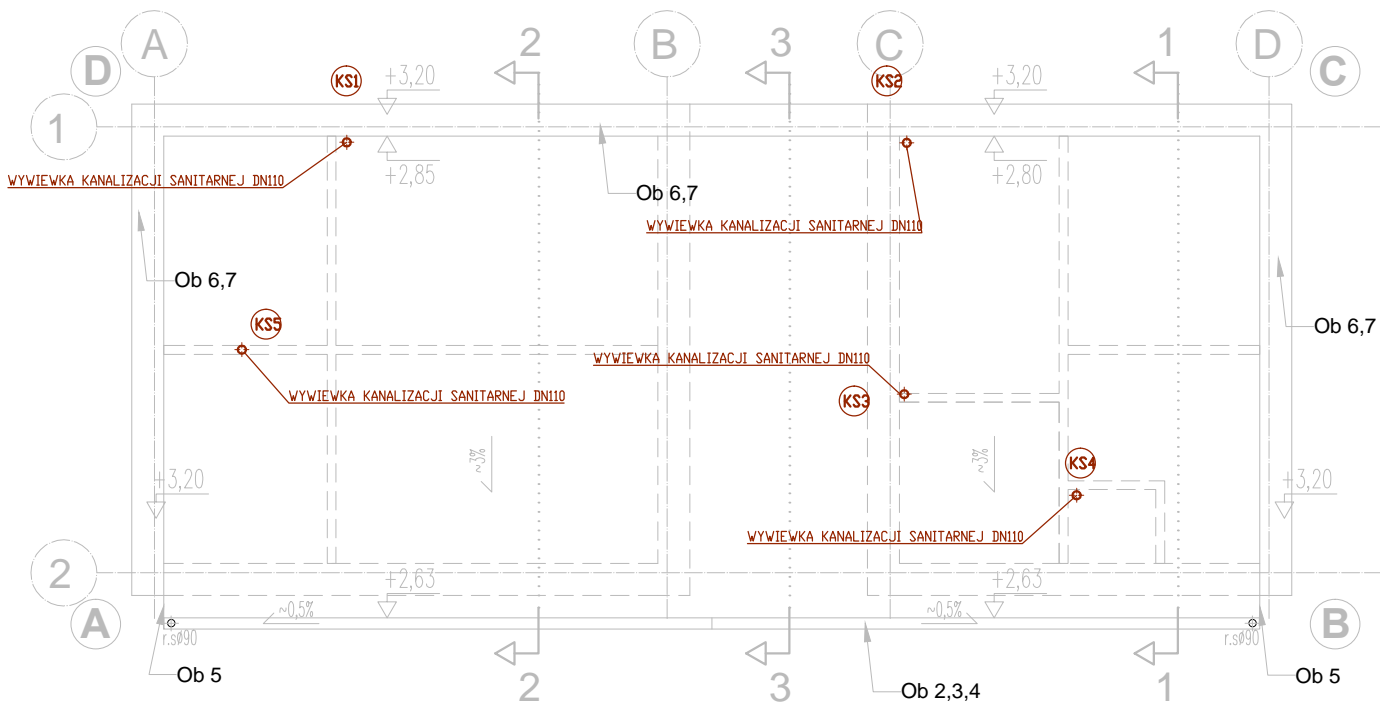

AUTOR PROJEKTU			
<div><div></div><div><div>ARCONBUD</div><div>PRZEDSIĘBIORSTWO PROJEKTOWO - WYKONAWCZE</div></div></div> <div>Rok założenia 1992 91-425 Łódź, ul. Północna 36a, 42 633-27-38, arconbud@arconbud.com.pl, www.arconbud.com.pl, NIP: 726-012-73-10, REGON: 470590055,</div>			
INWESTOR			
Gmina Brójce 95-006 Brójce 39			
TYTUŁ OPRACOWANIA			
Budowa kompleksu sportowego typu orlik w ramach inwestycji pt.: "Infrastruktura sportowa w gminie Brójce"			
ADRES OBIEKTU			
95-006 Bukowiec - frag. działki nr 523/6 - obręb 0002 Bukowiec			
TOM			
TOM 2.1 Projekt techniczny instalacji sanitarnych budowy budynku zaplecza boisk sportowych			
PROJEKTOWAŁ		SPECJALNOŚĆ	PODPIS
mgr inż. Marcin Mikołajczyk upr.LOD/1248/PWBS/22			
SPRAWDZIŁ		SPECJALNOŚĆ	PODPIS
mgr inż. Joanna Mikołajczyk upr.LOD/1269/POOS/09			
OPRACOWAŁ			PODPIS
NAZWA RYSUNKU			SKALA
RZUT DACHU - INSTALACJE SANITARNE			1:100
FAZA PROJEKTU			DATA
PROJEKT BUDOWLANY / TECHNICZNY			03.2025
ZLECENIE	TOM	BRANŻA	NR RYSUNKU
1/P/02/2025	2.1	IS	2.1_04