



## 1.1\_05 PROFIL INSTAL. ZEWN. WODNEJ

# SKALA 1:100

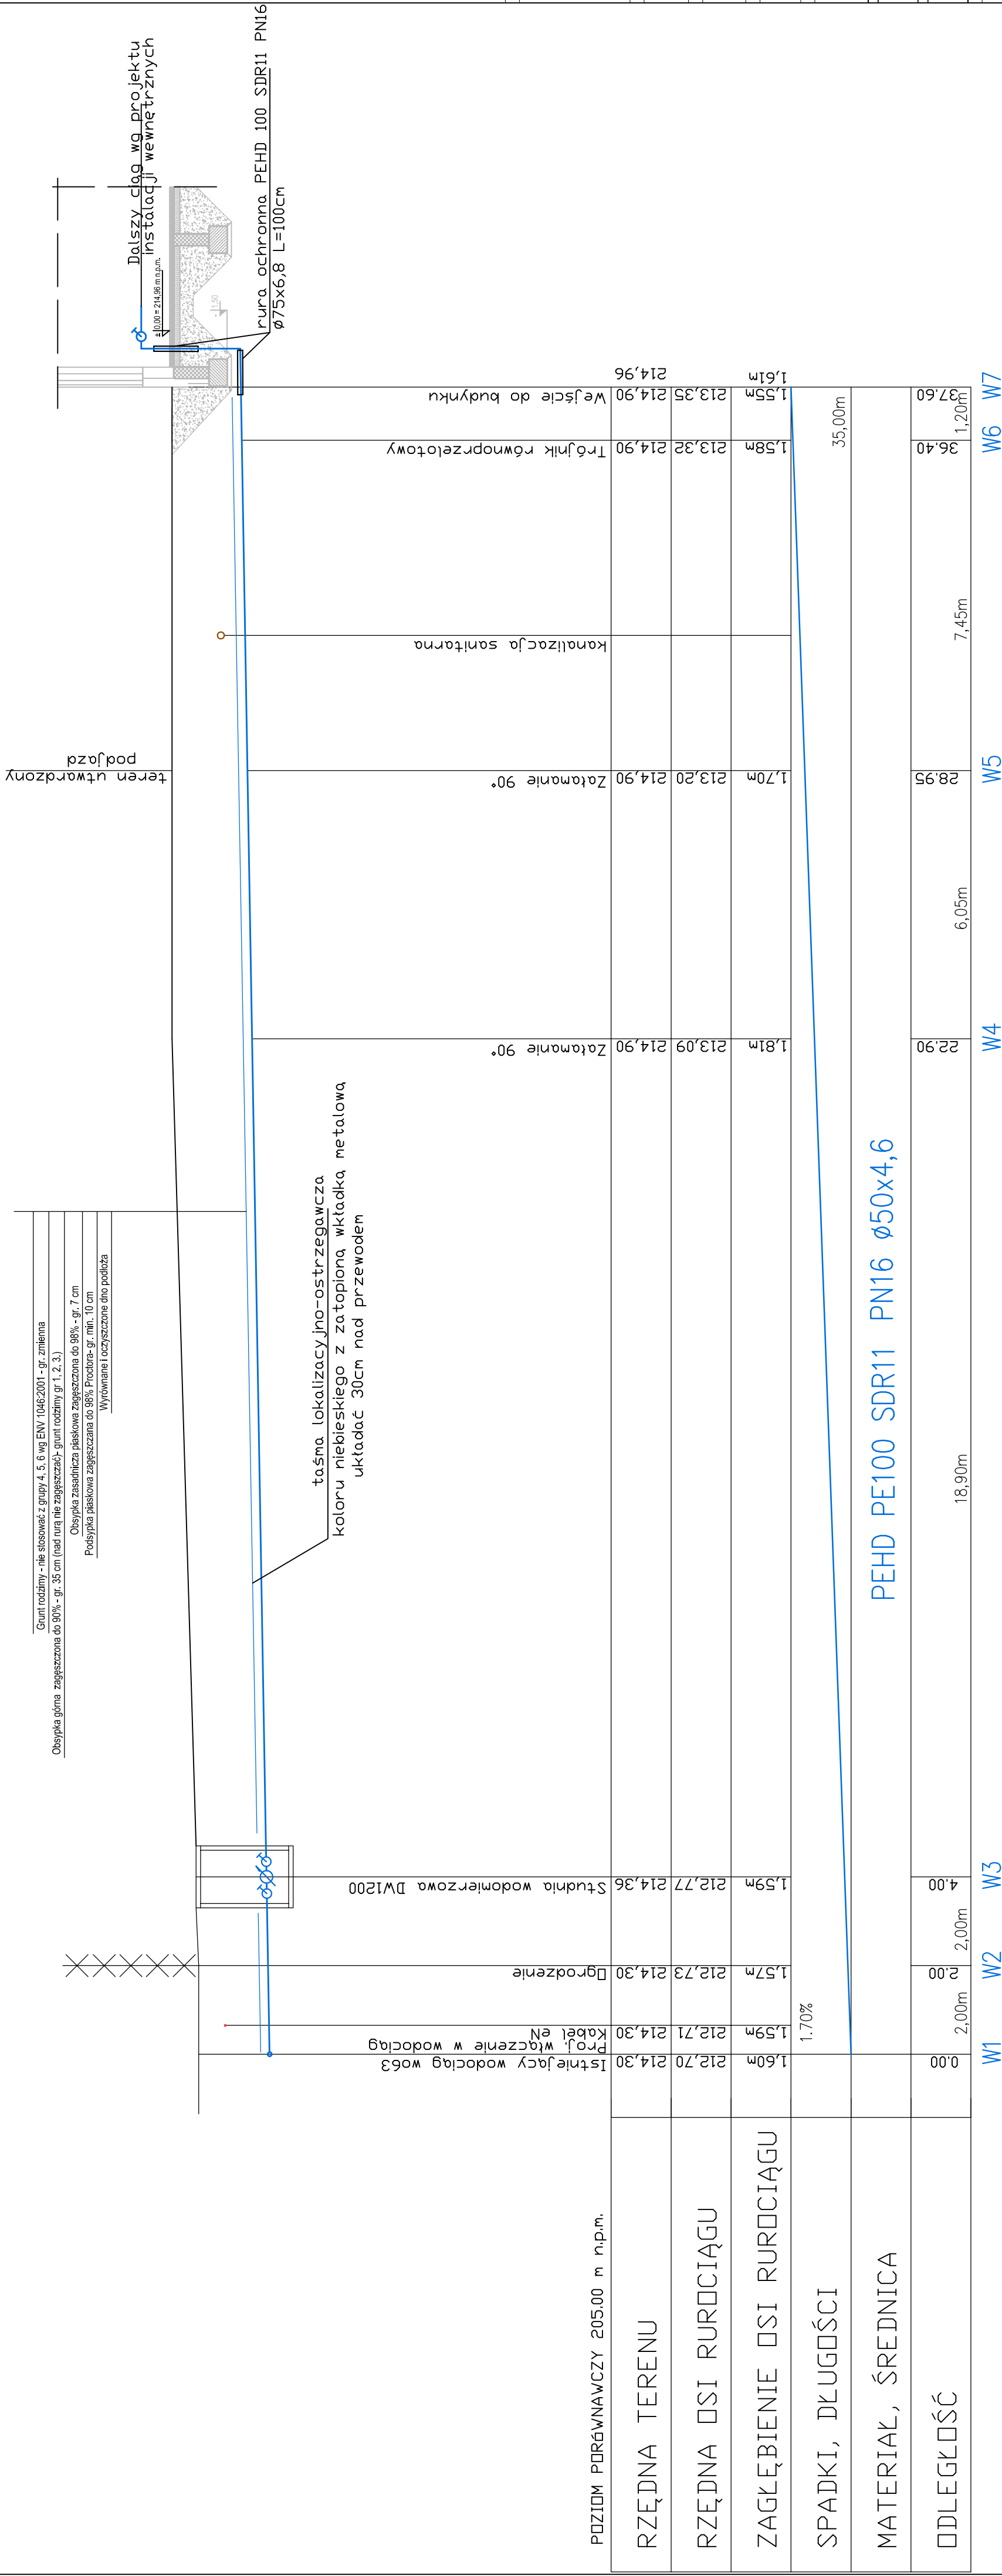

AUTOR PROJEKTU		 <b>ARCONBUD</b> PRZEDSIĘBIORSTWO PROJEKTOWO - WYKONAWCZE Rok założenia 1992    91-423 10-01, ul. Polnocna 36a, 42-633-27-58; aconbud@arconbud.com.pl www.arconbud.com.pl    NIP - 726-012-75-10, REGON - 476390053.	
INWESTOR		Gmina Brójce 95-006 Brójce 39	
TYTUŁ OPRAWIANIA		Budowa kompleksu sportowego typu orlik w ramach inwestycji p.t.: "Infrastruktura sportowa w gminie Brójce"	
ADRES OBIEKTU		95-006 Wola Rakowa - frag. działki nr 208, 209/1 - obręb 0015 Wola Rakowa	
TOM		<b>TOM 1.1</b> Projekt zagospodarowania terenu budowy budynku zaplecza boisk sportowych	
PROJEKTOWAŁ	SPECJALNOŚĆ	INSTALACYJNO INŻYNIERYJNA	PODPIS
mgr inż. Marcin Mikołajczyk LOD/1269/POOS/09			
SPRAWDZIŁ	SPECJALNOŚĆ	INSTALACYJNO INŻYNIERYJNA	PODPIS
mgr inż. Joanna Mikołajczyk LOD/1269/POOS/09			
NAZWA RYSUNKU		SKALA	
PROFIL INSTALACJI ZEWNĘTRZNEJ WODNEJ		1:100	
FAZA PROJEKTU		DATA	
ZŁECENIE		02/2025	
PROJEKT BUDOWLANY / TECHNICZNY		NR RYSUNKU	
1P/02/2025		1.1	IS 1.1_05