



1.1_06 PROFIL INSTAL. ZEWN. KANALIZACJI SANITARNEJ

SKALA 1:100

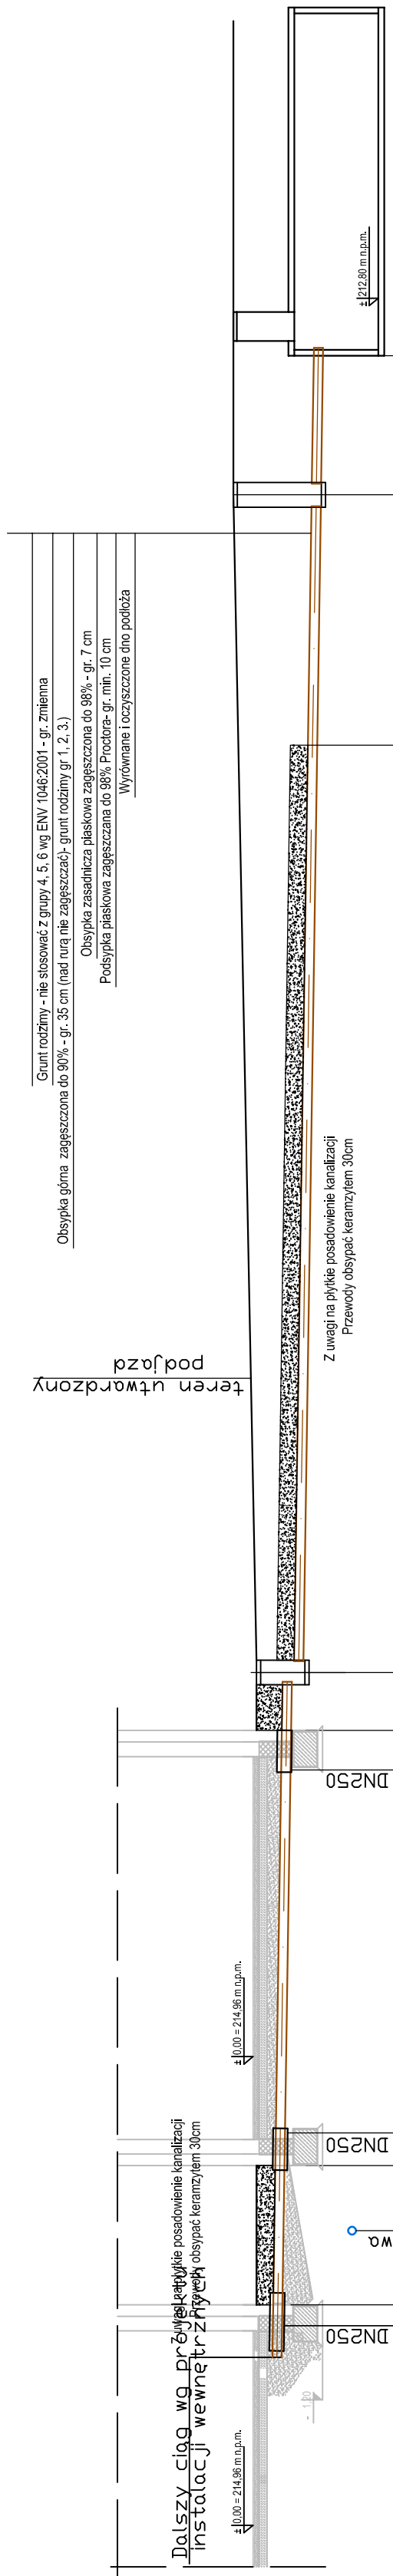

POZIOM PORÓWNAWCZY 205.00 m n.p.m.									
RZĘDNA TERENU	Wp	Wy	Rz	R	Wy	P	Ko	P	Is
	214,96	214,90	214,96	214,96	214,90	214,09	215,21	215,30	215,30
	214,45	214,43	214,42	214,30	214,29	214,09	213,86	213,78	213,75
	0,51m	0,47m	0,48m	0,66m	0,60m	0,61m	1,35m	1,52m	1,55m
	10,22m								
RZĘDNA DŃ RUROCIĄGU	1,5%								
ZAGŁĘBIENIE DŃ RUROCIĄGU	PVC-U DN160 SN8								
	PVC-U DN160 SN8								
SPADKI, DŁUGOŚCI									
MATERIAŁ, ŚREDNICA									
ODLEGŁOŚĆ	0,00	2,40m	2,40	7,50m	9,90	10,90	26,88	4,31m	31,20
33,60									

AUTOR PROJEKTU		 ARCONBUD PRZEDSIĘBIORSTWO PROJEKTOWO - WYKONAWCZE 91-245 146/47 ul. Policzna 36a, 42-833-27-38, arconbud@arconbud.com.pl 100% aktywna 1992, www.arconbud.com.pl, NIP: 726-012-73-10, REGON: 475990055,	
INWESTOR		Gmina Brójce 95-006 Brójce 39	
TYTUŁ OPRAWIANIA		Budowa kompleksu sportowego typu orlik w ramach inwestycji o nazwie: "Infrastruktura sportowa w gminie Brójce"	
DROG OBIEKTU		95-006 Wola Rakowa - frag. działki nr 208, 209/1 obręb 0015 Wola Rakowa	
TOM		TOM 1.1 Projekt zagospodarowania terenu budowy budynku zaplecza boisk sportowych	
PROJEKTOWAŁ	INSTALACJO INŻYNIERYJNA	SPECJALNOŚĆ	PODPISIŁ
mgr inż. Marcin Mikołajczyk LOD/1269/POOS/09			
SPRAWDZIŁ	INSTALACJO INŻYNIERYJNA	SPECJALNOŚĆ	PODPISIŁ
mgr inż. Joanna Mikołajczyk LOD/1269/POOS/09			
NAZWA RYSUNKU		SKALA	
		1:100	
DATA PROJEKTU		DATA	
PROJEKT BUDOWLANY / TECHNICZNY		02.2025	
WYKONANIE	TOM	BRANŻA	NR RYSUNKU
11/P/02/2025	1.1	IS	1.1_06