

ETAP II

— TRANZYT WŁ. PROJEKTU "UDA 2000" ETAP II
— STYCZEŃ 2004R

— PROJEKTOWANY WODOCIĄG

— OBSZAR PODWZROSNĘCEGO CIŚNIENIA

— STUDZIENKA ODPOWNIENIOWA

— ODPOWIERZENIE

S1

Nazwa projektu: Plan zagospodarowania terenu				Nr rysunku: 10	
Znak: z.ark. nr 163.243.022				Skala: 1:1000	
Opis: Projekt sieci wodociągowej dla sołectw: Majórzanki, Zysławice, Wójsławice, Dąbrowice-Krzyżkowice, Chruszczyna Mała, Chruszczyna Wielka, Lęka, Włęgus, Sieradzie, Góry Sieradzie, Boroniec, Pasmiechy gm. Kazimierz Wielka.				Stadium: PB/PW	
Projektant:	Sejmik:	Nr. upr.:	Podpis:	Data:	
Asystent projektanta:				12.2007r.	
Sprawdził:				12.2007r.	

Obiekt: w. CHRUSZCZYNA WIELKA.
Gmina: Kazimierz Wielki.
Powiat: kuzimierzowski.
Wojew: świętokrzyskie.

MAPA DO CELÓW PROJEKTOWYCH.
Skala 1:1000.
Granice działek przyjęto z ewidencji gruntów.
Mapa: 163. 243. 022. Zakres: D-1,2,3 E-1,2,3.

Rozporządzenie: 28.11.2006.
Zakończono: 27.04.2007.

PROJEKTOWANIE I KONSULTINGI
W OLSZTYNIE
ul. Armii Krajowej 13
05-060 OLSZTYN
TEL. 022-675-51 66-51 70-51
WWW.OLSKONINGI.PL


STEFAN KASPER
DOKŁAD
12.12.2007

STANOWISKO POWIATU KAZIMIERZSKIEGO
Powiatowy Urząd Miejski
ul. Armii Krajowej 13
05-060 OLSZTYN
TEL. 022-675-51 66-51 70-51
WWW.OLSKONINGI.PL

12.12.2007

ŁYCZAKA

9
100
PW

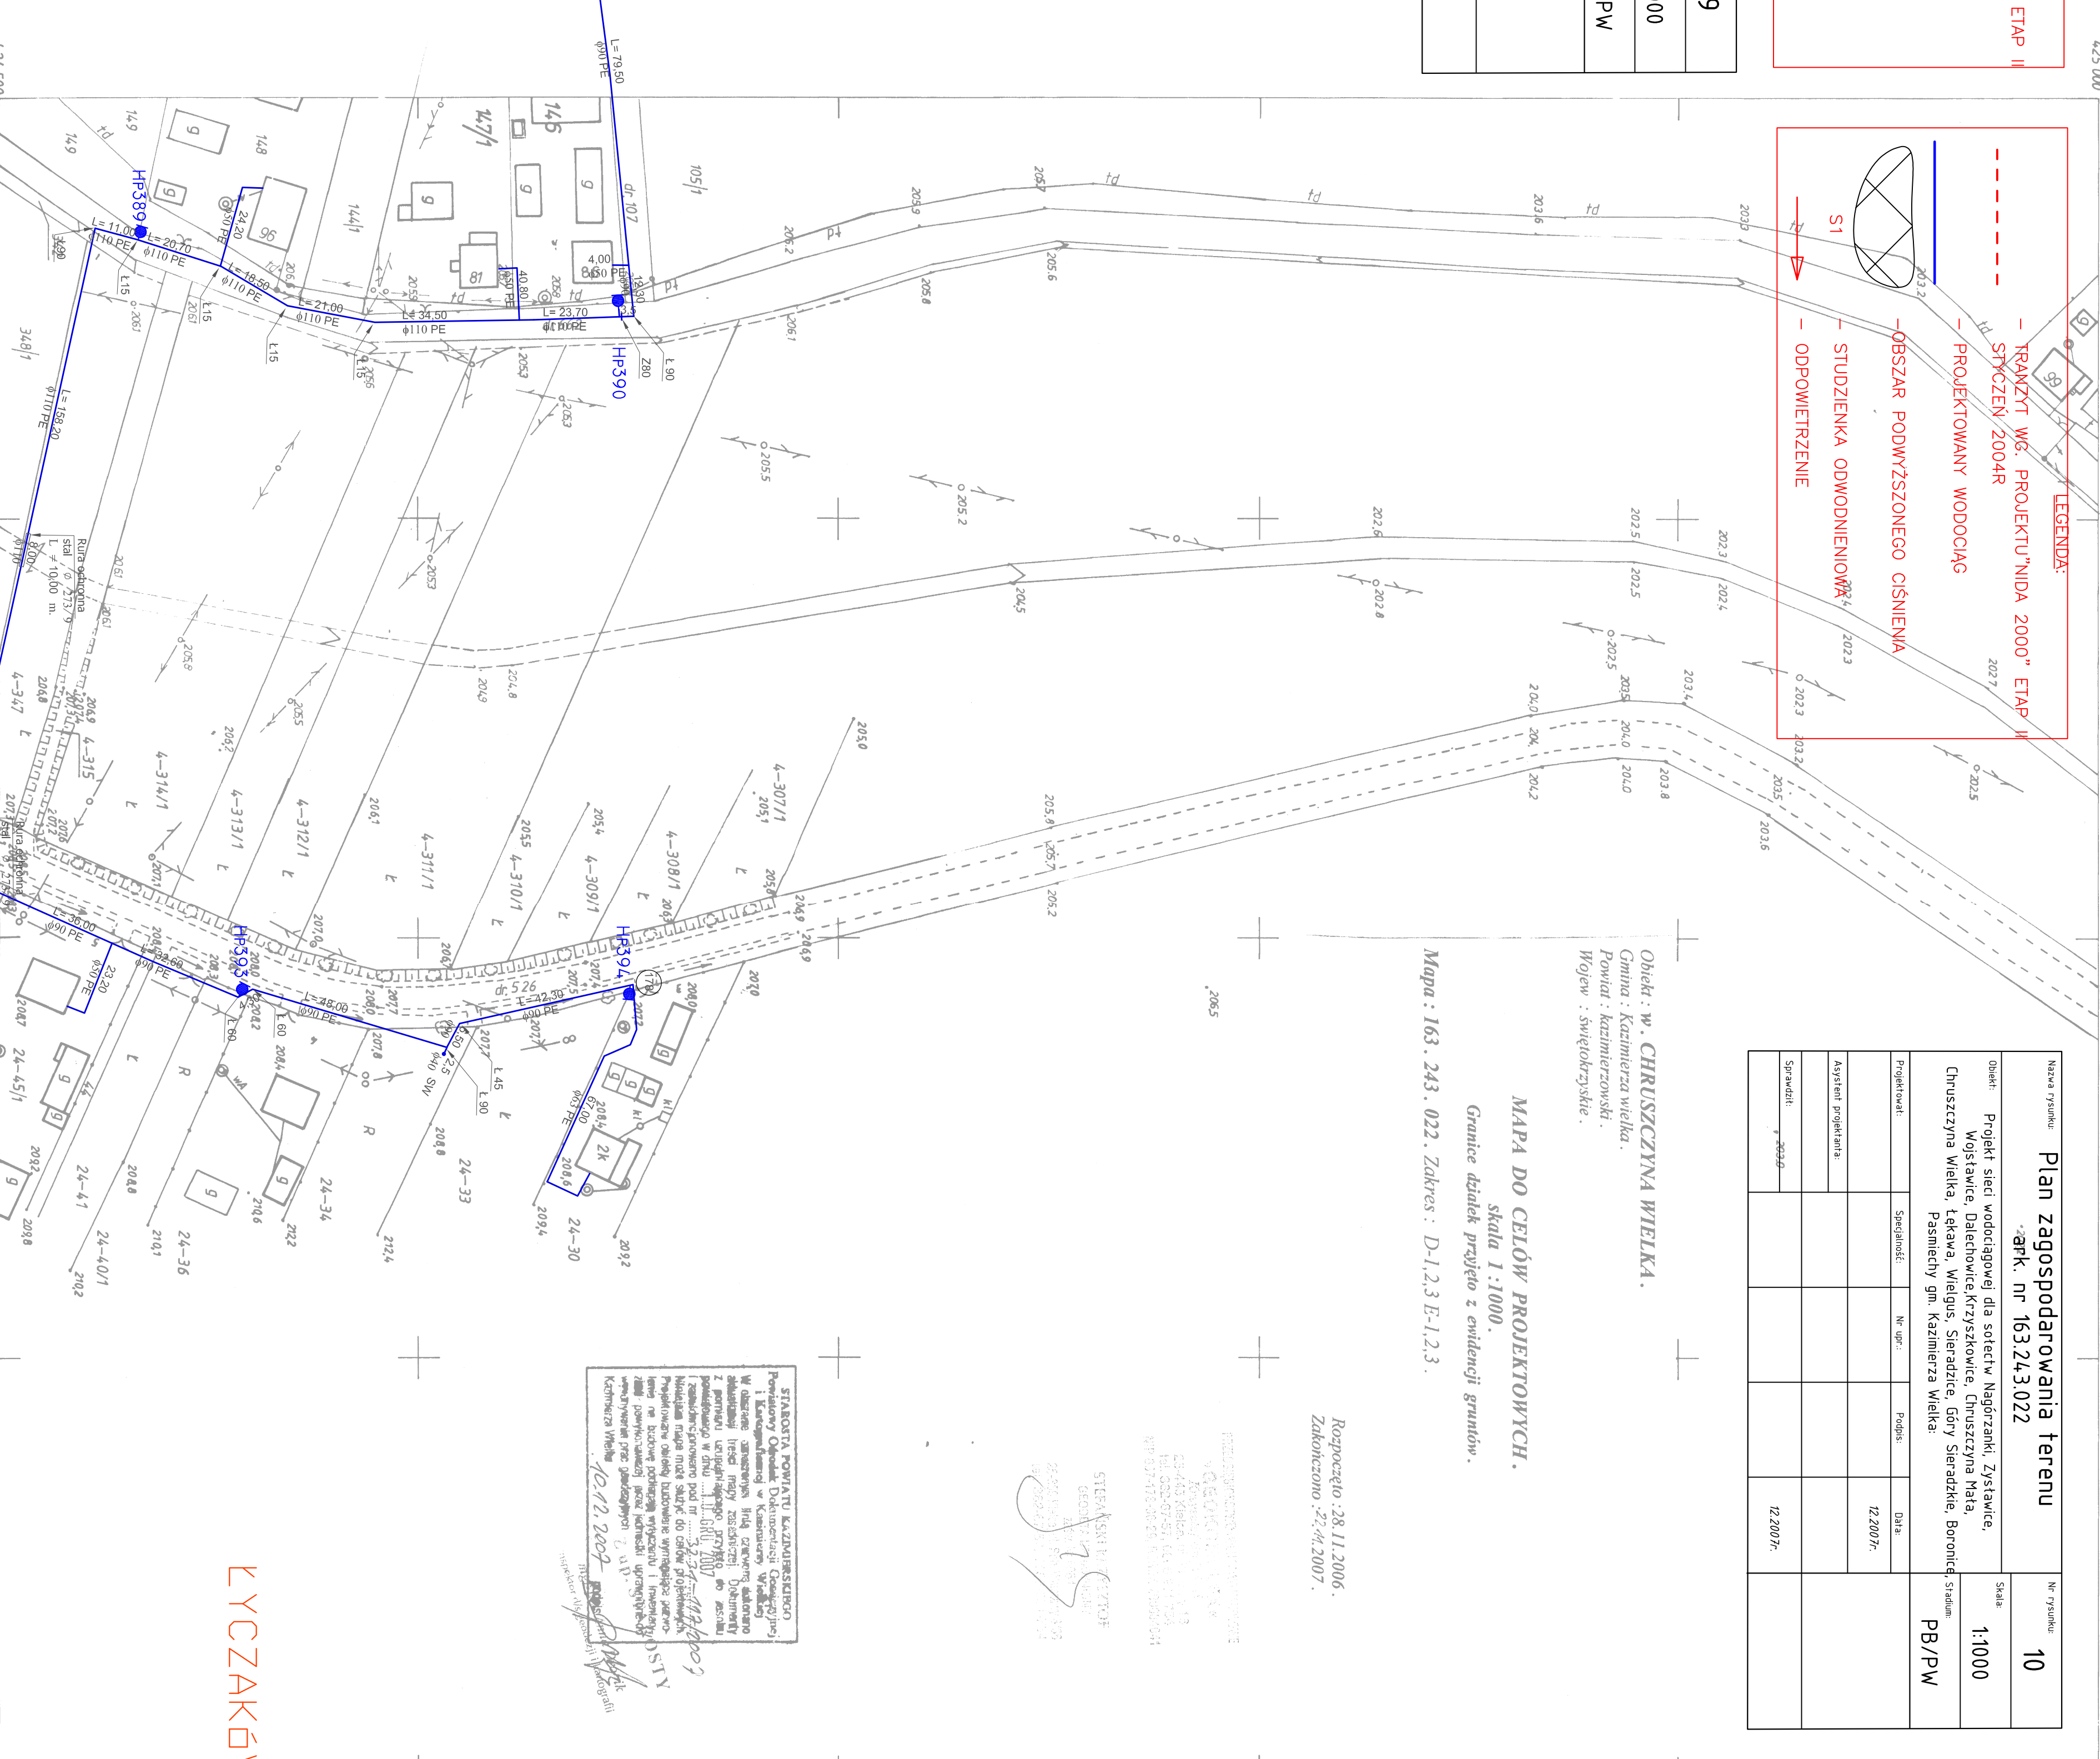

163. 243. 022

1:1000

zabudowa w 1981 roku przez
mgr inż. Tadeusza Ryśkiego
Tabela kolorowa
80/90 + luzny kolor
Pozwolenie nr 1987
Nr księgi 10/15/8/93
0-1000
0-1000
0-1000

Mapa

LEGENDA:

— TRANZYT WŁ. PROJEKTU "UDA 2000" ETAP II
— STYCZEŃ 2004R

— PROJEKTOWANY WODOCIĄG