


INSTALACJE WEWNĘTRZNE SANITARNE
INSTALACJA KLIMATYZACJI
RZUT PIĘTRA
SKALA 1:100

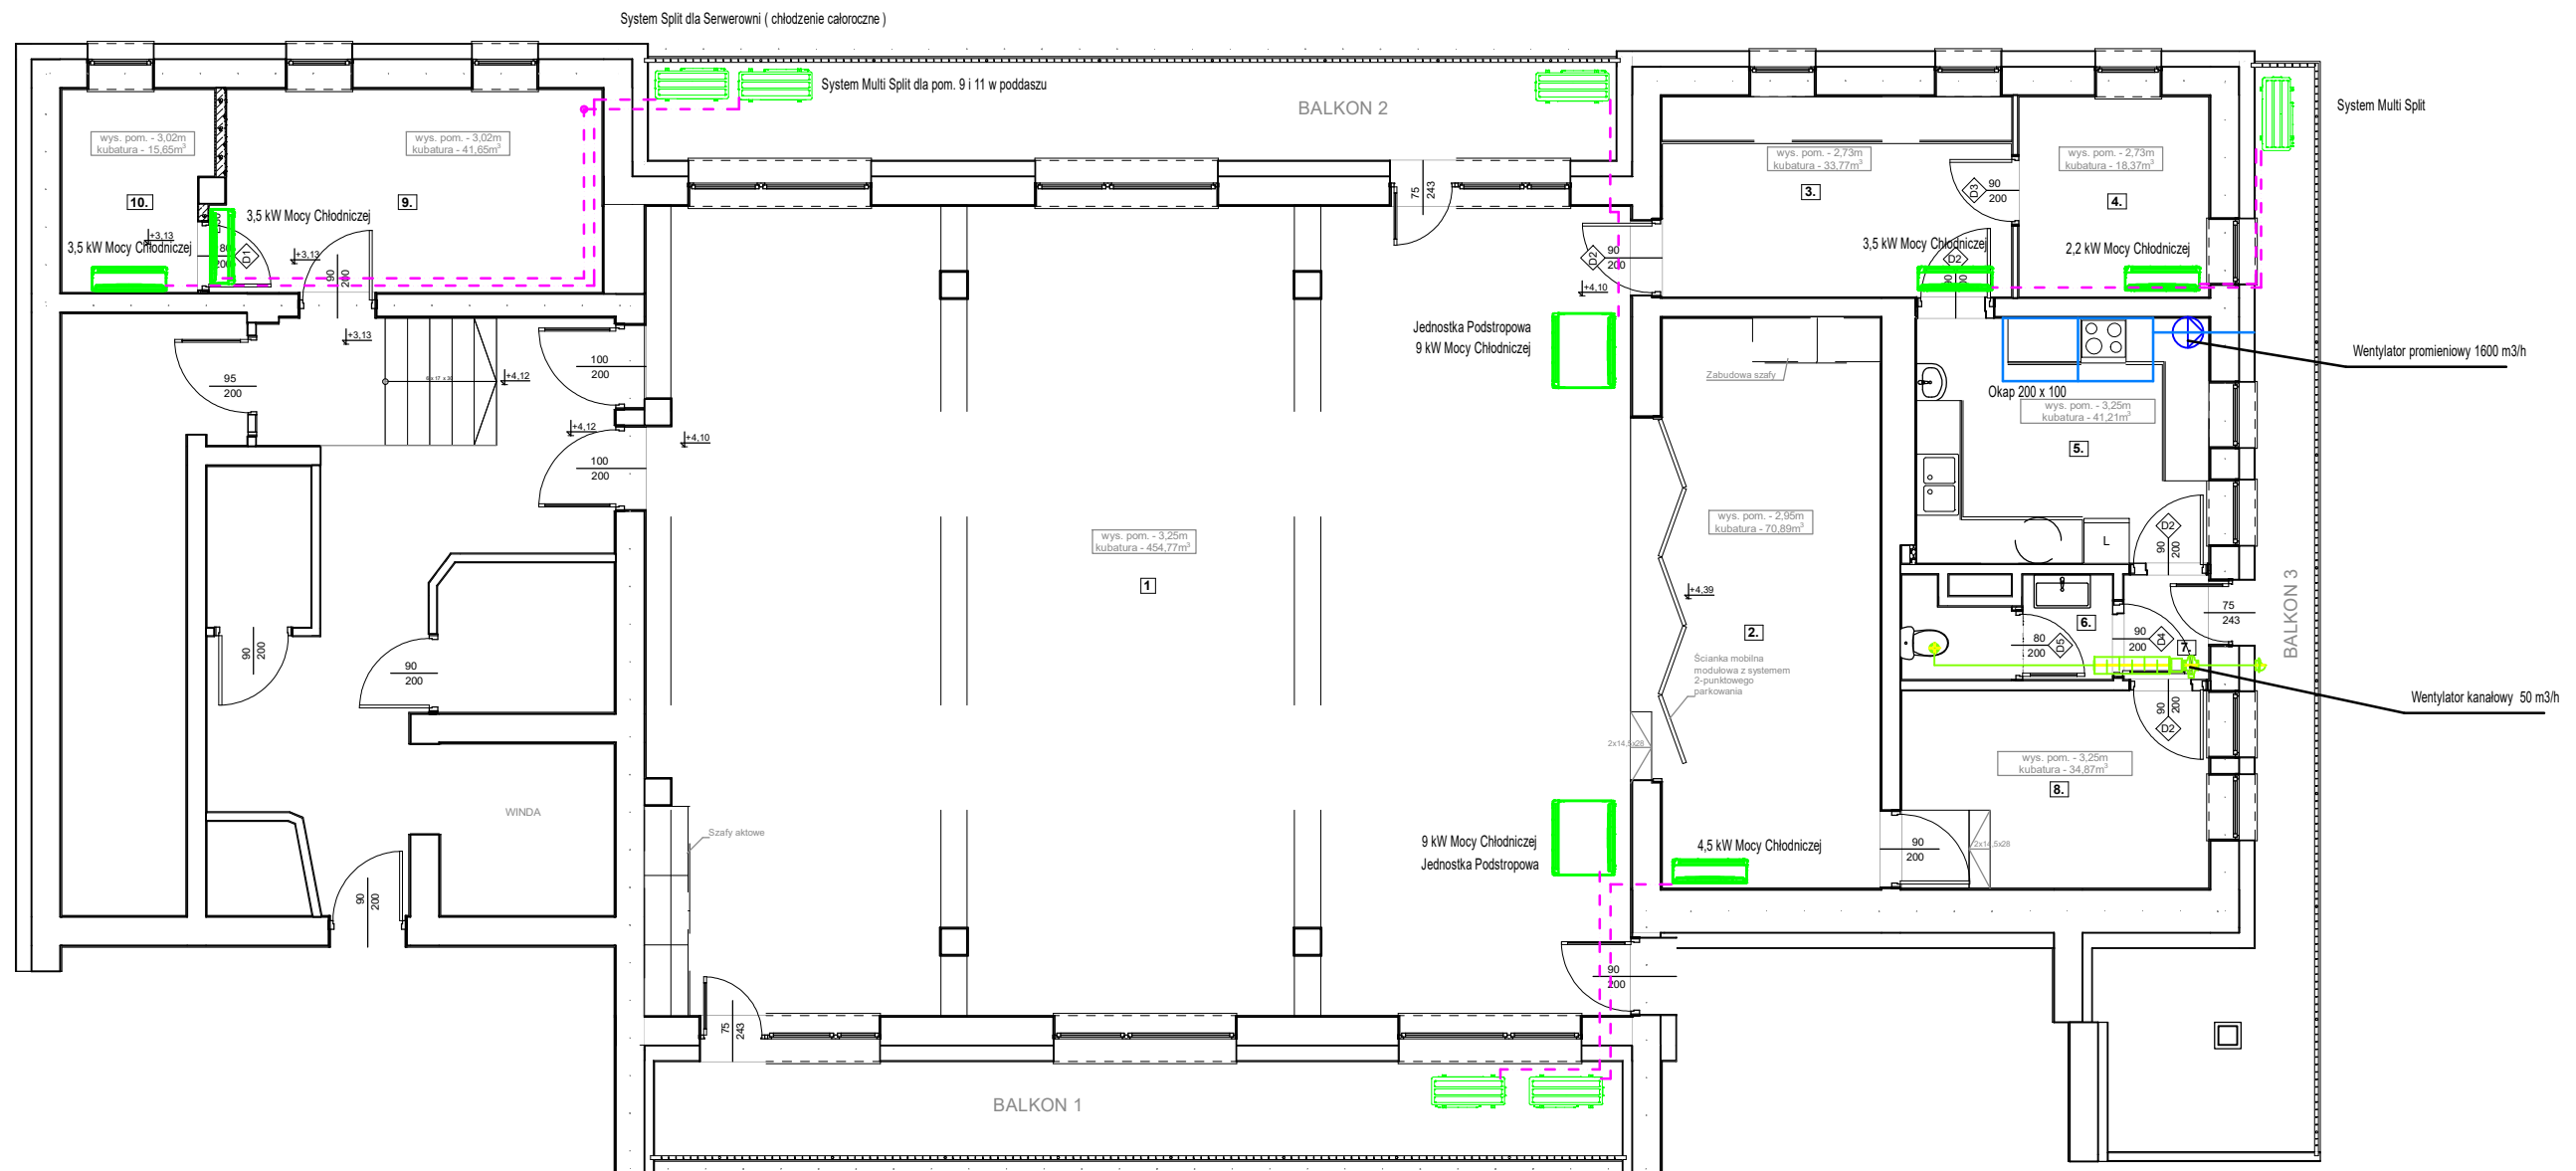

TEMAT			
PROJEKT TECHNICZNY ADAPTACJA POMIESZCZEŃ MIEJSKO-GMINNEGO OŚRODKA POMOCY SPOŁECZNEJ W ZAGÓRZU NA POTRZEBY UTWORZENIA KLUBU SAMOPOMOCY			
ADRES			
Identyfikator działki ewidencyjnej: 181707_4.0003.258/5			
TYTUŁ			
SZKIC ROZMIESZCZENIA KLIMATYZACJI I WENTYLACJI			
FAZA	DATA	SKALA	NR ARK.
PT	17.03.2025 r.	1:100	S-01
OPRACOWAŁ: mgr inż. Piotr Husak		upr. nr/specjalność SANITARNA PDK/0045/PWOS/12	podpis
SPRAWDZIŁ:		upr. nr	podpis