

Obszar objęty opracowaniem


### LEGENDA:

- ksp Ø75  
KS-I  
01
- Pion instalacji kanalizacji sanitarnej przebiegającej przez strop, średnica pionu
- zw Ø63
- Przewody instalacji wody zimnej (zw), prowadzonej po wierzchu zasilającej budynek OSP i Magazyn - rury wielowarstwowe z tworzywa sztucznego PE-RT/Al/PE-RT
- zw Ø40
- Przewody instalacji wody zimnej (zw), prowadzonej po wierzchu zasilającej budynek Domu Kultury - rury wielowarstwowe z tworzywa sztucznego PE-RT/Al/PE-RT
- ZG
- Podejście do baterii ściennej (woda zimna - Ø16mm, woda ciepła - Ø16mm)
- ZC
- Podejście wody do zaworu czerpalnego ze złączka do węża DN15 (woda zimna - Ø20mm)
- KR
- Kratka ściekowa z rusztem ze stali nierdzewnej i z syfonem, odpływ Ø75 mm
- ZG
- Podejście kanalizacji do umywalki - średnica podejścia Ø50mm
- ZK
- Zawór kulowy odcinający

### UWAGI:

- W przypadku rozbieżności stanu istniejącego z wykonaną dokumentacją (ze względu na brak informacji (dokumentacji) o istniejących przewodach prowadzonych w ścianach, trasy, wymiary, prowadzenie przewodów należy sprawdzić po wykonaniu odkrywek i zweryfikować możliwości techniczne wykonywania instalacji.
- W przypadku stwierdzenia nieprzewidzianej przeszkody lub urządzenia technicznego nie ujętego w dokumentacji, zawiadomić projektanta lub inspektora nadzoru, który ustali tok postępowania.
- Przed przystąpieniem do robót instalacyjnych wszystkie wymiary, trasy, poziomy prowadzenia instalacji należy sprawdzić na budowie.
- Przed montażem ustalić kolejność wykonywanych prac montażowych wszystkich instalacji.
- Rysunki rozpatrywać łącznie z częścią opisową oraz projektami branżowymi
- Przed montażem należy przystąpić do demontażu istniejącej instalacji leżącej w zakresie opracowania.
- Po wykonaniu niezbędnych robót w pomieszczeniach będących poza zakresem opracowania, wykonać wszystkie konieczne prace do odtworzenia stanu pierwotnego.

### UKŁAD WODOMIERZOWY - SCHEMAT

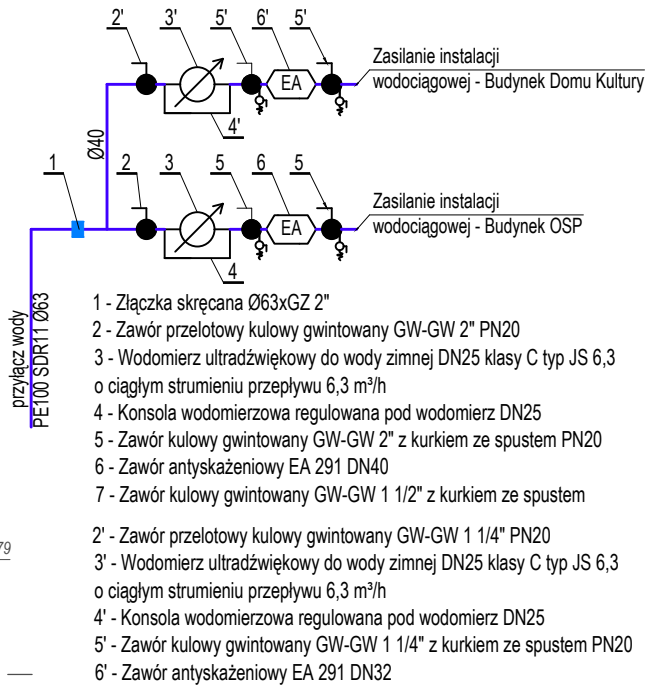

BIURO PROWADZĄCE	AUTORSKA PRACOWNIA PROJEKTOWA ARCH. IWONA MATLINGIEWICZ RYNEK 17/305, 35-064, RZESZÓW tel./fax: 017-8522388, app@architekt-rzeszow.com.pl www.architekt-rzeszow.com.pl		
	<b>"Rozbudowa i przebudowa budynku remizy OSP w Lutoryżu o część magazynową wraz z infrastrukturą. Budowa masztu syreny alarmowej. Przebudowa sieci kanalizacji sanitarnej. Przebudowa zjazdu publicznego z drogi powiatowej." w ramach zadania "Budowa magazynu OL i OC w Lutoryżu"</b> Lutoryż 189, nr. ewid. 741/8, 741/7 i cz. dz. nr ewid 741/9, cz. dz. nr 1664 przebudowa zjazdu, gmina Boguchwała		
BRANŻA	IMIĘ I NAZWISKO NR UPRAWNIENI	DATA	PODPIS
INSTALACJE SANITARNE PROJEKTANT	mgr inż. Tomasz TOTOŚ upr. nr PDK/0208/POOS/18	Styczeń 2026	
INSTALACJE SANITARNE PROJ. SPR.	mgr inż. Grzegorz Rechtoń upr. nr PDK/0071/PWOS/06	Styczeń 2026	
FAZA	PROJEKT WYKONAWCZY		
TYTUŁ RYSUNKU	INSTALACJA WOD - KAN - RZUT PARTERU	SKALA 1:100	NR RYSUNKU PW-S-02
Projekt wykonany w licencjonowanym programie ARCHICAD wersja 28			
PRAWA AUTORSKIE ZASTRZEŻONE POWIELANIE I UDOSTĘPNIANIE BEZ ZGODY AUTORÓW ZABRONIONE			