


# PROFIL PODŁUŻNY PRZYŁĄCZY KANALIZACJI SANITARNEJ 1: $\frac{250}{100}$

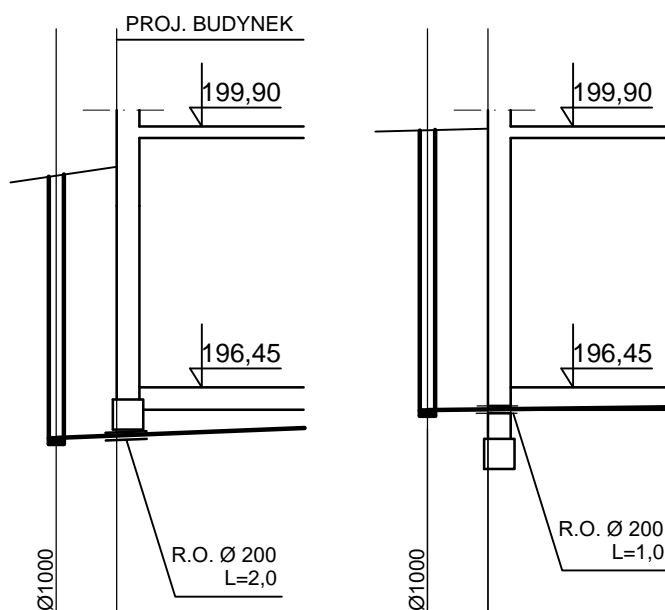

P.P. 192,00 m n.p.m							
RZĘDNE TERENU	199,00	199,37			199,85	199,87	
RZĘDNE DNA KANAŁU	195,78	195,86			196,15	196,18	
ŚREDNICE		0,16				0,16	
SPADKI		$i=4\%$				$i=1,5\%$	
ZAGŁĘBIENIE	3,47	3,51			3,70	3,69	
MATERIAŁ		PVC				PVC	
ODLEGŁOŚĆ		2,0				2,0	
DŁUGOŚĆ	0,0	2,0			0,0	2,0	
		S <sub>1</sub>			S <sub>3</sub>		

Przyłącza wod-kan. i kanalizacji deszczowej do projektowanego budynku usługowego – zespół gabinetów medycznych

Adres inwestycji: Pińczów, ul. Grunwaldzka, dz. nr ewid. 160/23, 225, 300/3, 227/1, 228

Inwestor: SAMORZĄDOWY ZAKŁAD OPIEKI ZDROWOTNEJ

UL. KLASZTORNA 6, 28-400 PIŃCZÓW

	Tytuł zawod., Imię, Nazwisko	Nr uprawn.	Data:	Podpis:
PROJEKTOWAŁ	TECH. T. MICHAŁOWSKI	KL-237/89	08.2022	
SPRAWDZIŁ	mgr inż. A. Przygodzki	KL-117/89	08.2022	
PROJEKT BUDOWALNY RZĄDZĄCY WOD-KAN. I KANALIZACJI DESZCZOWEJ				SKALA 1 : 100 1 : 250
Profil podłużny przyłączy kanalizacji sanitarnej				RYS. 3