
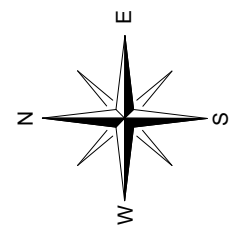


ZBIORNIK WODNY "JEZIORKO"

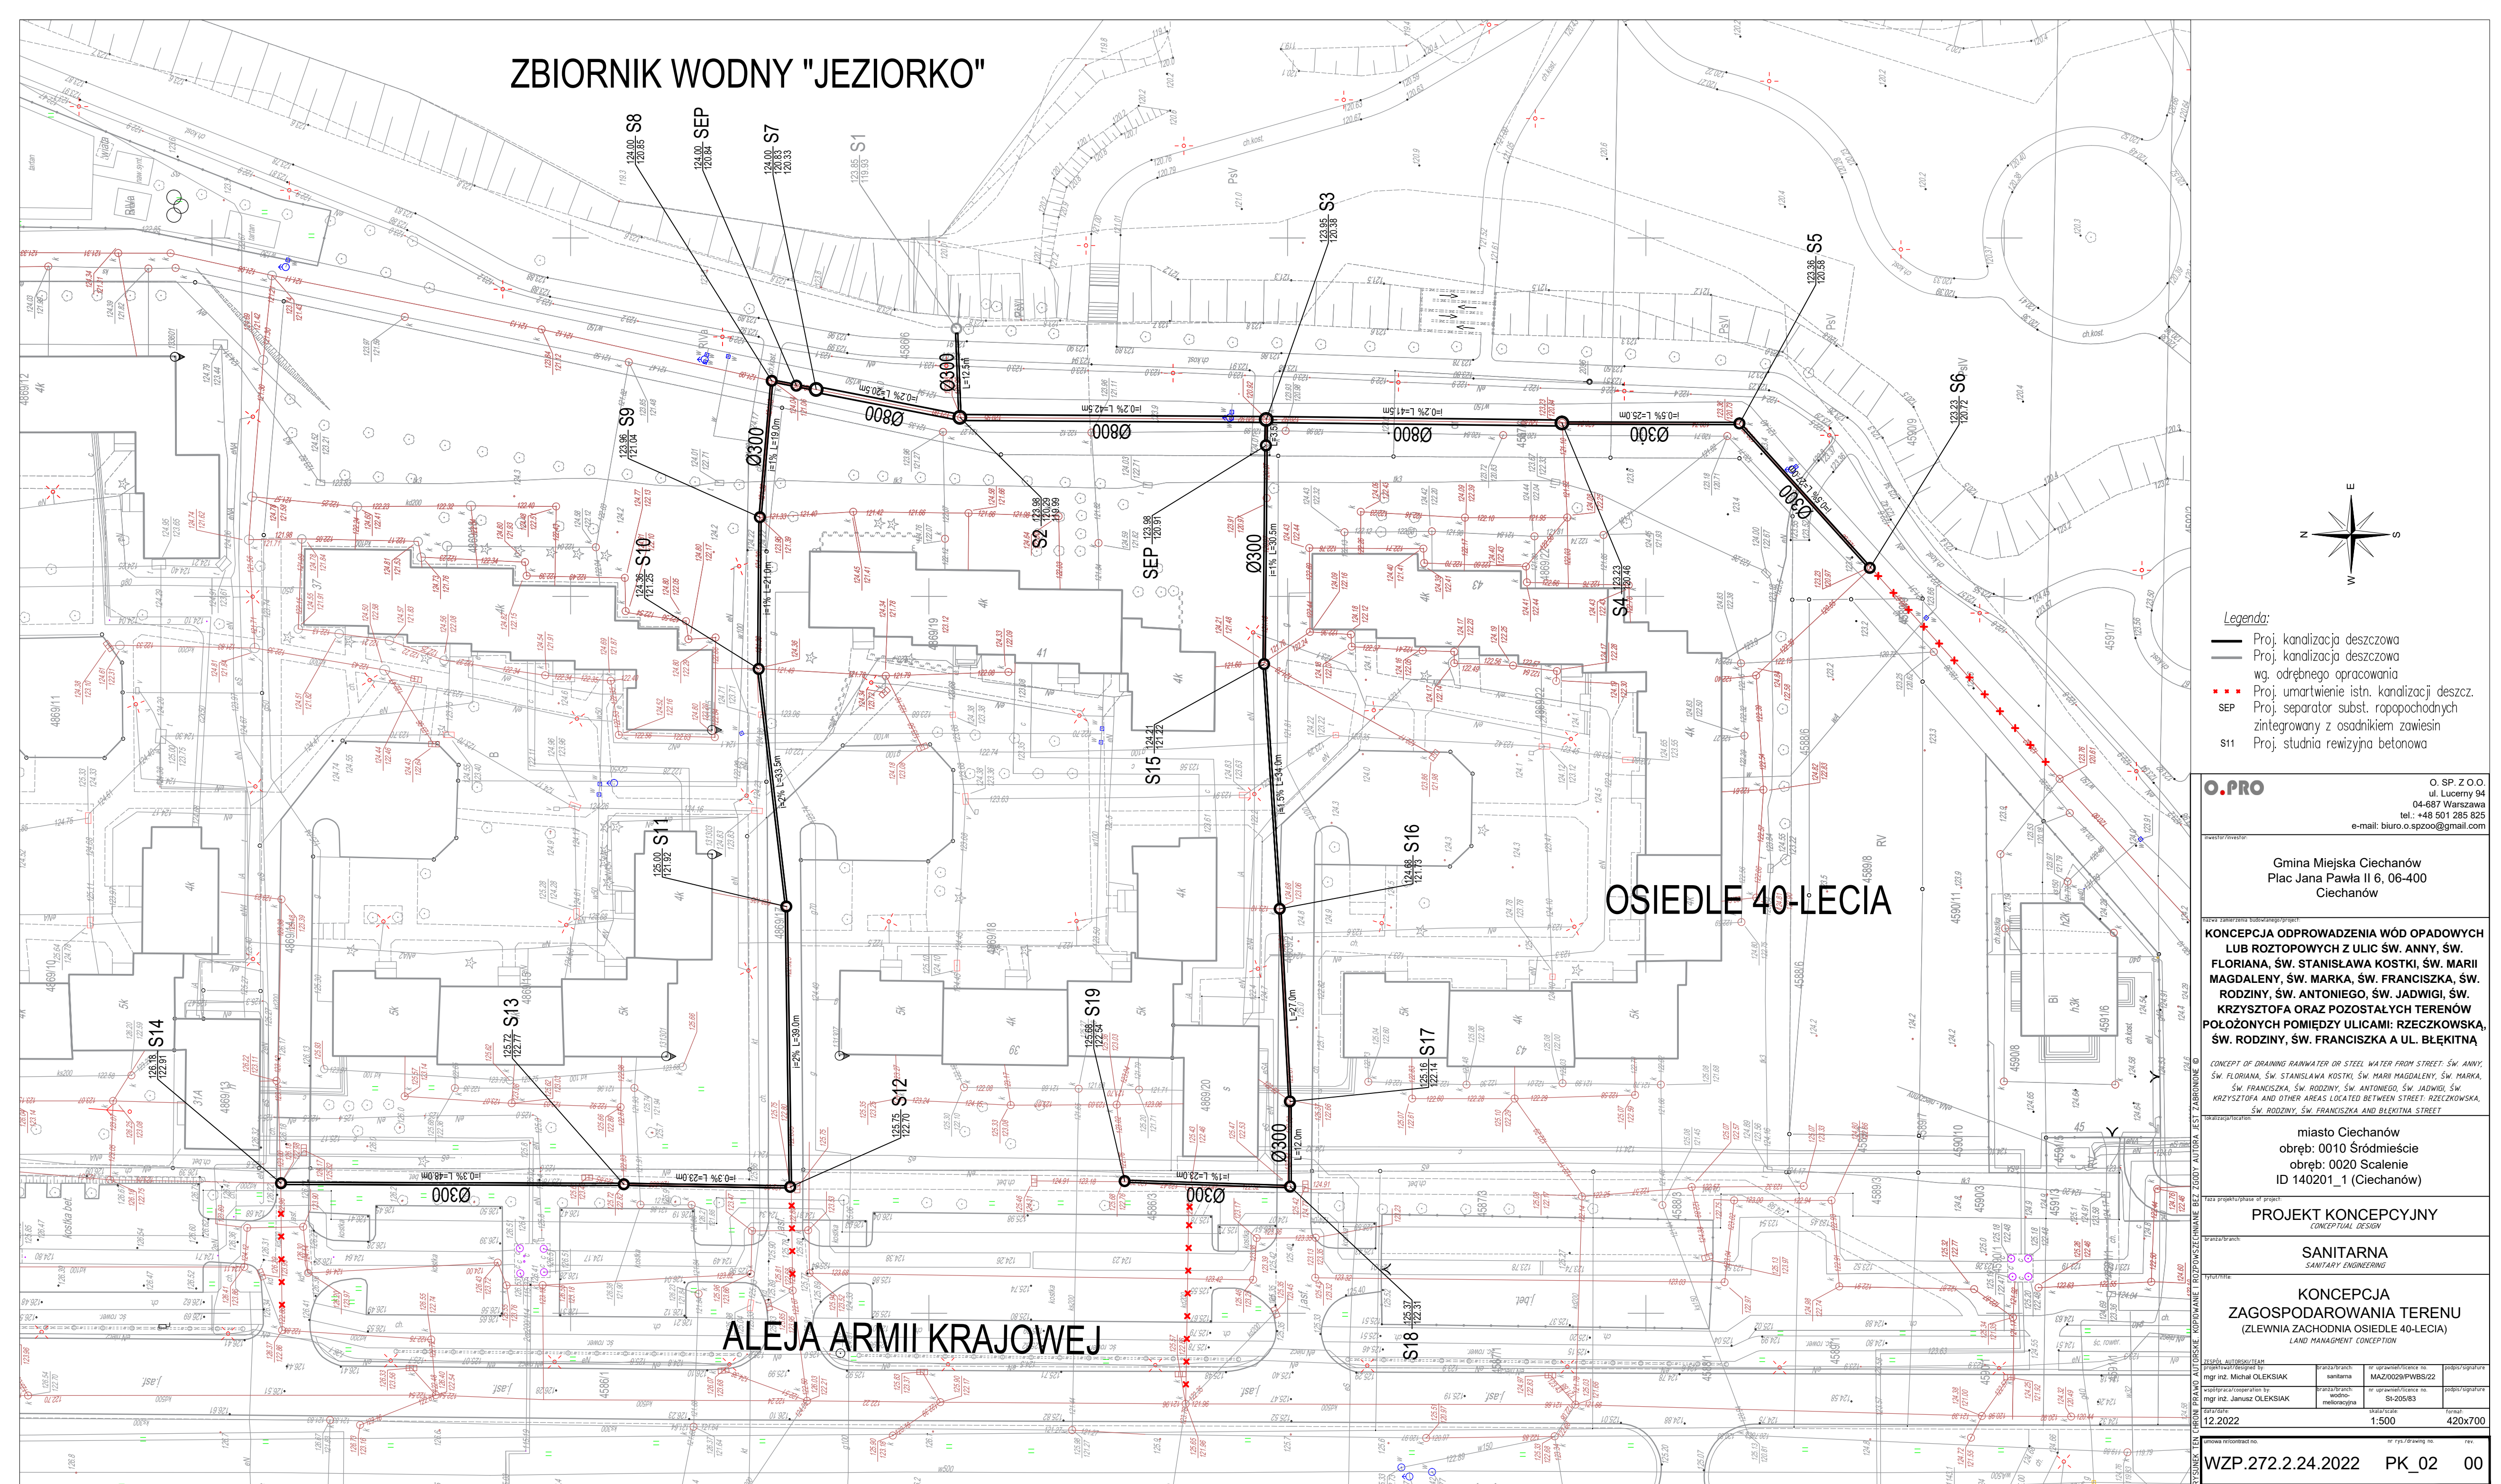

Legenda.

- | | |
|---------|---|
| — | Proj. kanalizacja deszczowa |
| — | Proj. kanalizacja deszczowa
wg. odrębnego opracowania |
| ■ ■ ■ ■ | Proj. umartwienie istn. kanalizacji deszcz. |
| SEP | Proj. separator subst. ropopochodnych
zintegrowany z osadnikami zawiesin |
| S11 | Proj. studnia rewizyjna betonowa |

O.PRO

O. SP. Z O.O.
ul. Lucerny 9a
04-687 Warszawa
tel.: +48 501 285 825
e-mail: biuro.o.spzoo@gmail.com

Gmina Miejska Ciechanów
Plac Jana Pawła II 6, 06-400
Ciechanów

**KONCEPCJA ODPROWADZENIA WÓD OPADOWYCH
LUB ROZTOPOWYCH Z ULIC ŚW. ANNY, ŚW.
FLORIANA, ŚW. STANISŁAWA KOSTKI, ŚW. MARII
MAGDALENY, ŚW. MARKA, ŚW. FRANCISZKA, ŚW.
RODZINY, ŚW. ANTONIEGO, ŚW. JADWIGI, ŚW.
KRZYSZTOFA ORAZ POZOSTAŁYCH TERENÓW
POŁOŻONYCH POMIĘDZY ULICAMI: RZECZKOWSKA
ŚW. RODZINY, ŚW. FRANCISZKA A UL. BŁĘKITNA**

CONCEPT OF DRAINING RAINWATER OR STEEL WATER FROM STREET: ŚW. ANNY,
ŚW. FLORIANA, ŚW. STANISŁAWA KOSTKI, ŚW. MARII MAGDALENY, ŚW. MARKA,
ŚW. FRANCISZKA, ŚW. RODZINY, ŚW. ANTONIEGO, ŚW. JADWIGI, ŚW.
KRZYSZTOFA AND OTHER AREAS LOCATED BETWEEN STREET: RZECZKOWSKA,
ŚW. RODZINY, ŚW. FRANCISZKA AND BŁĘKITA STREET

miasto Ciechanów
obręb: 0010 Śródmieście
obręb: 0020 Scalenie
ID 140201_1 (Ciechanów)

PROJEKT KONCEPCYJNY

SANITARNA
SANITARY ENGINEERING

KONCEPCJA
ZAGOSPODAROWANIA TERENU
(ZLEWNIA ZACHODNIA OSIEDLE 40-LECIA)

ZSPOLN. AUTORSKI/TEAM projektował/designed by: mgr inż. Michał OLEKSIAK		branża/branch: sanitarna	nr uprawnień/licence no. MAZ/0029/PWBS/22	podpis/signature
współpraca/cooperation by: mgr inż. Janusz OLEKSIAK		branża/branch: wodno- melioracyjna	nr uprawnień/licence no. St-205/83	podpis/signature
data/date 12.2022		skala/scale 1:500		format: 420x700

umowa nr/contract no.	nr rys./drawing no.	rev.
WZP.272.2.24.2022	PK_02	00