


Przewody układać pod tynkiem. Połączenia wykonać pod elementami wyposażenia. Skuteczność połączeń potwierdzić pomiarem rezystancji.

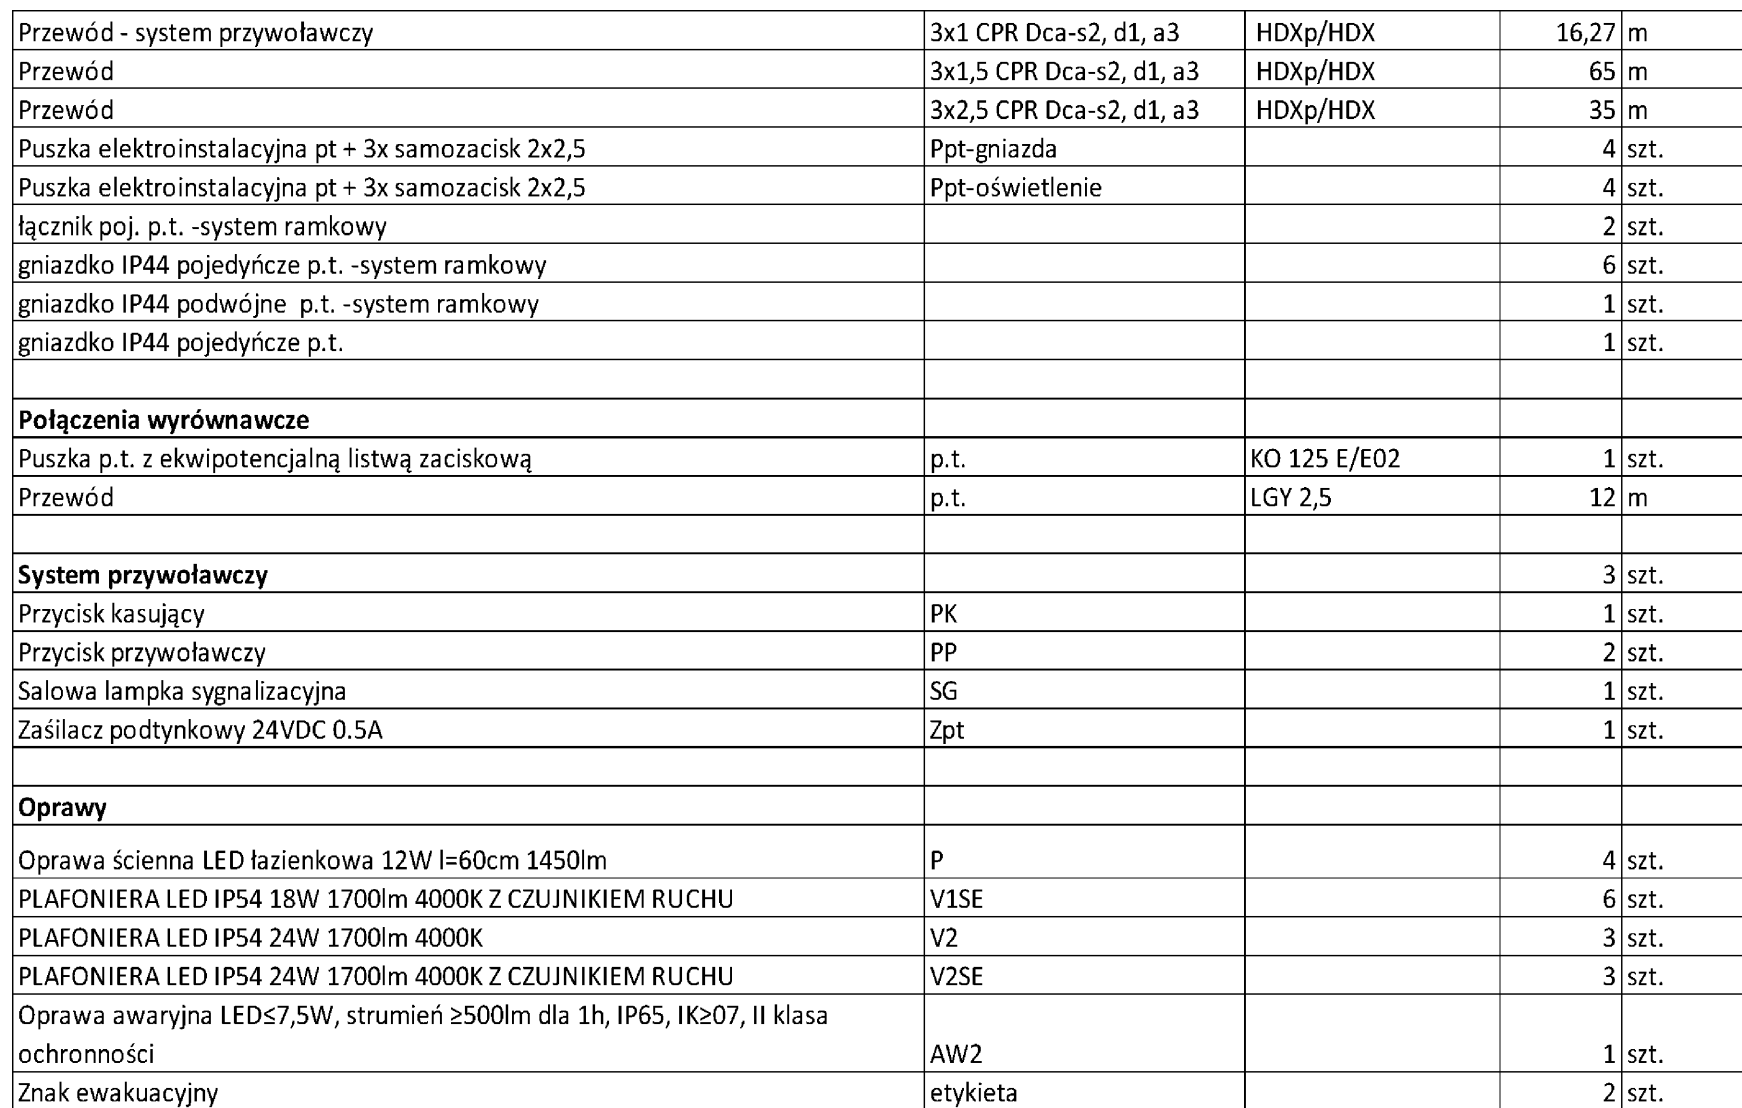

Dobór przewodów zgodnie z wymaganiami klasy CPR	
Strefa pożarowa	ZL III
Wymagana minimalna klasa przewodu	
Bydunek (poza drogami ewakuacyjnymi)	Drogi ewakuacji
klasa CPR	klasa CPR
Dca-s2, d1, a2	B2ca-s1b, d1, a1
Przykładowy typ przewodu do zastosowania	
HDXp/HDX	nie dotyczy
projektowane przekroje przewodów	
oświetlenie podstawowe	
3x1,5 mm ²	
oświetlenie awaryjne	
3x1,5 mm ²	
instalacja przyzywowa	
2x1 mm ²	
gniazdka wtyczkowe	
3x2,5 mm ²	

- ZE WZGLĘDU NA REMONTOWY CHARAKTER ROBÓT DOPUSZCZA SIĘ PROJEKTOWANE DROBNE ZMIANY POD WARUNKIEM UZGODNIENIA ICH Z PROJEKTANTEM W RAMACH NADZORU AUTORSKIEGO.

<h1 style="margin: 0;">ZAKŁAD USŁUG PROJEKTOWYCH I NADZORU BUDOWLANEGO</h1>		 <h1 style="margin: 0;">URBANIK</h1>													
INŻ. STANISŁAW URBANIK 47-200 KIEDZIERZYN-KOŹLE		UL. RAĆLAWICKA 20 TEL. 509 720 883													
NAZWA OBIEKTU BUDOWLANEGO: PRZEBUDOWA BUDYNKU STAROSTWA POWIATOWEGO W PRUDNIKU WRAZ Z MONTAŻEM NIEZBĘDNEJ INSTALACJI ORAZ WYPOSAŻENIA W ZAKRESIE DOSTĘPNOŚCI OSÓB ZE SZCZEGÓLNYMI POTRZEBAMI WRAZ Z BUDOWĄ DROGI POŻAROWEJ - Dostępny samorząd 2.0 48-200 Prudnik, ul. Kościuszk 76, działka nr 2591/59, 2594/59		<table border="1" style="width: 100%; border-collapse: collapse;"> <tr> <th style="width: 30%;">NAZWIŚKO</th> <th style="width: 30%;">NR UPR.</th> <th style="width: 40%;">PODPIS</th> </tr> <tr> <td>mgr inż. Jan Traczyk</td> <td>20/93/Op</td> <td></td> </tr> <tr> <td>inż. Paweł Wawrzynowicz</td> <td></td> <td></td> </tr> <tr> <td>mgr inż. Krzysztof Birecki</td> <td>128/92/Op</td> <td></td> </tr> </table>		NAZWIŚKO	NR UPR.	PODPIS	mgr inż. Jan Traczyk	20/93/Op		inż. Paweł Wawrzynowicz			mgr inż. Krzysztof Birecki	128/92/Op	
NAZWIŚKO	NR UPR.	PODPIS													
mgr inż. Jan Traczyk	20/93/Op														
inż. Paweł Wawrzynowicz															
mgr inż. Krzysztof Birecki	128/92/Op														

TREŚĆ RYSUNKU:

TOALETY - instalacje elektryczne

1 PIĘTRO

INWESTOR: Powiat Prudnicki 48-200 Prudnik, ul. Kościuszk 76	UMOWA: W1.7011.6/UP /2023	GŁÓWNY PROJEKTANT – WŁAŚCIEL ZAKŁADU DATA: 30.11.2023r.
---	----------------------------------	--

OPROGRAMOWANIE CAD:
 AutoCAD 2008 nr 345-34737379
 ADVANCE STEEL v7.1 nr ADN0302 USB KED049470

SKALA:
 1:50

NR RYS.

E-1

RYSUNEK JEST WŁASNOŚCIĄ ZAKŁADU USŁUG PROJEKTOWYCH I NADZORU BUDOWLANEGO "URBANIK".
 NIE WOLNO GO REPRODUKOWAĆ I UDOTĘPNIAC STRONIE TRZECIEJ BEZ NASZEJ ZGODY NA PISME.