

FIRMA USŁUGOWO-HANDLOWA
URSZULA SADOWSKA
23-250 URZĘDÓW
BĘCZYN 13
NIP: 715-111-47-45 R: 432714943

Tel: 501-509-332
Email: geosadowski@op.pl

MAPA DO CELÓW PROJEKTOWYCH

SKALA1:500

Obręb ewid. Nr 0001 Północ
Jednostka ewid. 060701_1 Kraśnik_Miasto
Powiat 0607 kraśnicki
Województwo 06 lubelskie

Dotyczy działki100/26, 100/27, 100/28

ID:6640.1019.2025

Niniejszą mapę wykonano na podstawie zaktualizowanej w obszarze objętym zamówieniem mapy numerycznej w skali 1:500

Wszystkie trwałe obiekty budowlane podlegają wytyczeniu i geodezyjnej inwentaryzacji przez jednostkę wykonawstwa geodezyjnego.
Nie wyklucza się istnienia innych niewykazanych na mapie urządzeń podziemnych, których nie zgłoszono do inwentaryzacji lub dla których brak jest informacji branżowych.
Niniejsza mapa została wykonana bez ustalenia obciążeń dotyczących służebności gruntowych.

Sekcja mapy7.145.31.06.4.3

Układ współrzędnych 2000/7
Poziom odniesienia PL-EVRF2007-NH
Mapa aktualna na dzień 27.06.2025 r.

Wykonał: inż. LESZEK SADOWSKI
geodeta upr. 17668

nr upr. 17668 zakres 1, 2

23-250 URZĘDÓW, BĘCZYN 13
tel. 501 509 332

Oświadczam, że niniejszy dokument został opracowany w wyniku prac geodezyjnych i kartograficznych, których rezultaty zawiera operat techniczny pozytywnie zweryfikowany. Jednocześnie informuję, że jestem świadomy odpowiedzialności karnej za złożenie fałszywego oświadczenia.


Identyfikator zgłoszenia prac geodezyjnych6640.1019.2025

Organ służby geodezyjnej, który otrzymał zgłoszenieStarosta Kraśnicki

Wykonawca prac geodezyjnychFIRMA USŁUGOWO-HANDLOWA
Urszula Sadowska
Bęczyn 13, 23-250 Urzędów
R: 432714943, NIP: 715-111-47-45

Nr oraz data sporządzenia dokumentu zawierającego wynik pozytywnej weryfikacjiProtokół Weryfikacji
6640.1019.2025 24127
z dnia 04.07.2025 r.

Imię i nazwisko oraz nr uprawnień zawodowych kierownika pracLeszek Sadowski,
nr uprawnień 17668

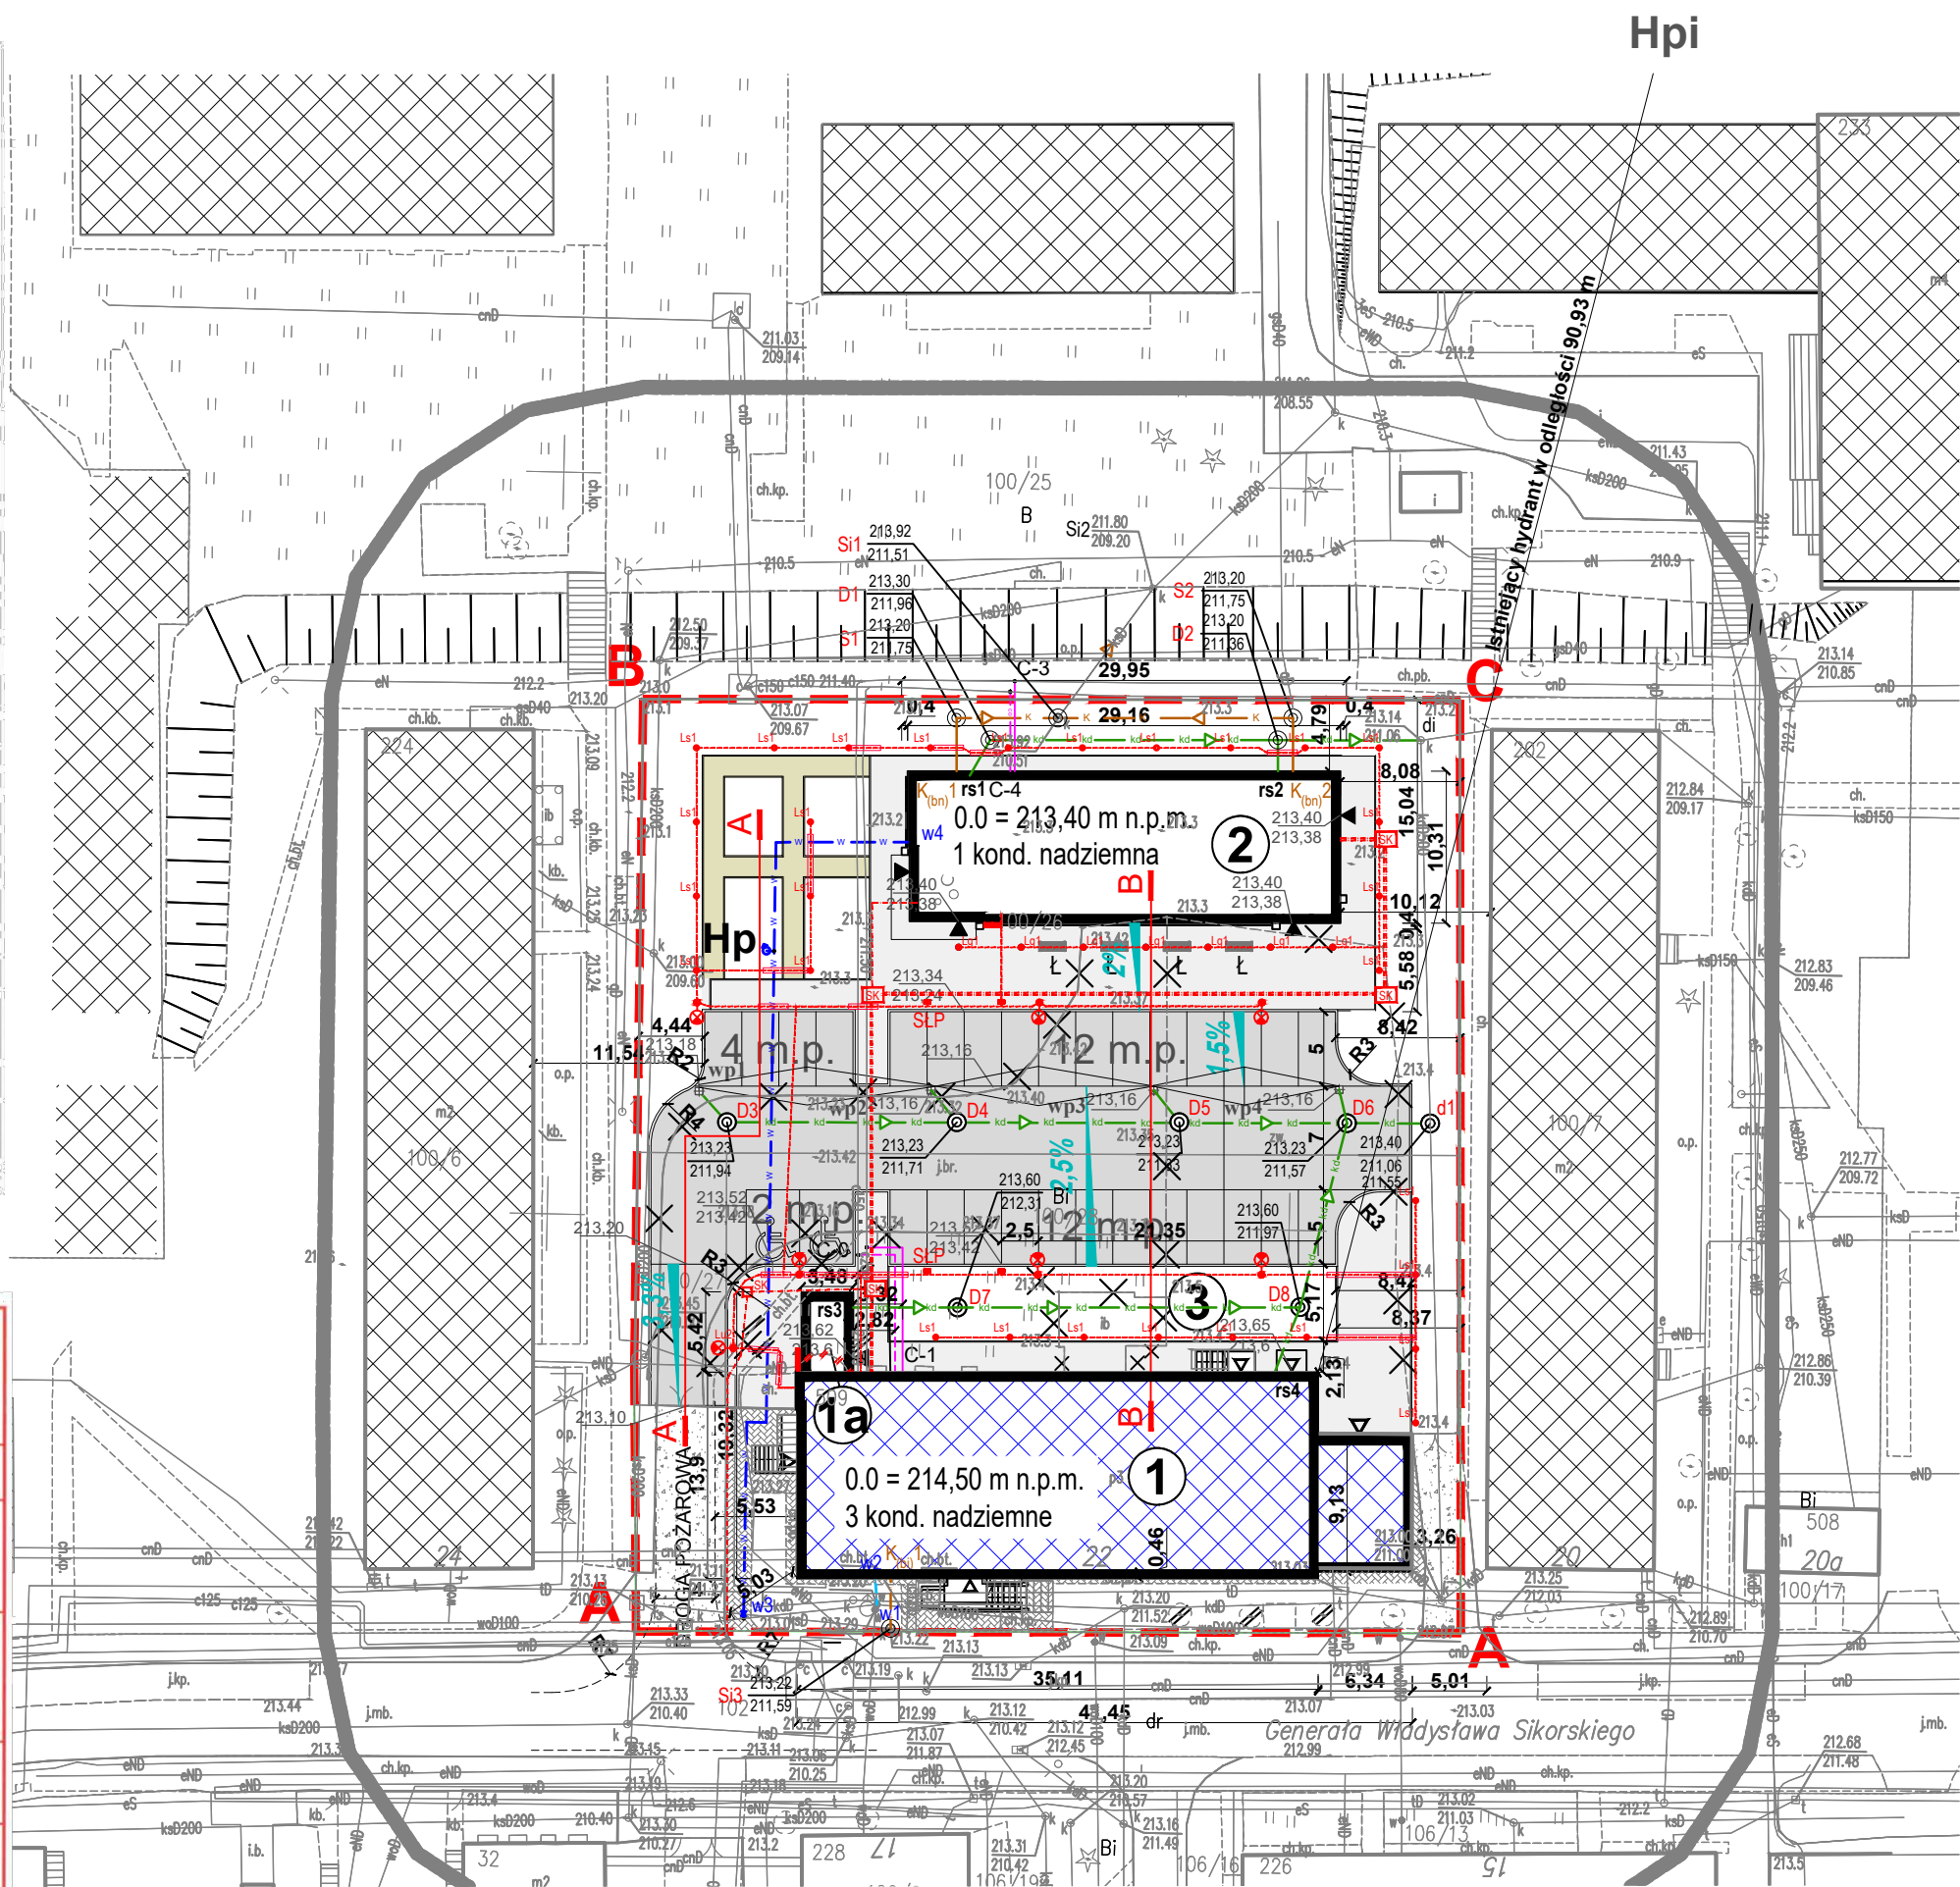

LEGENDA

- ABCD...
- GRANICE DZIAŁEK
- 1
- 1a
- 2
- 3
- ISTNIEJĄCY, PRZEBUDOWYWANY BUDYNEK
- BUDYNKI ISTNIEJĄCE POZA OPRACOWANIEM
- BUDYNKI PROJEKTOWANE
- ISTNIEJĄCA NAWIERZCHNIA CHODNIKOWA
- ISTNIEJĄCA NAWIERZCHNIA DROGOWA
- PROJEKTOWANA NAWIERZCHNIA DROGOWA Z KOSTKI
- PROJEKTOWANA NAWIERZCHNIA CHODNIKOWA Z KOSTKI
- POWIERZCHNIA BIOLOGICZNE CZYNNA
- PROJEKTOWANA ŚCIEŻKA O NAWIERZCHNI ŻWIROWEJ

- PROJEKTOWANE I PRZEBUDOWYWANE WEJŚCIA DO BUDYNKU
- ISTNIEJĄCE WEJŚCIA DO BUDYNKU
- PROJEKTOWANE ŁAWKI
- ELEMENTY INFRASTRUKTURY PRZEZNACZONE DO LIKWIDACJI
- OBIEKTY KUBATUROWE PRZEZNACZONE DO LIKWIDACJI
- DRZEWA PRZEZNACZONE DO WYCIECIA
- ISTNIEJĄCE HYDRANTY POŻAROWE
- PROJEKTOWANY HYDRANT POŻAROWY

- Trasa kablowa nN (pod terenem utwardzonym kabel na całej trasie układać w rurach osłonowych)
- Rura osłonowa na kable nN (na skrzyżowaniach z uzbrojeniem terenu)
- Studnia kablowa SK-1 klasa D400
+ 2-otworowa kanalizacja kablowa fi 110mm, 750N
- Studnia kablowa SK-2 klasa D400
+ 2-otworowa kanalizacja kablowa teletechniczna fi 110mm, 750N
- Lampa LED - oświetlenie na słupie 6m, 1m wysięgnik
- Lampa gruntowa, najazdowa LED 3W, 182lm, IP67
- Lampa typu słupek LED 14W, 0,9m, 807lm, IP65
- Stacja ładowania pojazdów elektrycznych
- Proj. przyłącz do istniejącej sieci wodociągowej, z rur PE100 SDR17 PN10, ozn. w3-w4
- Proj. remont istn. przyłącza do budynku istniejącego (trasa, średnica, spadek bez zmian), ozn. w1-w2
- Proj. przyłącze i zewnętrzna instalacja kanalizacji sanitarnej, PVC 160 - 200 SN8. Lite, ozn. K_{bm}1-S1, K_{bm}2-S2
- Proj. remont przyłącza do kan. sanitarnej, (trasa, średnica, spadek bez zmian), ozn. SI1-K_{bm}1
- Proj. przyłącze i zewnętrzna instalacja kanalizacji deszczowej, PVC 160 - 250 SN8. Lite
- Proj. przebudowa istn. zewnętrznej instalacji ciepłowniczej, odbiorczej ozn. C-1, C-0, z rur preizolowanych 2x250/400
- Proj. budowa przyłącza ciepłowniczego do proj. budynku ozn. C-3, C-4, z rur preizolowanych 2x25/90 mm - wg odrębnego opracowania

Zakres, Branża	Projektant (imię, nazwisko) Nr uprawnień, specjalność, zakres	Podpis
architektura	mgr inż. arch. Paweł Spędzia upr. UAN-I-7342/424/94 specjalność architektoniczna, zakres - pełne	
konstrukcja	mgr inż. Marcin Nosek upr. SWK/0111/POOK/06 specjalność konstrukcyjna, zakres - pełne	
instalacje sanitarne sieci sanitarne	mgr inż. Wioletta Spędzia, upr.NBUA-7342/62/98 specjaln. instalacyjna, zakres - sieci, instalacji i urządzeń wodociagowych i kanalizacyjnych, ciepłych, wentylacyjnych i gazowych	
instalacje elektryczne	mgr inż. Artur Gawełczyk, upr. MAP/0039/PWOE/11 specjaln. instalacyjna, zakres sieci, instalacji i urządzeń elektrycznych i elektroenerget.	
drogi	mgr inż. Gabriel Sowa, upr. K-69/01 specjaln. konstrukcyjno-budowlana	

Potwierdzam zgodność z oryginałem kopii mapy zasadniczej do celow projektowych z treścią państwowego zasobu geodezyjnego i kartograficznego.
Paweł Spędzia, mgr inż. architekt

ART-FAKTORY Sp. z o.o. Sp. k. 39-200 Dębica, ul. Powstania Styczniowego 4 tel-fax +48 14 6813 565 REGON 691539933 NIP 872-20-81-549 KRS 0000803571			
BUDOWA NOWEGO BUDYNKU USŁUGOWEGO ORAZ PRZEBUDOWA, ROZBUDOWA I CZĘŚCIOWA ZMIANA SPOSOBU UŻYTKOWANIA ISTNIEJĄCEGO BUDYNKU BIUROWO-USŁUGOWEGO NA BUDYNEK USŁUGOWY NA POTRZEBY KRAŚNICKIEJ AKADEMII ROZWOJU, WRAZ Z NEZBEDNĄ INFRASTRUKTURĄ TECHNICZNĄ			
Lokalizacja 23-200 Kraśnik, ul. Sikorskiego 22, dz. 100/26, 100/27, 100/28 obręb Północ Inwestor Miasto Kraśnik Adres Inwestora 23-200 Kraśnik, ul. Lubelska 84			
Branża		ARCHITEKTURA	
PROJEKT ZAGOSPODAROWANIA TERENU			
PROJEKT ZAGOSPODAROWANIA TERENU			
Gen. Projektant mgr inż. arch. Paweł Spędzia		Podpis	
UAN-I-7342/424/94		ARCHITEKTONICZNE, BEZ OGR.	
Projektował mgr inż. arch. Paweł Spędzia		Podpis	
UAN-I-7342/424/94		ARCHITEKTONICZNE, BEZ OGR.	
Opracował		Podpis	
Sprawdził		Podpis	
Data Wrzesień 2025		PZT-Z/1	
Skala 1:500		Nr proj. 02/2025	