




NR ZMIANY	TREŚĆ MODYFIKACJI
Rewizja 1	Zmiana przebiegu i średnicy przyłącza wody do proj. budynku, montaż studni wodomierzowej dla hydrantu

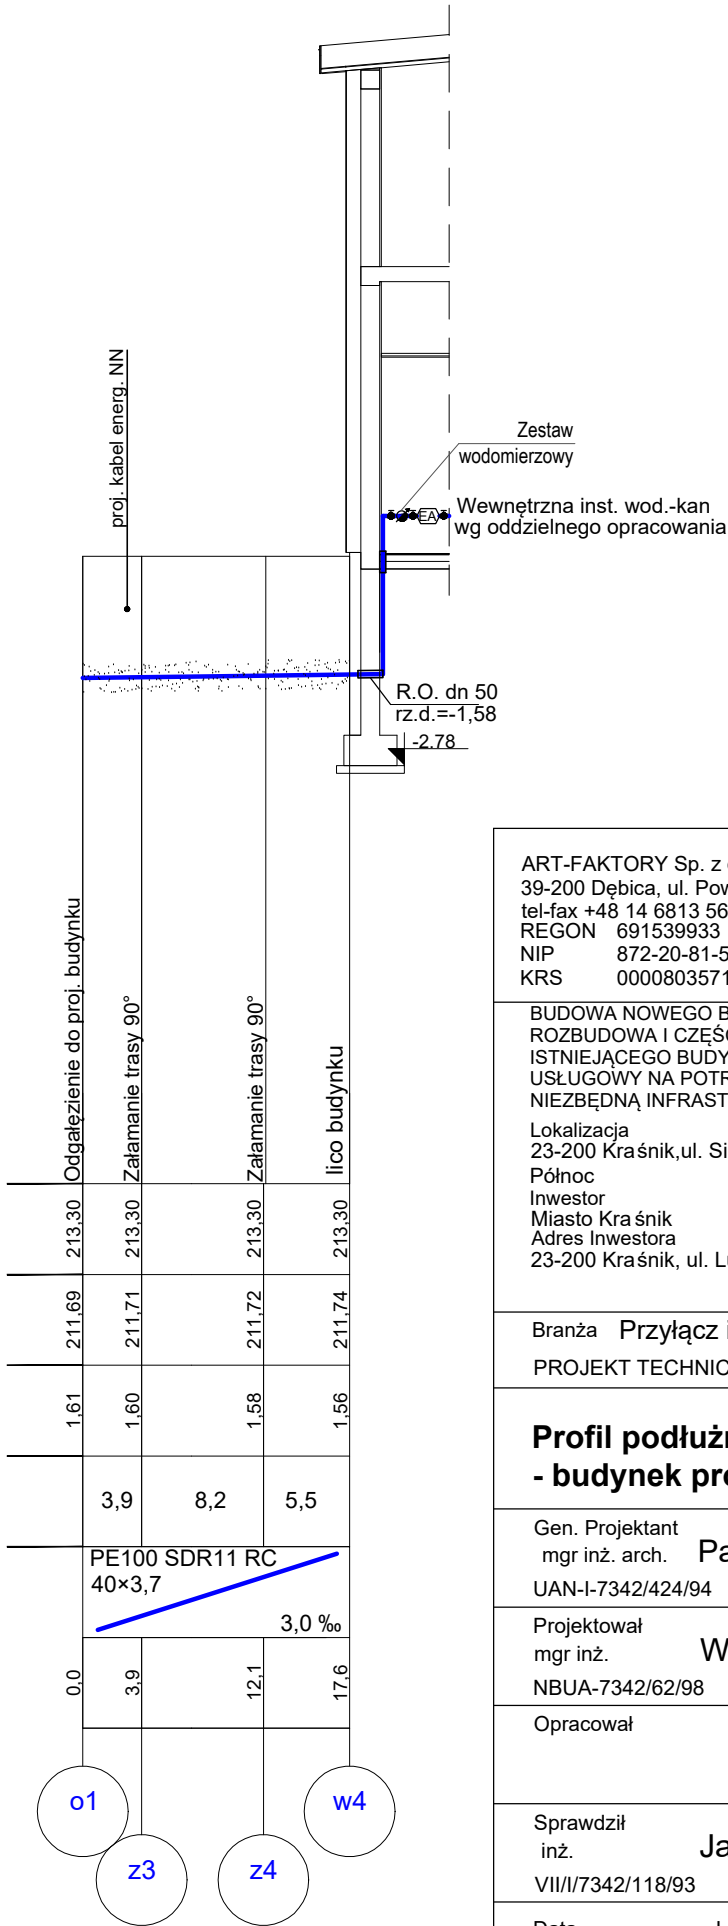

ART-FAKTORY Sp. z o.o. Sp. k.
39-200 Dębica, ul. Powstania Styczniowego 4
tel-fax +48 14 6813 565
REGON 691539933
NIP 872-20-81-549
KRS 0000803571

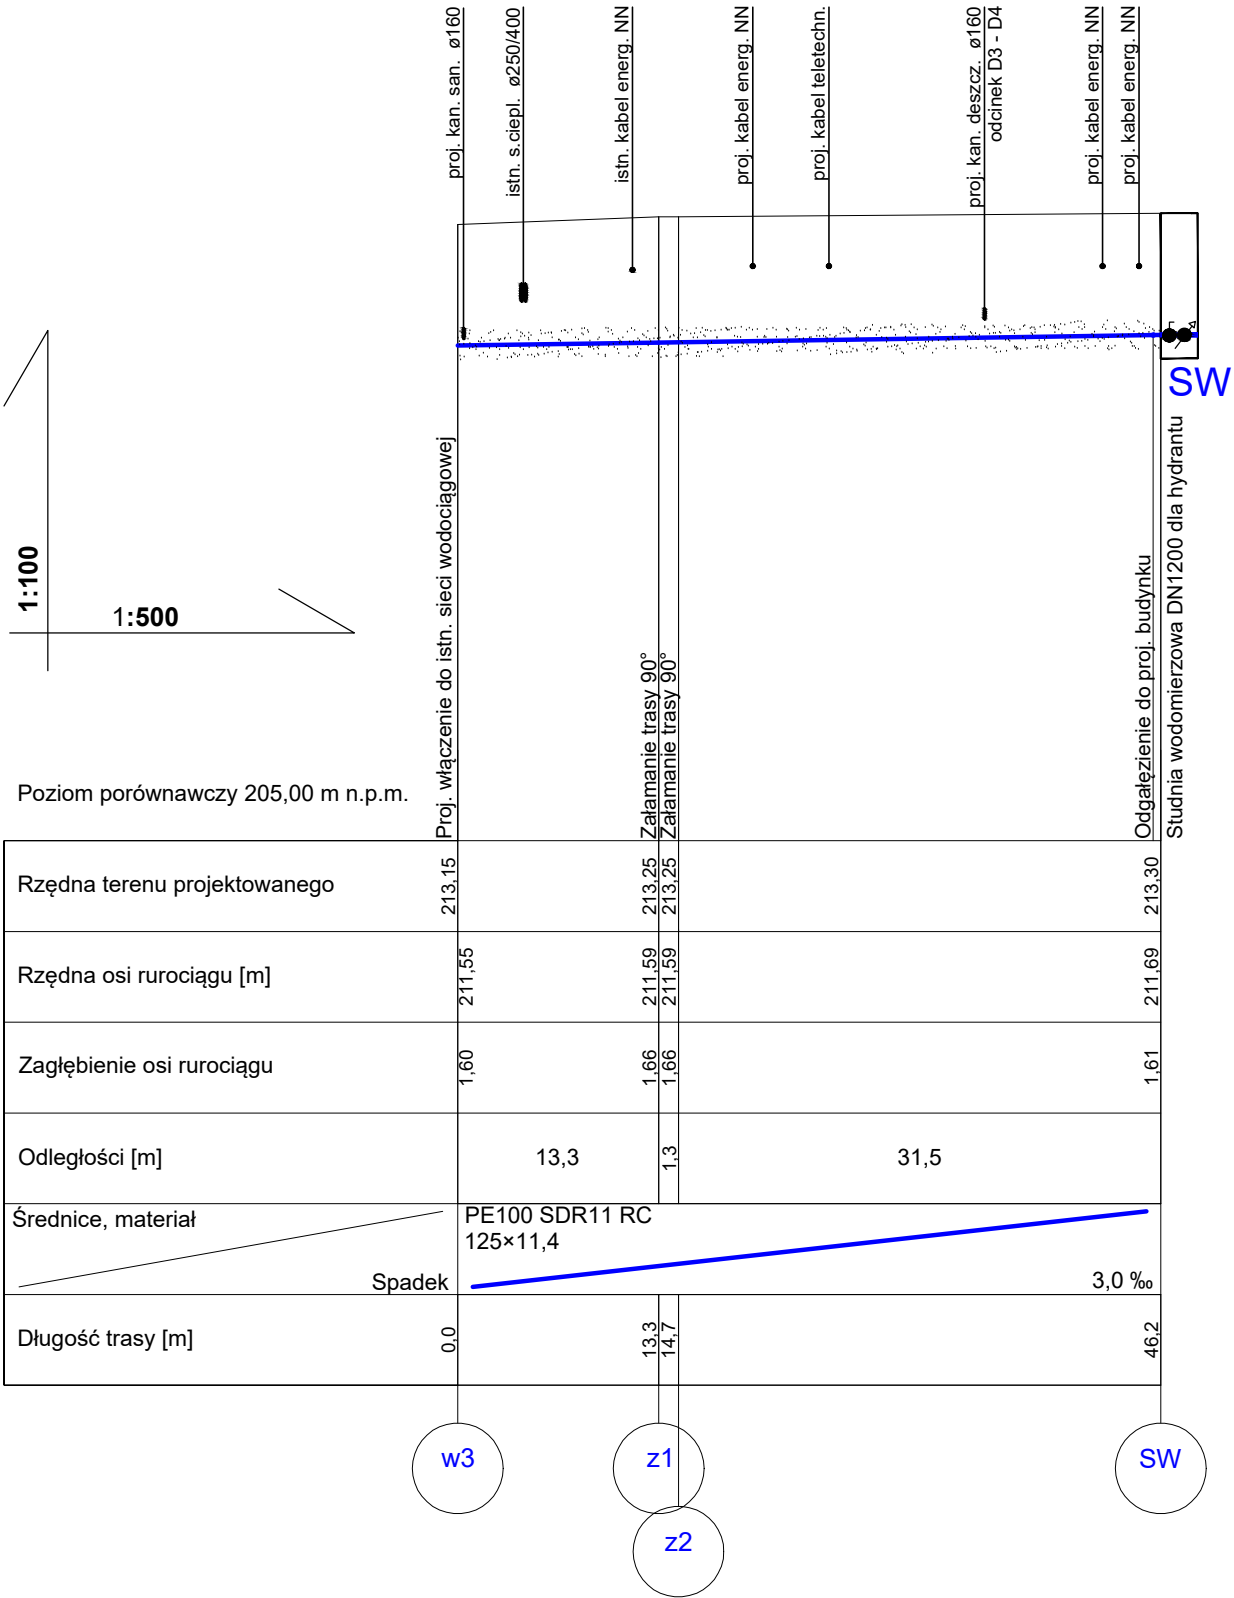

BUDOWA NOWEGO BUDYNKU USŁUGOWEGO ORAZ PRZEBUDOWA, ROZBUDOWA I CZĘŚCIOWA ZMANA SPOSOBU UŻYTKOWANIA ISTNIEJĄCEGO BUDYNKU BIUROWO-USŁUGOWEGO NA BUDYNEK USŁUGOWY NA POTRZEBY KRAŚNICKIEJ AKADEMII ROZWOJU, WRAZ Z NIEZBĘDNĄ INFRASTRUKTURĄ TECHNICZNĄ

Lokalizacja
23-200 Kraśnik, ul. Sikorskiego 22, dz. 100/26, 100/27, 100/28 obręb Północ
Inwestor
Miasto Kraśnik
Adres Inwestora
23-200 Kraśnik, ul. Lubelska 84,

Branża Przyłącz i zewn. instalacje wod-kan, kan. deszcz.

PROJEKT TECHNICZNY/WYKONAWCZY

Profil podłużny przyłącza wodociągowego - budynek projektowany - rewizja 1

Gen. Projektant mgr inż. arch. **Paweł Spędzia**

UAN-I-7342/424/94

Podpis

ARCHITEKTONICZNE, BEZ OGR.

Projektował mgr inż. **Wioletta Spędzia**

NBUA-7342/62/98

Podpis

INSTALACJE SANITARNE, BEZ OGR.

Opracował

Podpis

Sprawdził inż. **Janusz Mitek**

VIII/I/7342/118/93

Podpis

INSTALACJE SANITARNE, BEZ OGR.

Data Luty 2026

Skala 1:500/100

PTW/PiZIS-2

Nr proj. 02/2025