



NR ZMIANY	TREŚĆ MODYFIKACJI
Rewizja 1	Zmiana miejsca włączenia do istn. sieci kanalizacyjnej

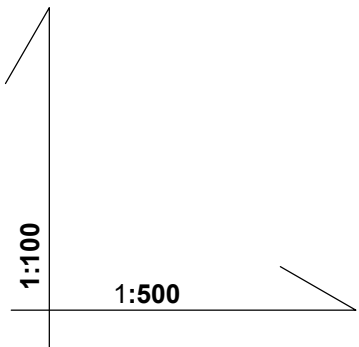

Poziom porównawczy 205,00 m n.p.m.


Rzędna terenu projektowanego	213.10	213.20	213.20	213.20
Rzędna dna kanału	209.40 211.11	211.41	211.75	211.80
Zagłębienie dna kanału [m]	3.70 1.99	1.79	1.45	1.40
Odległości [m]		20,1	22,6	3,6
Średnice, materiał	PVC-U SDR34 160×4,7			
Spadek				15,0 ‰
Długość trasy [m]	0,0	20,1	42,7	46,3

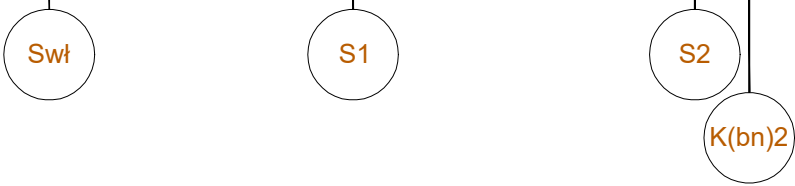

proj. przył. ciepl. ø25/90  
odcinek C3-C4

proj. kan. deszcz. ø160  
odcinek D2 - di

Wewnętrzna inst. wod.-kan  
wg oddzielnego opracowania  
R.O. dn 250  
rz.d.=-1,44  
-2.78

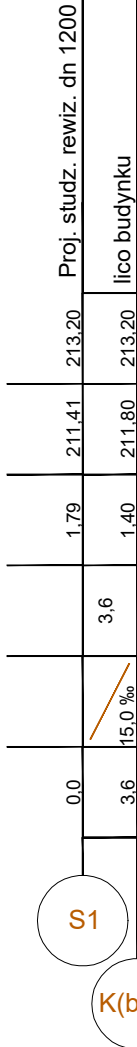

Wewnętrzna inst. wod.-kan  
wg oddzielnego opracowania  
R.O. dn 250  
rz.d.=-1,44  
-2.78

ART-FAKTORY Sp. z o.o. Sp. k.  
39-200 Dębica, ul. Powstania Styczniowego 4  
tel-fax +48 14 6813 565  
REGON 691539933  
NIP 872-20-81-549  
KRS 0000803571



BUDOWA NOWEGO BUDYNKU USŁUGOWEGO ORAZ PRZEBUDOWA,  
ROZBUDOWA I CZĘŚCIOWA ZMIANA SPOSOBU UŻYTKOWANIA  
ISTNIEJĄCEGO BUDYNKU BIUROWO-USŁUGOWEGO NA BUDYNEK  
USŁUGOWY NA POTRZEBY KRAŚNICKIEJ AKADEMII ROZWOJU, WRAZ Z  
NIEZBĘDNĄ INFRASTRUKTURĄ TECHNICZNĄ

Lokalizacja  
23-200 Kraśnik, ul. Sikorskiego 22, dz. 100/26, 100/27, 100/28 obręb  
Północ  
Inwestor  
Miasto Kraśnik  
Adres Inwestora  
23-200 Kraśnik, ul. Lubelska 84,

Branża Przyłącz i zewn. instalacje wod-kan, kan. deszcz.  
PROJEKT TECHNICZNY/WYKONAWCZY

**Profil podłużny przyłącza i zewn. instalacji  
kanalizacji sanitarnej - budynek projektowany  
- rewizja 1**

Gen. Projektant mgr inż. **Paweł Spędzia** Podpis  
UAN-I-7342/424/94 ARCHITEKTONICZNE, BEZ OGR.

Projektował mgr inż. **Wioletta Spędzia** Podpis  
NBUA-7342/62/98 INSTALACJE SANITARNE, BEZ OGR.

Opracował Podpis

Sprawdził inż. **Janusz Mitek** Podpis  
VII/I/7342/118/93 INSTALACJE SANITARNE, BEZ OGR.

Data Luty 2026 PTW/PIZIS-3  
Skala 1:500/100 Nr proj. 02/2025