

OZNACZENIA

- instalacja zimnej wody
- instalacja cwu
- 0.1

- oznaczenie pomieszczenia na rozwinięciu
- Oznaczenia przyborów

Us

umywalka
- Uk

umywalka w zabudowie meblowej
- U1

umywalka dla niepełnosprawnych
- M

miska ustępowa
- M1

miska ustępowa dla niepełnosprawnych
- P

pisuar
- zc

zawór czerpalny
- wp

wpust podłogowy
- Zlk

zlew jednokomorowy w zabudowie meblowej
- PE

podgrzewacz elektryczny V = 50 dm3

UWAGI

1. WYSOKOŚCI PODEJŚĆ WODNYCH DO URZĄDZEŃ :
- WANNY – 75 CM NAD POSADZKĄ
- UMYWALKI – 60 CM NAD POSADZKĄ
- ZLEWOZMYWAKI – 60 CM NAD POSADZKĄ
- MISKI USTĘPOWE – 70 CM NAD POSADZKĄ
- NATRYSKI – 120 CM NAD POSADZKĄ
2. PRZEWODY PROWADZIĆ W BRUZDACH ŚCIENNYCH.
3. WSZYSTKIE PRZEJŚCIA PRZEZ PRZEGRODY POŻAROWE PRZEWODÓW PALNYCH (ZW, CW, CWU) ZABEZPIECZYĆ UŻYWAJĄC OPASKI WRAZ Z WYPEŁNIENIEM PRZEBIEGA MASĄ LUB ZAPRAWĄ CEMENTOWĄ CAŁOŚĆ PRZEPUSTU O ODPORNOŚCI OGNIOWEJ EI120
4. OPROČ PRZEJŚĆ P-POŻ WSKAZANYCH NA RZUCIE ZABEZPIECZENIA WYMAGAJĄ WSZYSTKIE PRZEJŚCIA PRZEZ STROP REI120 NAD STREFĄ PM.


Średnice nieopisanych podejść kanalizacyjnych, wody zimnej i wody ciepłej do przyborów sanitarnych :

	kanalizacja	w.z. i c.w.u.
umywalka, bidet	50	2x16x2,0
zlew, zlewozmywak	50	2x16x2,0
wanna, natrysk	50	2x16x2,0
ustęp	110	16x2,0
pisuar	50	20x2,0
pralka	50	20x2,0
zawór czerpalny	-	20x2,0
wpust podłogowy	50	-
wpust podłogowy na gruncie	110	-

BUDYNEK NOWY 0.0 = 213,40 m.n.p.m.

BUDYNEK ISTNIEJĄCY 0.0 = 214,50 m.n.p.m.

ROZWINIĘCIE INSTALACJI WODOCIĄGOWEJ

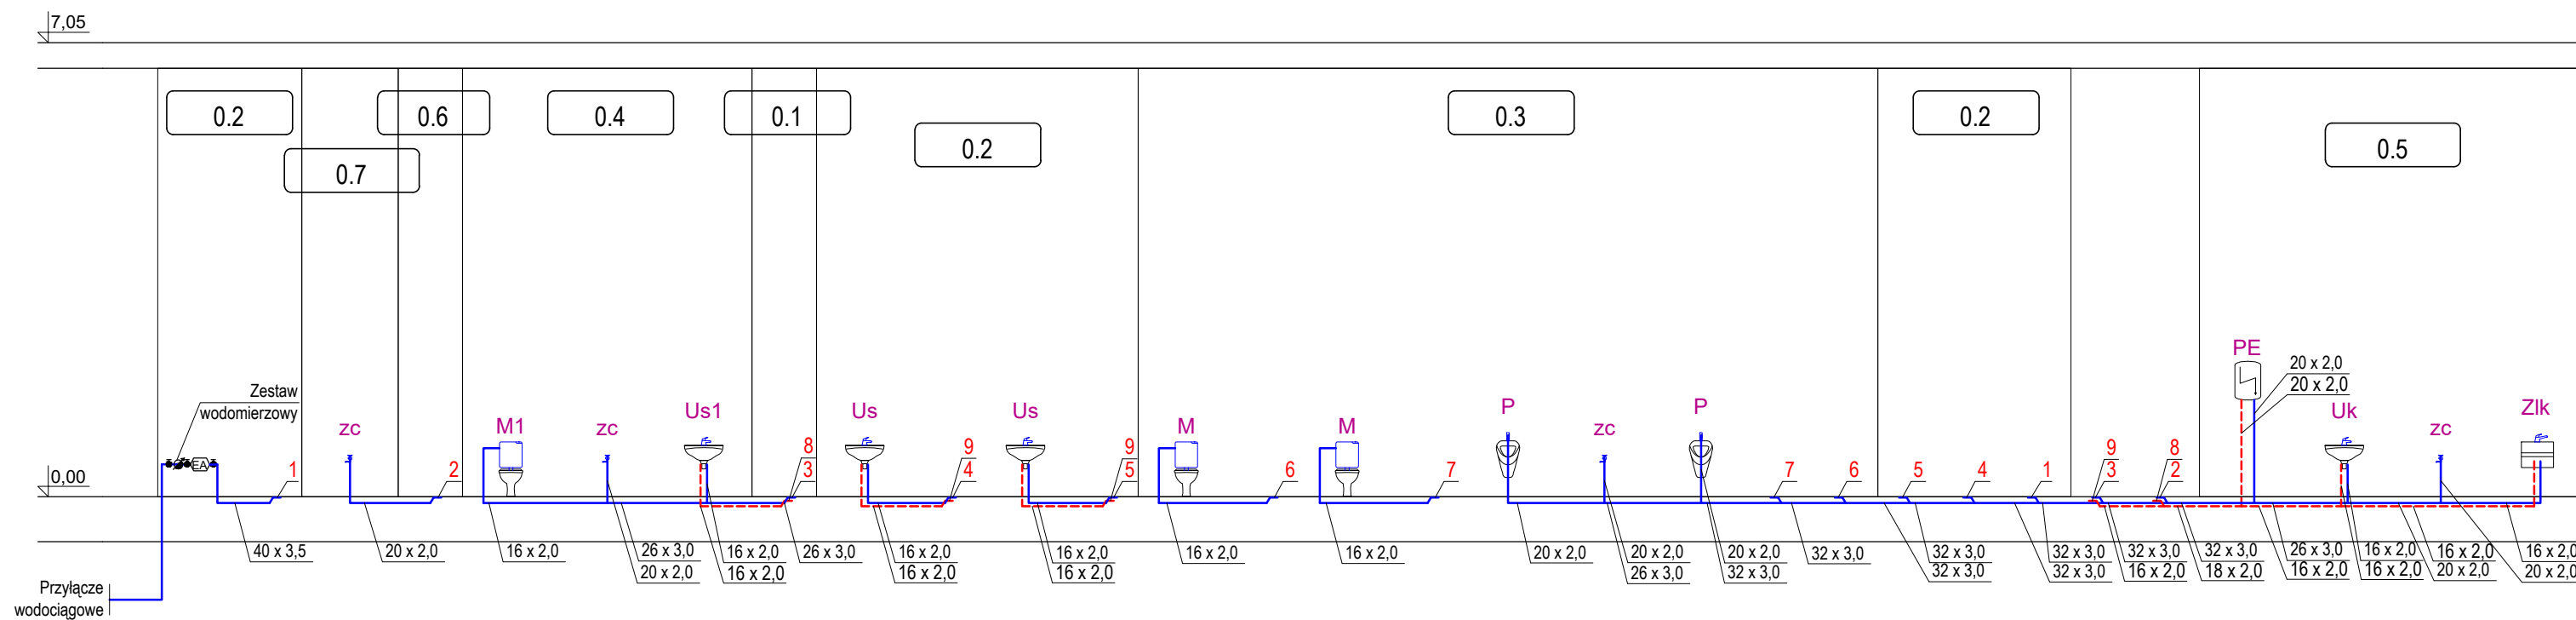

ART-FAKTORY Sp. z o.o. Sp. k.
39-200 Dębica, ul. Powstania Styczniowego 4
tel-fax +48 14 6813 565
REGON 691539933
NIP 872-20-81-549
KRS 0000803571



BUDOWA NOWEGO BUDYNKU USŁUGOWEGO ORAZ PRZEBUDOWA, ROZBUDOWA I CZĘŚCIOWA ZMIANA SPOSOBU UŻYTKOWANIA ISTNIEJĄCEGO BUDYNKU BIUROWO-USŁUGOWEGO NA BUDYNEK USŁUGOWY NA POTRZEBY KRAŚNICKIEJ AKADEMII ROZWOJU, WRAZ Z NIEZBĘDNĄ INFRASTRUKTURĄ TECHNICZNĄ

Lokalizacja
23-200 Kraśnik, ul. Sikorskiego 22 , dz. 100/26, 100/27, 100/28 obręb Północ
Inwestor
Miasto Kraśnik
Adres Inwestora
23-200 Kraśnik, ul. Lubelska 84,

Branża **INSTALACJE SANITARNE**
PROJEKT TECHNICZNY/WYKONAWCZY

BUDYNEK PROJEKTOWANY - RZUT PARTERU
INSTALACJA WODOCIĄGOWA

Gen. Projektant
mgr inż. arch. **Paweł Spędzia** Podpis
UAN-I-7342/424/94 ARCHITEKTONICZNE, BEZ OGR.

Projektował
mgr inż. **Wioletta Spędzia** Podpis
NBUA-7342/62/98 INSTALACJE SANITARNE, BEZ OGR.

Opracował Podpis

Sprawdził
inż. **Janusz Mitek** Podpis
VII/I/7342/118/93 INSTALACJE SANITARNE, BEZ OGR.

Data Luty 2026 **PTW/PiZIS-4**
Skala 1:100 Nr proj. 02/2025