


RZUT PARTERU 1:100

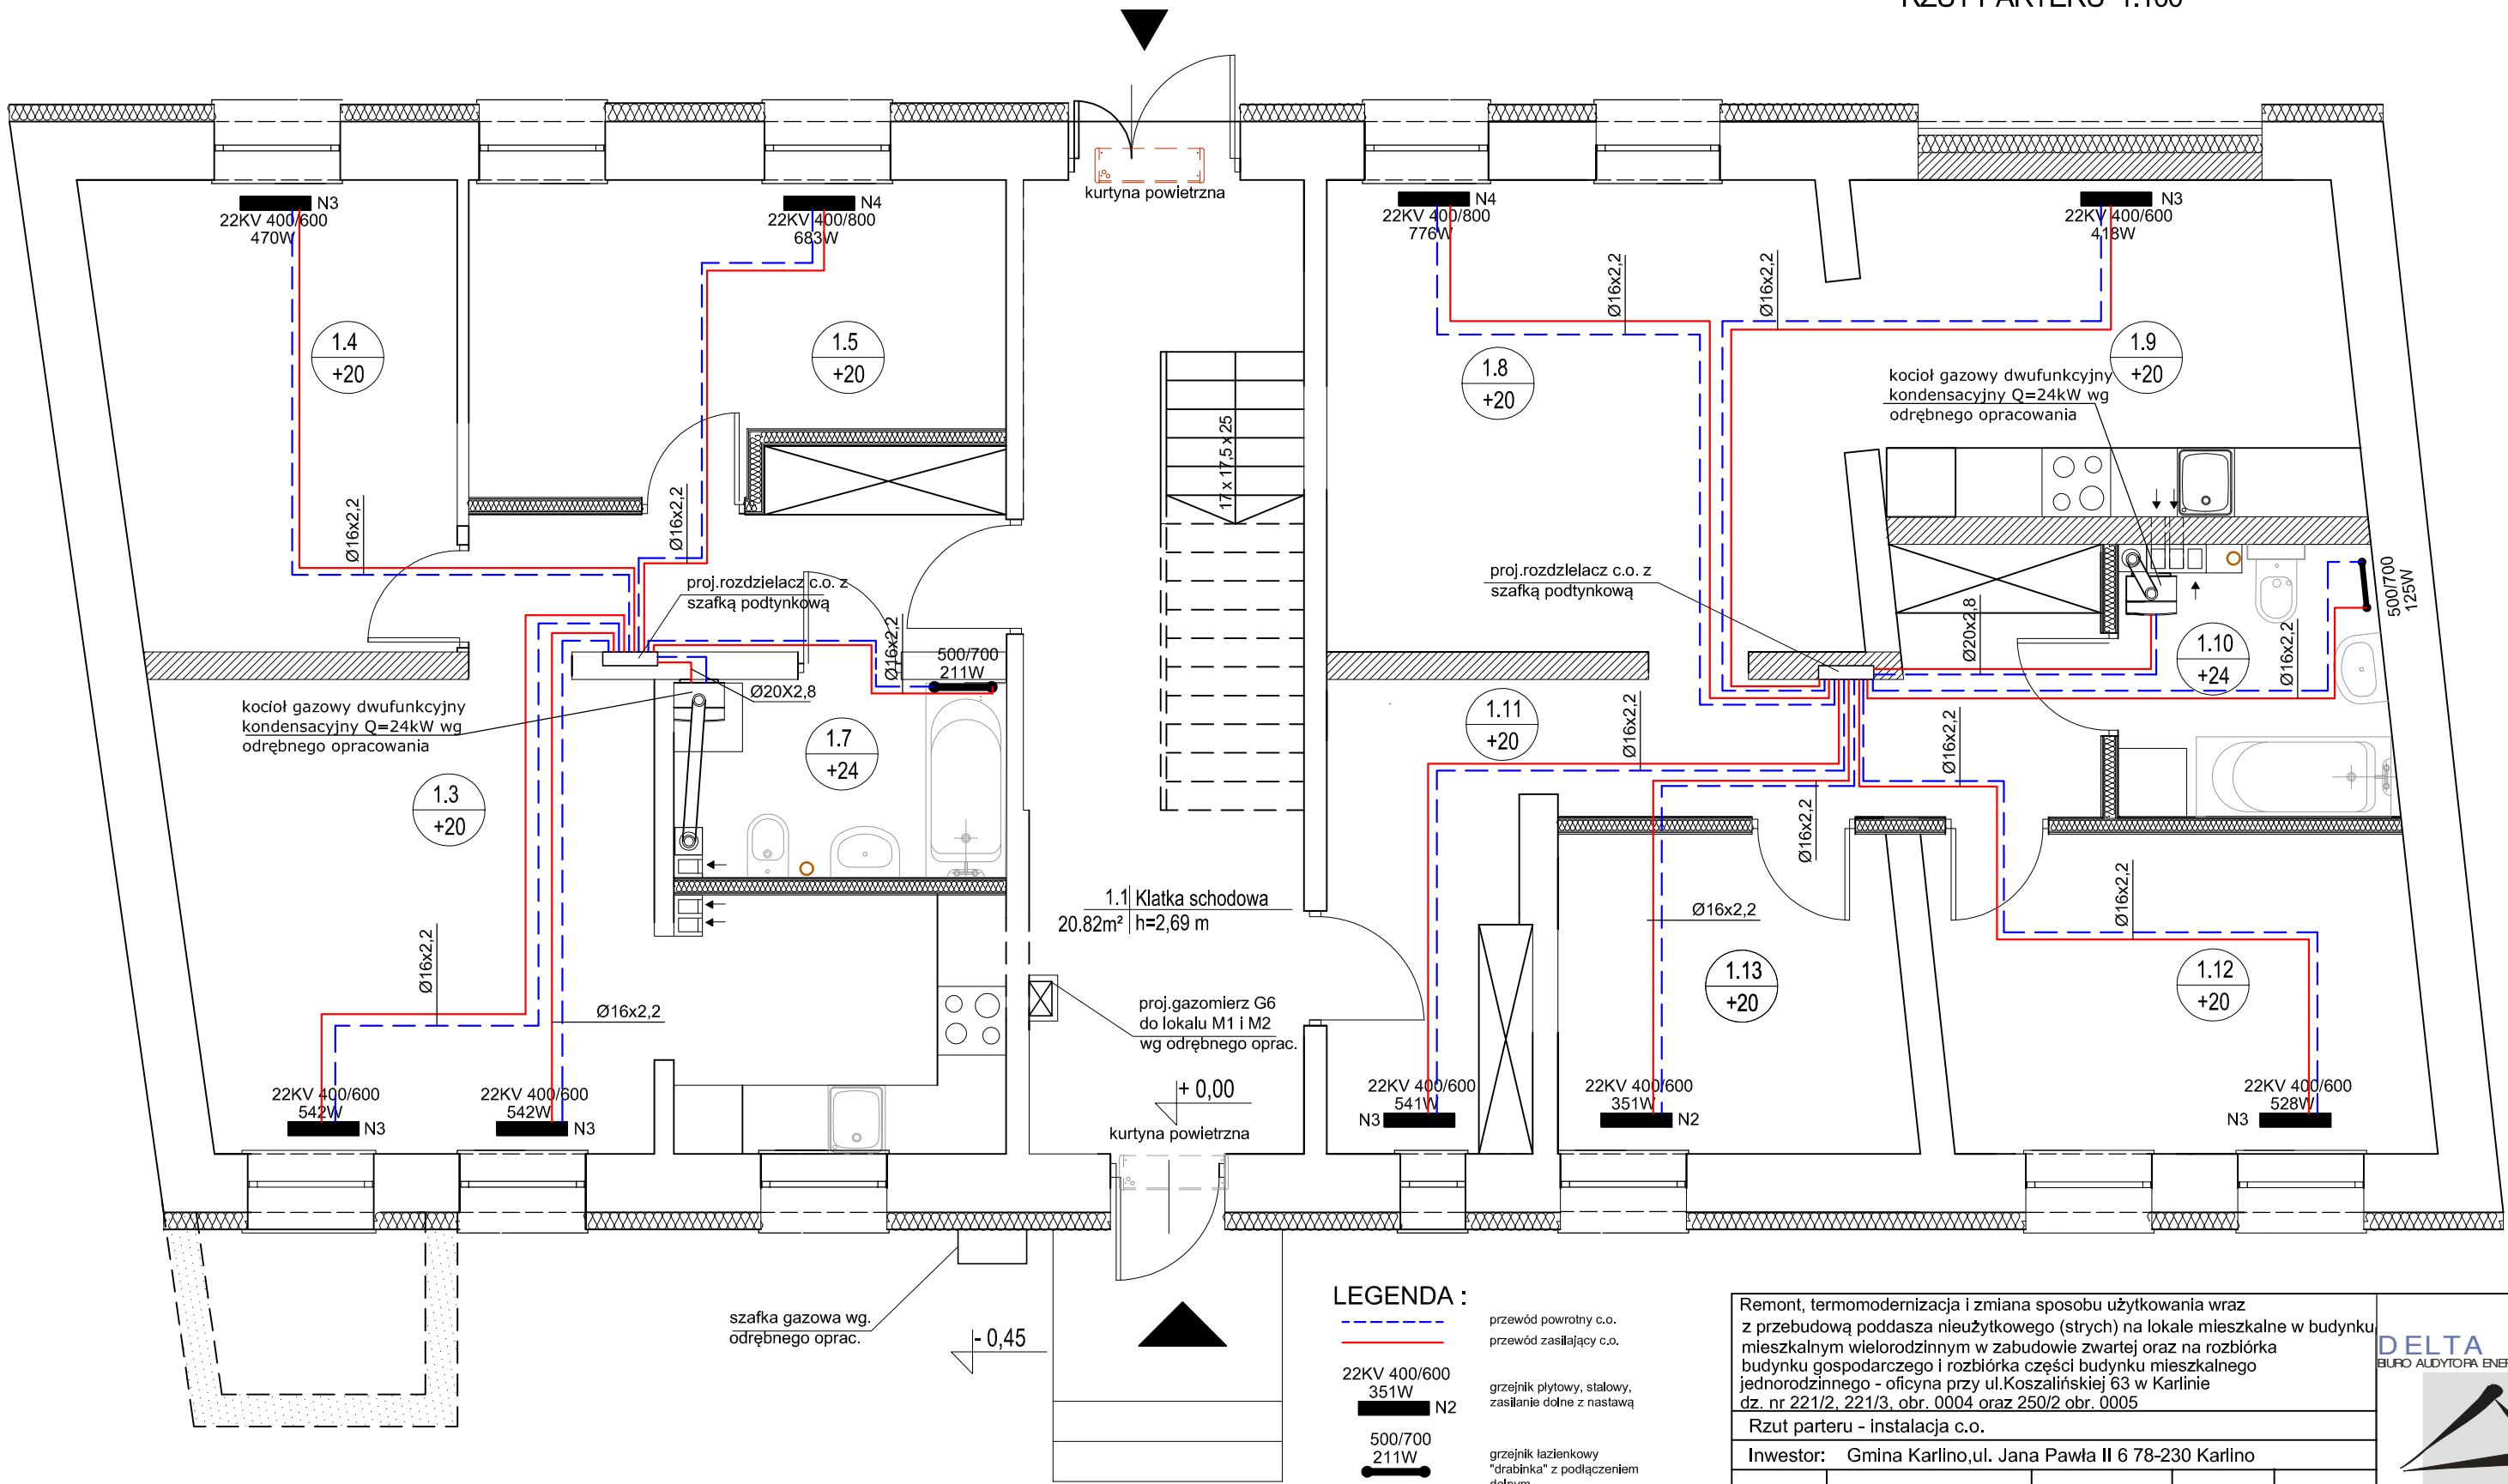


LEGENDA :

- przewód powrotny c.o.
- przewód zasilający c.o.
- grzejnik płytowy, stałowy, zasilanie dolne z nastawą
- grzejnik łazienkowy "drabinka" z podłączeniem dolnym

Remont, termomodernizacja i zmiana sposobu użytkowania wraz z przebudową poddasza nieużytkowego (strych) na lokale mieszkalne w budynku mieszkalnym wielorodzinnym w zabudowie zwartej oraz na rozbiórka budynku gospodarczego i rozbiórka części budynku mieszkalnego jednorodzinnego - oficyna przy ul. Koszalińskiej 63 w Karlinie dz. nr 221/2, 221/3, obr. 0004 oraz 250/2 obr. 0005

Rzut parteru - instalacja c.o.			
Inwestor: Gmina Karłino, ul. Jana Pawła II 6 78-230 Karłino			
Projektant:	mgr inż. Piotr Horków	ZAP/0130/PWBS/19	05. 2023
Sprawdzający:	inż. Ewa Horków	ZPNB-U.73427/22/98	Skala 1:100
Funkcja:	Tytuł, imię, nazwisko	Nr uprawnień	Podpis Rys. 5

**DELTA**  
BIURO AUDYTORA ENERGETYCZNEGO



75-411 Koszalin  
ul. Partyzantów 17  
tel/fax: (094) 342 54 64  
e-mail: biurodelta@wp.pl