


Rzut piętra 1:50

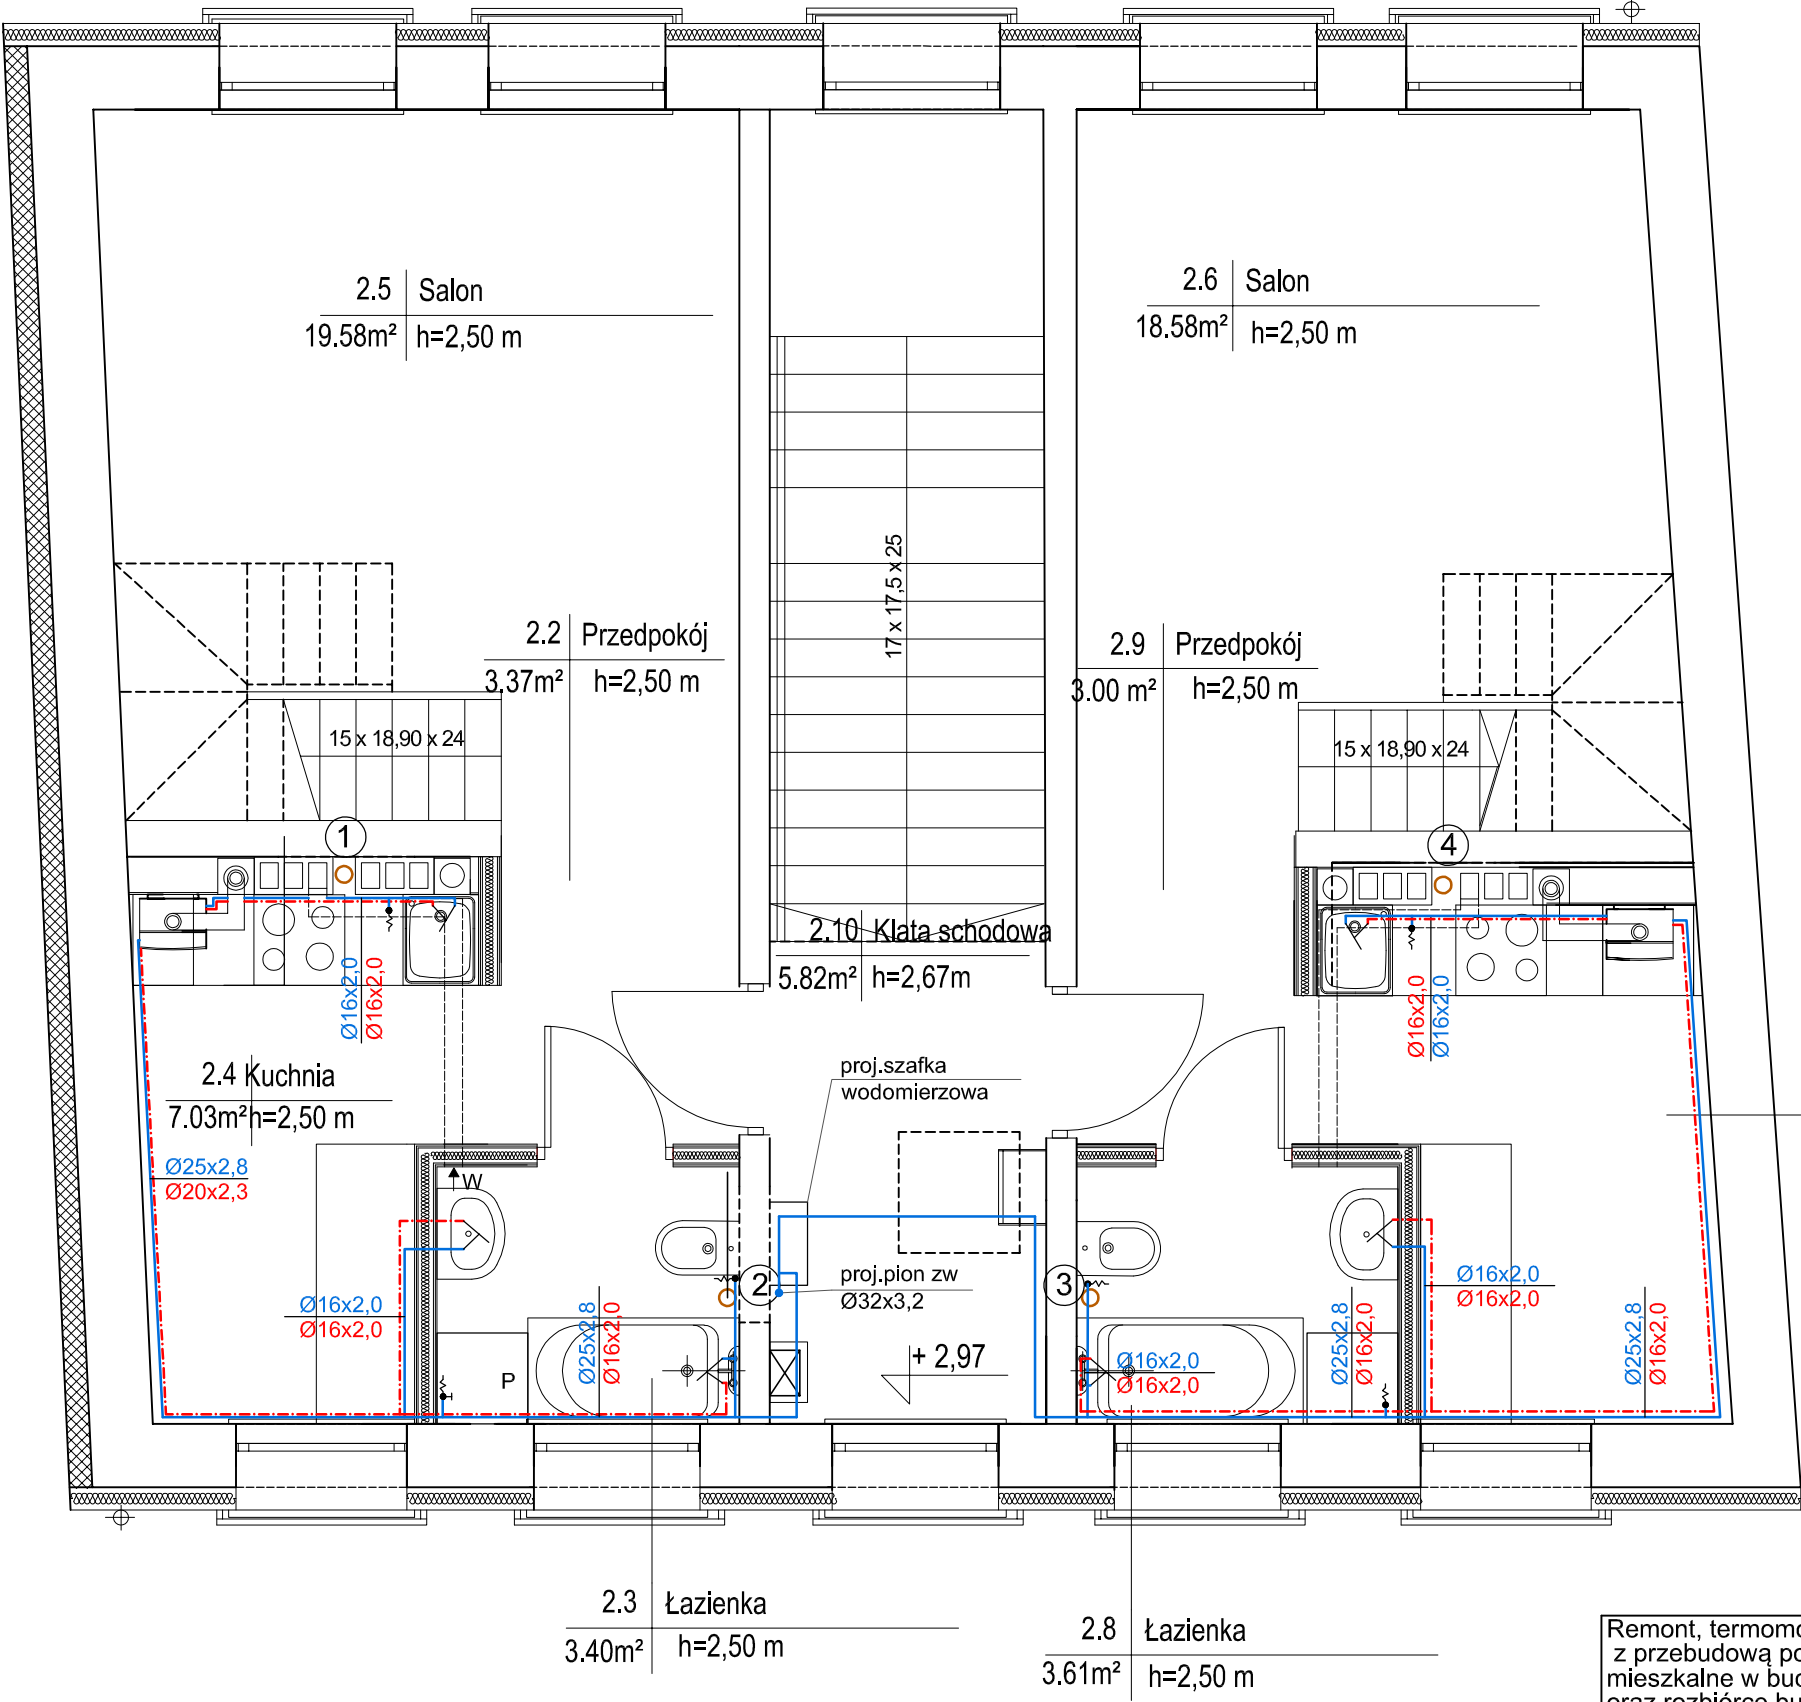

LEGENDA :

- przewód wody zimnej
- przewód wody ciepłej
- przewód kanalizacji sanitarnej
- 3 pion instalacji kanalizacji
- 1 pion instalacji wody

Remont, termomodernizacja i zmiana sposobu użytkowania wraz z przebudową poddasza nieużytkowego (strychu) na pomieszczenia mieszkalne w budynku mieszkalnym wielorodzinnym w zabudowie zwartej oraz rozbiórce budynku gospodarczego przy ul. Koszalińskiej 65 w Karlino, dz. nr 220/2, 220/3, 219/3, 219/5 obr. 0004 oraz 250/2 obr. 0005

Rzut piętra - wewnętrzna instalacja wod-kan.

Inwestor: Gmina Karlino, ul. Jana Pawła II 6 78-230 Karlino

Projektant:	mgr inż. Piotr Horków	ZAP/0130/PWBS/19	05. 2023
Sprawdzający:	inż. Ewa Horków	ZPNB-U.73427/22/98	Skala 1:50
Funkcja:	Tytuł, imię, nazwisko	Nr uprawnień	Podpis
			Rys. 3

DELTA
BIURO AUDYTORA ENERGETYCZNEGO



75-411 Koszalin
ul. Partyzantów 17
tel./fax: (094) 342 54 64
e-mail: biurodelta@wp.pl