

ZESTAWIENIE MATERIAŁÓW:

K - kocioł elektryczny c.o. 6kW - 1 szt.

projektowany rurociąg z rur Cu o śr. [mm]:

- 22x1 - 6,0 mb
- 18x1 - 16,0 mb
- 15x1 - 18,0 mb

- zestaw kształtek - 1 kpl

- grzejniki płytowe:

- 22/500/1000

(moc: 1470W) - 3 szt

- grzejnik drabinkowy 400/700

(moc: 314W) - 1 szt

- zawory termostacyjne z głowicami - 4 szt


- podejścia dolne grzejnikowe - 3 szt

- zawory odpowietrzające - 4 szt

UWAGA!

Przejścia rurociągu przez przegrody wykonać w tulejach ochronnych


PROJEKT ARCHITEKTONICZNO-BUDOWLANY BUDOWA INSTALACJI C.O. Z KOTŁEM ELEKTRYCZNYM W LOKALU MIESZKALNYM PRZY UL. KATOWICKA 149/2 W CHORZOWIE		
PROJEKTOWAŁ: mgr inż. Katarzyna Dudek upr. bud: SLK/3500/POOS/11		DATA: 12.2025 SKALA: 1:75
INWESTOR: Zakład Komunalny PGM ul. Bałtycka 8 41-500 Chorzów		FAZA: PB
TEMAT RYSUNKU: Instalacja c.o. - rzut i rozwinięcie		NUMER: 01

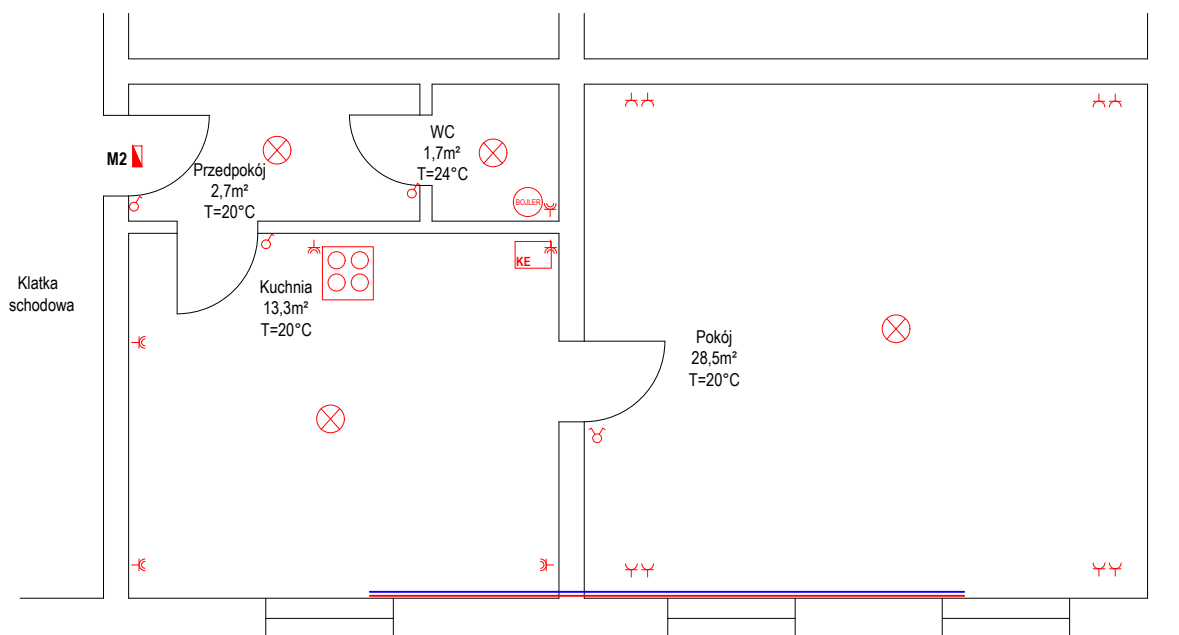

LEGENDA

- ▬ - tablica mieszkaniowa TB
- ⏏ - gniazdo wtykowe IP10, 16A, 250V
- ⏏ - gniazdo wtykowe IP44, 16A, 250V
- ⏏ - łącznik oświetleniowy pojedynczy
- ⏏ - łącznik oświetleniowy podwójny
- ⊗ - oprawa oświetleniowa sufitowa LED

PROJEKT ARCHITEKTONICZNO-BUDOWLANY BUDOWA INSTALACJI C.O. Z KOTŁEM ELEKTRYCZNYM W LOKALU MIESZKALNYM PRZY UL. KATOWICKA 149/2 W CHORZOWIE		
PROJEKTOWAŁ: Zbigniew Gryt		DATA: 12.2025
upr. bud: SLK/6587/PBE/16		SKALA: 1:75
INWESTOR: Zakład Komunalny PGM ul. Bałtycka 8 41-500 Chorzów		FAZA: PB
TEMAT RYSUNKU: Instalacja elektryczna - rzut		NUMER: 02

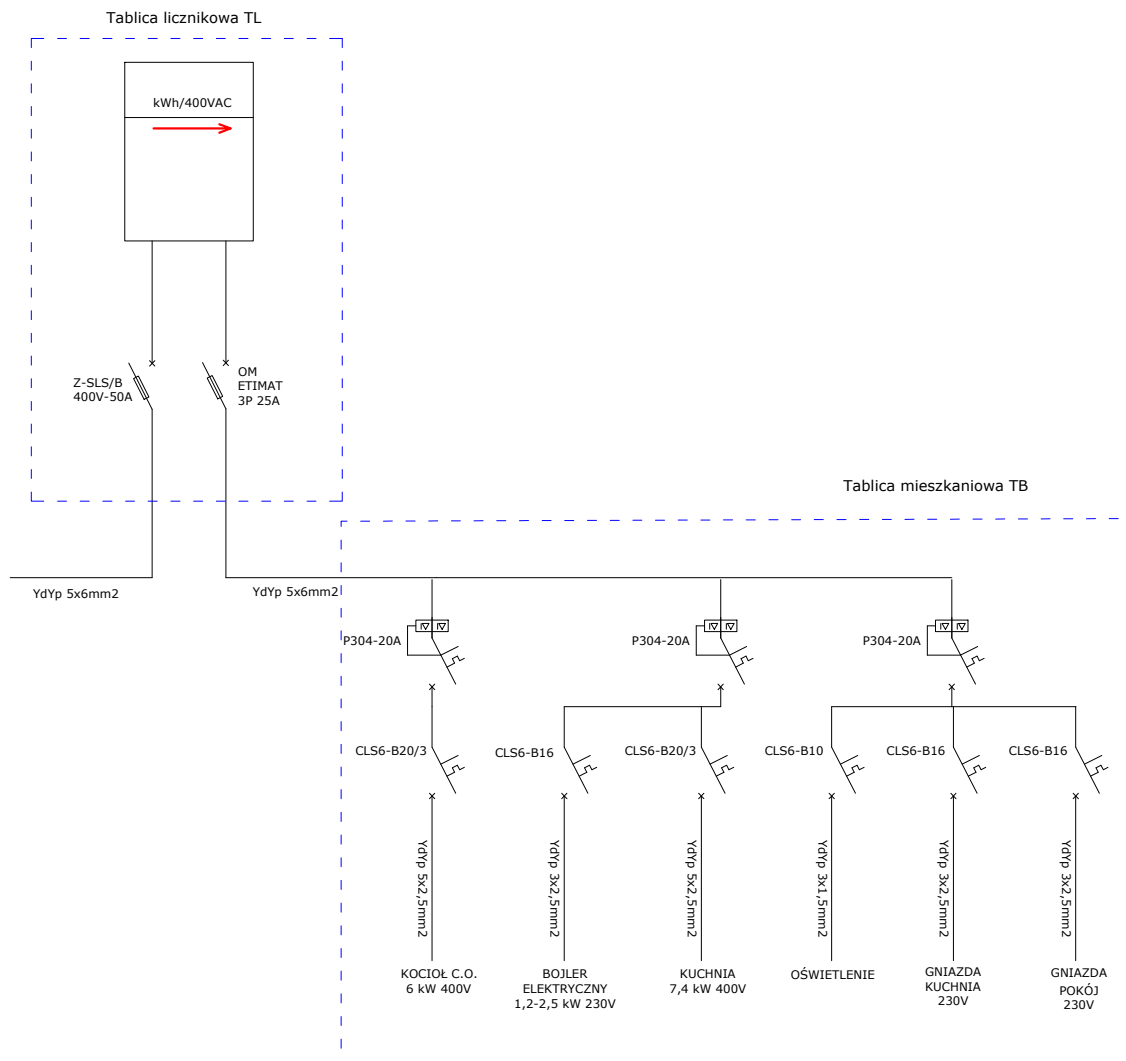

PROJEKT ARCHITEKTONICZNO-BUDOWLANY BUDOWA INSTALACJI C.O. Z KOTŁEM ELEKTRYCZNYM W LOKALU MIESZKALNYM PRZY UL. KATOWICKA 149/2 W CHORZOWIE		
PROJEKTOWAŁ: Zbigniew Gryt		DATA: 12.2025
upr. bud: SLK/6587/PBE/16		
INWESTOR: Zakład Komunalny PGM ul. Bałtycka 8 41-500 Chorzów	FAZA: PB	
TEMAT RYSUNKU: Tablica elektryczna - schemat	NUMER: 03	