

ID:6640.4021.2025
woj: małopolskie
pow.: myślenicki
j-ewid.: 120908_2 - Tokarnia
obr.: 0004 - Tokarnia
działki wg. zakresu aktualizacji - m.in. 4435/1

MAPA DO CELÓW PROJEKTOWYCH

SKALA 1:500
SEKCJA: 7.118.10.20.3.1, 7.118.10.20.3.2, 7.118.10.20.3.4
Układ współrz.: 2000/7
Układ wysokości: PL-EVRF2007-NH

KAL-GEO
Tomasz Kaleta
Jasienica 43, 32-400 Myślenice
tel.kom. 607-394-964
NIP 681-188-80-34, REGON 122854526

Nie wyklucza się istnienia w terenie innych nie wykazanych na niniejszej mapie urządzeń podziemnych, które nie były zgłoszone do inwentaryzacji.
Warunkiem rozpoczęcia prac budowlanych jest wytyczenie w terenie projektowanej budowli, a po jej zakończeniu wykonanie inwentaryzacji powykonawczej przez jednostkę wykonawstwa geodezyjnego na zlecenie inwestora.
Granice działek przyjęto na podstawie danych z zasobu ewidencji gruntów.
Nie ustalano obciążeń służebnościami na opracowywanym obszarze.
Niniejsza mapa powstała na podstawie pomiaru w terenie oraz danych numerycznych.


MPZP:
linia rozgraniczająca, przeznaczenie terenu w MPZP.
Zakres aktualizacji mapy.

Oświadczam, że operat techniczny zawierający rezultaty prac geodezyjnych, w wyniku których powstał niniejszy dokument, uzyskał pozytywny wynik weryfikacji. Jestem świadomy odpowiedzialności karnej za złożenie fałszywych oświadczeń.	
Identyfikator zgłoszenia prac geodezyjnych	6640.4021.2025
Organ służby geodezyjnej, który otrzymał zgłoszenie	STAROSTA MYŚLENICKI
Wykonawca prac geodezyjnych	KAL-GEO
Nr oraz data sporządzenia dokumentu zawierającego wynik pozytywnej weryfikacji	Tomasz Kaleta 6640.4021.2025_66049 29-07-2025
Imię i nazwisko oraz nr uprawnień zawodowych kierownika prac	Tomasz Kaleta 21569

Sporządził w dniu 29.07.2025 r.
GEODETA UPRAWNIONY
mgr inż. Tomasz Kaleta
nr upr. 21569

Signature valid
Dokument podpisany przez Tomasz Kaleta
Data: 2025.07.31 11:29:34 CEST

- Legenda:
- proj. kan. sanitarna
 - proj. kan. sanitarna do wykonania w rużze osłonowej
 - proj. bet. studnia Ø1000mm (a2, a4, a13)
 - proj. bet. studnia Ø600mm
 - proj. studnia Ø600mm PP (b1, b2)
 - proj. studnia Ø425mm PP (b3, c1, c2, a14)

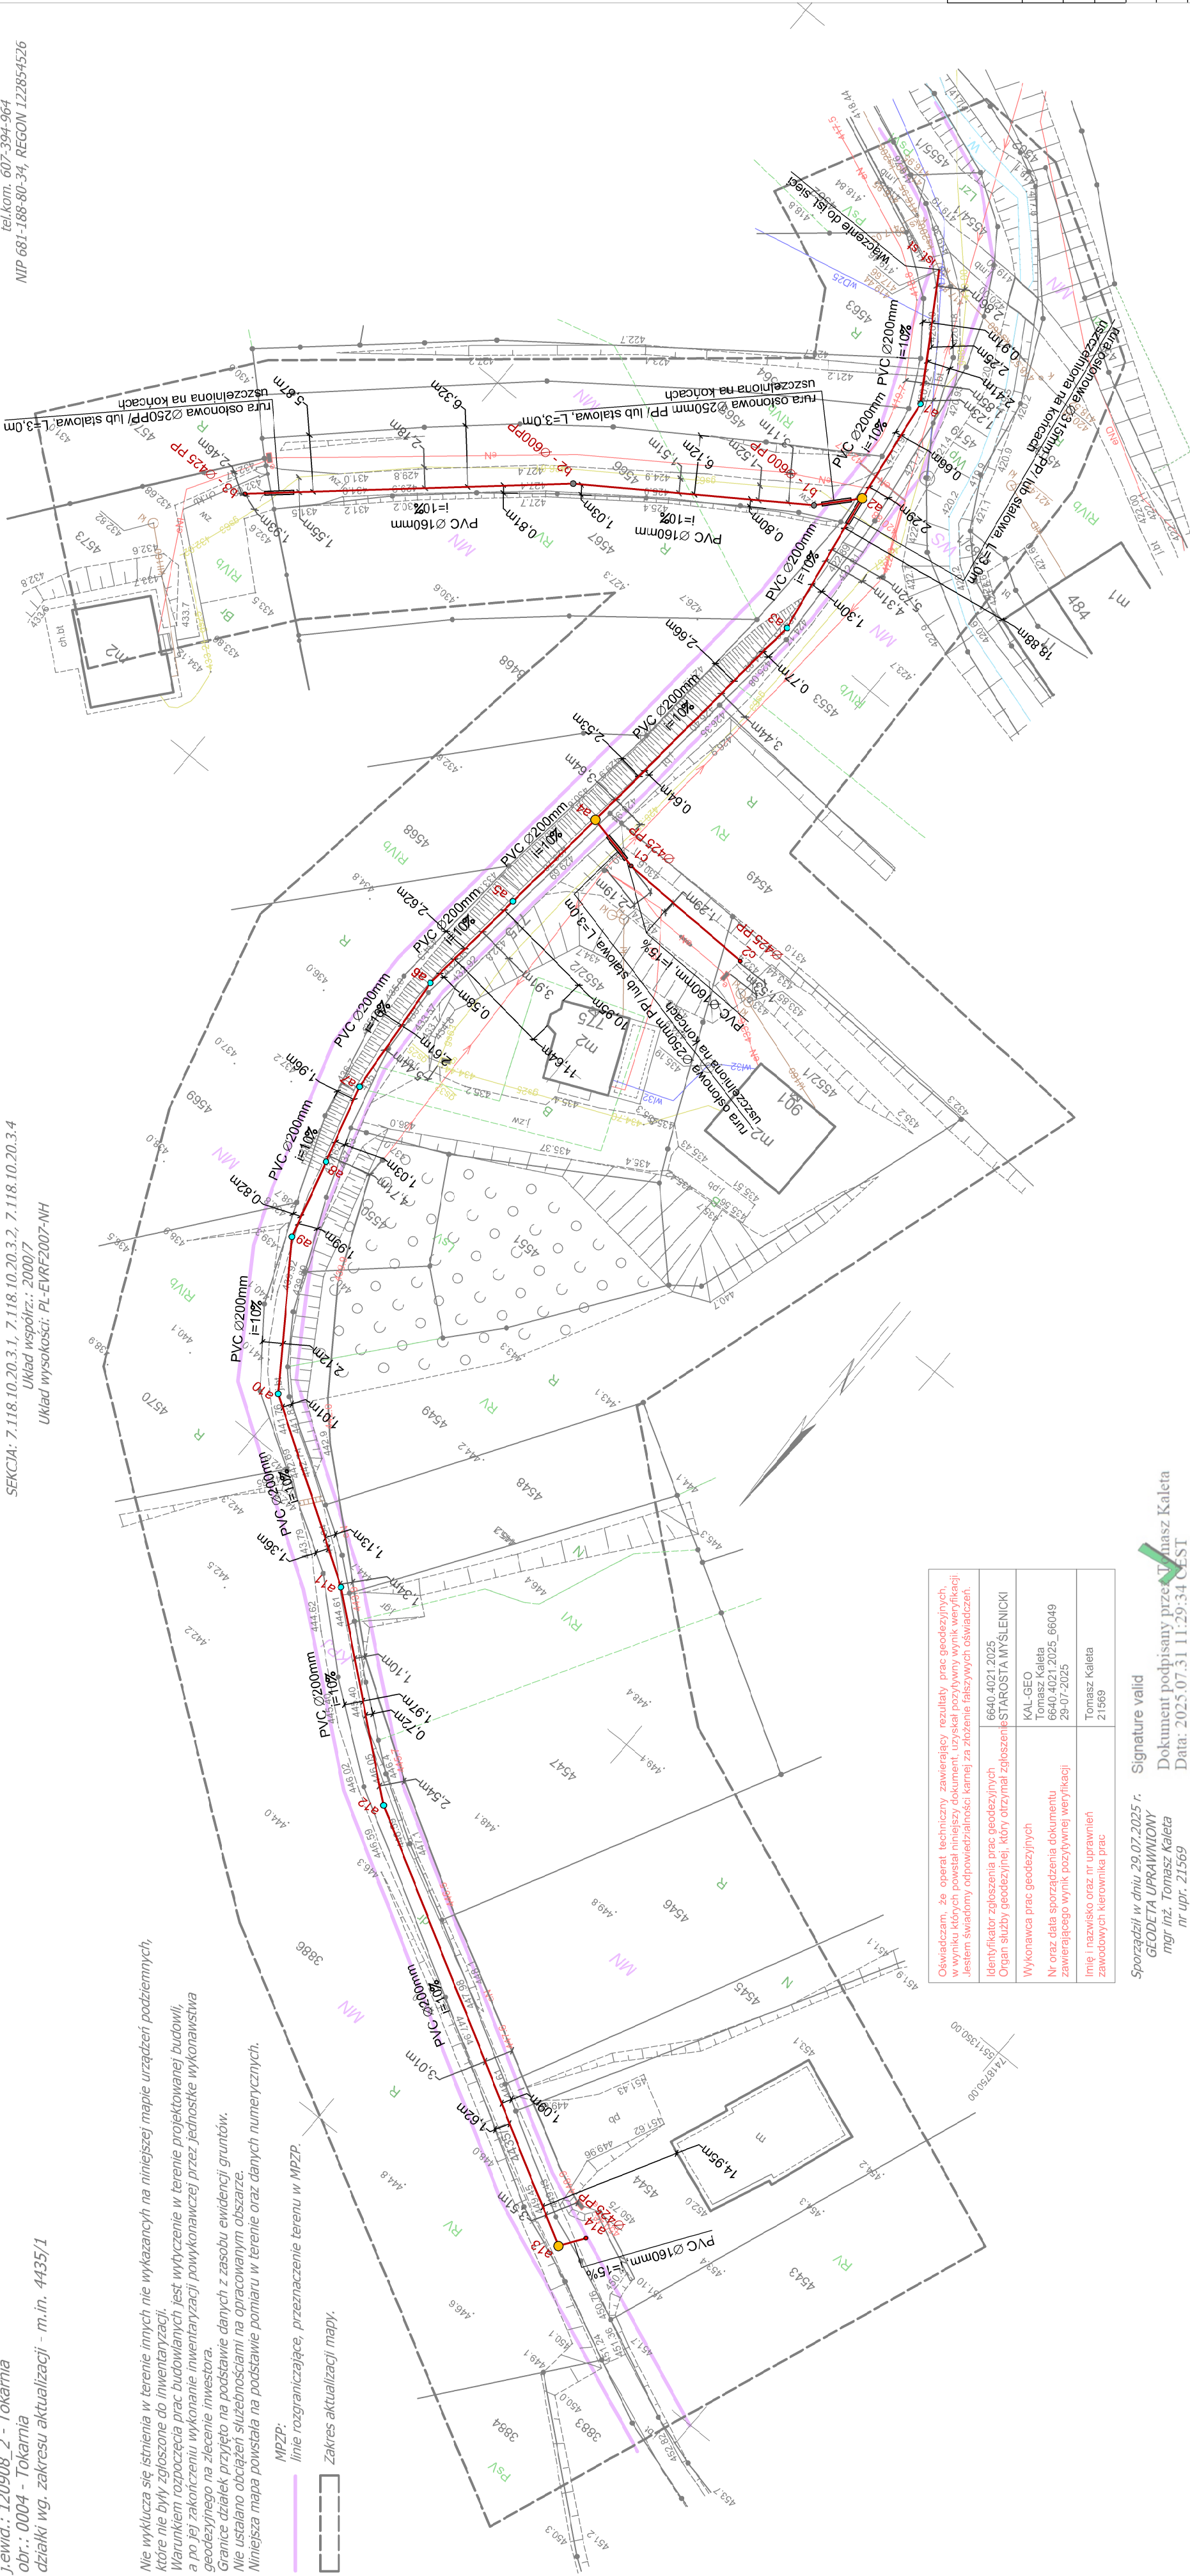

Inwestor:	Ornina Tokarnia Tokarnia 380 32-436 Tokarnia	Jednostka projektowa: D-PRO Dominik Firek 337 Stróża, 32-431 Stróża
Obiekt:	Kanalizacja sanitarna	
Upracowujący:	inż. Ryszard Znachowski	
Bransza:	Instalacyjna	
Projektował:	mgr. inż. Marek Pawłowski	upr. nr MAP/0193/PBS/23
Sprawił:	mgr. inż. Wojciech Biak	upr. nr 61/2003
Tytuł:	Projekt zagospodarowania terenu	
Data:	08.2025	Stadium: PZT
	Skala: 1:500	Nr rys.: 1.0