


RZUT PARTERU - INSTALACJA
KANALIZACJI SANITARNEJ
SKALA 1:100

Zestawienie pomieszczeń parteru		
Nr	Nazwa	Powierzchnia użytkowa
1/1	KOMUNIKACJA	12.49 m²
1/2	W.C NP DAMSKIE	7.52 m²
1/3	W.C NP MĘSKIE	7.38 m²
1/4	KUCHNIA	20,94 m²
1/5	ZMYWALNIA	5,13 m²
1/6	ŚWIE TLICA	83.73 m²
		137.19 m²

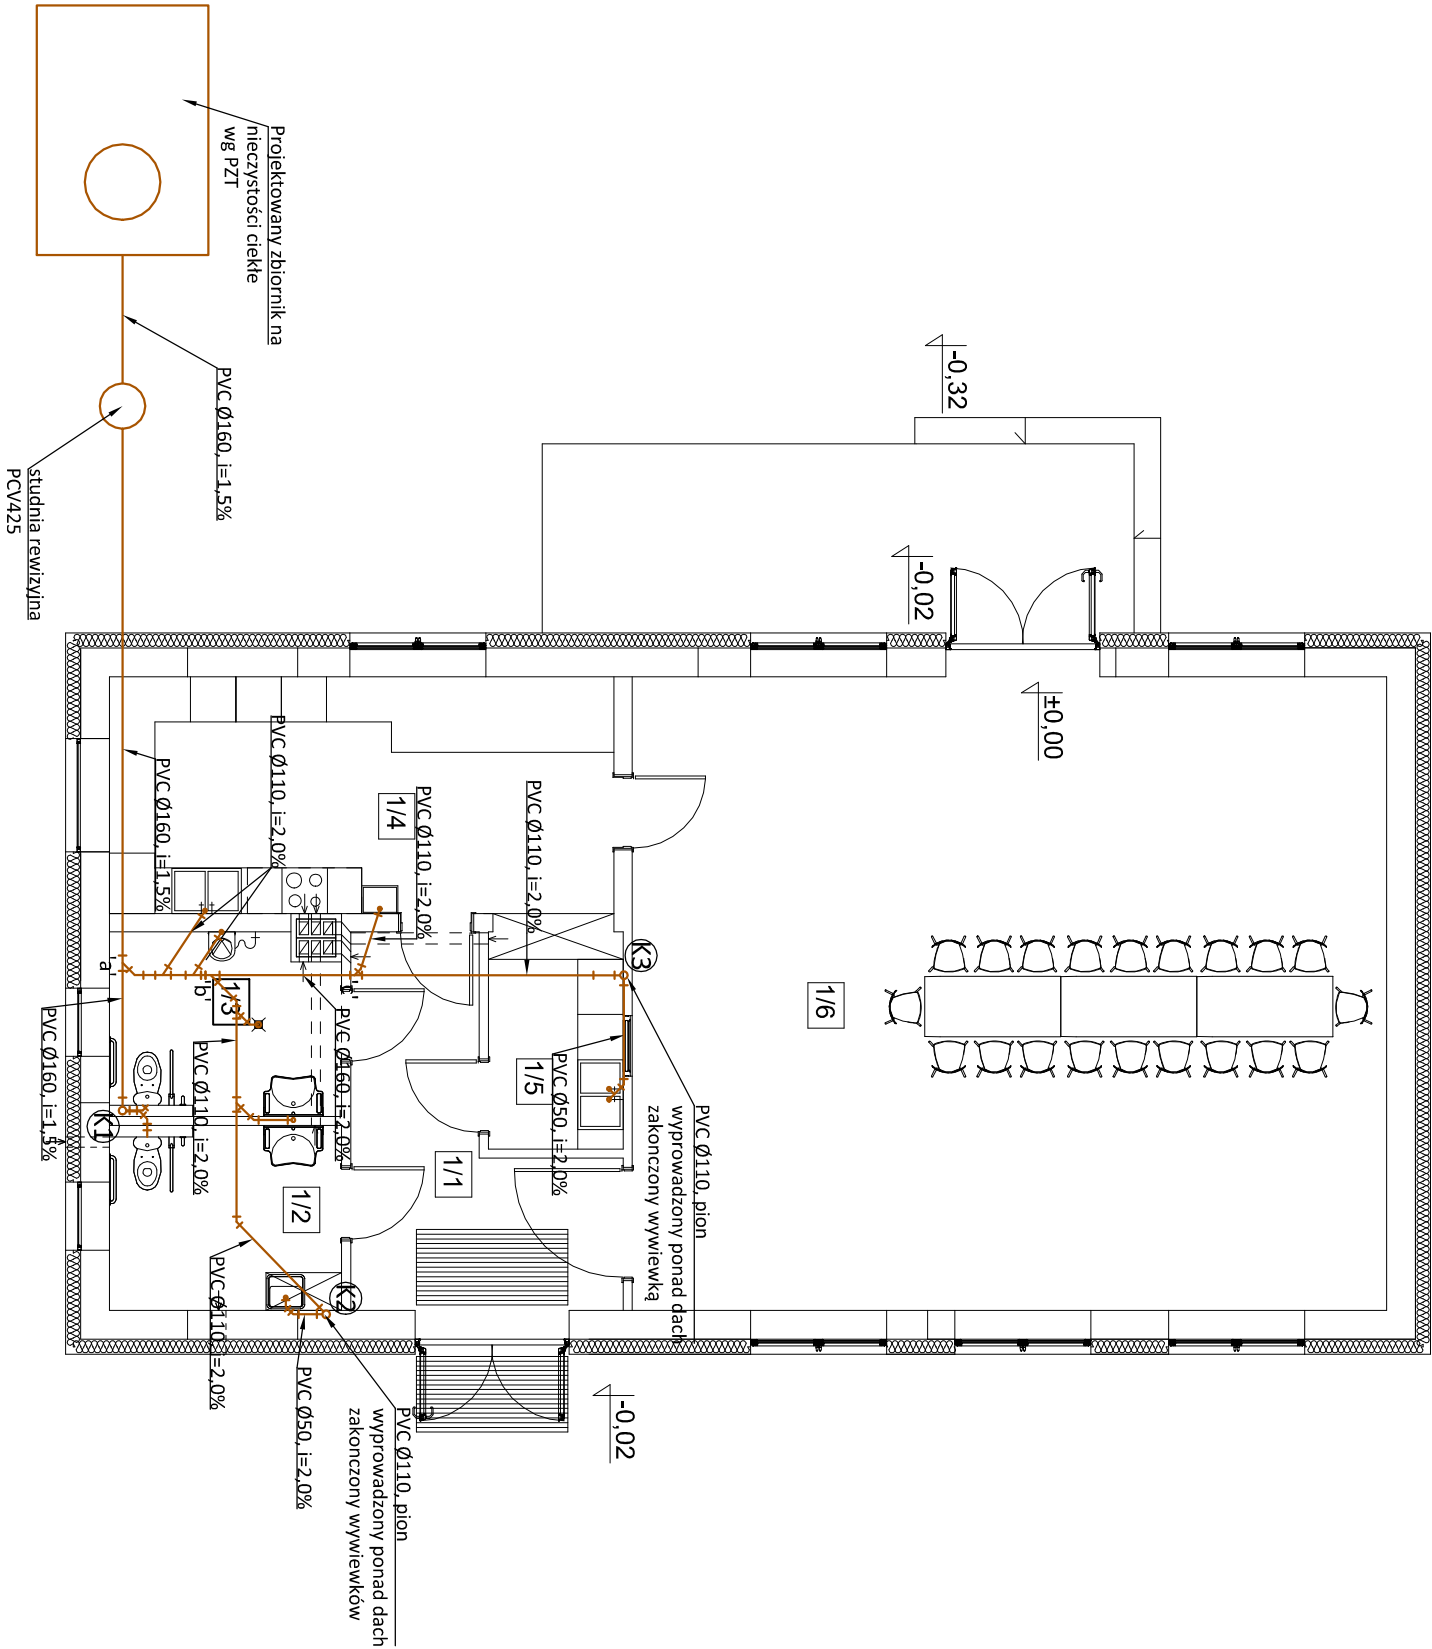

LEGENDA:

- Ⓚ1 - Ⓚ3 instalacja kanalizacji sanitarnej
Ⓚ1 pion instalacji kanalizacji sanitarnej wyprowadzony
ponad dach i zakończony wywiewką kanalizacyjną

Uwaga!!
W ramach zadania należy przewidzieć rozbiórkę i
stniejącej istalcji kanalizacji sanitarnej oraz niezbenych
przebudów
instalcji

Niniejsza dokumentacja, ani żadna jej część nie może być powielana ani rozpowszechniana za pomocą urządzeń elektronicznych, mechanicznych, kopiujących, nagrywających i innych bez pisemnej zgody posiadacza praw autorskich: Zespół Projektowy				
BiuRO PROJEKTOWE: VIENTO projekty		Viento - Projekty 94-303 Łódź, ul. Konstantynowska 30/32B, lok. 9 tel. 883-675-063		
Objekt: PRZEBUDOWA I NADBUDOWA WRAZ Z TERMOMODERNIZACJĄ BUDYNKU ŚWIETLICY WIEJSKIEJ W POĆWIARDÓWCE				
Adres budowy: jedn. ewid. 102102_2 BRZĘZINY, obr. 0020 POĆWIARDÓWKA, dz. ewid. nr 432/1				
	imię i nazwisko	data	nr upr.	podpis
Projektant	mgr Stanisław Kołodziejczyk	wrzesień 2024r.	BR-N-102204-180	
Sprawdził	mgr inż. Marek Trębaczyk		spec. instalacyjna LOD/4564/FWBSZ1	
RZUT PARTERU - INSTALACJA KANALIZACJI SANITARNEJ			skala 1 : 100	nr rys. S-03