


RZUT DACHU- INSTALACJA
KANALIZACJI SANITARNEJ

SKALA 1:100

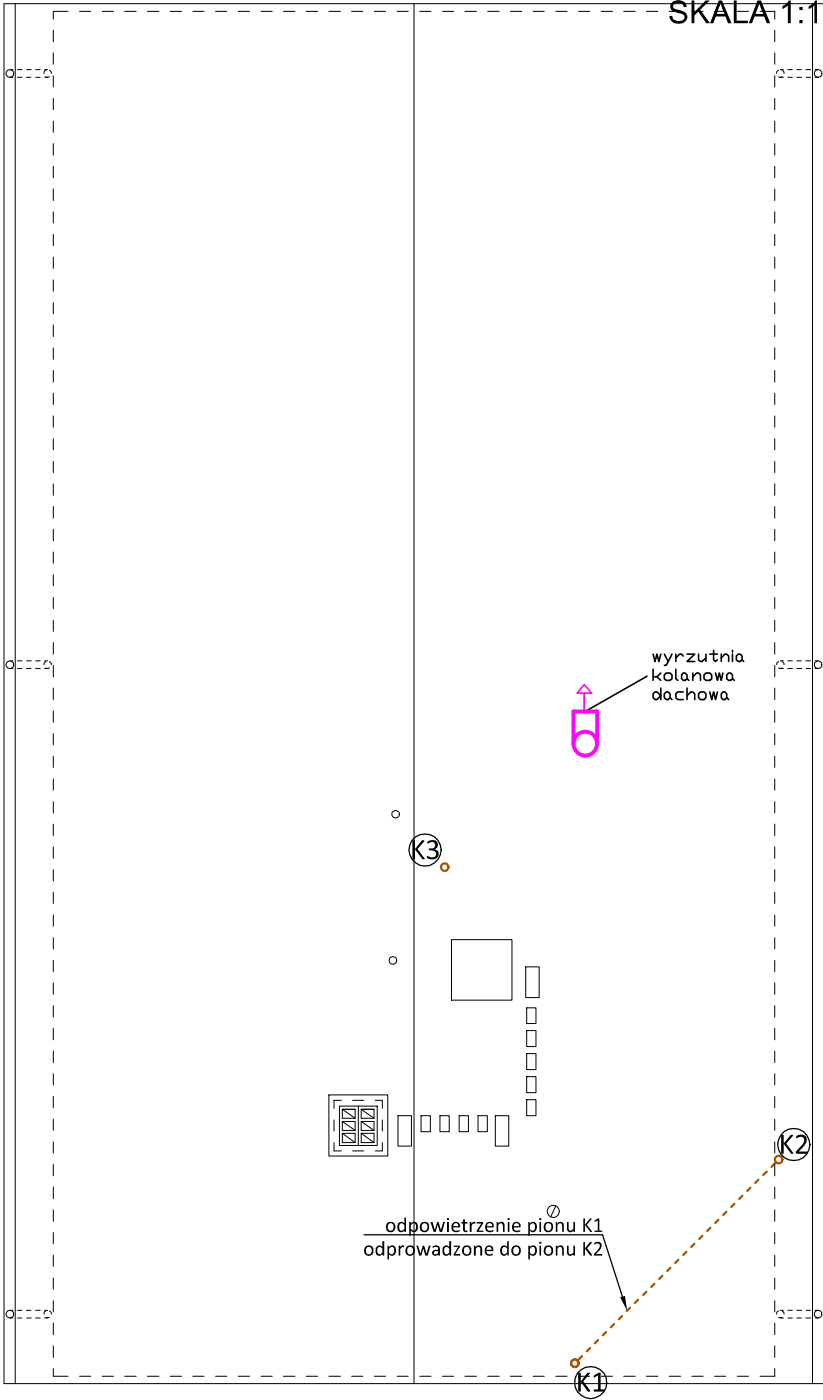

Niniejsza dokumentacja, ani żadna jej część nie może być powielana ani rozpowszechniana za pomocą urządzeń elektronicznych, mechanicznych, kopiujących, nagrywających i innych bez pisemnej zgody posiadacza praw autorskich: Zespół Projektowy

BIURO PROJEKTOWE:

VIENTO
projekty

Viento - Projekty
94-303 Łódź, ul. Konstantynowska 30/32B, lok. 9
tel. 883-675-063

Obiekt:

PRZEBUDOWA I NADBUDOWA WRAZ Z TERMOMODERNIZACJĄ
BUDYNKU ŚWIETLICY WIEJSKIEJ W POĆWIARDÓWCE

Adres
budowy:

jedn. ewid. 102102_2 BRZEZINY,
obr. 0020 POĆWIARDÓWKA, dz. ewid. nr 432/1

	imię i nazwisko	data	nr upr.	podpis
Projektant	mgr Stanisław Kołodziejczyk	wrzesień 2024r.	spec. instalacyjna BP.IV-10220/41/80	
Sprawdził	mgr inż. Marek Trębarczyk		spec. instalacyjna bez ogr. LOD/4564/PWBS/21	
RZUT DACHU - INSTALACJA KANALIZACJI SANITARNEJ			skala 1 : 100	nr rys. S-04