


RZUT PARTERU - INSTALACJA
CENTRALNEGO OGRZEWANIA
SKALA 1:100

Zestawienie pomieszczeń parteru		
Nr	Nazwa	Powierzchnia użytkowa
1/1	KOMUNIKACJA	12.49 m²
1/2	W.C NP DAMSKIE	7.52 m²
1/3	W.C NP MĘSKIE	7.38 m²
1/4	KUCHNIA	20.94 m²
1/5	ZMYWALNIA	5.13 m²
1/6	ŚWIETLICA	83.73 m²
		137.19 m²

- LEGENDA:
- instalacja centralnego ogrzewania - zasilania
 - instalacja centralnego ogrzewania - powrót
 - instalacja centralnego ogrzewania - zasilanie pętli
 - ogrzewania podłogowego
 - instalacja centralnego ogrzewania - powrót pętli
 - ogrzewania podłogowego
 - pętle ogrzewania podłogowego
 - R rozdzielacz instalacji centralnego ogrzewania wyposażony w rotametry, zawory dławiące na powrocie oraz siłowniki termiczne na pętlach
 - przewody freonowe instalacji pomp ciepła typ powietrze - woda

Uwagi:
W ramach zadania należy przewidzieć rozbiórke i
sniżejcej istancei c.o oraz niezbenych przebudów
instalacji

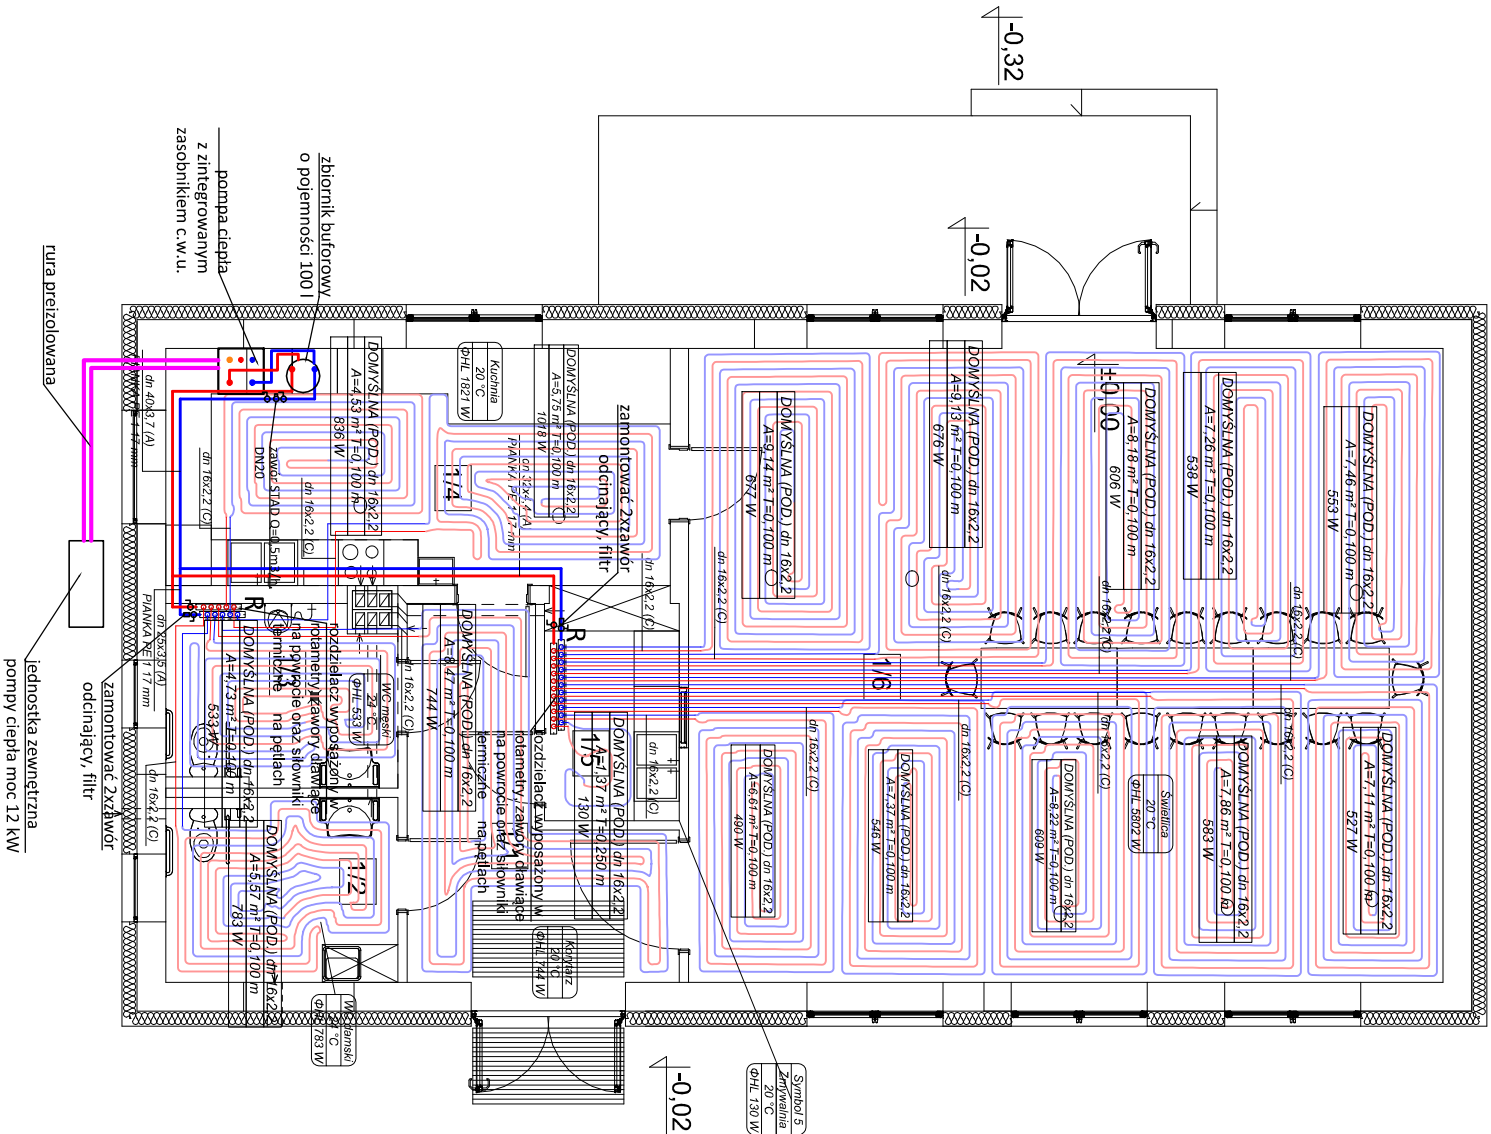

Niniejsza dokumentacja, ani żadna jej część nie może być powielana ani rozpowszechniana za pomocą urządzeń elektronicznych, mechanicznych, kopiujących, nagrywających i innych bez pisemnej zgody posiadacza praw autorskich. Zespół Projektowy			
BIURO PROJEKTOWE: VIENTO projekty		Viento - Projekty 94-303 Łódź, ul. Konstantynowska 30/32B, lok. 9 tel. 883-675-063	
Objekt: PRZEBUDOWA I NADBUDOWA WRAZ Z TERMOMODERNIZACJĄ BUDYNKU ŚWIETLICY WIEJSKIEJ W POĆWIARDOWCE			
Adres budowy: jedn. ewid. 102102_2 BRZEZINY, obr. 0020 POĆWIARDOWKA, dz. ewid. nr 432/1			
imię i nazwisko	data	nr upr.	podpis
mgr Stanisław Kolodziejczyk	wrzesień 2024r.	BP-14-102041/80	
mgr inż. Marek Trębarczyk		spec. instalacyjna spec. bud. ogrz. LOD464FWBS21	
RZUT PARTERU - INSTALACJA CENTRALNEGO OGRZEWANIA		skala 1 : 100	nr rys. S-06