


RZUT PARTERU -INSTALACJA ZW, CWU,  
CCWU  
SKALA 1:100

Zestawienie pomieszczeń parteru		
Nr	Nazwa	Powierzchnia użytkowa
1/1	KOMUNIKACJA	12.49 m²
1/2	W.C NP DAMSKIE	7.52 m²
1/3	W.C NP MĘSKIE	7.38 m²
1/4	KUCHNIA	20,94 m²
1/5	ZMYWALNIA	5,13 m²
1/6	ŚWIE TLICA	83.73 m²
		137.19 m²

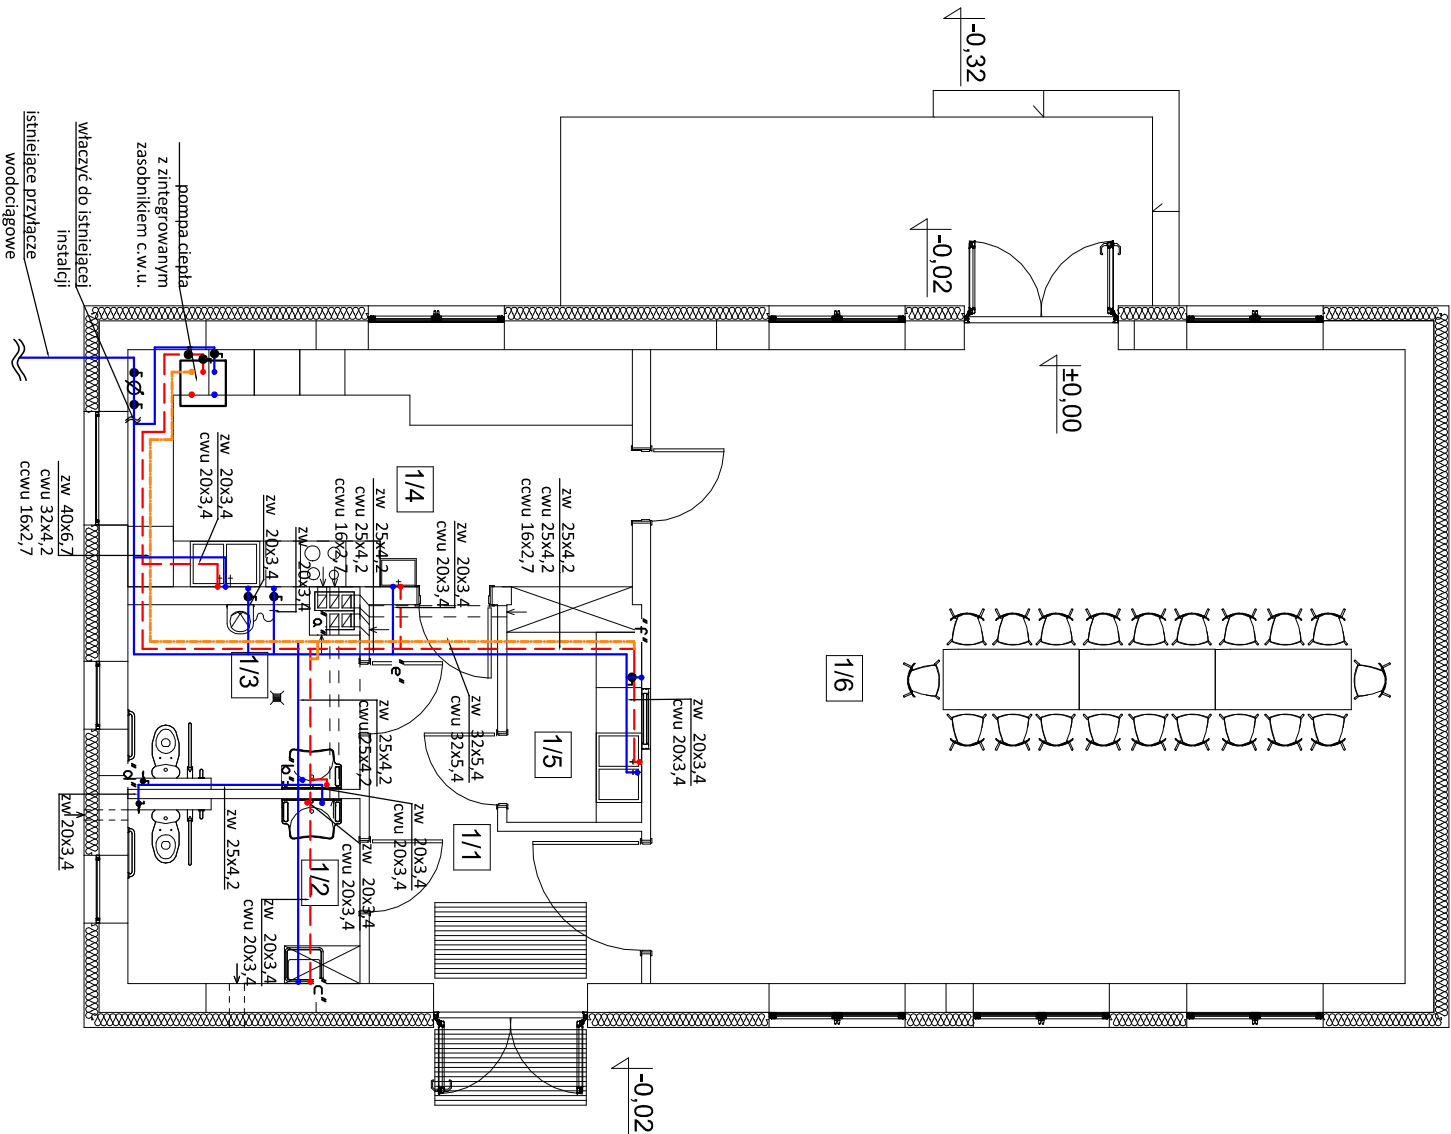

LEGENDA:

- ZW 32x5,4** - Instalacja wody zimnej - rury PP z wkładką aluminiową o połączeniach zgrzewanych
- CWU 32x5,4** - Instalacja ciepłej wody użytkowej - rury PP z wkładką aluminiową o połączeniach zgrzewanych
- CWU 16x2,7** - Instalacja cyrkulacji ciepłej wody użytkowej - rury PP z wkładką aluminiową o połączeniach zgrzewanych

UWAGI:

- Połączenia wody zimnej i ciepłej od zaworów do odbiorników prowadzić w bruzdach ściennych lub w posadzce;
- Na pionach instalacji zimnej oraz ciepłej wody użytkowej zamontować zawory kulowe odcinające;

Niniejsza dokumentacja, ani żadna jej część nie może być powielana ani rozpowszechniana za pomocą urządzeń elektronicznych, mechanicznych, kopiujących, nagrywających i innych bez pisemnej zgody posiadacza praw autorskich. Zespół Projektowy			
BUDNO PROJEKTOWE: <b>VIENTO</b> projekt		Viento - Projekty 94-303 Łódź, ul. Konstantynowska 30/32B, lok. 9 tel. 883-675-063	
Objekt: <b>PRZEBUDOWA I NADBUDOWA WRAZ Z TERMOMODERNIZACJĄ BUDYNKU ŚWIE TLICY WIEJSKIEJ W POĆWIARDOWCE</b>			
Adres budowy: <b>jeden, ewid. 102102_2 BRZEZINY, obr. 0020 POĆWIARDOWKA, dz. ewid. nr 432/1</b>			
	imię i nazwisko	data	nr upr.
	mgr Stanisław Kołodziejczyk	WZGŁĘSŁ 2024r.	spec. instalacja BP-IV-102024-I-00 spec. instalacja bez ogr.
	mgr inż. Marek Trębarczyk		LOD-InstalacjaS2r
RZUT PARTERU - INSTALACJA ZW, CWU, CCWU		skala 1 : 100	nr rys. S-01