


RZUT PARTERU - INSTALACJA  
KANALIZACJI SANITARNEJ  
SKALA 1:100

Zestawienie pomieszczeń parteru		
Nr	Nazwa	Powierzchnia użytkowa
1/1	KOMUNIKACJA	12.49 m²
1/2	W.C NP DAMSKIE	7.52 m²
1/3	W.C NP MĘSKIE	7.38 m²
1/4	KUCHNIA	20.94 m²
1/5	ZMYWALNIA	5.13 m²
1/6	ŚWIETLICA	83.73 m²
		137.19 m²

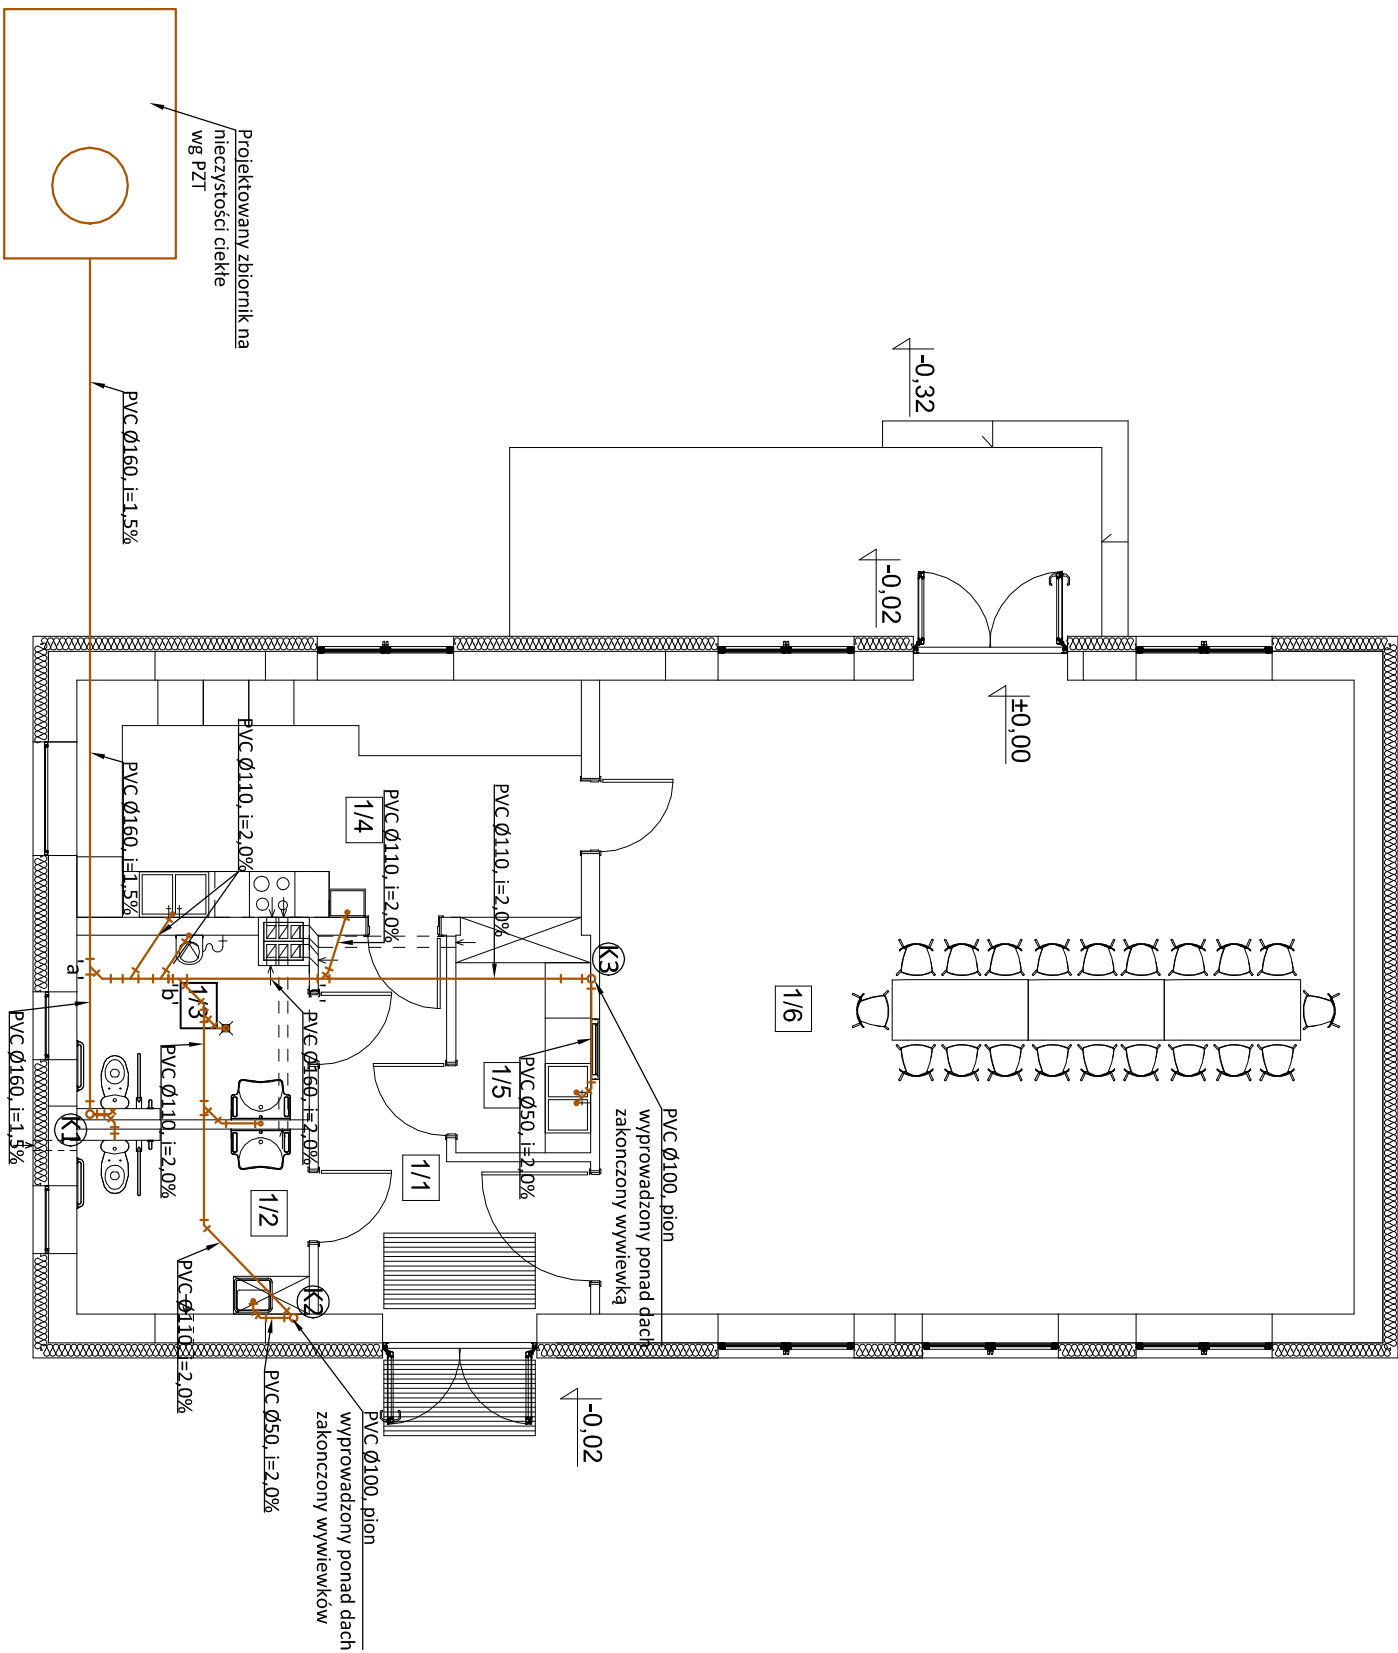

LEGENDA:  
— instalacja kanalizacji sanitarnej  
— pion instalacji kanalizacji sanitarnej wyprowadzony  
— ponad dach i zakończony wywiewką kanalizacyjną

Uwaga!!  
W ramach zadania należy przewidzieć rozbiórke i  
stniejącej istalcji kanalizacji sanitarnej oraz niezbędnych  
przebudów  
instalacji

Niniejsza dokumentacja, ani żadna jej część nie może być powielana ani rozpowszechniana za pomocą urządzeń elektronicznych, mechanicznych, kopiujących, nagrywających i innych bez pisemnej zgody posiadacza praw autorskich. Zespół Projektowy					
BIURO PROJEKTOWE: <b>VIENTO</b> projekty			Viento - Projekty 94-303 Łódź, ul. Konstantynowska 30/32B, lok. 9 tel. 883-675-063		
Objekt: PRZEBUDOWA I NADBUDOWA WRAZ Z TERMOMODERNIZACJĄ BUDYNKU ŚWIETLICY WIEJSKIEJ W POĆWIARDÓWCE					
Adres budowy:					