


RZUT DACHU- INSTALACJA  
KANALIZACJI SANITARNEJ

SKALA 1:100

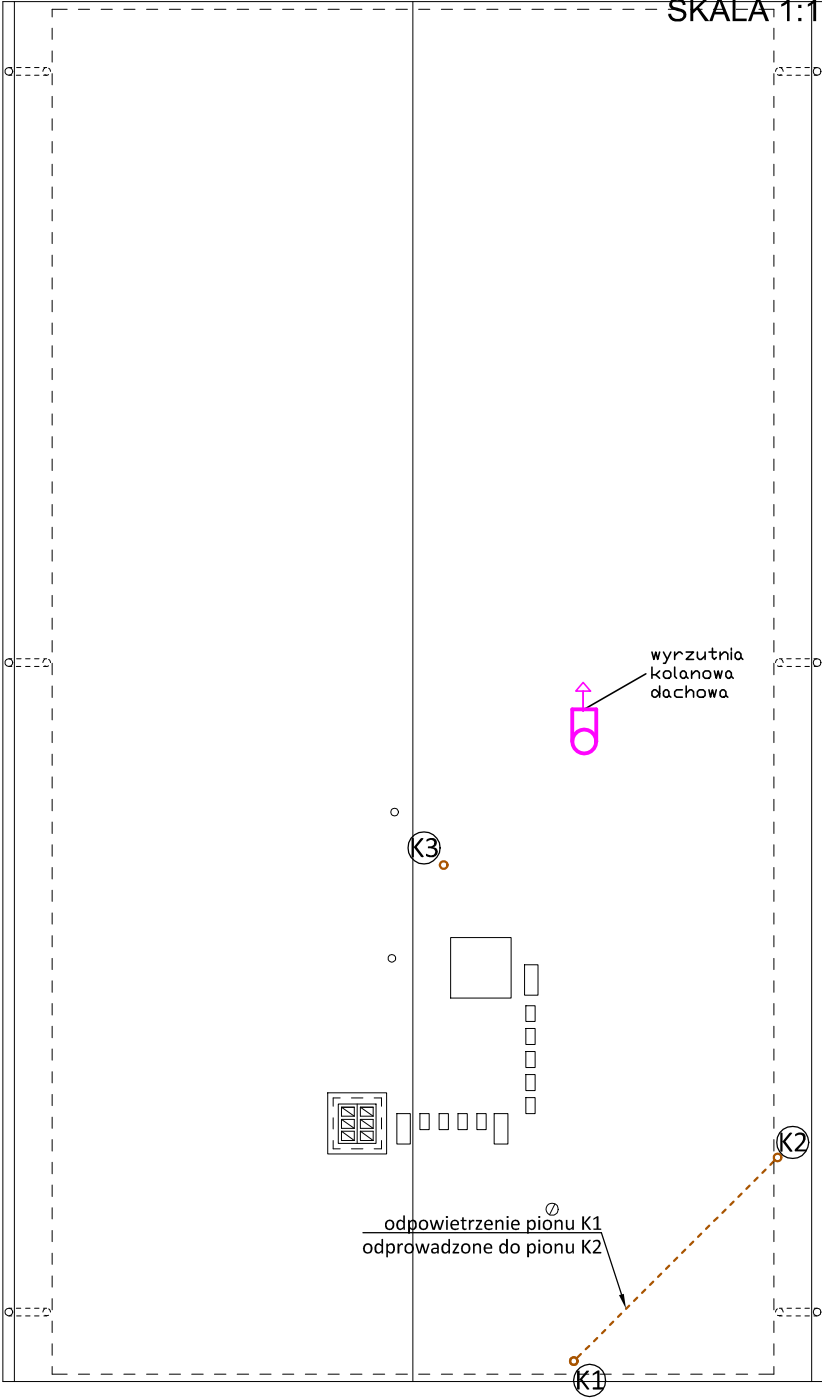

Niniejsza dokumentacja, ani żadna jej część nie może być powielana ani rozpowszechniana za pomocą urządzeń elektronicznych, mechanicznych, kopiujących, nagrywających i innych bez pisemnej zgody posiadacza praw autorskich: Zespół Projektowy

BIURO PROJEKTOWE:

**VIENTO**  
projekty

Viento - Projekty  
94-303 Łódź, ul. Konstytucyjna 30/32B, lok. 9  
tel. 883-675-063

Obiekt:

PRZEBUDOWA I NADBUDOWA WRAZ Z TERMOMODERNIZACJĄ  
BUDYNKU ŚWIETLICY WIEJSKIEJ W POĆWIARDÓWCE

Adres  
budowy:

jedn. ewid. 102102\_2 BRZESZYN,  
obr. 0020 POĆWIARDÓWKA, dz. ewid. nr 432/1

	imię i nazwisko	data	nr upr.	podpis
Projektant	mgr Stanisław Kołodziejczyk	wrzesień 2024r.	spec. instalacyjna BP.IV-10220/41/80	
Sprawdził	mgr inż. Marek Trębarczyk		spec. instalacyjna bez ogr. LOD/4564/PWS/21	
RZUT DACHU - INSTALACJA KANALIZACJI SANITARNEJ			skala 1 : 100	nr rys. S-04