


RZUT PARTERU - INSTALACJA
WENTYLACJI MECHANICZNEJ
SKALA 1:100

Zestawienie pomieszczeń parteru		
Nr	Nazwa	Powierzchnia użytkowa
1/1	KOMUNIKACJA	12.49 m²
1/2	W.C NP DAMSKIE	7.52 m²
1/3	W.C NP MĘSKIE	7.38 m²
1/4	KUCHNIA	20.94 m²
1/5	ZMYWALNIA	5.13 m²
1/6	ŚWIE TLICA	83.73 m²
		137.19 m²

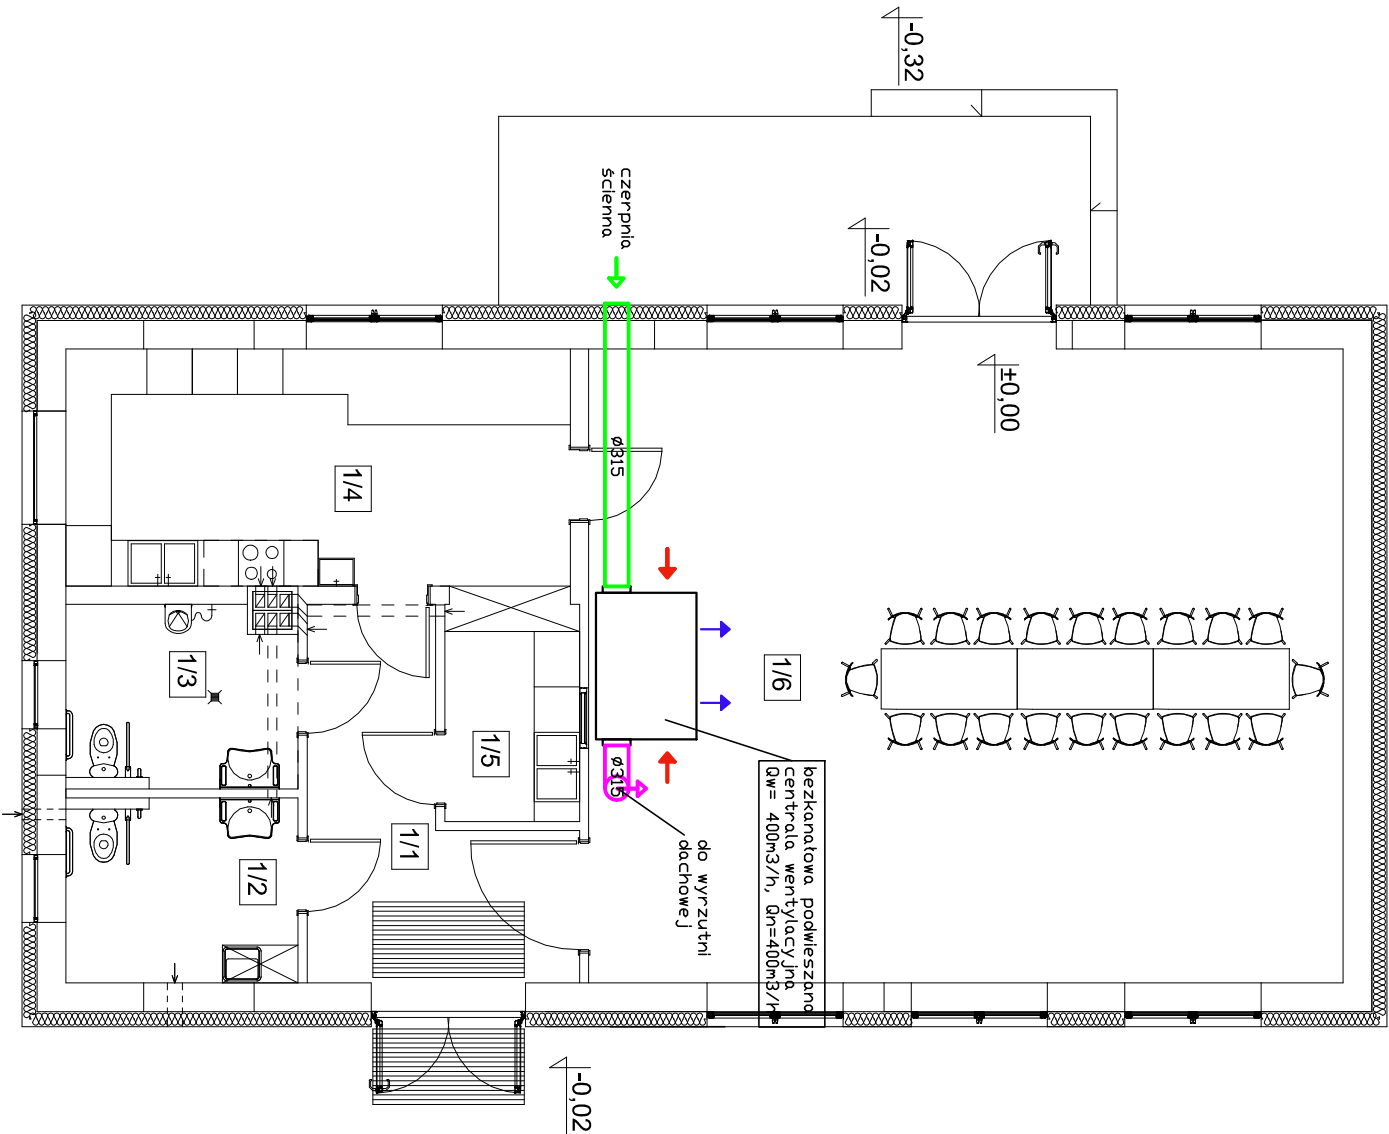

- LEGENDA:
- instalacja wentylacji mechanicznej - nawiew
 - instalacja wentylacji mechanicznej - wywiew
 - instalacja wentylacji mechanicznej - czepnia
 - instalacja wentylacji mechanicznej - wywiew

Niniejsza dokumentacja, ani żadna jej część nie może być powielana ani rozpowszechniana za pomocą urządzeń elektronicznych, mechanicznych, kopiujących, nagrywających i innych bez pisemnej zgody posiadacza praw autorskich. Zespół Projektowy

BIURO PROJEKTOWE
WIENTO
projekty

Viento - Projekty
94-303 Łódź, ul. Konstantynowska 30/32B, lok. 9
tel: 883-675-063

Obiekt: PRZEBUDOWA I NADBUDOWA WRAZ Z TERMOMODERNIZACJĄ
BUDYNKU ŚWIE TLICY WIEJSKIEJ W POĆWIARDÓWCE

Adres budowy: jedn. ewid. 102102 2 BRZEZINY,
obr. 0020 POĆWIARDÓWKA, dz. ewid. nr 432/1

	imię i nazwisko	data	nr upr.	podpis
Projektant	mgr Stanisław Kolodziejczyk	wzrzesień 2024r.	spec. instalacyjna BP.N-1020041.60	
Sprawdził	mgr inż. Marek Trębarczyk		spec. instalacyjna bez ogf. LOD04544.PWS21	

RZUT PARTERU - INSTALACJA WENTYLACJI MECHANICZNEJ

skala 1 : 100

nr rys. S-09