
	PRYWATNE PRZEDSIĘBIORSTWO BUDOWLANE BUDEX <i>Euzebiusz Czuryło</i> 14-500 BRANIEWO ul. Warmińska 28	
	NAZWA INWESTYCJI Rozbudowa oczyszczalni ścieków w m. Lubowidz jed. ewid. 14.703__4 obr. 0001 Lubowidz, dz. nr 470/1	
ZAKRES: PB Proj. przytącze wodociągowe HDPE 40 PN10 do Stacji odbioru ścieków i osadów dowożonych - Obiekt nr 4 Rzut przyziemia	SKALA	1:50
	DATA	12*2024
PROJEKTANT: mgr inż. arch. Zbigniew Krzywiec upr. bud. nr 350/73/OL w specjalności architektonicznej	PODPIS	
SPRAWDZAJĄCY: inż. Janusz Harasymczuk upr. bud. nr MAZ/0223/PWOS/04 w specjalności instalacyjno-inżynierskiej	PODPIS	


PROFIL PODŁUŻNY PRZYŁĄCZA WODOCIĄGOWEGO Z RUR HDPE 40 PN10 - OBIEKT NR 4


skala 1:100

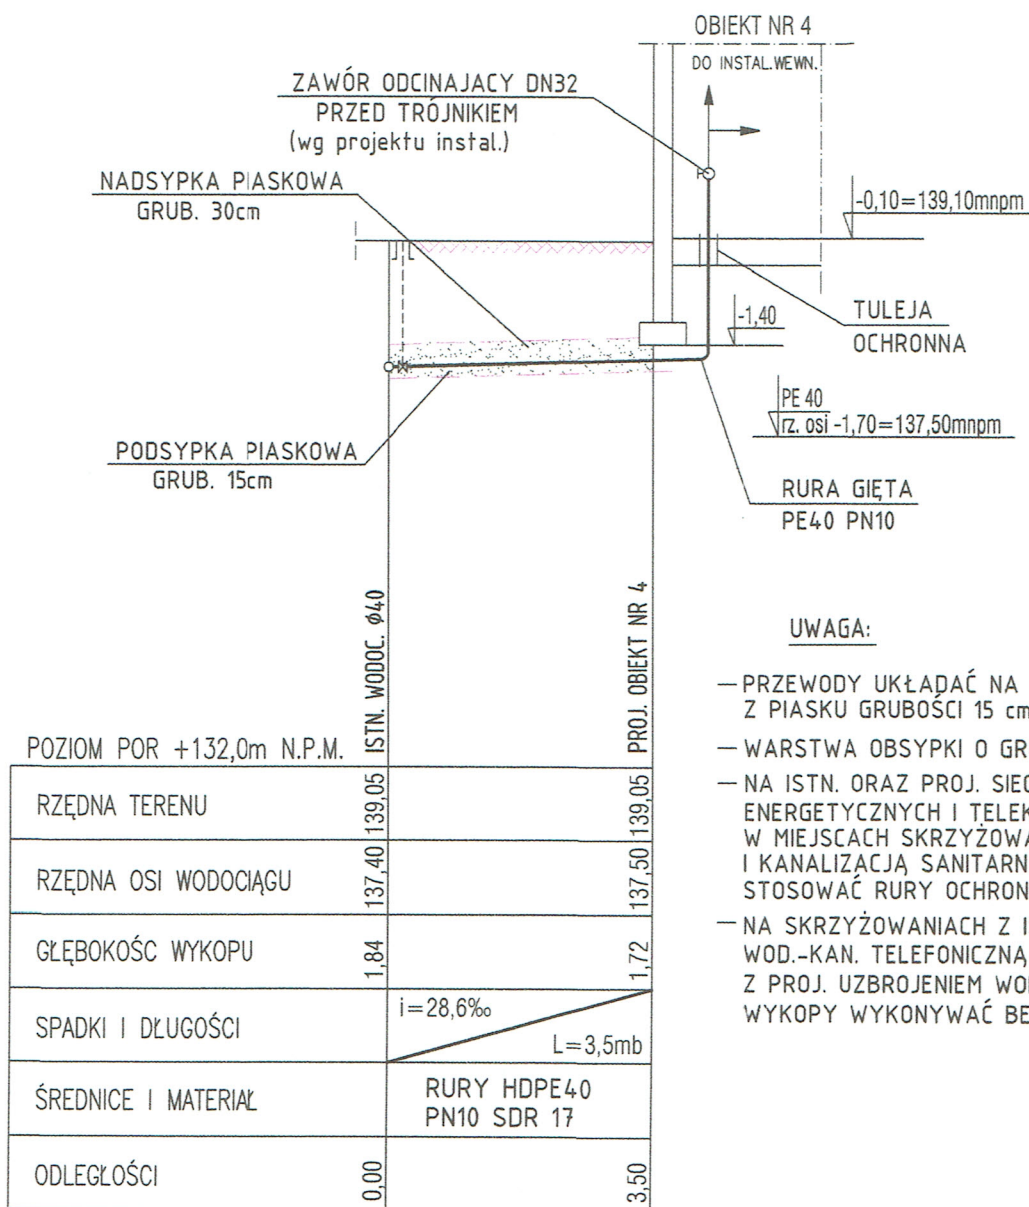

UWAGA:

- PRZEWODY UKŁADAĆ NA PODSYPCIE Z PIASKU GRUBOŚCI 15 cm
- WARSTWA OBSYPKI O GRUBOŚCI 30cm
- NA ISTN. ORAZ PROJ. SIECIACH ENERGETYCZNYCH I TELEKOMUNIKACYJNYCH W MIEJSCACH SKRZYŻOWAŃ Z PROJ. WODOCIĄGIEM, I KANALIZACJĄ SANITARNĄ STOSOWAĆ RURY OCHRONNE AROT L_{min}=1,5m
- NA SKRZYŻOWANIACH Z ISTN. SIECIAMI: WOD.-KAN. TELEFONICZNA, ENERGETYCZNA Z PROJ. UZBROJENIEM WOD.-KAN. WYKOPY WYKONYWAĆ BEZWZGLĘDNE RĘCZNIE

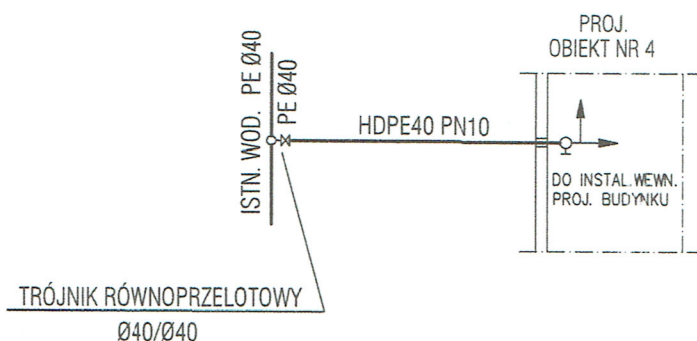

 PRYWATNE PRZEDSIĘBIORSTWO BUDOWLANE »BUDEX« <i>Euzebiusz Czuryło</i> 14-500 BRANIEWO ul. Warmińska 28	
NAZWA INWESTYCJI Rozbudowa oczyszczalni ścieków w m. Lubowidz jed. ewid. 14703_4 obr. 0001 Lubowidz, dz. nr 470/1	
ZAKRES: PB Proj. przyłącze wodociągowe HDPE 40 PN10 do Stacji odbioru ścieków i osadów dwożonych - Obiekt nr 4	SKALA 1:100
PROJEKTANT: mgr inż. arch. Zbigniew Krzywiec upr. bud. nr 350/73/OL w specjalności architektonicznej	DATA 12*2024
SPRAWDZAJĄCY: inż. Janusz Harasymczuk upr. bud. nr MAZ/0223/PWOS/04 w specjalności instalacyjno-inżynierskiej	PODPIS