


Instalacja wod.-kan.  
Rzut parteru  
Skala 1:100

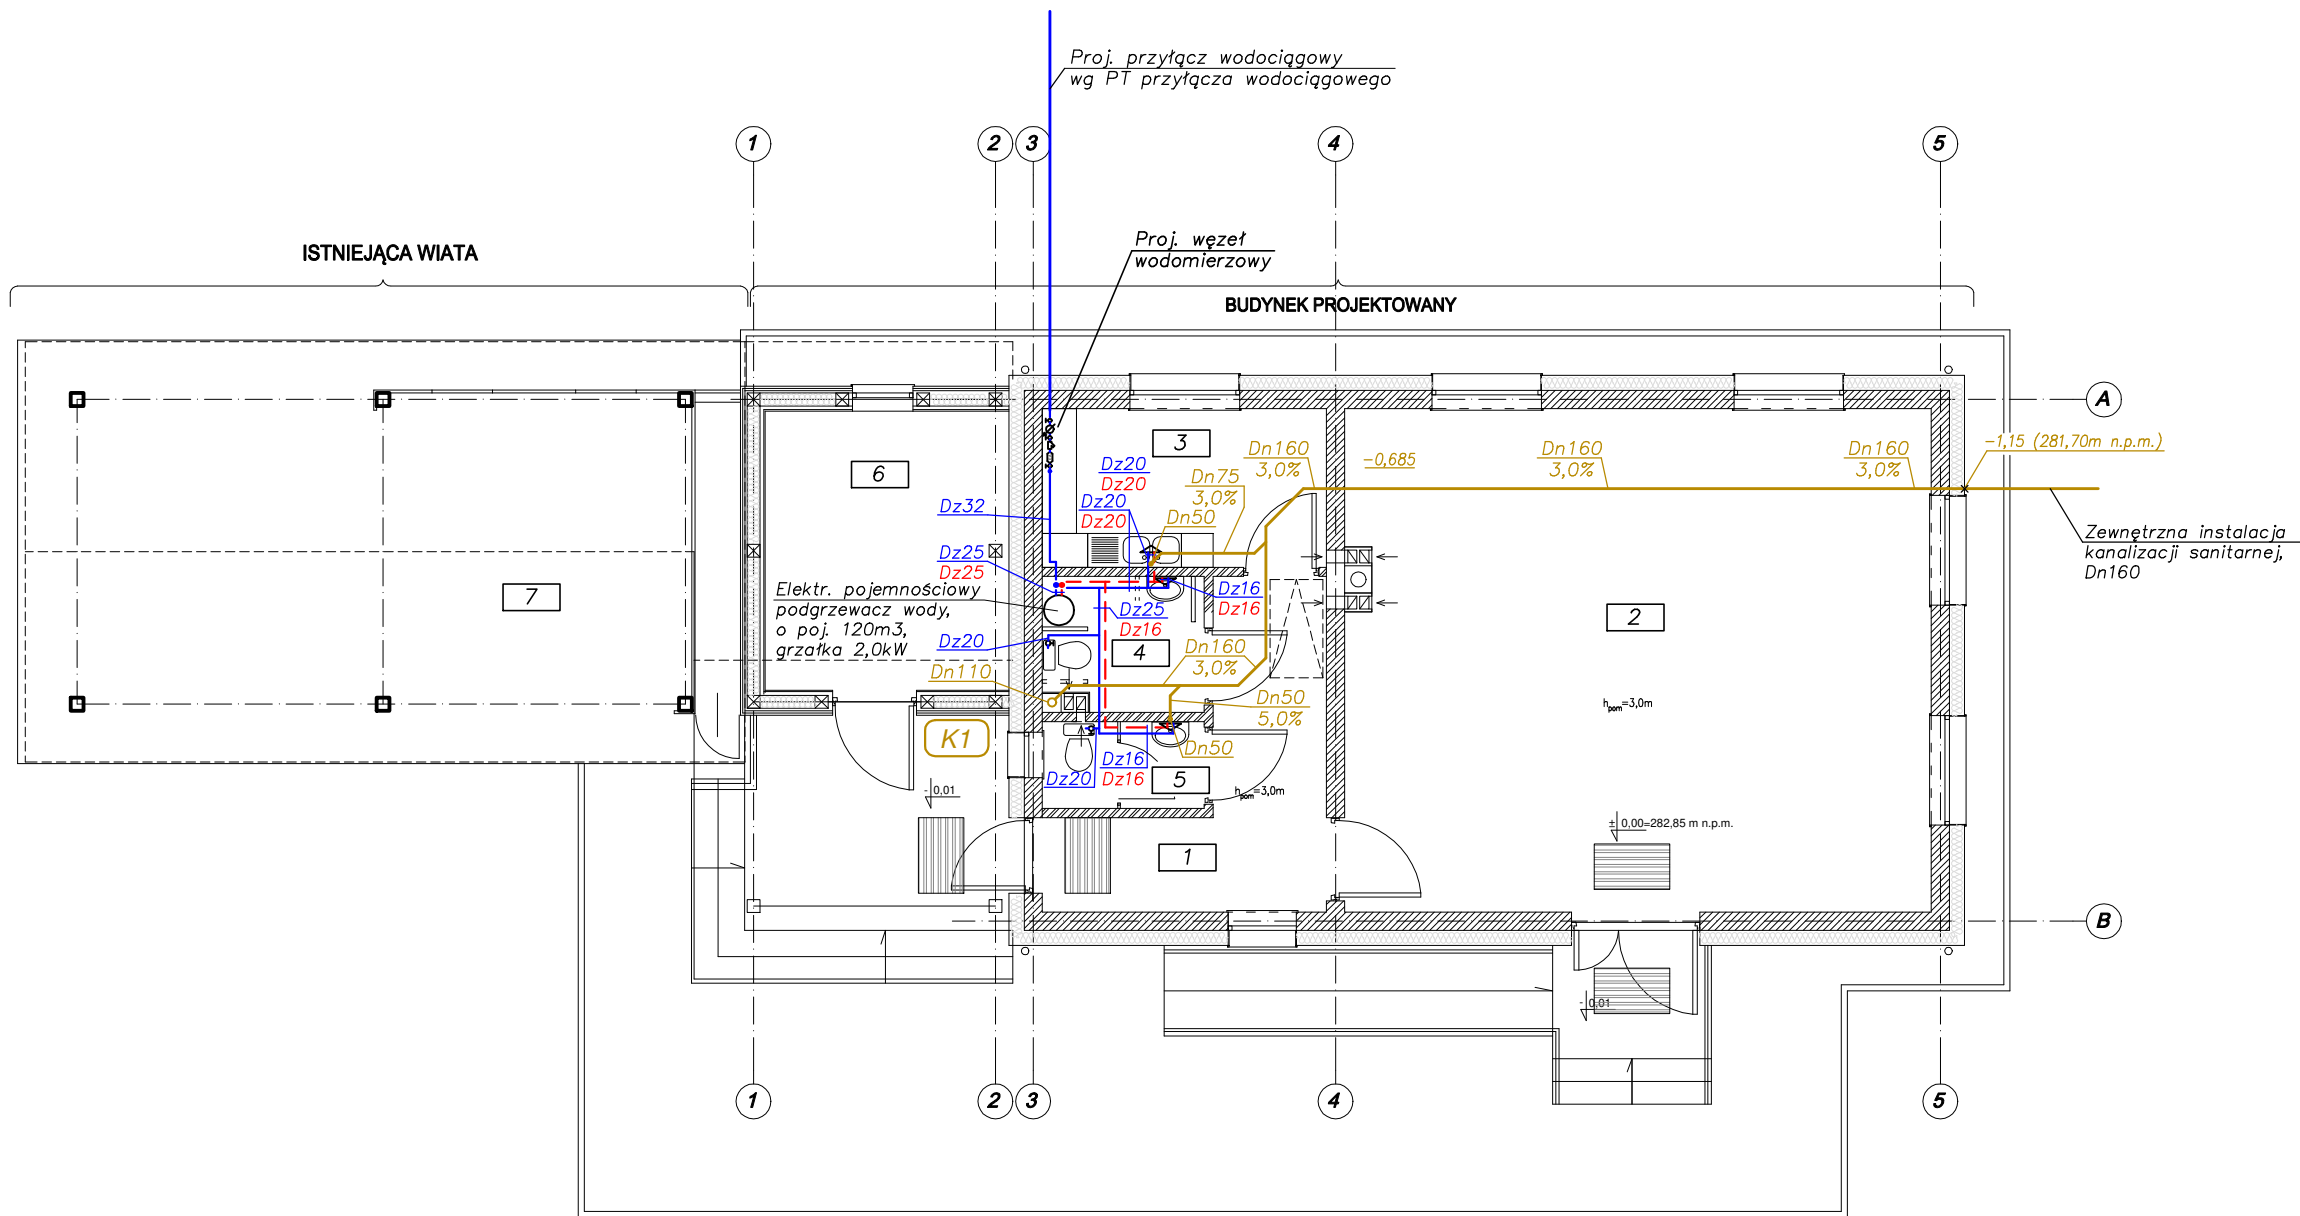

ZESTAWIENIE PROJEKTOWANYCH POMIESZCZEŃ			
NR	NAZWA POMIESZCZENIA	POSADZKA	POWIERZCHNIA m <sup>2</sup>
1	KOMUNIKACJA	plytki gres	9,5
2	SALA ŚWIETLICY	wykl. homog. obiekt.	51,4
3	POMIESZCZENIE SOCJALNE	plytki gres	7,9
4	WC DAMSKI+NIEPEŁNOSPRAWNI	plytki ceram.	3,9
5	WC MĘSKI	plytki ceram.	2,5
6	POM. GOSPODARCZE	plytki gres	11,9
RAZEM:			87,1 m <sup>2</sup>

Oznaczenia przewodów  
Instalacja wod.-kan.

— Zimna woda  
- - - Ciepła woda użytkowa  
— Kanalizacja sanitarna

SOLESTA-PRO			
TYTUŁ: Budowa świetlicy wiejskiej wraz z infrastrukturą towarzyszącą na terenie działek ewidencyjnych numer 91 i 70/3 obręb 0001 Bełwin, gmina Przemyśl		Temat rys. Instalacja wod.-kan. Rzut parteru	
ADRES: działka nr 91 i 70/3 obr. 0001 Bełwin jedn. ewid. 181308_2 Bełwin, gm. Przemyśl		OBIEKT: BUDYNEK ŚWIETLICY WIEJSKIEJ	
INWESTOR: Gmina Przemyśl 37-700 Przemyśl, ul. Borelowskiego 1		PT	SANITARNA
1:100 skala	Projektant: mgr inż. M. Drozd	uprawnienia nr ewid. PDK/0127/POOS/07	etap podpis
12.2024r. data	Sprawdzający: mgr inż. M. Korczowska	uprawnienia nr ewid. PDK/0068/POOS/19	branza
Zastrzegam się wszelkie prawa wynikające z Ustawy o prawie autorskim. Rysunek niniejszy nie może być przerysowywany, uzupełniany lub odtwarzany komputernie bez pisemnej zgody pracowni "SOLESTA" w Przemyślu.			