


Instalacja wentylacji
Rzut parteru
Skala 1:100

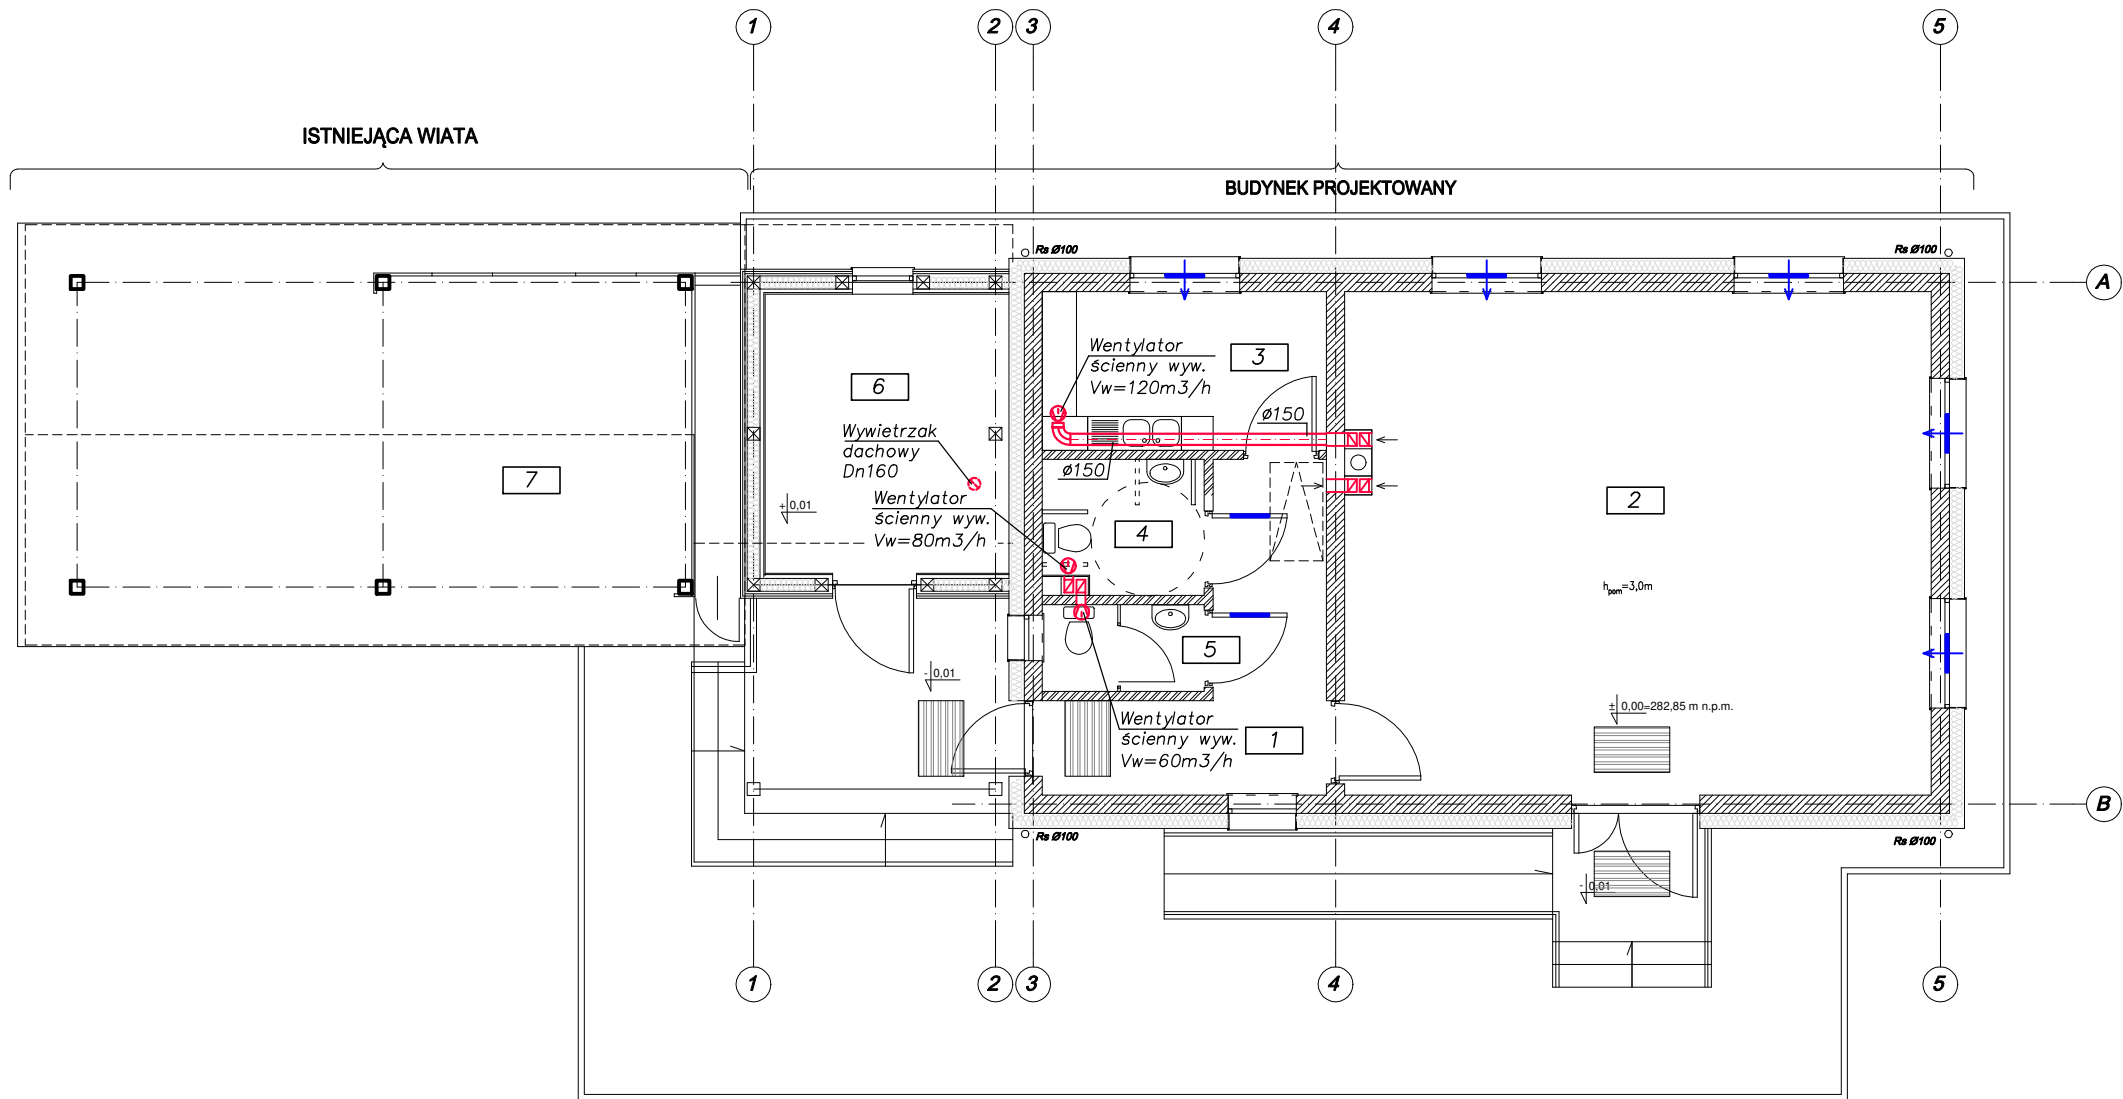


Oznaczenia przewodów
Instalacja wentylacji

— Instalacja nawiewna
— Instalacja wywiewna

⊕ Systemowy nawiewnik
okienne, higrosterowany
o wyd. 5–25m³/h
— Kratka nawiewna w drzwiach
ew. podcięcie drzwi

ZESTAWIENIE PROJEKTOWANYCH POMIESZCZEŃ			
NR	NAZWA POMIESZCZENIA	POSADZKA	POWIERZCHNIA m ²
1	KOMUNIKACJA	plytki gres	9,5
2	SALA ŚWIETLICY	wykl. homog. obiekt.	51,4
3	POMIESZCZENIE SOCJALNE	plytki gres	7,9
4	WC DAMSKI+NIEPEŁNOSPRAWNI	plytki ceram.	3,9
5	WC MĘSKI	plytki ceram.	2,5
6	POM. GOSPODARCZE	plytki gres	11,9
RAZEM:			87,1 m ²

<div>SOLESTA-PRO</div> <div>SOLESTA-PRO</div>				
TYTUŁ: <i>Budowa świetlicy wiejskiej wraz z infrastrukturą towarzyszącą na terenie działek ewidencyjnych numer 91 i 70/3 obręb 0001 Bełwin, gmina Przemyśl</i>			Temat rys. Instalacja wentylacji Rzut parteru	
ADRES: działka nr 91 i 70/3 obr. 0001 Bełwin jedn. ewid. 181308_2 Bełwin, gm. Przemyśl				
OBIEKT: BUDYNEK ŚWIETLICY WIEJSKIEJ				
INWESTOR: Gmina Przemyśl 37-700 Przemyśl, ul. Borelowskiego 1			PT	SANITARNA
1:100 skala	Projektant:	mgr inż. M. Drozd	uprawnienia nr ewid. PDK/0127/POOS/07	S3
12.2024r. data	Sprawdzający:	mgr inż. M. Korczowska	uprawnienia nr ewid. PDK/0068/POOS/19	
Zastrzegam się wszelkie prawa wynikające z Ustawy o prawie autorskim. Rysunek niniejszy nie może być przerysowywany, uzupełniany lub odtapowany komputernie bez pisemnej zgody pracowni "SOLESTA" w Przemyślu.				