

PIĘTRO


BUDYNEK "B"

PRACE NA INSTALACJI ELEKTRYCZNEJ - WYMIANA GNIAZD ELEKTRYCZNYCH  
DEMONTAŻ OPRAW, CHOWANIE INSTALACJI PODTYNKOWO

SKALA 1:100

SKŁODOWSKIEJ 73/77

ZAKRES OPRACOWANIA

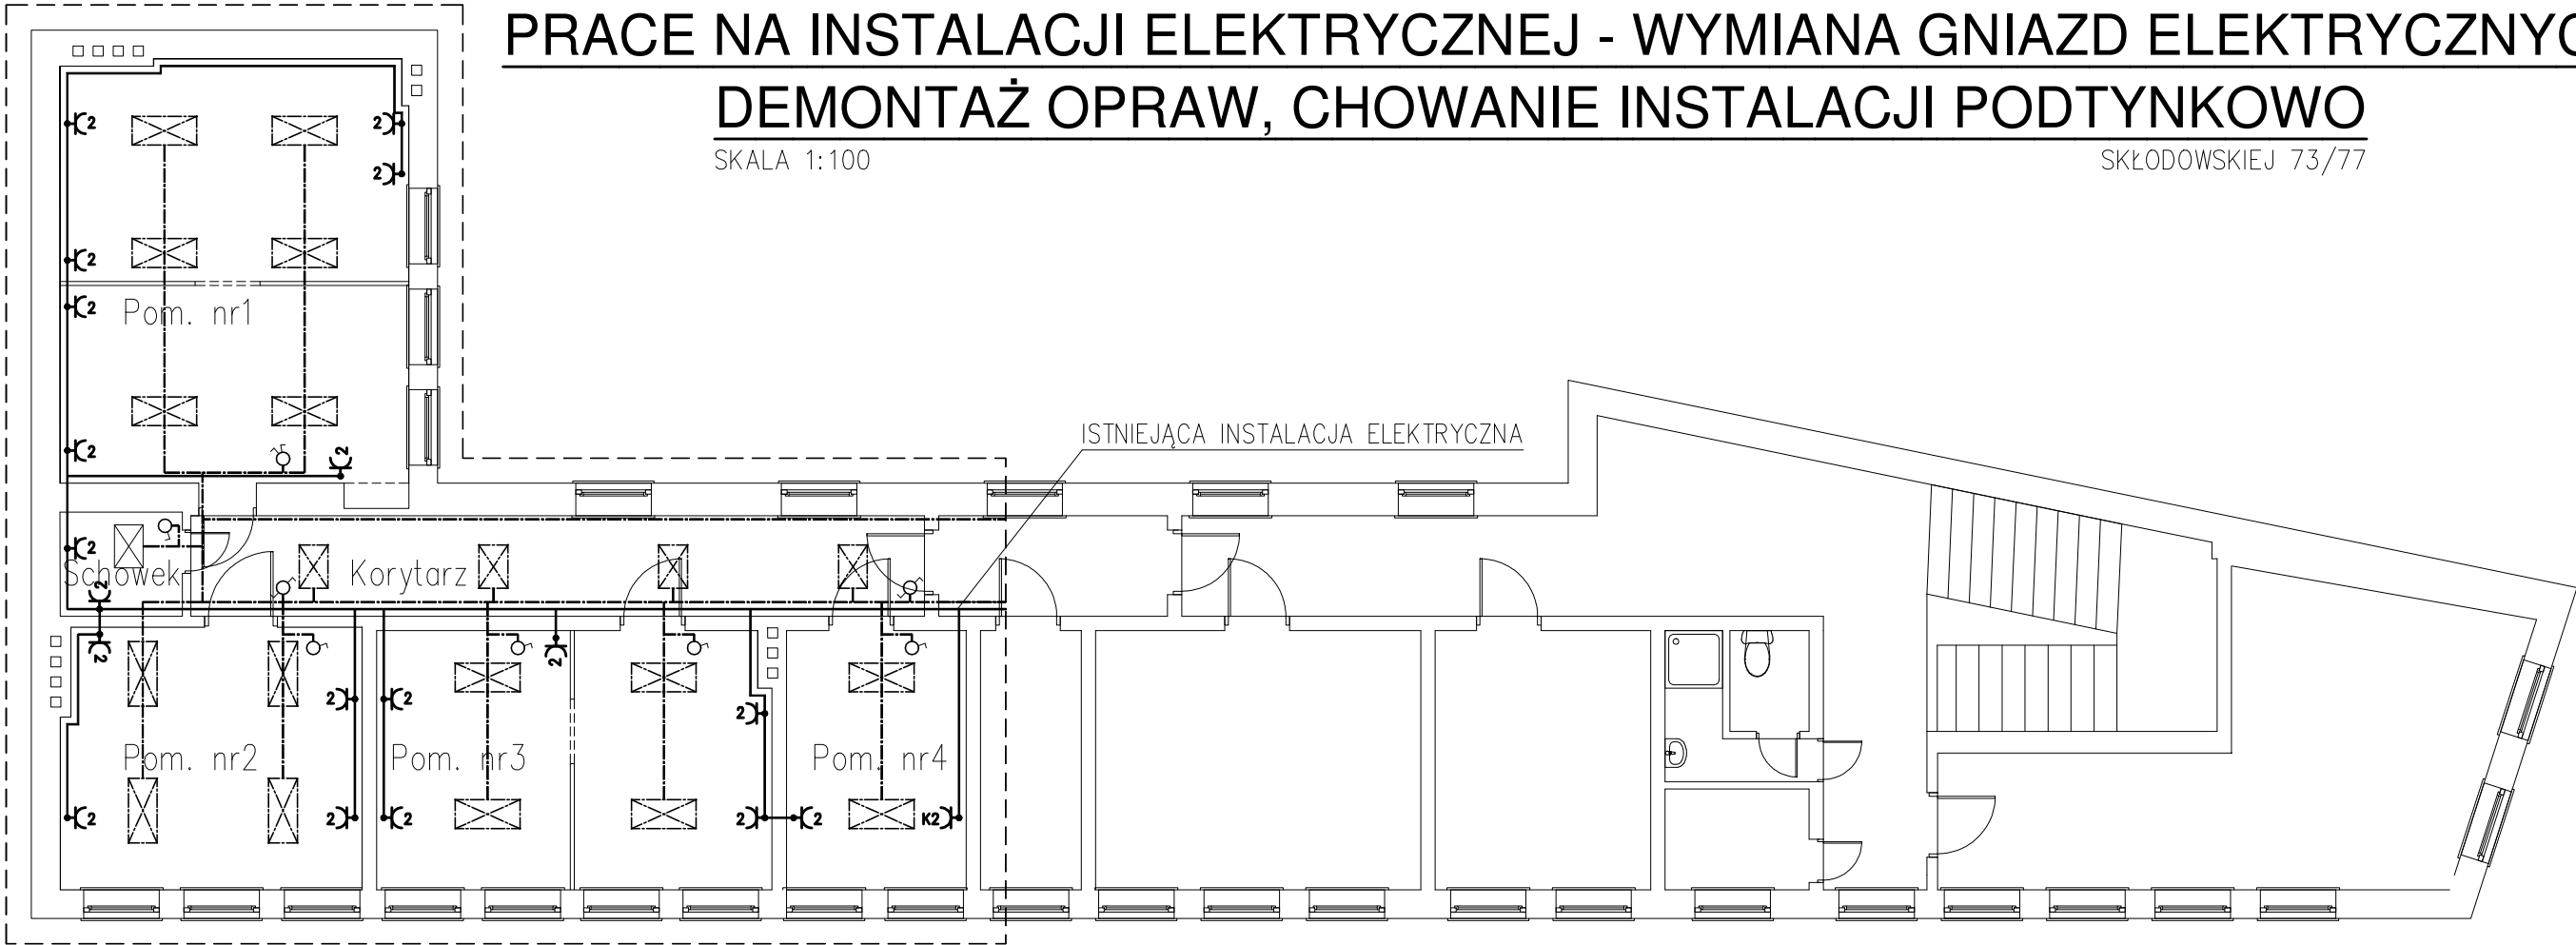

ZAKRES OPRACOWANIA

⌋K2 gniazda elektryczne podtynkowe, podwójne

⊠ oprawy oświetleniowe

Uwagi:

1. Technologię robót przedstawiono w opisie technicznym;
2. Gniazda montować podtynkowo, na wysokości ~30 cm nad posadzką;
3. Wszystkie instalacje elektryczne prowadzone w korytkach natynkowych wprowadzić w bruzdy podtynkowe, a korytka zdemontować;
4. Pozostałe instalacje nie pokazane na rysunkach a znajdujące się w korytkach natynkowych, chować podtynkowo;
5. Na czas remontu warstw fakturowych oraz chowania instalacji elektrycznej podtynkowo, zdemontować istniejące oprawy oświetleniowe. Po wykonaniu prac wykonać ich ponowny montaż;
6. Dokładną lokalizację gniazd uzgodnić z Inwestorem
7. Po zakończeniu prac wykonać pomiary obwodów elektrycznych.

<div><div>HOSKA</div><div>CONSTRUCTIONS</div></div>		Biuro inżynierskie HOSKA Constructions, mgr inż. Szymon Hotała 51-415 Wrocław, ul. Kwidzińska 71 lok. 201 e-mail: szymonhotala@hoska.pl, www.hoska.pl	
INWESTOR	WOJEWÓDZKA STACJA SANITARNO–EPIDEMIOLOGICZNA ul. M.Curie–Skłodowskiej 73/77, 50–950 Wrocław		
OBIEKT	BUDYNEK "B" WSSE WE WROCŁAWIU, UL. SKŁODOWSKIEJ 73/77, WROCŁAW		
ZADANIE	PROJEKT REMONTU POMIESZCZEŃ ARCHIWUM PRZEZNACZONYCH NA POMIESZCZENIA BIUROWE		
NAZWA RYSUNKU	BUDYNEK "B" PRACE NA INSTALACJI ELEKTRYCZNEJ - WYMIANA GNIAZD ELEKTRYCZNYCH DEMONTAŻ OPRAW, CHOWANIE INSTALACJI PODTYNKOWO		
STADIUM:	PROJEKT REMONTU	NUMER UPRAWNIEN BUDOWLANYCH:	DATA: luty 2026
AUTOR:	mgr inż. Szymon Hotała	199/DOŚ/09	
NR OPRACOWANIA:	01/02/2026	NR RYS. PR-04	SKALA: 1:100