


PROFIL PRZYŁĄCZA GAZOWEGO

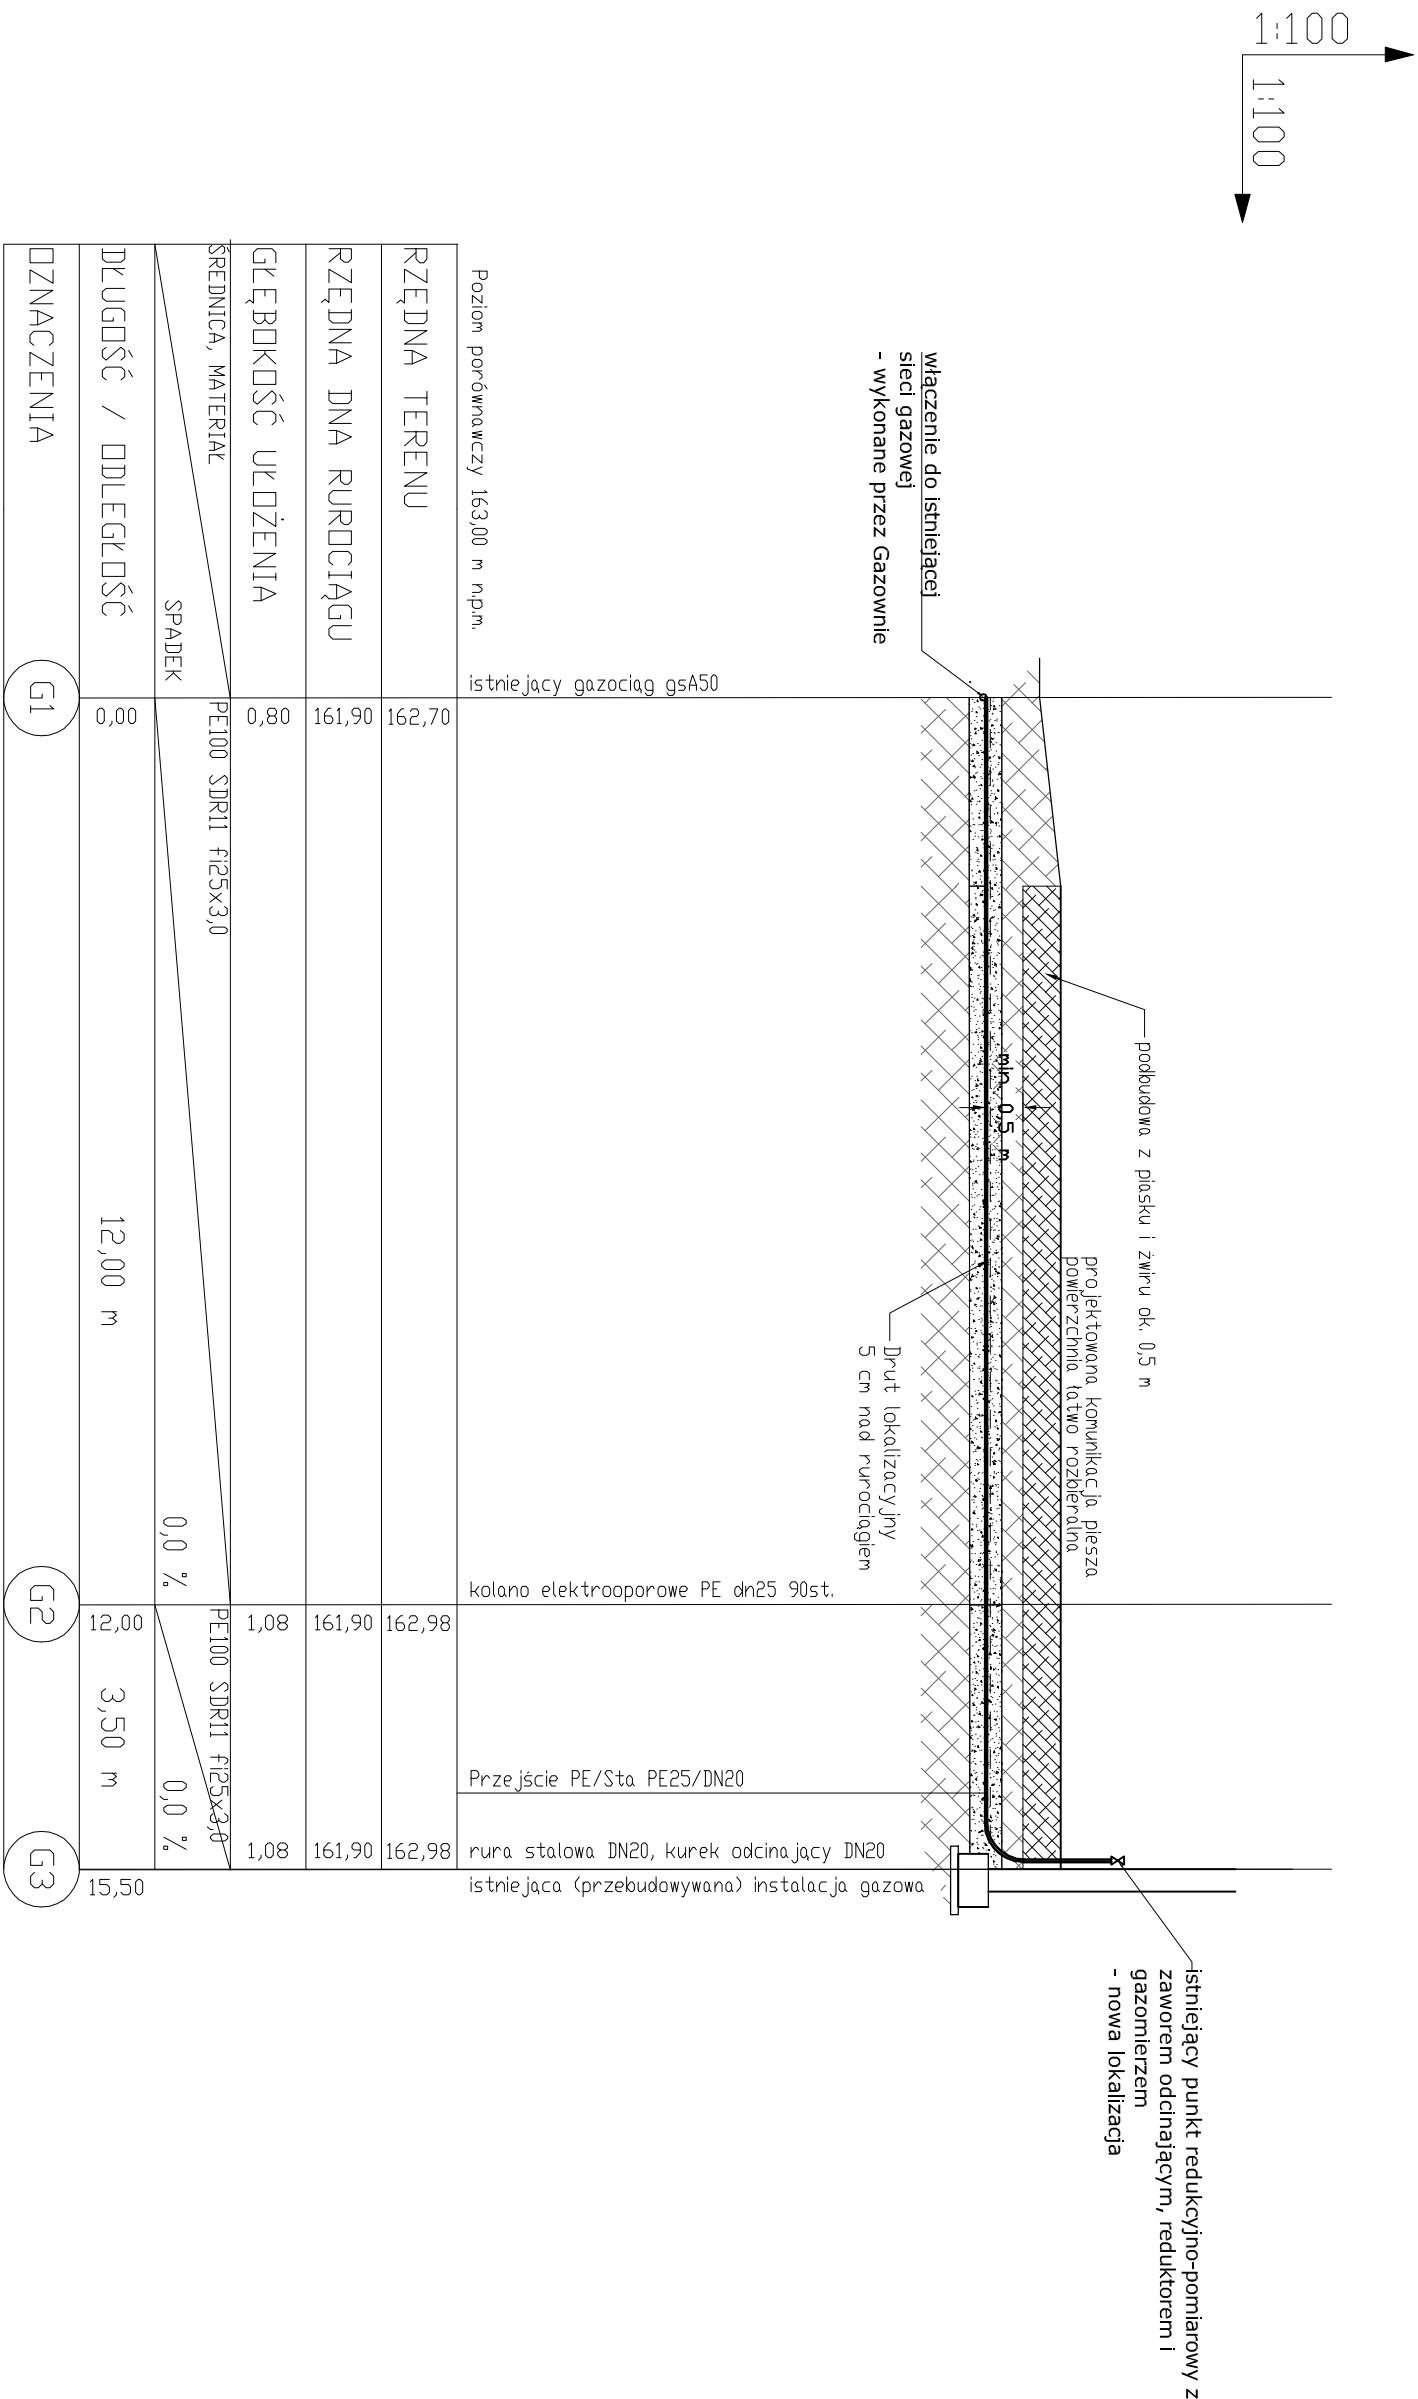

UWAGA.

Rzeczywiste posiadanie istniejącego gazociągu oraz uzbrojenia ustalić wykopem kontrolnym przed rozpoczęciem robót.

Gazociąg oznakować taśmą ostrzegawczą i drutem lokalizacyjnym DY 1x2,5 mm².

Gazociąg układać na podsypce i w obsypce piasku gr. 20cm.

Nazwa Inwestycji Opis:		Rozbudowa, nadbudowa i przebudowa budynku usługowego OSP w Czermnie wraz z instalacjami wentylacyjnymi oraz przebudowa przyłącza gazowego		
Adres obiektu	Działka nr: 487, 480/2 39-304, Czermn 469			Skala 1:100 /100
Inwestor:	Gmina Czermn 39-304, Czermn 140			
Przedmiot zestawu	PROFIL PRZYŁĄCZA GAZOWEGO			nr rys. S-01
Tytuł projektu				
Projektant:	mgr inż. Bogdan Łukaszek	nr uprawnień 44/96	data opracowania 03.2025	podpis
opracował/a:	mgr inż. Maciej Majowski	upr. zgodnie z art. 69 ust. 1 pkt 1 S-150/99	03.2025	
branża:	SYSTAMA PROJEKTOWE		Błona Projektowa ul. Lwowska 10, 39-300, Alibon tel. 69 990 515	
Sanitarna		Projekt budowlany		Głębokość