


BUDYNEK 2 –RZUT PARTERU

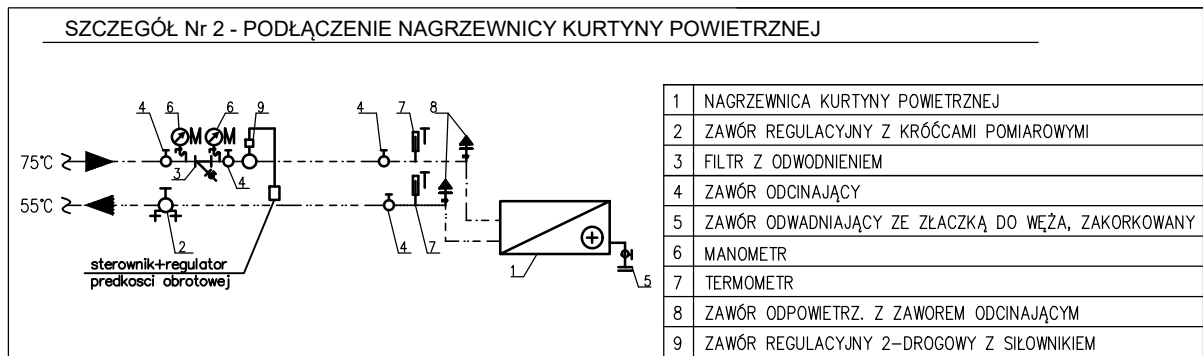

NR	NAZWA POMIESZCZENIA	POW(m2)
01	HALL WEJŚCIOWY	27,22
02	POKÓJ TRENERÓW/SĘD.	12,45
03	POM. MASAŻYSTY	7,39
04	POM. TECHNICZNE	5,06
05	SZATNIA 1	28,43
06	ZESPÓŁ SANITARNY 1	9,70
07	SZATNIA 2	28,43
08	ZESPÓŁ SANITARNY 2	9,70
09	SZATNIA 3	28,43
10	ZESPÓŁ SANITARNY 3	9,70
11	SZATNIA 4	28,43
12	ZESPÓŁ SANITARNY 4	9,70
RAZEM:		204,64

SZ-1 ŚCIANA ZEWNĘTRZNA -TYNK	
0,2cm	tynek cienkowarstwowy barwiony w masie
20,0cm	Styropian elewacyjny
24,0cm	Błoczek z betonu komórkowego kl.600
1,0cm	Tynk gipsowy
SZ-2 ŚCIANA ZEWNĘTRZNA -HPL	
0,2cm	plyta HPL
2,0cm	podkonstrukcja
20,0cm	Styropian elewacyjny
24,0cm	Błoczek z betonu komórkowego kl.600
1,0cm	Tynk gipsowy
SW-1 ŚCIANA WEWNĘTRZNA KONSTRUKCYJNA	
1,5cm	tynek gipsowy /cementowo-wapienny w pom. mokrych
24,0cm	Błoczek SILKA
1,5cm	Tynk gipsowy /cementowo-wapienny w pom. mokrych
SW-2 ŚCIANA WEWNĘTRZNA DZIAŁOWA	
1,5cm	tynek gipsowy /cementowo-wapienny w pom. mokrych
12,0cm	Błoczek SILKA
1,5cm	Tynk gipsowy /cementowo-wapienny w pom. mokrych

LEGENDA	
	PRZEWÓD INSTALACJI C.O. ZASILANIE / POWRÓT
	PRZEWÓD INSTALACJI C.T. ZASILANIE / POWRÓT
	PRZEWÓD INSTALACJI OGRZEWANIA CWU ZASILANIE / POWRÓT
	PRZEWÓD INSTALACJI GAZU
	GRZEJNIK WODNY
	ZAWÓR ODCINAJĄCY
	KURTyna POWIETRZNA Z NAGRZEWNICĄ WODNĄ

Projekt:
BUDOWA TRYBUN KUBATUROWYCH W POSTACI 3 BUDYNKÓW O FUNKCJI SPORTOWO-ADMINISTRACYJNEJ Z WBUDOWANYM GARAZEM NA MASZYNY DO PIELĘGNACJI TERENU WRAZ ZAGOSPODAROWANIEM TERENU I NIEZBĘDNA INFRASTRUKTURĄ TECHNICZNĄ.

Adres inwestycji:
05-500 PIASECZNO ul. 1go Maja 16
Jednostka ew.: 141804_4, Obręb ew.: 0059
Nr działek: 16/1, 60/14 oraz część działki 60/3

Inwestor:
GOSIR PIASECZNO
ul. gen. Sikorskiego 20 ,05-500 Piaseczno

Jedn. proj.:
PDV architektki
pracownia architektoniczna
ul. Sienkiewicza 14, 05-500 Piaseczno
tel.: 022 376 24 95
e-mail: pdvarch@gmail.com www.pdv.pl

Funkcja:	Nr upr.	Podpis
Projektant: mgr inż. Anna Paluchowska	Wa-391/02	
Sprawdzający: mgr inż. Anna Kosonóg	MAZ/0469/POOS/05	
Faza projektu: Projekt Techniczny	Branża: Sanitarna	
Tytuł rysunku INSTALACJE OGRZEWANIA RZUT PARTERU Budynek 2		
Nr rysunku: B2 PT S B2-20 - -		
Obiekt	Faza	Branża
Opis rewizji -		
Skala 1:100	Data Grudzień 2020	Rys. AP
Str -		